

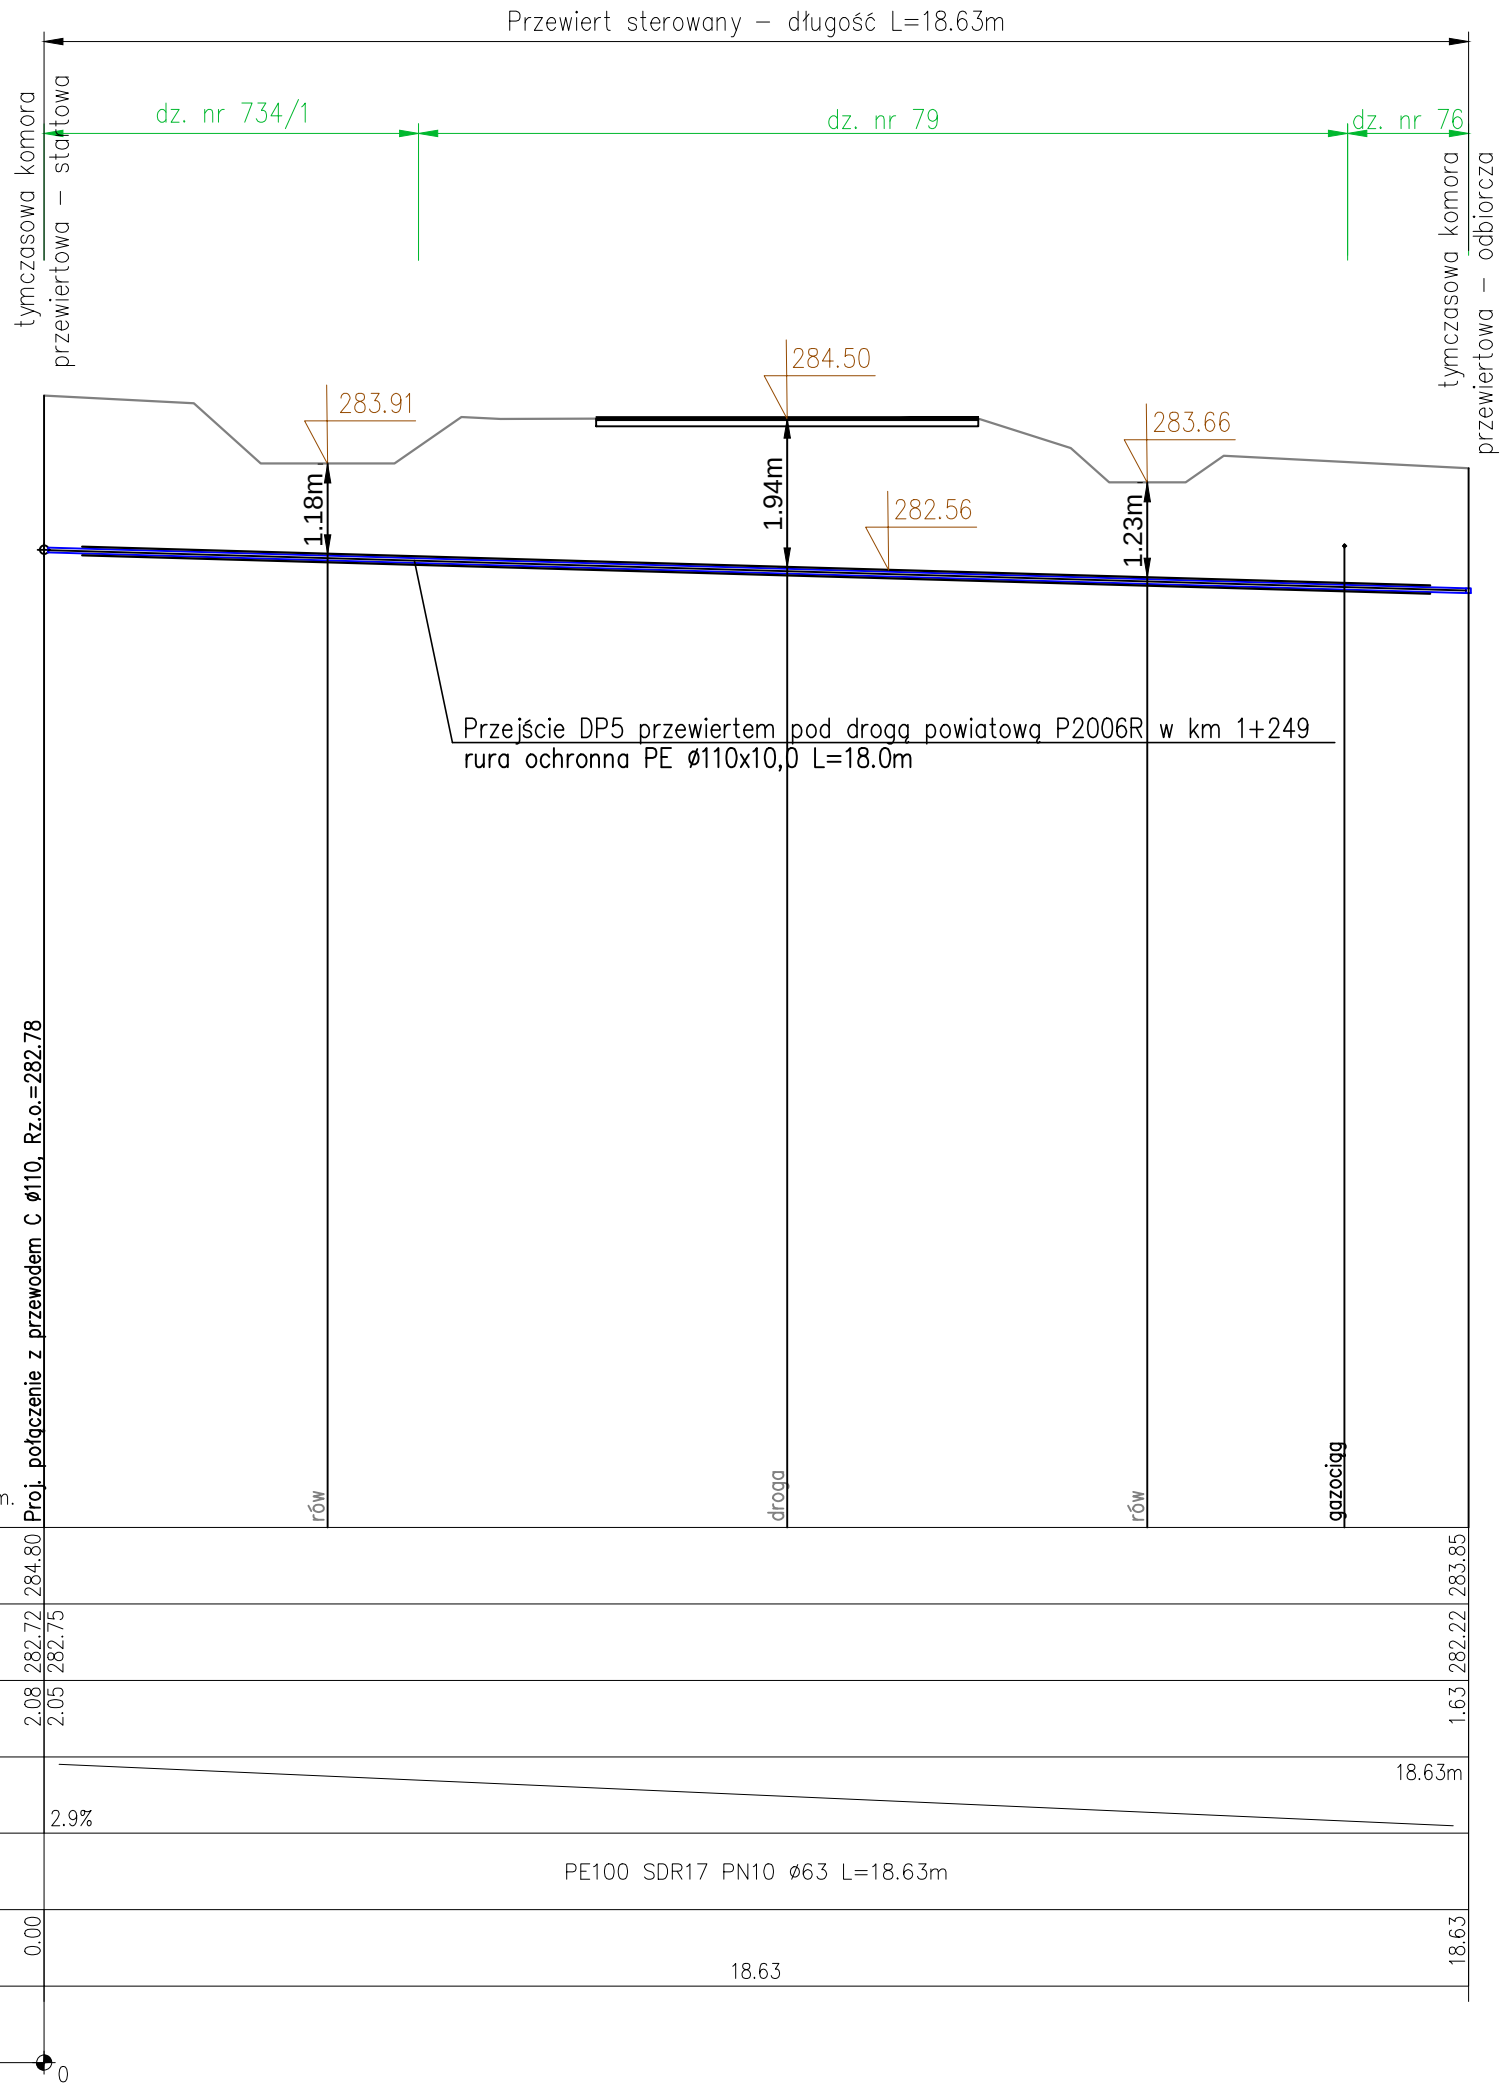
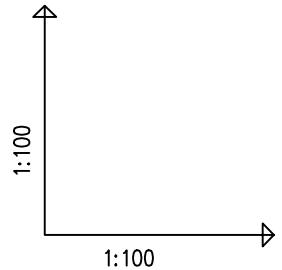


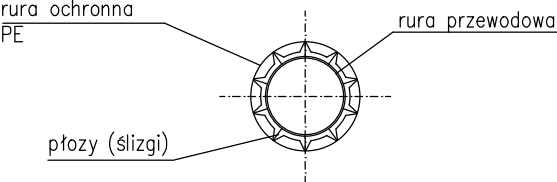

POZIOM PORÓWNAWCZY	270.00 m n.p.m.	Proj. połączenie z przewodem C Ø110, Rz.o.=282.78	
RZĘDNA TERENU ISTN.	284.80		283.85
RZĘDNA DNA RUROCIĄGU	282.72		282.22
ZAGŁĘBIENIE DNA RUROCIĄGU	2.08		1.63
SPADKI, DŁUGOŚCI	2.9%		18.63m
ŚREDNICA, MATERIAŁ		PE100 SDR17 PN10 Ø63 L=18.63m	
ODLEGŁOŚCI	0.00		18.63
HEKTOMETRY			

SCHEMAT
UKŁÓZENIA RURY PRZEWODOWEJ W RURZE OCHRONNEJ

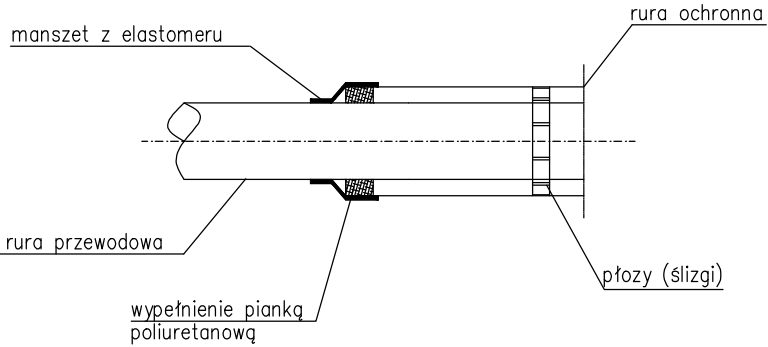

Inwestor:		Wykonawca:		
Gmina Rymanów ul. Miłkowskiego 14a, 38-480 Rymanów		Agencja Technik Ekologicznych i Realizacji Inwestycji "mkm PERFECT" sp. z o.o. ul. Rzemieślnicza 1, 30-363 Kraków		
Nazwa opracowania:				
"Budowa sieci wodociągowej rozdzielczej wraz z przyłączami w msc. Bzianka"				
Adres obiektu:	Miejscowość: Bzianka	Gmina: Rymanów	Powiat: krosniewski	Województwo: podkarpackie
Stadium:	PROJEKT BUDOWLANO – WYKONAWCZY			
Branża:	WODOCIĄGOWA			
Projektant:	mgr inż. Romuald Żywno	UAN-Upr. 471/87 Specjalność inst.-inż. w zakresie sieci wod-kan		
Sprawdzający:	mgr inż. Jacek Kożuch	BPP Upr 31/83 Specjalność instalacyjno-inżynieryjna		
Nazwa rysunku:	Przejście DP5 przewiertem pod drogą powiatową P2006R w km 1+249			Nr rys: 4.13
				Skala: 1:100
czerwiec 2017				