

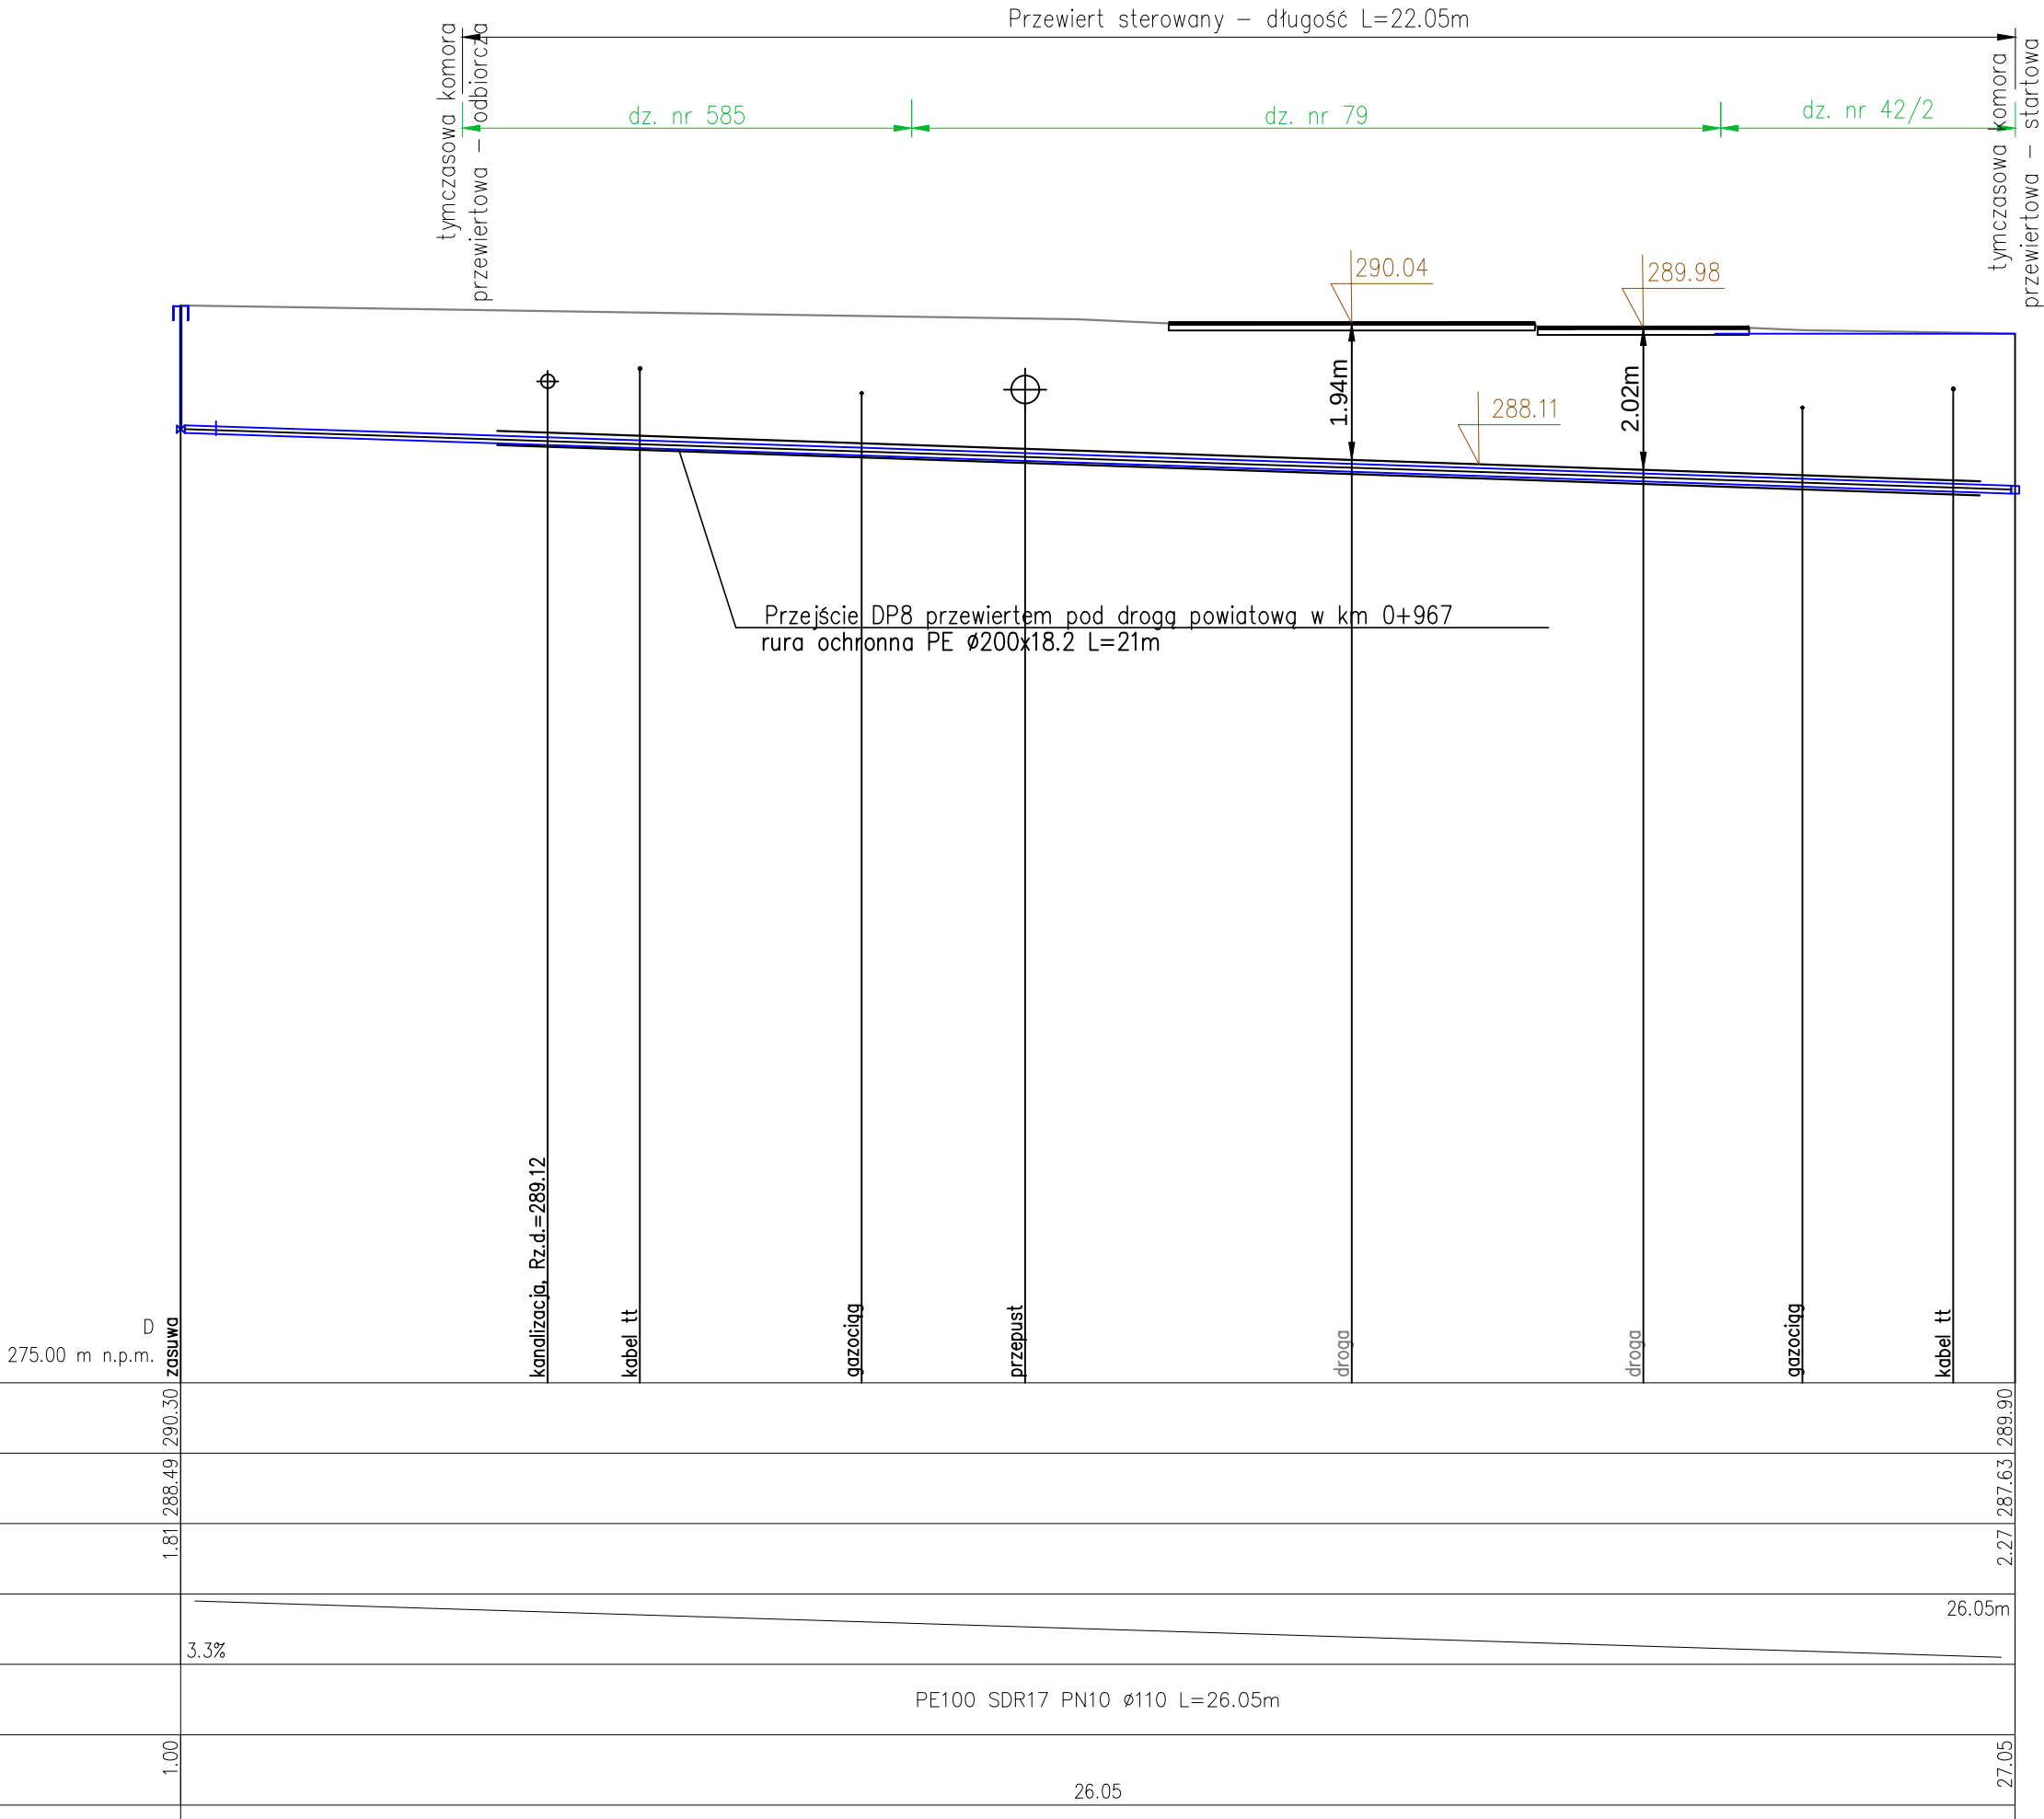
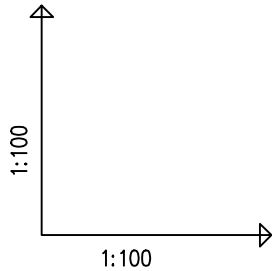


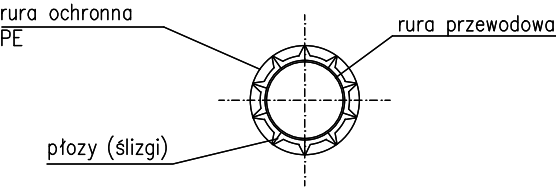

SCHEMAT

UKŁOŻENIA RURY PRZEWODOWEJ W RURZE OCHRONNEJ

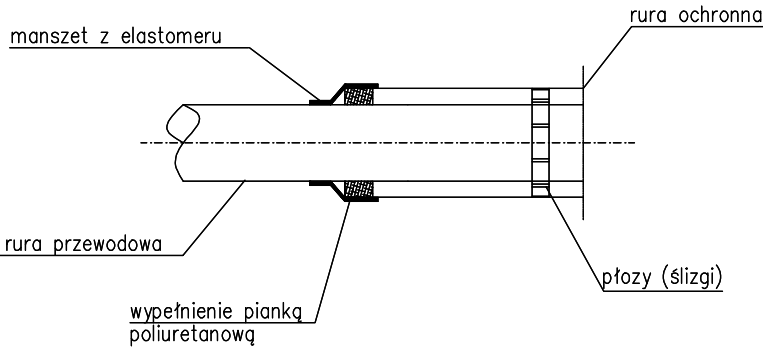

Inwestor:		Wykonawca:		
Gmina Rymanów ul. Miłkowskiego 14a, 38-480 Rymanów		Agencja Technik Ekologicznych i Realizacji Inwestycji "mkm PERFECT" sp. z o.o. ul. Rzemieślnicza 1, 30-363 Kraków		
Nazwa opracowania:				
"Budowa sieci wodociągowej rozdzielczej wraz z przyłączami w msc. Bzianka"				
Adres obiektu:	Miejscowość: Bzianka	Gmina: Rymanów	Powiat: krośnieński	Województwo: podkarpackie
Stadium:	PROJEKT BUDOWLANO – WYKONAWCZY			
Branża:	WODOCIĄGOWA			
Projektant:	mgr inż. Romuald Żywno	UAN-Upr. 471/87 Specjalność inst.-inż. w zakresie sieci wod-kan		
Sprawdzający:	mgr inż. Jacek Kożuch	BPP Upr 31/83 Specjalność instalacyjno-inżynieryjna		
Nazwa rysunku:	Przejście DP8 przewiertem pod drogą powiatową P2006R w km 0+967			Nr rys: 4.16
				Skala: 1:100
czerwiec 2017				