

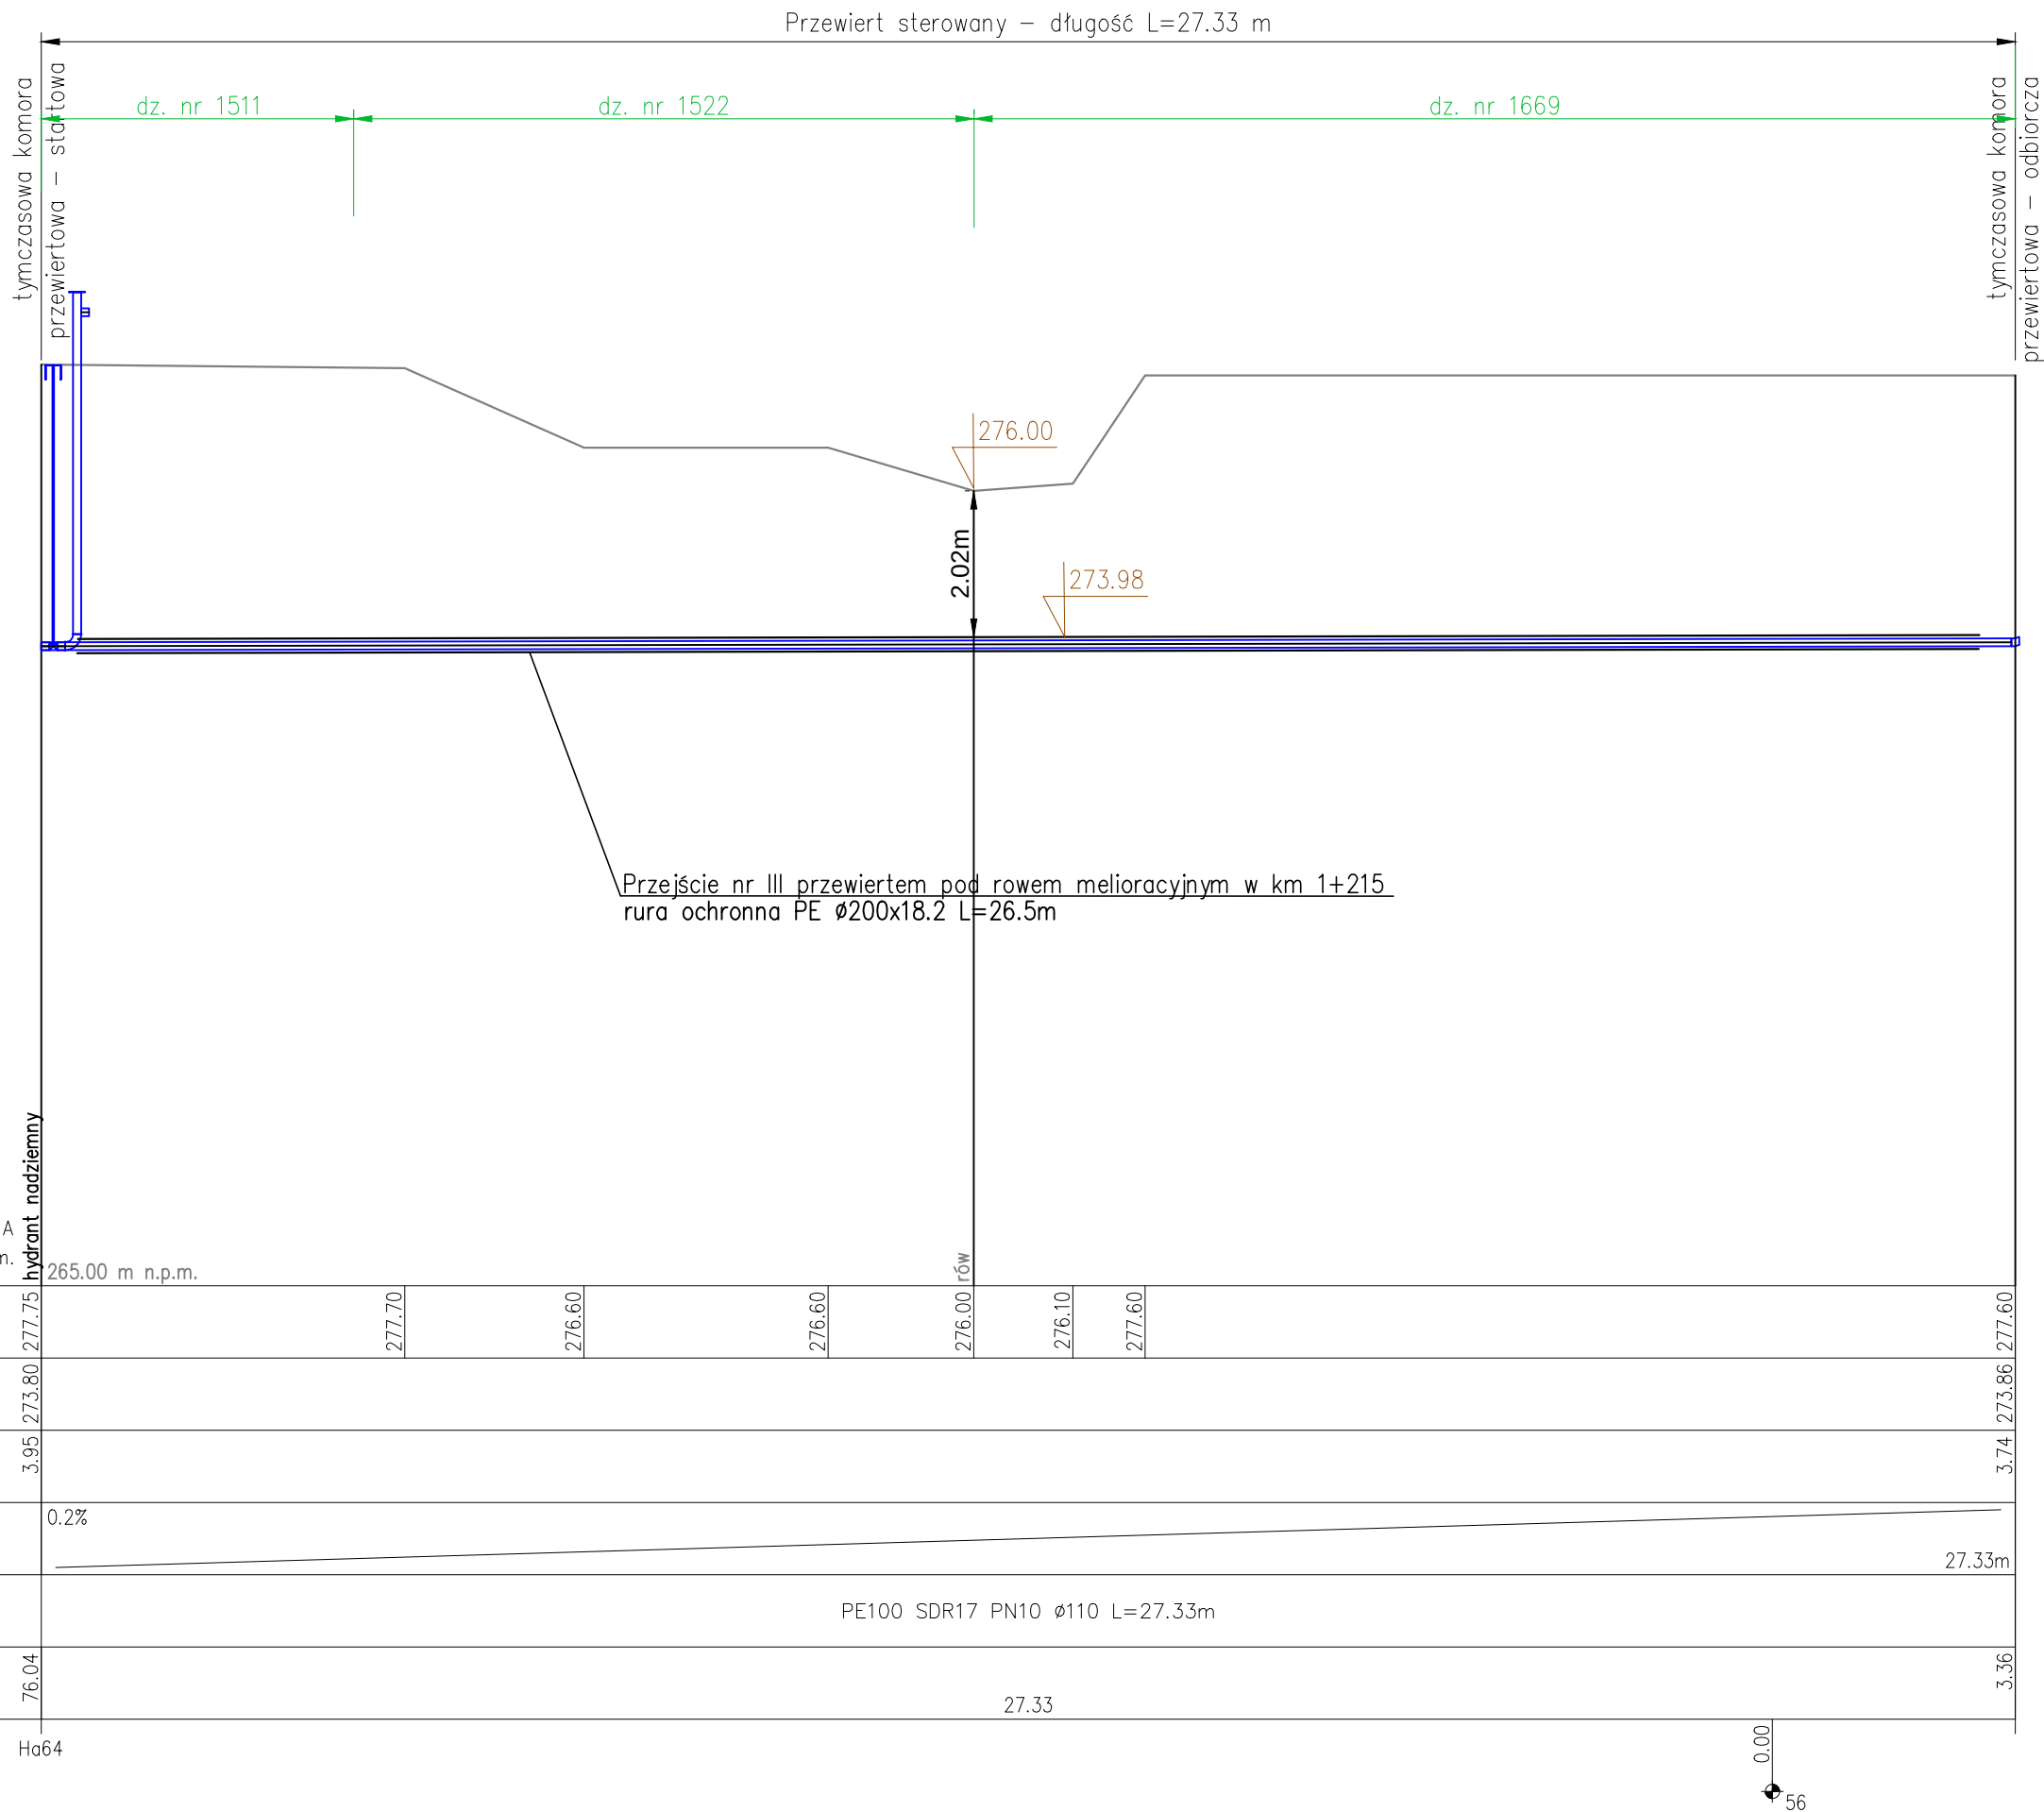


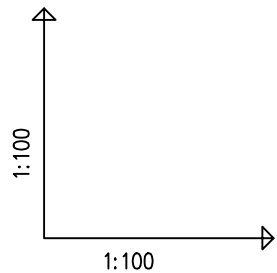

SCHEMAT
UKŁÓŻENIA RURY PRZEWODOWEJ W RURZE OCHRONNEJ

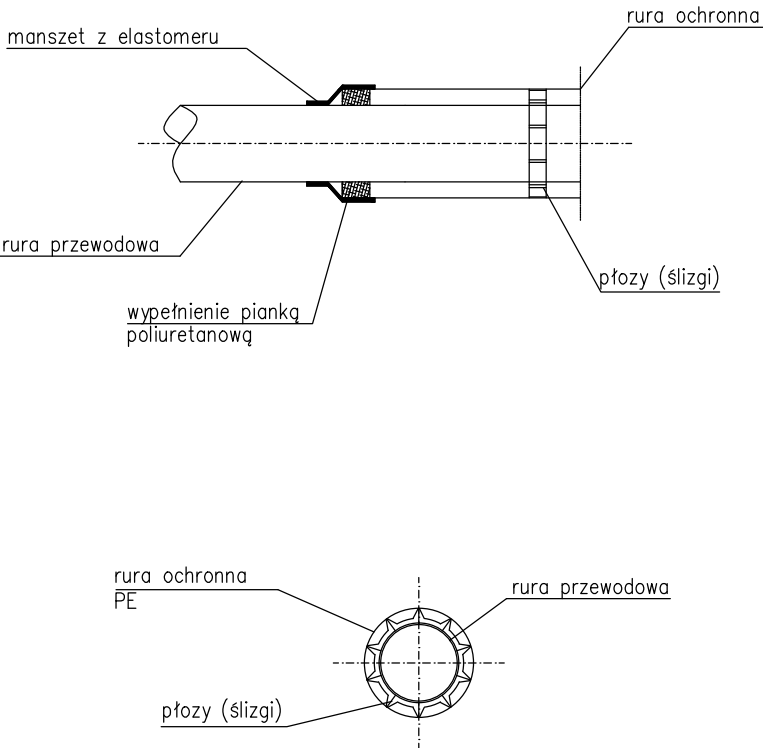

Inwestor: Gmina Rymanów ul. Miłkowskiego 14a, 38-480 Rymanów		Wykonawca: Agencja Technik Ekologicznych i Realizacji Inwestycji "mkm PERFECT" sp. z o.o. ul. Rzemieślnicza 1, 30-363 Kraków		
Nazwa opracowania: "Budowa sieci wodociągowej rozdzielczej wraz z przyłączami w msc. Bzianka"				
Adres obiektu:	Miejscowość: Bzianka	Gmina: Rymanów	Powiat: krośnienski	Województwo: podkarpackie
Stadium:	PROJEKT BUDOWLANO – WYKONAWCZY			
Branża:	WODOCIĄGOWA			
Projektant:	mgr inż. Romuald Żywno UAN-Upr. 471/87 Specjalność inst.-inż. w zakresie sieci wod-kan			
Sprawdzający:	mgr inż. Jacek Kozuch BPP Upr 31/83 Specjalność instalacyjno-inżynieryjna			
Nazwa rysunku:	Przejsie nr III przewiertem pod rowem melioracyjnym w km 1+215			Nr rys: 4.17
				Skala: 1:100
czerwiec 2017				