

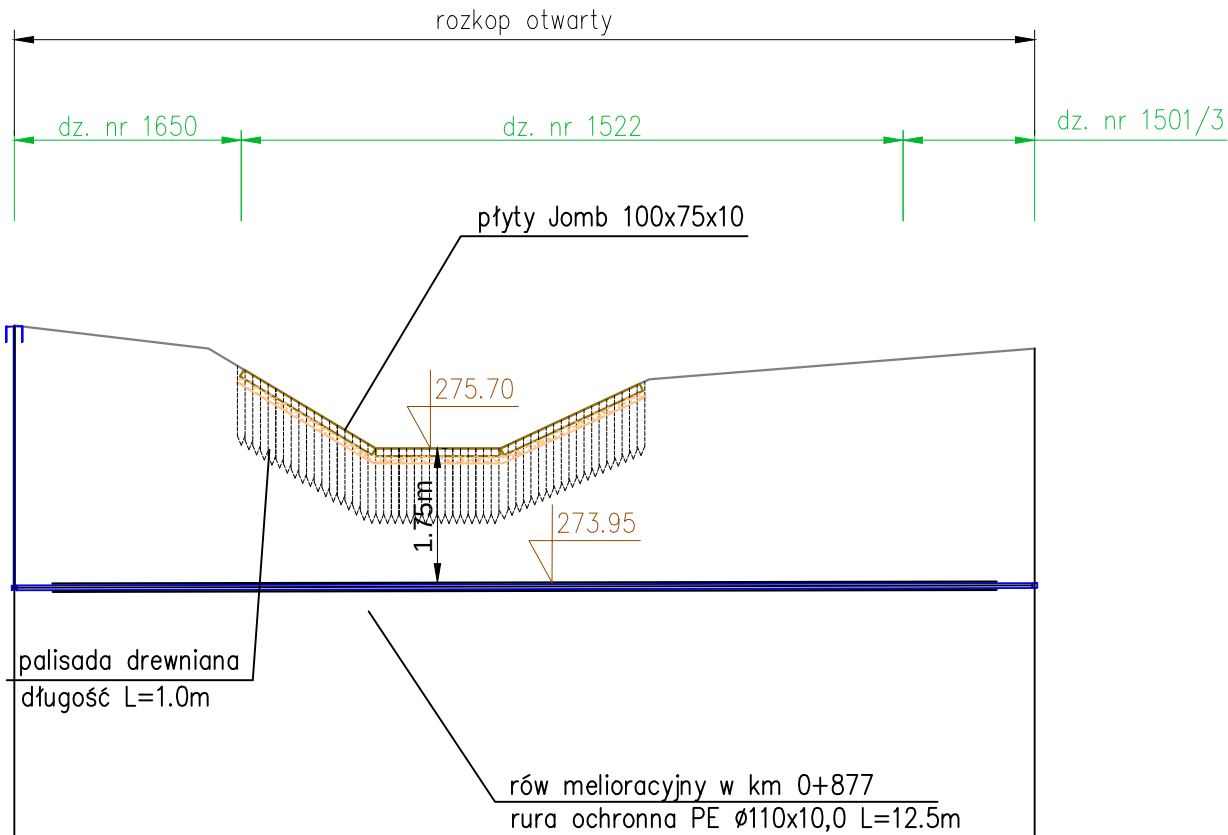
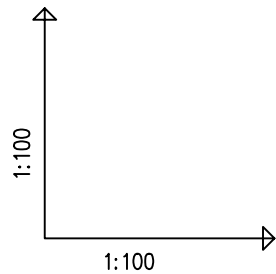


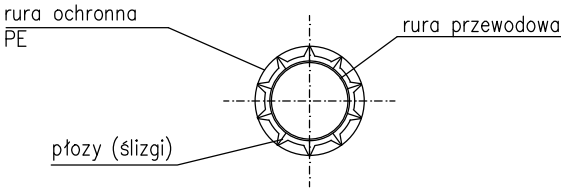

POZIOM PORÓWNAWCZY	265.00 m n.p.m.	ZASUWA							
RZĘDNA TERENU ISTN.	277.30	277.00	275.70	275.70	276.60				277.00
RZĘDNA DNA RUROCIĄGU	273.85								273.88
ZAGŁĘBIENIE DNA RUROCIĄGU	3.45								3.12
SPADKI, DŁUGOŚCI	0.2%								13.31m
ŚREDNICA, MATERIAŁ						PE100 SDR17 PN10 Ø63 L=13.31m			
ODLEGŁOŚCI	5.75					13.31			19.06
HEKTOMETRY	Za34								

SCHEMAT

UKŁOŻENIA RURY PRZEWODOWEJ W RURZE OCHRONNEJ

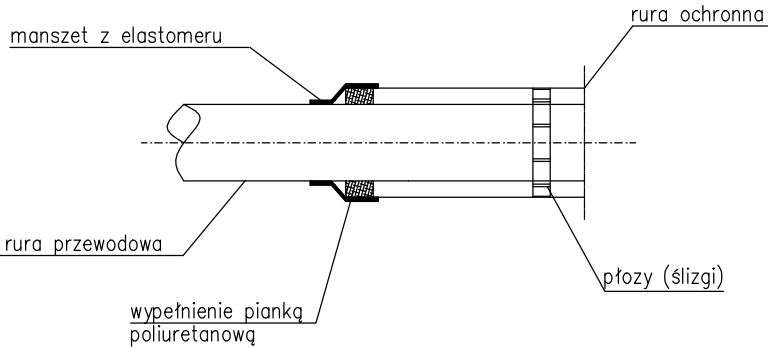

Inwestor:		Wykonawca:		
Gmina Rymanów ul. Miłkowskiego 14a, 38-480 Rymanów		Agencja Technik Ekologicznych i Realizacji Inwestycji "mkm PERFECT" sp. z o.o. ul. Rzemieslnicza 1, 30-363 Kraków		
Nazwa opracowania:				
"Budowa sieci wodociągowej rozdzielczej wraz z przyłączami w msc. Bzianka"				
Adres obiektu:	Miejscowość: Bzianka	Gmina: Rymanów	Powiat: krośniewski	Województwo: podkarpackie
Stadium:	PROJEKT BUDOWLANO – WYKONAWCZY			
Branża:	WODOCIĄGOWA			
Projektant:	mgr inż. Romuald Żywno			UAN-Upr. 471/87 Specjalność inst.-inz. w zakresie sieci wod-kan
Sprawdzający:	mgr inż. Jacek Kożuch			BPP Upr 31/83 Specjalność instalacyjno-inżynieryjna
Nazwa rysunku:	Przejsie nr IV przewiertem pod rowem melioracyjnym w km 1+122			Nr rys: 4.19
				Skala: 1:100
czerwiec 2017				