
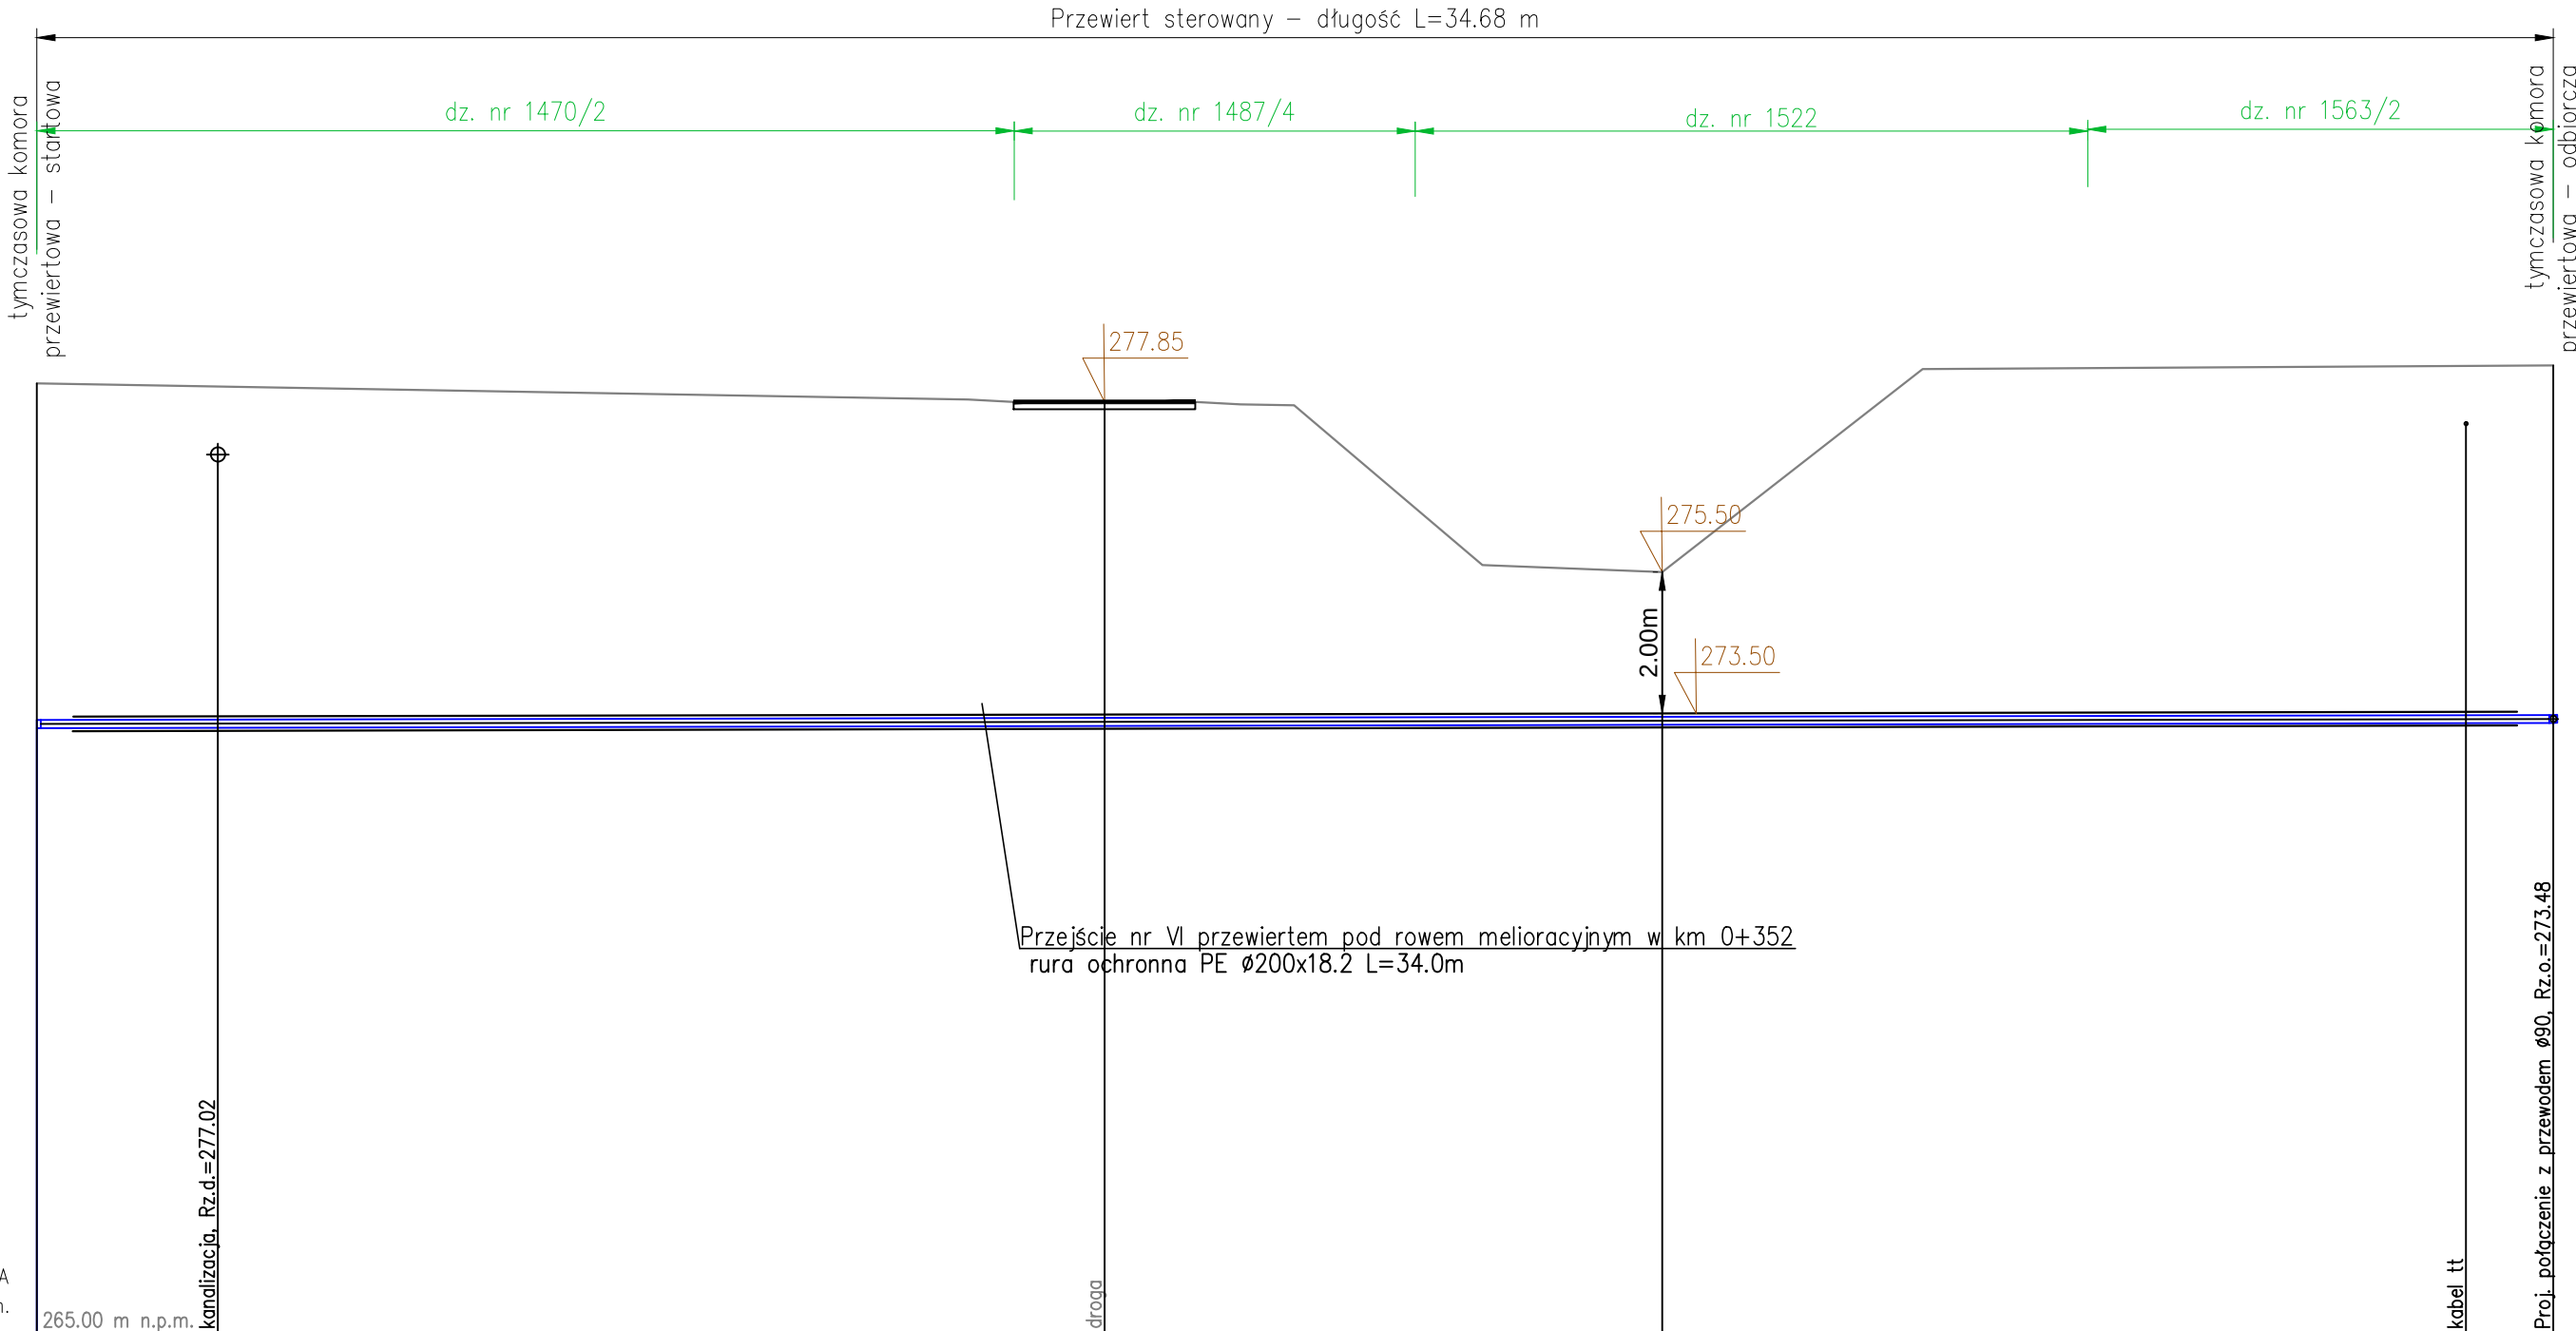


OZNACZENIE PROFILU: POZIOM PORÓWNAWCZY	A 280.00 m n.p.m.	265.00 m n.p.m.	277.80	275.60	275.50	276.35
RZĘDNA TERENU ISTN.	278.10					278.35
RZĘDNA DNA RUROCIĄGU	273.36					273.43
ZAGŁĘBIENIE DNA RUROCIĄGU	4.74					4.93
SPADKI, DŁUGOŚCI	0.2%					34.68m
ŚREDNICA, MATERIAŁ			PE100 SDR17 PN10 Ø110 L=34.68m			
ODLEGŁOŚCI	43.51			34.68		78.19
HEKTOMETRY	A201					A202

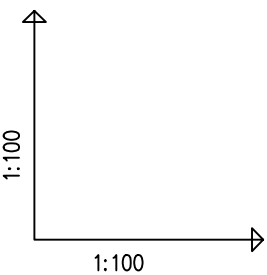

SCHEMAT
UKŁOŻENIA RURY PRZEWODOWEJ W RURZE OCHRONNEJ

Inwestor:	Gmina Rymanów ul. Miłkowskiego 14a, 38-480 Rymanów				Wykonawca: Agencja Technik Ekologicznych i Realizacji Inwestycji "mkm PERFEKT" sp. z o.o. ul. Rzemieślnicza 1, 30-363 Kraków	
Nazwa opracowania: "Budowa sieci wodociągowej rozdzielczej wraz z przyłączami w msc. Bzianka"						
Adres obiektu:	Miejscowość:	Gmina:	Powiat:	Województwo:		
	Bzianka	Rymanów	krośnieński	podkarpackie		
Stadium:	PROJEKT BUDOWLANO – WYKONAWCZY					
Branża:	WODOCIĄGOWA					
Projektant:	mgr inż. Romuald Żywno UAN-Upr. 471/87 Specjalność: inst.-inż. w zakresie sieci wod-kan					
Sprawdzający:	mgr inż. Jacek Kozuch BPP Upr 31/83 Specjalność: instalacyjno-inżynieryjna					
Nazwa rysunku:	Przejście nr VI przewiertem pod rowem melioracyjnym w km 0+352					Nr rys: 4.20
						Skala: 1:100
czerwiec 2017						