

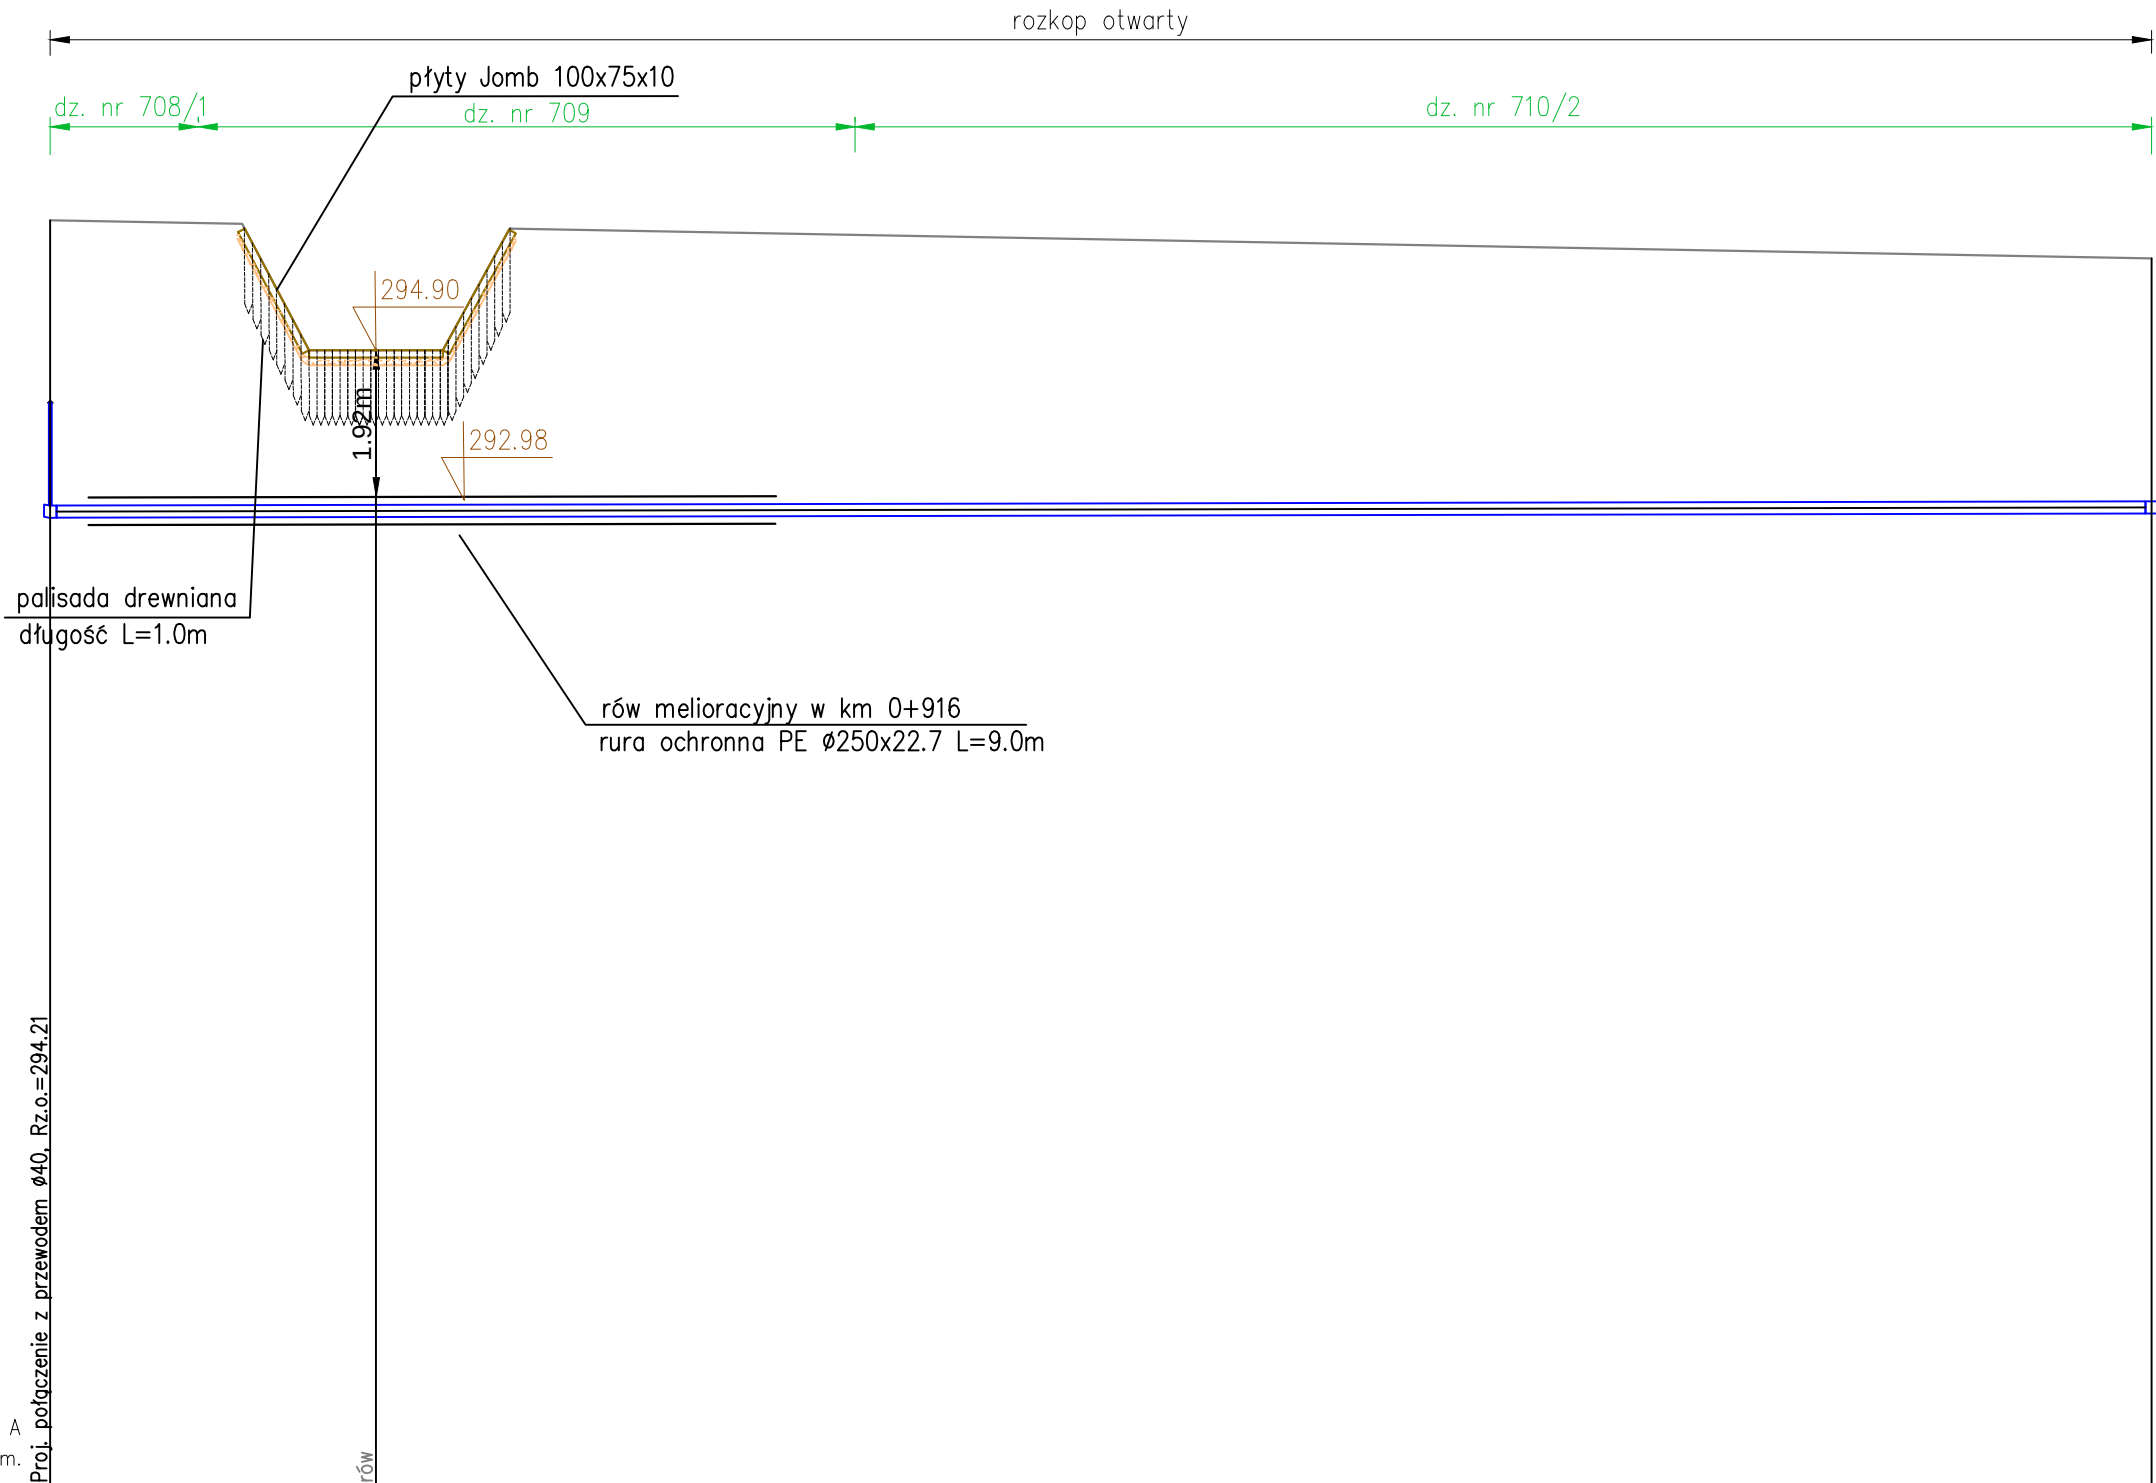
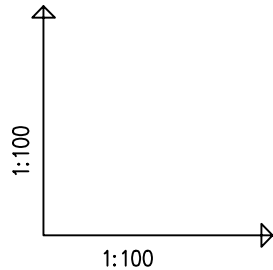


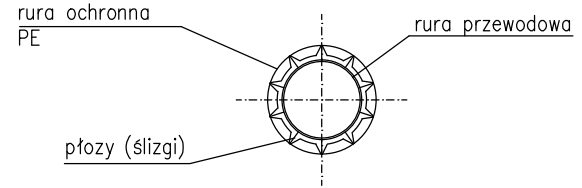

SCHEMAT
UKŁÓŻENIA RURY PRZEWODOWEJ W RURZE OCHRONNEJ

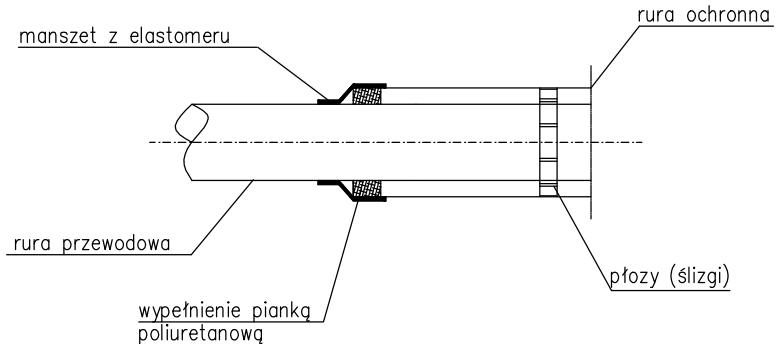

OZNACZENIE PROFILU: POZIOM PORÓWNAWCZY	280.00 m n.p.m.	Proj. połączenie z przewodem Ø40, Rz.o.=294.21	296.60
RZĘDNA TERENU ISTN.			292.70
RZĘDNA DNA RUROCIĄGU			3.90
ZAGŁĘBIENIE DNA RUROCIĄGU			0.2%
SPADKI, DŁUGOŚCI			27.51m
ŚREDNICA, MATERIAŁ			PE100 SDR17 PN10 Ø160 L=27.51m
ODLEGŁOŚCI			88.42
HEKTOMETRY	A16		A17

Inwestor: Gmina Rymanów ul. Miłkowskiego 14a, 38-480 Rymanów		Wykonawca: Agencja Technik Ekologicznych i Realizacji Inwestycji "mkm PERFECT" sp. z o.o. ul. Rzemieślnicza 1, 30-363 Kraków		
Nazwa opracowania: "Budowa sieci wodociągowej rozdzielczej wraz z przyłączami w msc. Bzianka"				
Adres obiektu:	Miejscowość: Bzianka	Gmina: Rymanów	Powiat: krośnienski	Województwo: podkarpackie
Stadium:	PROJEKT BUDOWLANO – WYKONAWCZY			
Branża:	WODOCIĄGOWA			
Projektant:	mgr inż. Romuald Żywno UAN-Upr. 471/87 Specjalność inst.-inż. w zakresie sieci wod-kan			
Sprawdzający:	mgr inż. Jacek Kożuch BPP Upr 31/83 Specjalność instalacyjno-inżynieryjna			
Nazwa rysunku:	Przejście nr VII rozkopem pod rowem melioracyjnym w km 0+916			Nr rys: 4.21
				Skala: 1:100
czerwiec 2017				