

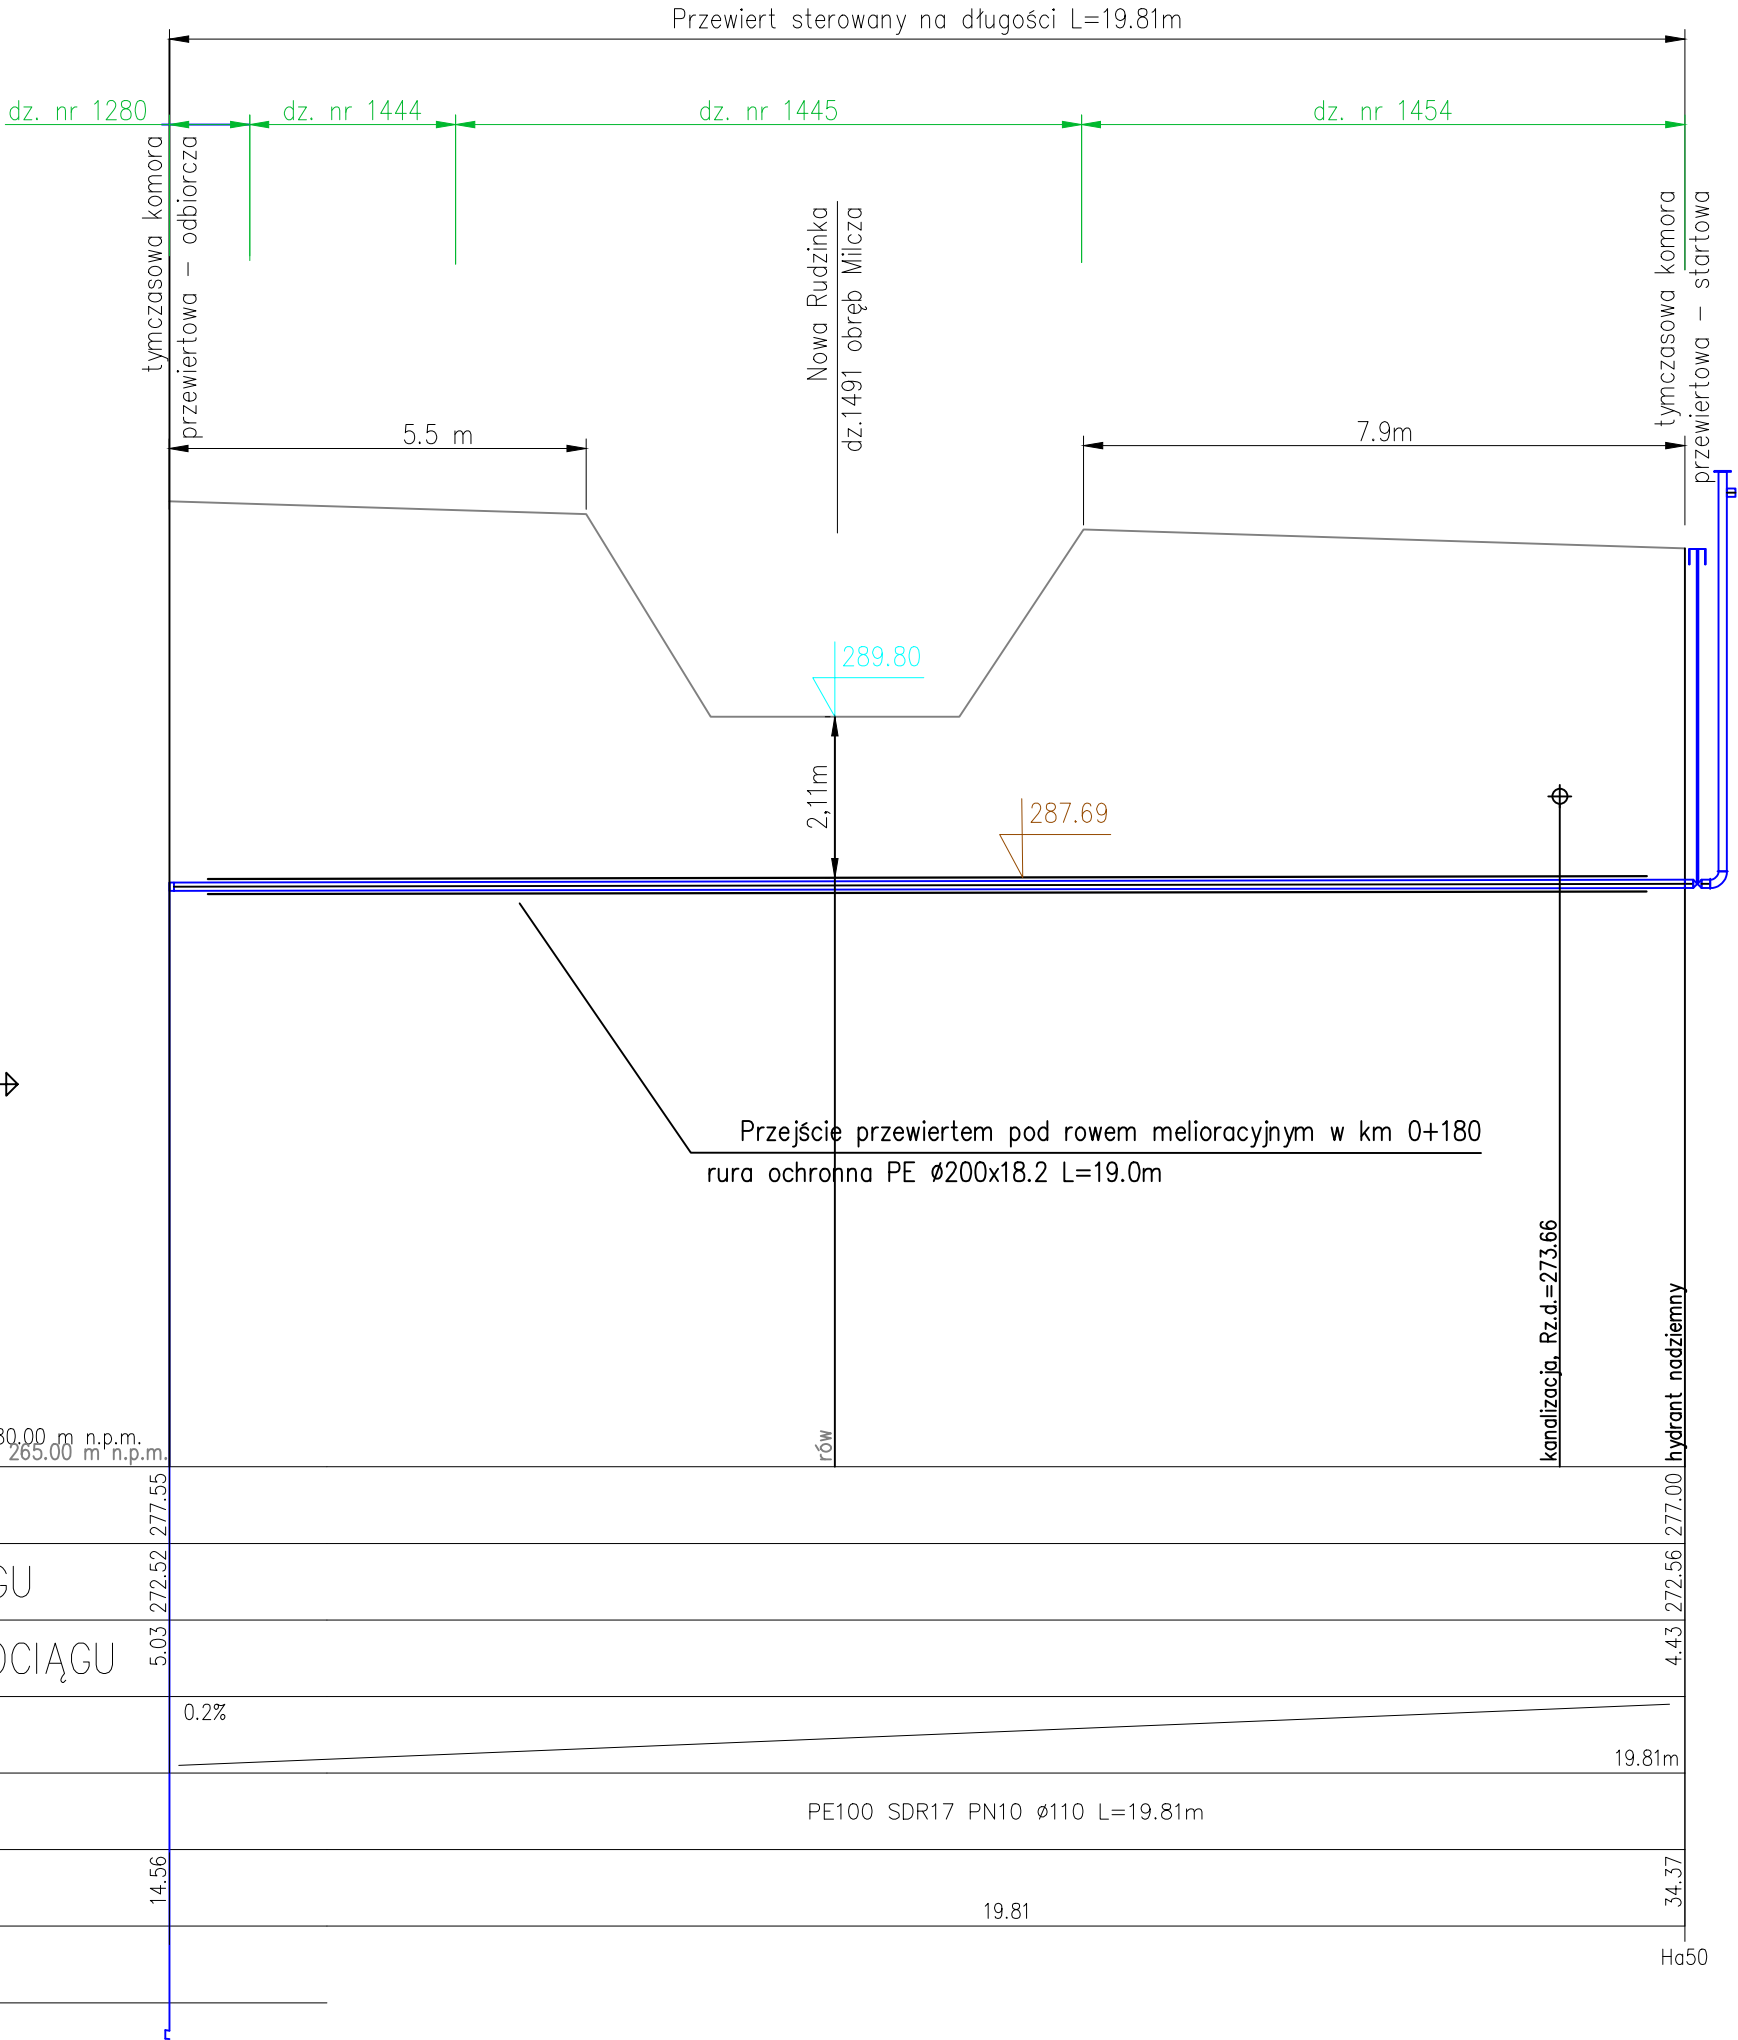


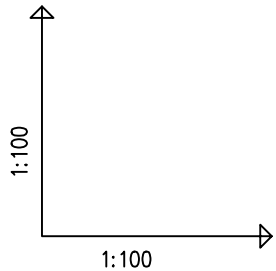

OZNACZENIE PROFILU: POZIOM PORÓWNAWCZY	280.00 m n.p.m. 265.00 m n.p.m.		
RZĘDNA TERENU ISTN.	277.55		
RZĘDNA DNA RUROCIĄGU	272.52		277.00
ZAGŁĘBIENIE DNA RUROCIĄGU	5.03		4.43
SPADKI, DŁUGOŚCI	0.2%		19.81m
ŚREDNICA, MATERIAŁ		PE100 SDR17 PN10 Ø110 L=19.81m	
ODLEGŁOŚCI	14.56	19.81	34.37
HEKTOMETRY			Ha50

SCHEMAT
UKŁOŻENIA RURY PRZEWODOWEJ W RURZE OCHRONNEJ

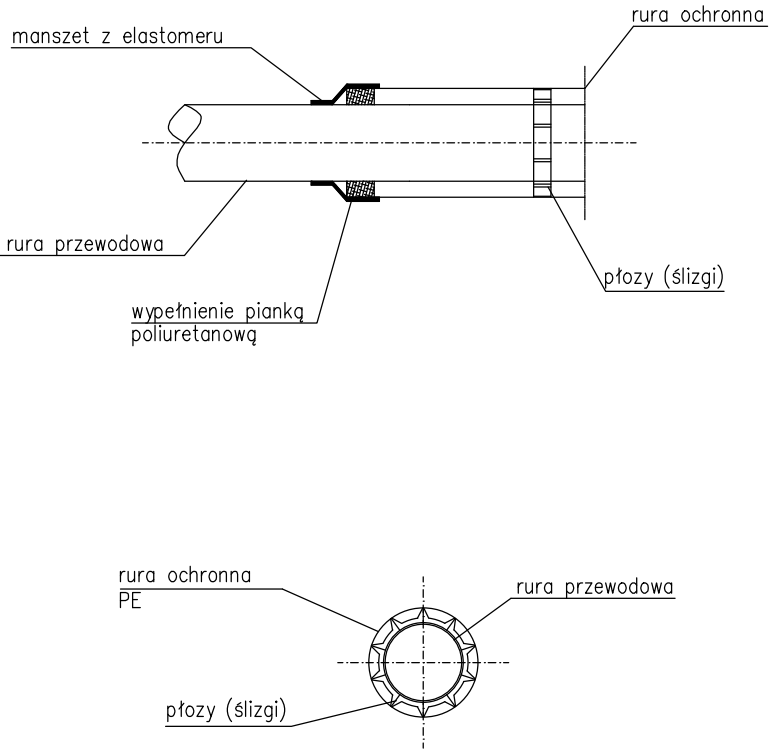

Inwestor:		Wykonawca:		
Gmina Rymanów ul. Miłkowskiego 14a, 38-480 Rymanów		Agencja Technik Ekologicznych i Realizacji Inwestycji "mkm PERFECT" sp. z o.o. ul. Rzemieślnicza 1, 30-363 Kraków		
Nazwa opracowania:				
"Budowa sieci wodociągowej rozdzielczej wraz z przyłączami w msc. Bzianka"				
Adres obiektu:	Miejscowość: Bzianka	Gmina: Rymanów	Powiat: krośnienski	Województwo: podkarpackie
Stadium:	PROJEKT BUDOWLANO – WYKONAWCZY			
Branża:	WODOCIĄGOWA			
Projektant:	mgr inż. Romuald Żywno UAN-Upr. 471/87 Specjalność inst.-inż. w zakresie sieci wod-kan			
Sprawdzający:	mgr inż. Jacek Kożuch BPP Upr 31/83 Specjalność instalacyjno-inżynieryjna			
Nazwa rysunku:	Przejście nr II przewiertem pod potokiem Nowa Rudzinka w km 0+180			Nr rys: 4.24
				Skala: 1:100
czerwiec 2017				