

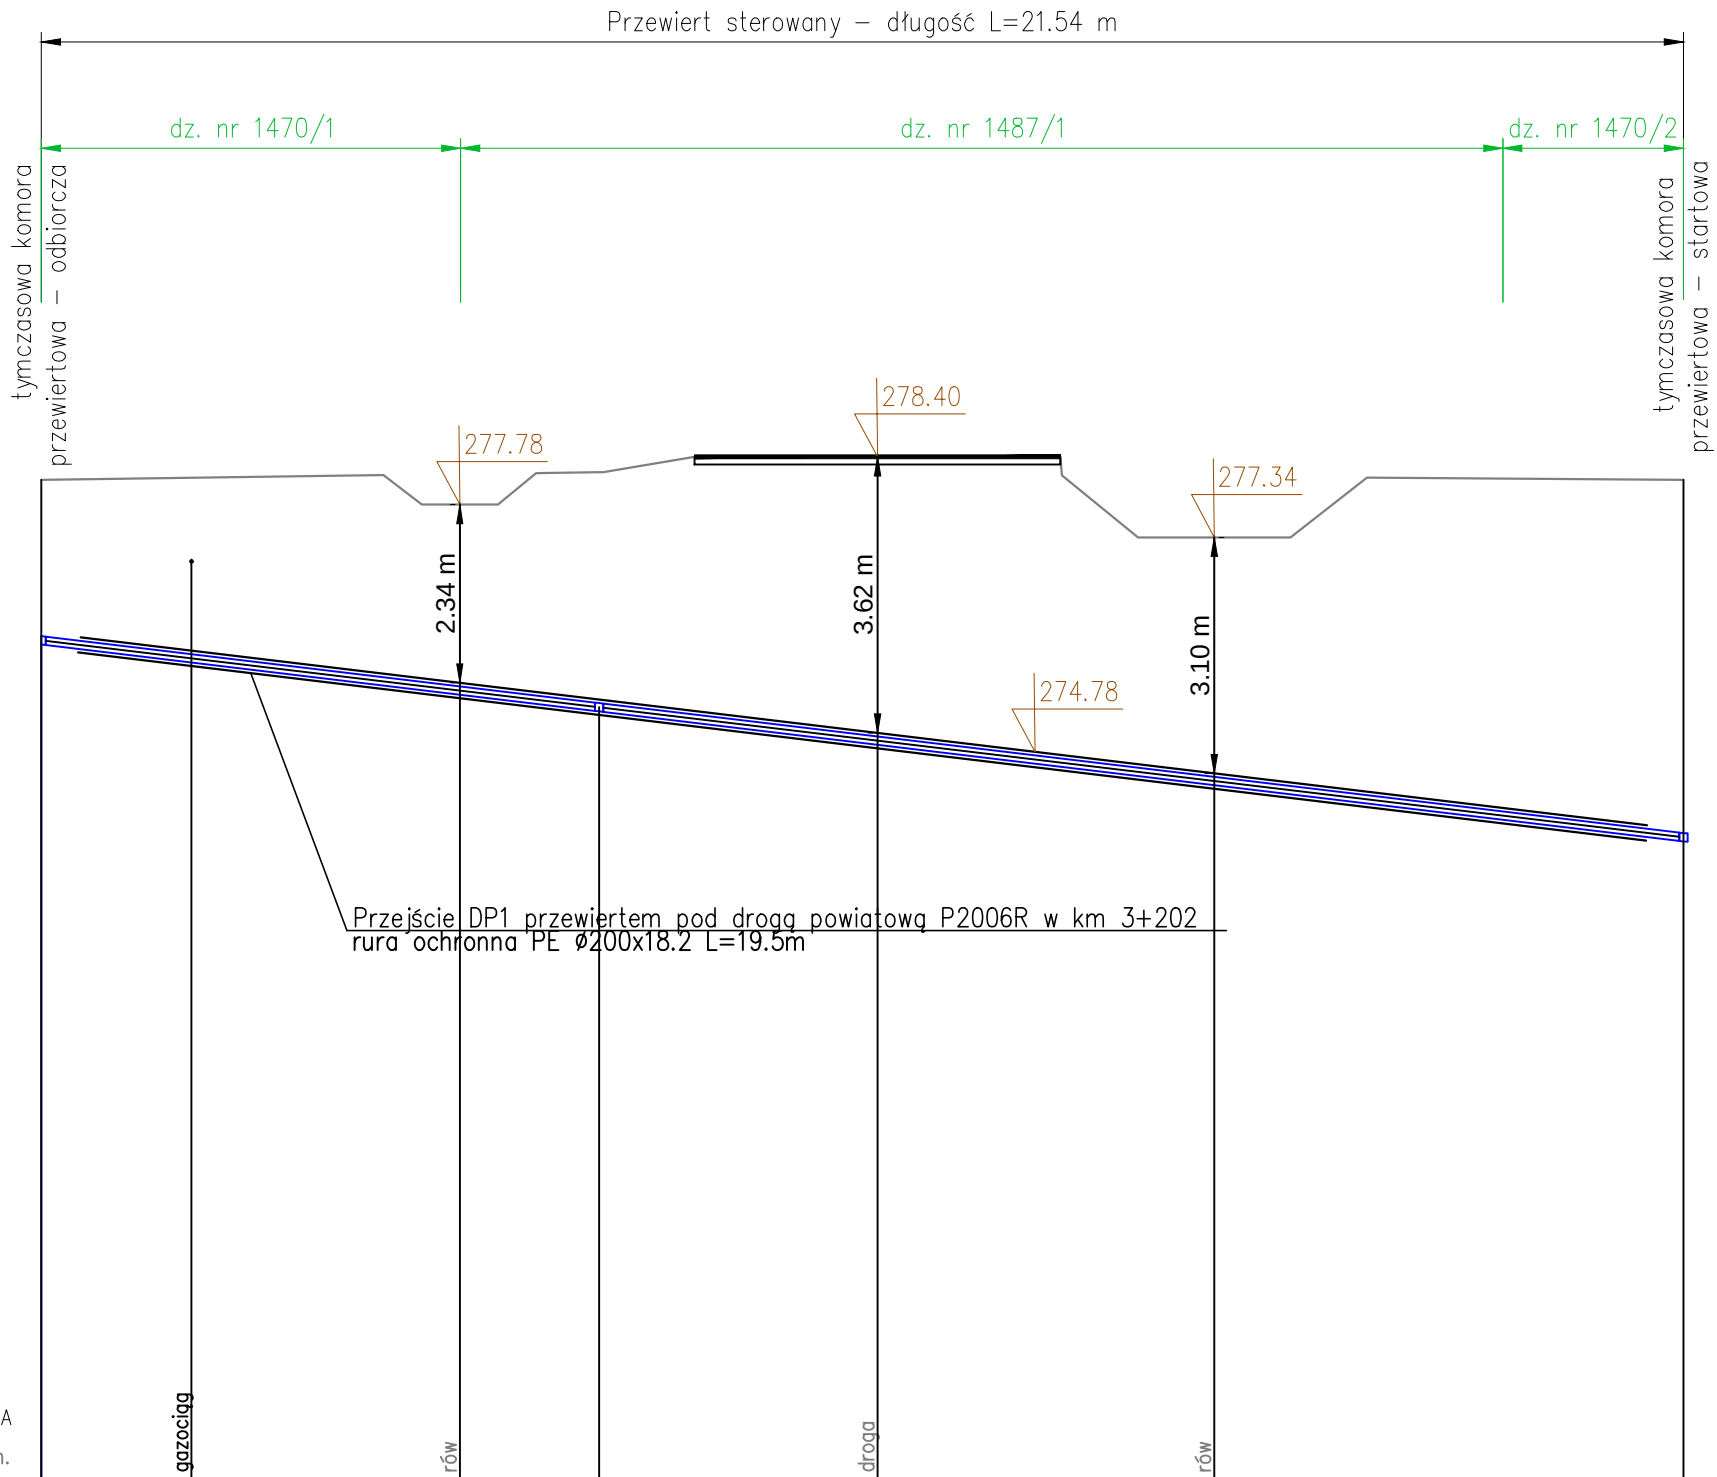


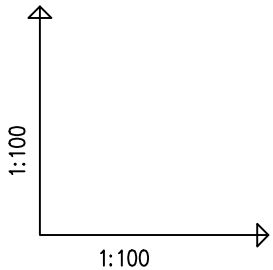

OZNACZENIE PROFILU: POZIOM PORÓWNAWCZY	A	265.00 m n.p.m.			
RZĘDNA TERENU ISTN.	2,17	275,94	278,10		
RZĘDNA DNA RUROCIĄGU					
ZAGŁĘBIENIE DNA RUROCIĄGU	2,17	275,94	3,13	275,06	278,20
SPADKI, DŁUGOŚCI					21.54m
ŚREDNICA, MATERIAŁ					PE100 SDR17 PN10 Ø110 L=21.54m
ODLEGŁOŚCI	21.97		7.32	29.28	14.23
HEKTOMETRY					

SCHEMAT
UKŁOŻENIA RURY PRZEWODOWEJ W RURZE OCHRONNEJ

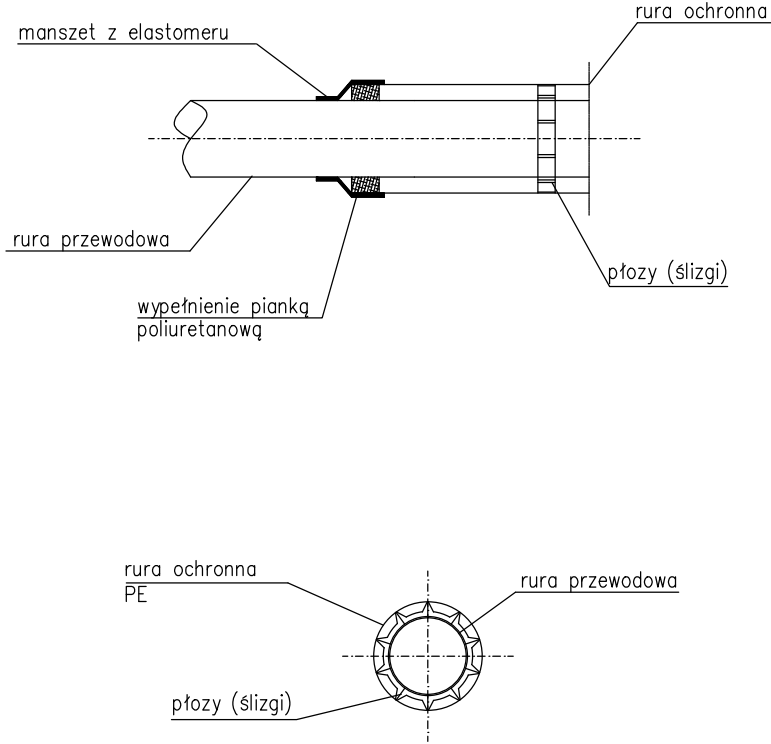

Inwestor: Gmina Rymanów ul. Miłkowskiego 14a, 38-480 Rymanów		Wykonawca: Agencja Technik Ekologicznych i Realizacji Inwestycji "mkm PERFEKT" sp. z o.o. ul. Rzemieślnicza 1, 30-363 Kraków		
Nazwa opracowania: "Budowa sieci wodociągowej rozdzielczej wraz z przyłączami w msc. Bzianka"				
Adres obiektu:	Miejscowość: Bzianka	Gmina: Rymanów	Powiat: krośnieński	Województwo: podkarpackie
Stadium:	PROJEKT BUDOWLANO – WYKONAWCZY			
Branża:	WODOCIĄGOWA			
Projektant:	mgr inż. Romuald Żywno UAN-Upr. 471/87 Specjalność inst.-inż. w zakresie sieci wod-kan			
Sprawdzający:	mgr inż. Jacek Kożuch BPP Upr 31/83 Specjalność instalacyjno-inżynieryjna			
Nazwa rysunku:	Przejsięcie DP1 przewiertem pod drogą powiatową P2006R w km 3+202			Nr rys: 4.9
				Skala: 1:100
czerwiec 2017				