
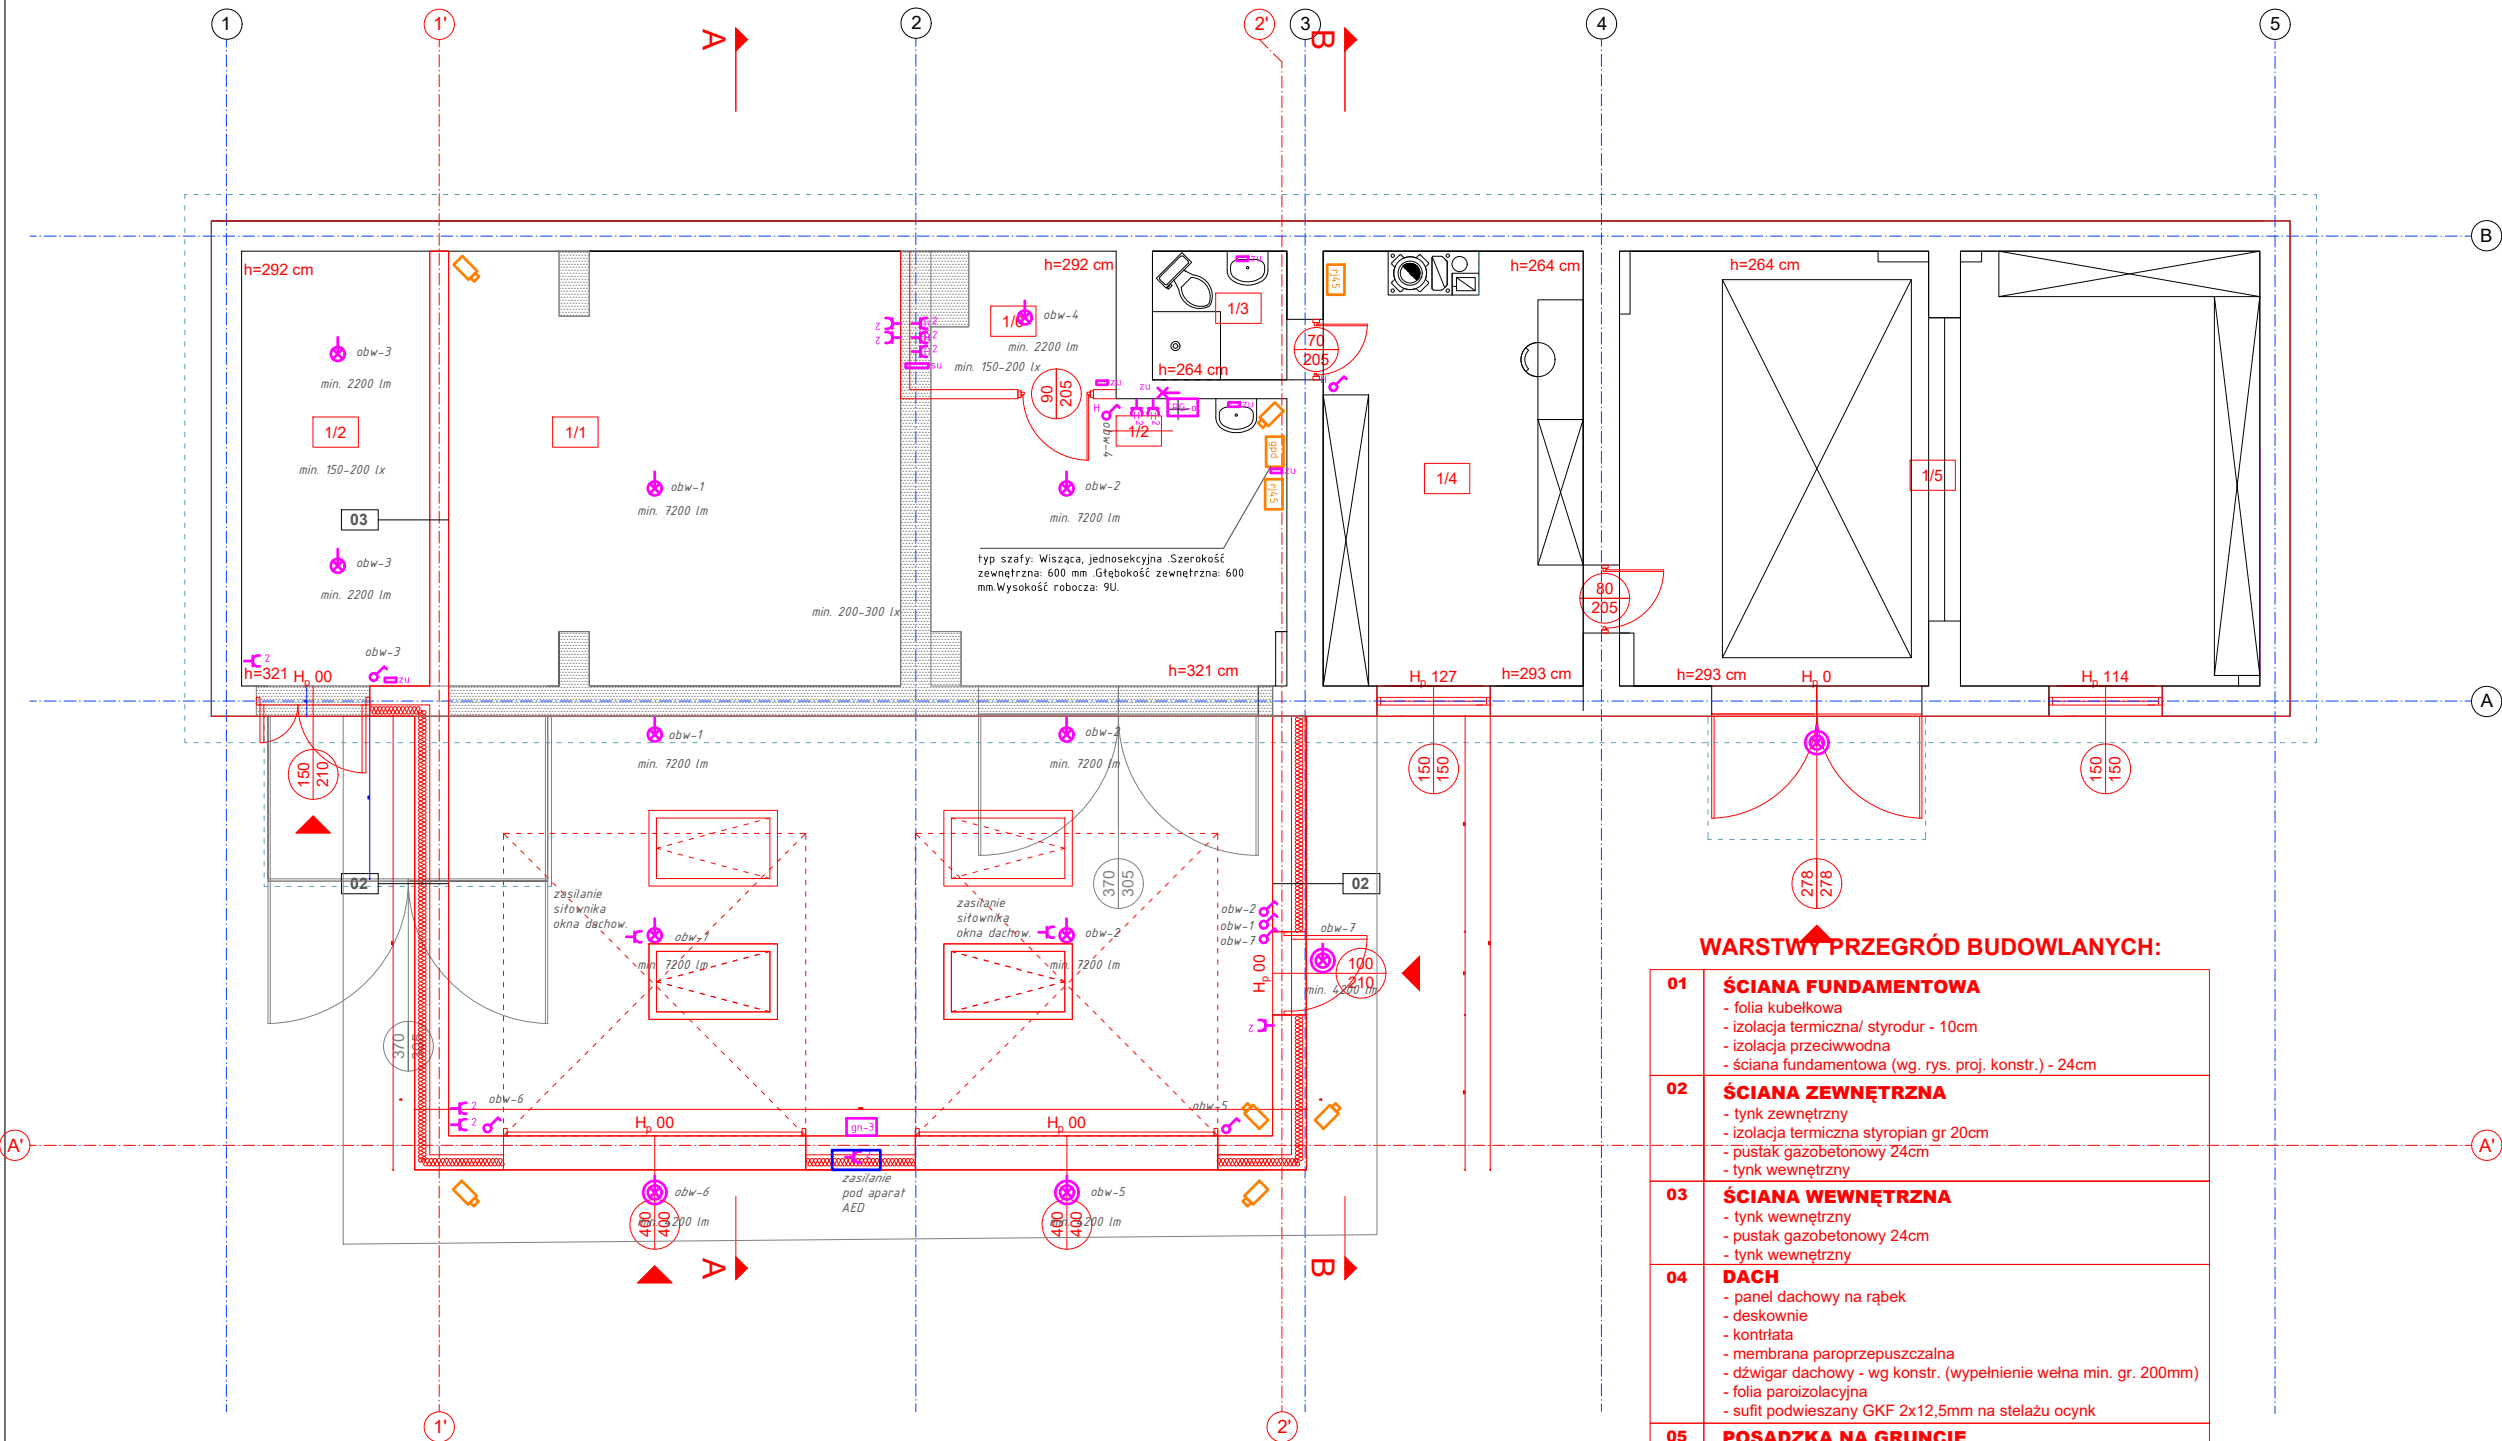


RZUT PARTERU

SKALA 1:100

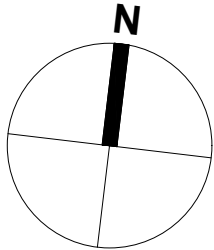

LEGENDA:

	ISTNIEJĄCE ELEMENTY - BEZ ZMIAN
	ISTNIEJĄCE ELEMENTY - DO ROZBIÓRKI
	NOWOPROJEKTOWANE ELEMENTY

Nr	Nazwa pom.	Posadzka	Pow. użyt.	Pow. podł.
1/1	Garaż	Płyta	49,51 m ²	119,11 m ²
1/2	Magazyn	Płyta	24,78 m ²	14,32 m ²
1/3	Łazienka	Płytki	3,03 m ²	3,03 m ²
1/4	Pokój	Panele	19,08 m ²	19,08 m ²
1/5	Przebieralnia	Posadzka	47,55 m ²	47,55 m ²
1/6	Kuchnia	Posadzka	5,00 m ²	5,00 m ²
		RAZEM	140,05 m ²	140,05 m ²
			208,09 m ²	208,09 m ²

Półka stała 19" (głębokość ok. 350-400 mm): Do postawienia routera i rejestratora, jeśli nie mają dedykowanych uszu do przykręcenia. Listwa zasilająca RACK (PDU): Minimum 5-6 gniazd z zabezpieczeniem przeciwprzepięciowym. Patchpanel 19" 24-portowy: Cat6a. Organizator przewodów 1U (szczotkowy lub z haczykami): Do ułożenia kabli patchcord pomiędzy patchpanelem a switchem. Wentylator dachowy (1x lub 2x): Śruby montażowe (M6): około 20-30 sztuk

Organizer kabli (płaski / szczotkowy): 1U. Patchpanel (gniazda RJ45): 1U. Switch: 1U. Router: 1U. Rejestrator CCTV (12-kanalowy): 1U do 2U. Zasilacz (Listwa zasilająca PDU): 1U (montowana poziomo)

WARSTWY PRZEGRÓD BUDOWLANYCH:

01	ŚCIANA FUNDAMENTOWA - folia kubelkowa - izolacja termiczna/ styrodur - 10cm - izolacja przeciwwodna - ściana fundamentowa (wg. rys. proj. konstr.) - 24cm
02	ŚCIANA ZEWNĘTRZNA - tynk zewnętrzny - izolacja termiczna styropian gr 20cm - pustak gazobetonowy 24cm - tynk wewnętrzny
03	ŚCIANA WEWNĘTRZNA - tynk wewnętrzny - pustak gazobetonowy 24cm - tynk wewnętrzny
04	DACH - panel dachowy na rąbek - deskownie - kontrłata - membrana paroprzepuszczalna - dźwigar dachowy - wg konstr. (wypełnienie wełna min. gr. 200mm) - folia paroizolacyjna - sufit podwieszany GKF 2x12,5mm na stelażu ocynk
05	POSADZKA NA GRUNCIE - posadzka przemysłowa żywiczna - wylewka betonowa ze spadkiem do wpustu 7-10cm - izolacja termiczna 10cm - izolacja przeciwwodna - płyta betonowa - wg rys. proj. konstr. - podbudowa zagęszczona warstwowo

	AW	oprawa awaryjna pt, autotest, min 1h		zaczisk uziemiający szyna uziemiająca
	AW	oprawa pt/nt/wisząca LED, 4000K IP44		zaczisk uziemiający główny
	H	łącznik hermetyczny, 10A, 250V, p/t, IP44		gniazdo wtykowe jednofazowe
	H	łącznik schodowy, 10A, 250V, p/t, IP44		zaczisk uziemiający
	RG-4	ROZDZIELNIA GŁÓWNA - oddziółowa		gniazdo wtykowe trójfazowe
	naświetlacz LED, czujnik zmierzchu, ruchu IP65	naświetlacz LED, czujnik zmierzchu, ruchu IP65		gniazdo wtykowe jednofazowe podwójne
	łącznik oświetlenia, 10A, 250V, p/t, IP22	łącznik oświetlenia, 10A, 250V, p/t, IP22		gniazdo wtykowe jednofazowe podwójne hermetyczne
	łącznik krzyżowy, 10A, 250V, p/t, IP22	łącznik krzyżowy, 10A, 250V, p/t, IP22		Gniazdo 2x 400V +2 x230V
	kamera szerokokątna, min. 8mpx, podczerwień min 40m, detekcja ruchu, powiadomienia	kamera szerokokątna, min. 8mpx, podczerwień min 40m, detekcja ruchu, powiadomienia		
	szafa, switch POE, zasilacz, router, rejestrator 10TB, 12 kanałów, gniazda	szafa, switch POE, zasilacz, router, rejestrator 10TB, 12 kanałów, gniazda		
	gniazdo RJ-45	gniazdo RJ-45		

NAZWA INWESTYCJI	
ROZBUDOWA, NADBUDOWA I PRZEBUDOWA BUDYNKU REMIZY OCHOTNICZEJ STRAŻY POŻARNEJ W ROGÓŹNIE	
INWESTOR	
GMINA ŁANCUT, UL. MICKIEWICZA 2A, 37-100 ŁANCUT	
ADRES	
826/14 (181004_2.0007.826/14)	
PROJEKTANT GŁÓWNY - / PODPIS	
mgr inż. JĘDRZEJEC JAN	UAN.I- 7342/2/97 ELEKTRYCZNA
NAZWA RYSUNKU	
instalacja elektryczna parteru	e_01 / 1:100
NUMER RYSUNKU SKALA	
ŁANCUT, LUTY 2025	