



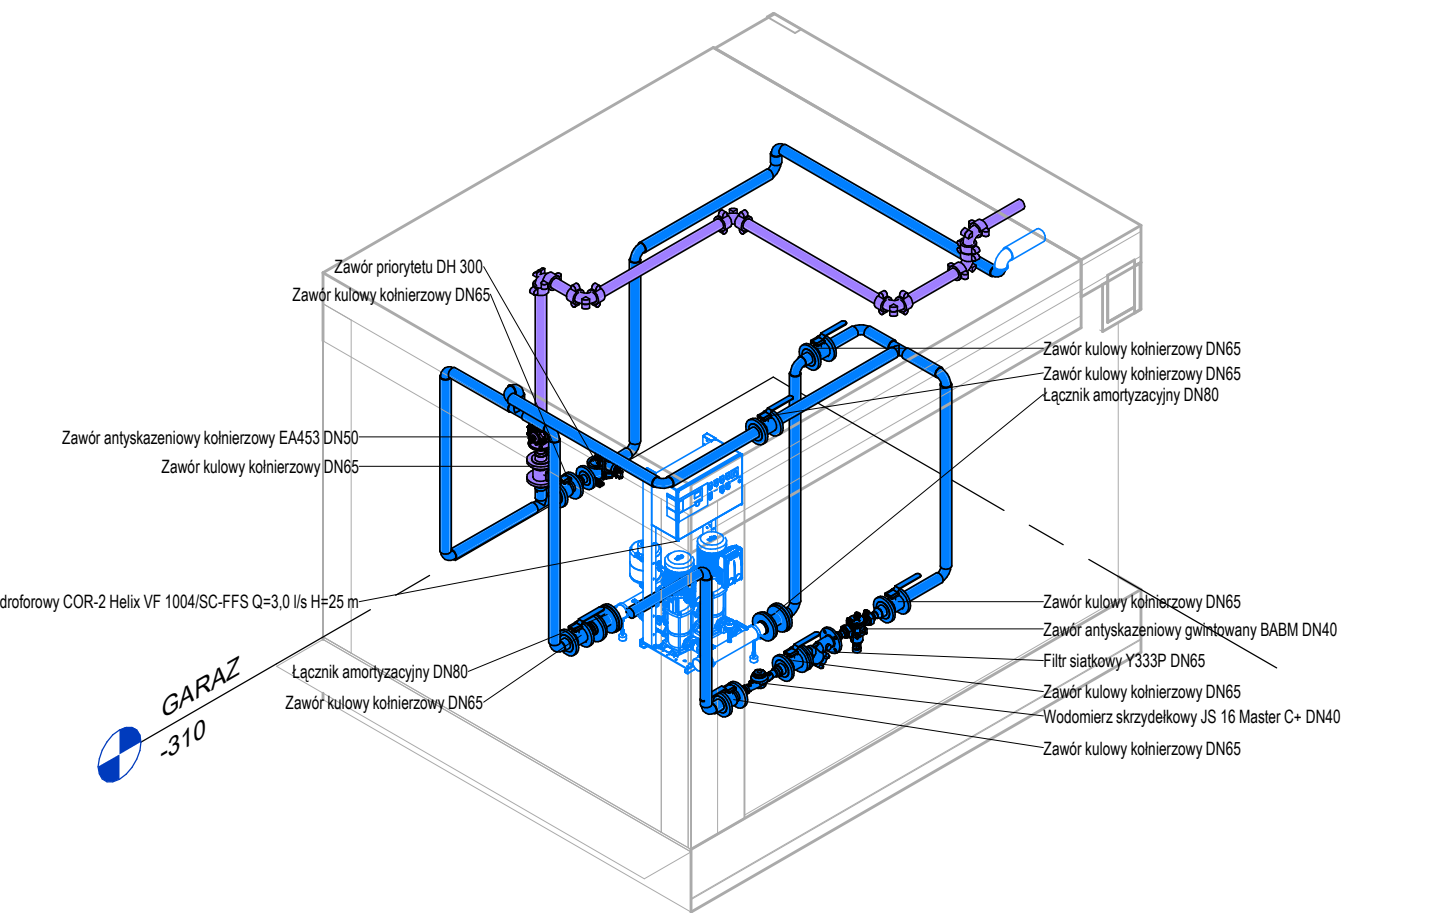

2 3D HDYROFORNIA

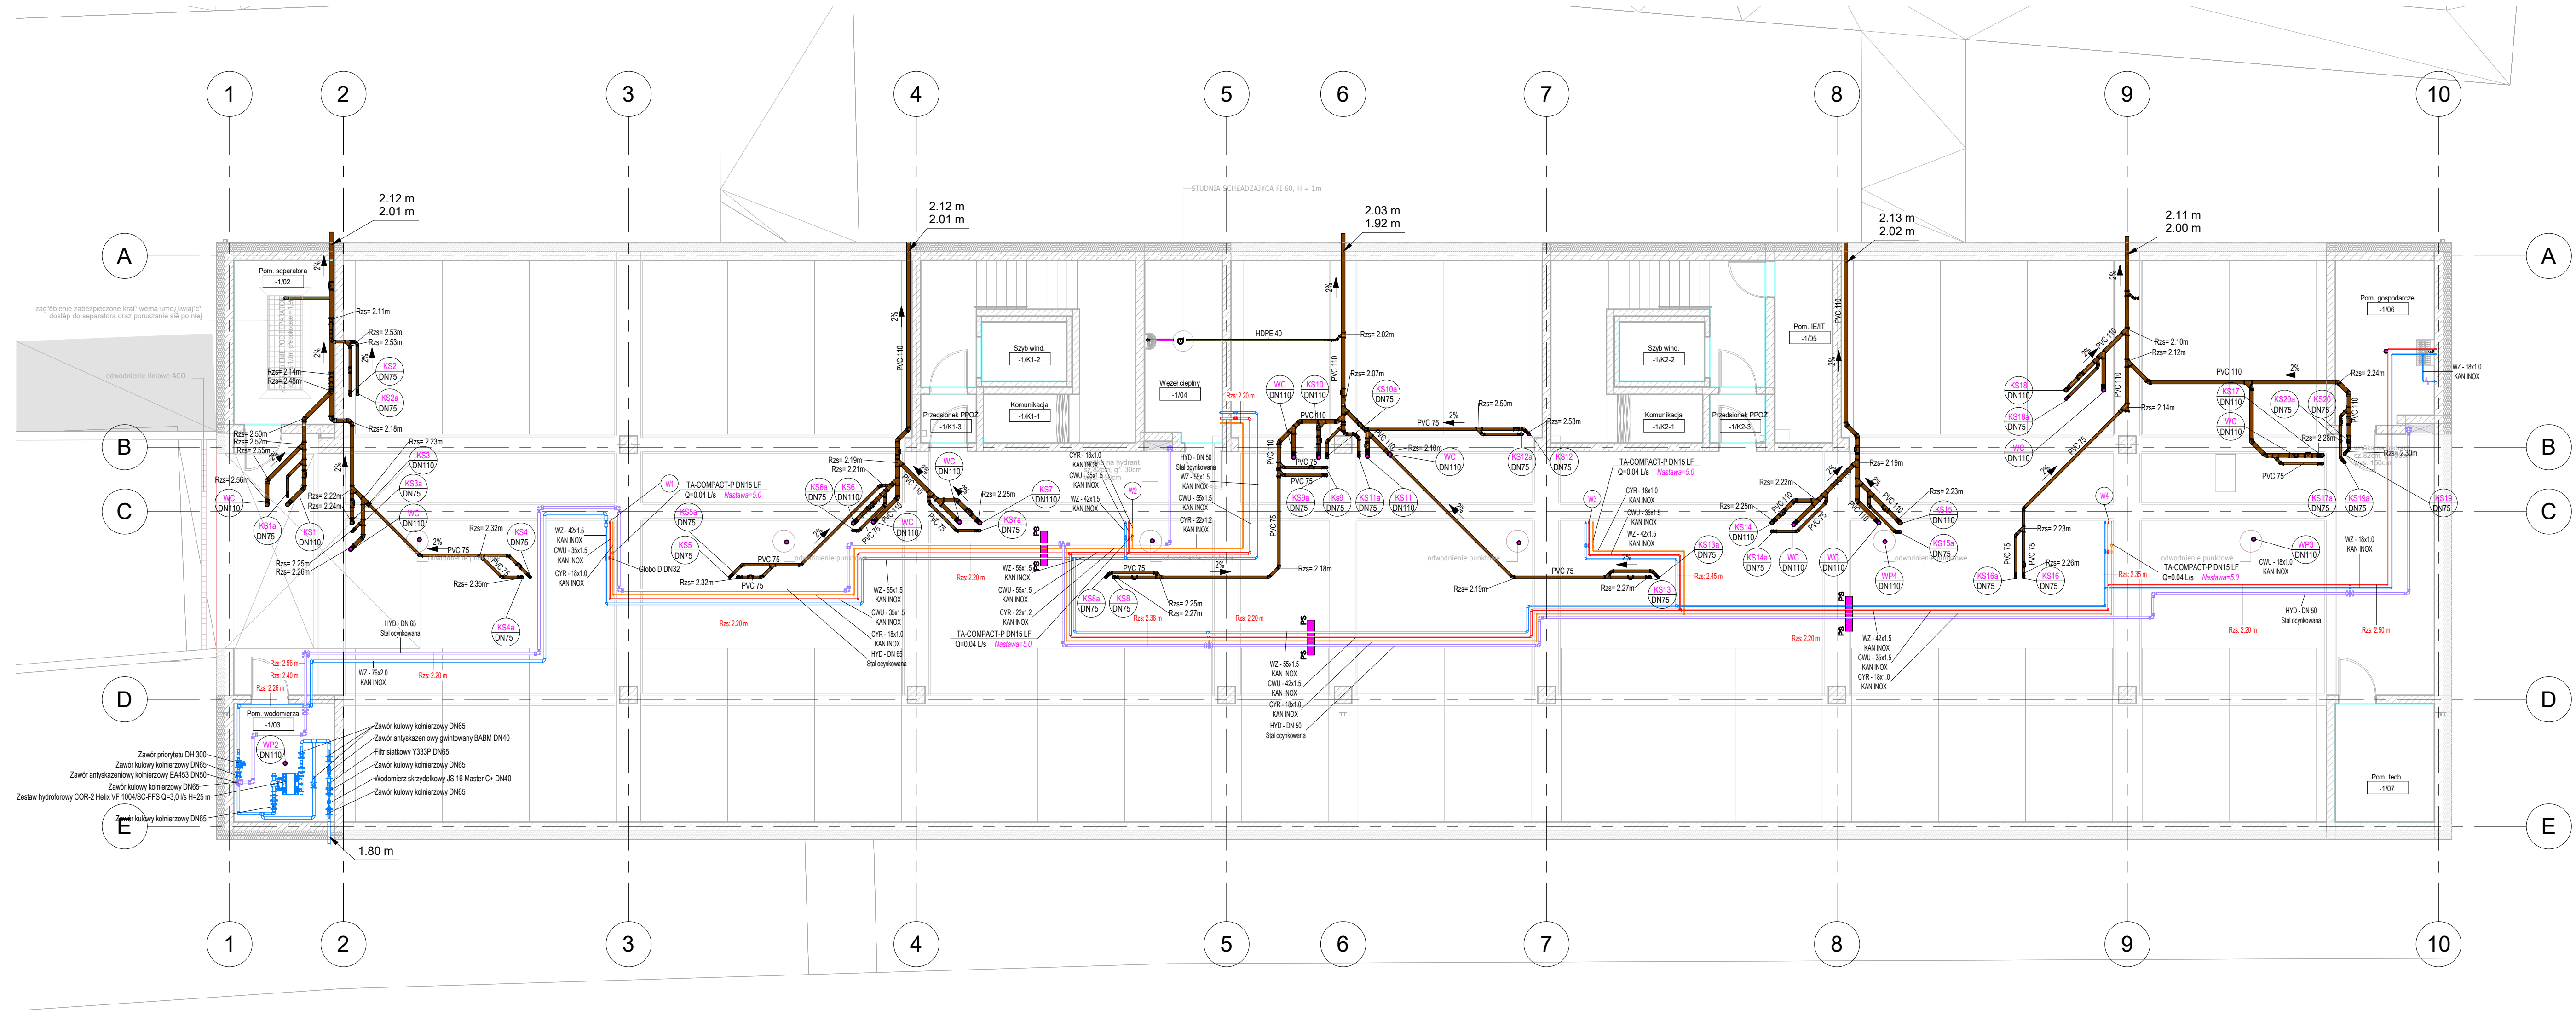

- INSTALACJA WODY**
- W1 - oznaczenie pionu inst. wody
 - instalacja wody zimnej
 - instalacja wody ciepłej
 - instalacja wody cyrkulacyjnej
 - instalacja hydrantowa
 - PS - punkt stały
 - WZ - woda zimna
 - CWU - woda ciepła
 - CYR - cyrkulacja
 - HYD - instalacja hydrantowa (pożarowa)
 - Rzs - rzeźna środku rury
 - Kan Inox - stal nierdzewna z dodatkami chromu, łączona poprzez połączenia zaprasowywane w technice "Press"
 - Stal ocynkowana - stal podwójnie ocynkowanych wg PN-89/H-74200
 - rowkowna łączona w systemie rp. widać

- INSTALACJA KANALIZACJI - PODSTROPOWA**
- KS1 - oznaczenie pionu kanalizacji
 - DN160 - średnica pionu/wylewki
 - Rzs=3.00 m - Rzeźna osi rury, kształki wzd. posadzi danej kondygnacji
 - KS1 - oznaczenie pionu kanalizacji sanitarniej
 - Kanalizacja sanitarna podstropowa
 - Kanalizacja sanitarna - odpowietrzenia
 - Kanalizacja ośmionowa
 - Czyszcza kanalizacyjny

SCENARIO Władysław Szczęsny ul. Wroclawska 72-05-002 Kamienice Wł. T. +48 501 427 610 E. studiodscenariopl W. www.scenariopl					
Inwestor	Towarzystwo Budownictwa Społecznego sp. z o.o. 67-200 Głogów ul. Piotra Skargi 8				
Objekt	BUDYNEK MIESZKALNY WIELODRODZINNY - 2-B (TBS 24) WRAZ Z INFRASTRUKTURĄ TOWARZYSZĄCĄ				
Adres	Głogów, Osiedle "Żarków" ul. Folwarczna, Witolda Piłcockiego, jedn. ewid. Miasto Głogów, obr. Żarków, cz. dz. nr 696/7, 696/6				
Temat rysunku	Instalacja wod-kan - rzut piwnicy				
Brzoza	Imię i nazwisko	Nr upraw.	Data	Podpis	
Sanitarna	Projektant mgr inż. Dariusz Michalikiewicz	579/89/UW	01.2024		
	Sprawdzający mgr inż. Henryk Studenny	405/77/Wmm	01.2024		
	Skala: 1:100	Projekt techniczny	Nr rys.: S1		