


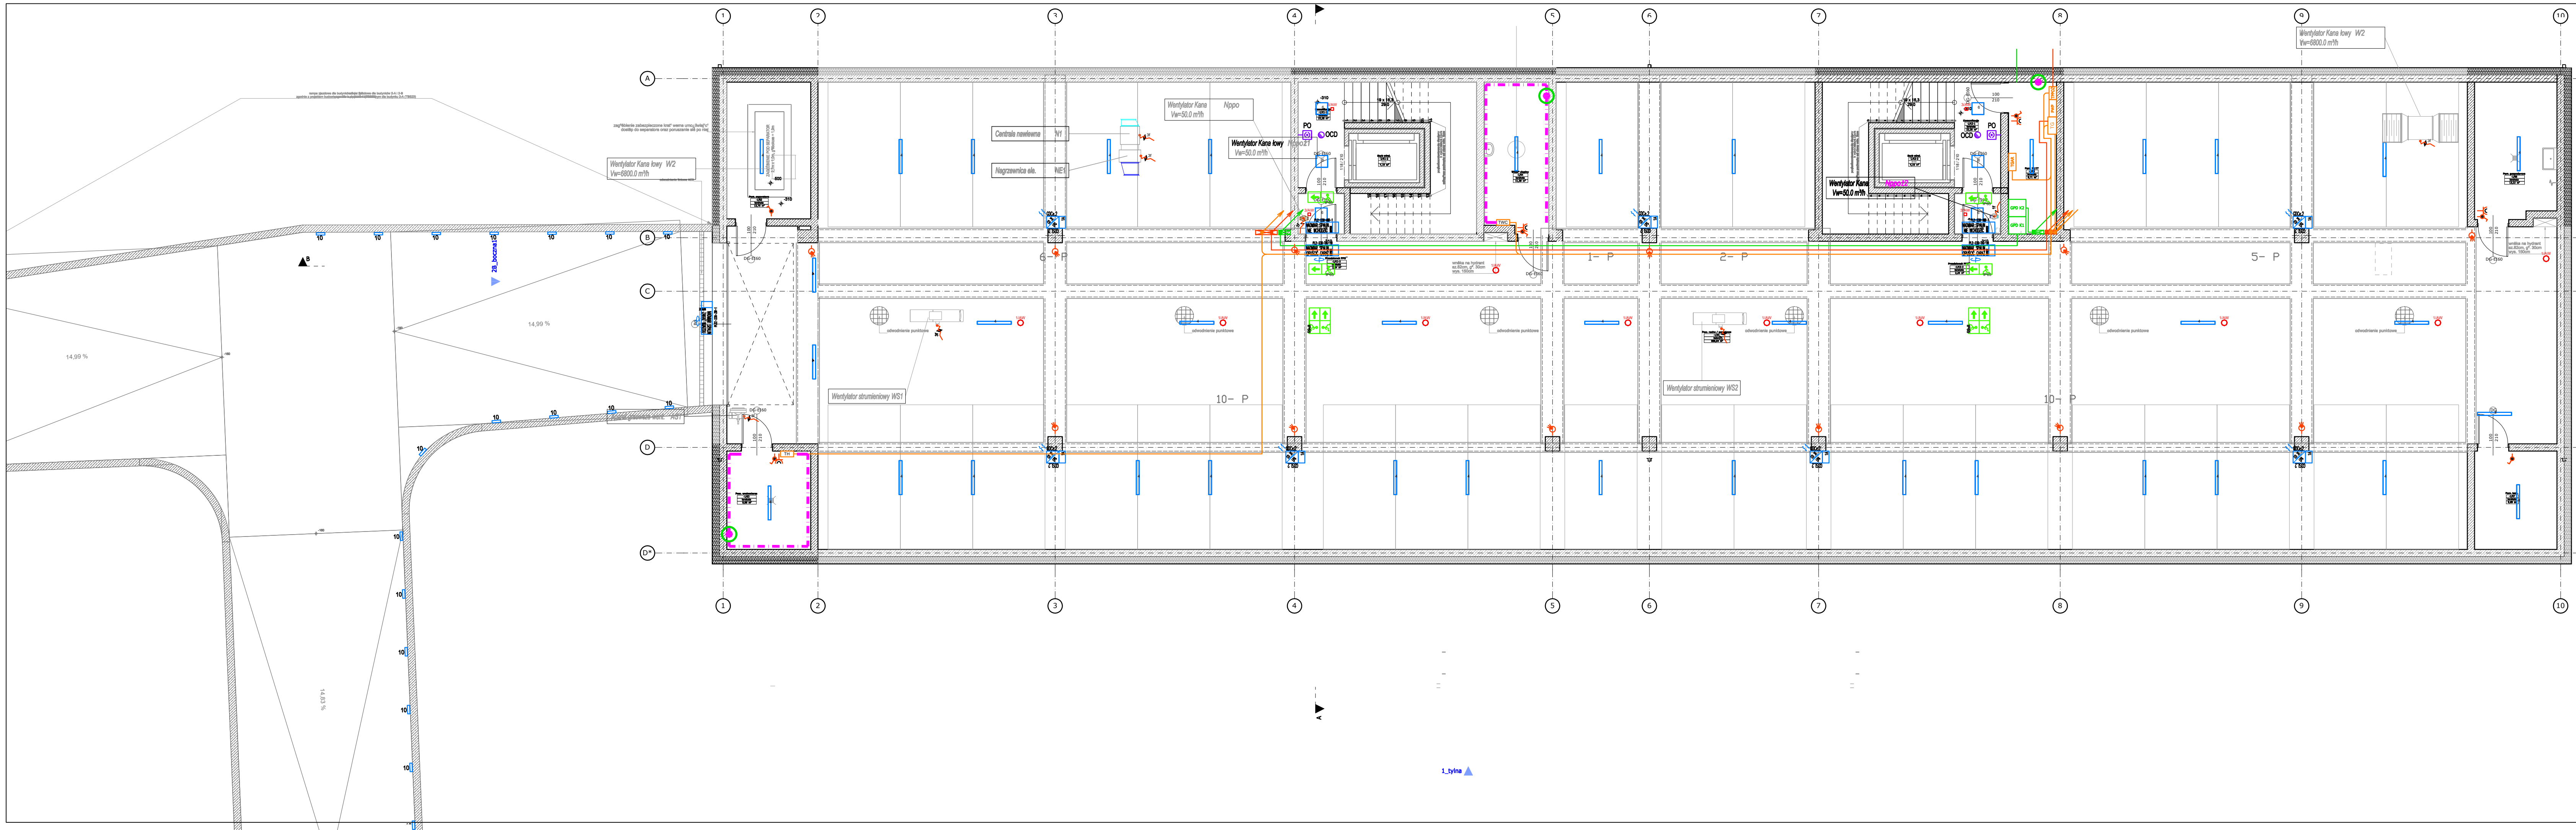

LEGENDA:

- PWP** - tablice certyfikowanych przeciwpożarowych wyłączników prądu (aparaty wykonawcze)
- TPOZ** - tablica z zabezpieczeniami obwodów inst. PPOŻ
- TG-x** - tablice główne (1..4)
- TGA** - tablice główne administracyjne
- TGA-B1** - tablica administracyjne klatkowe
- TWC** - tablice hydroforów
- TZSW** - tablica zasilająca sterownicza wentylacji garaży
- TGAR** - tablice garaży
- TH** - tablice hydroforów
- GPO-x** - główne punkty dystrybucyjne - szafa RACK 19"
- Szacht instalacji elektrycznych
- Szacht instalacji teletechnicznych
- czujka ruchu ścienna
- łącznik instalacyjny: pojedynczy szczyt
- gniazdo hermetyczne IP44

- PO** - Przycisk oddymiania
- OCD** - Optyczna czujka dymu systemu CKD
- Samoregulujące przewody grzejne dostarczane wraz z instalacjami sanitarnymi
- taśma połączeń wyrównawczych FeZn 25x4 n/u w pom. hydroforów i kotłowni 20cm nad posadzką
- wyjście taśmy z uziomu fundamentowego
- Tablica ostrzegawcza dwustronna "NADMIAR SPALIN OPUSĆ GARAŻ"
- Tablica ostrzegawcza jednostronna "NADMIAR SPALIN ZAKAZ WJAZDU"
- Tablica ostrzegawcza jednostronna "NADMIAR SPALIN NIE WCHODZIĆ"
- Detektor tlenku węgla

Lista opraw

- PXF Lighting CUBIC Q WALL IP65
- PXF Lighting HB003.2211.840.XXXX Fibra IV LED 615x98 28W 4915lm 840 OPAL
- PXF Lighting HK001.XX11.840.XXXX COMO IP65 LED 1275 29W 4000lm 840 OPAL
- PXF Lighting HK002.XX11.840.XXXX COMO IP65 LED 1575 47W 6655lm 840 OPAL
- PXF Lighting PX0906424 FINESTRA Q LED 4000K MW
- PXF Lighting Puma Oval
- AWEX AXNO_E_3W - 385lm
- AWEX LVNC_E_3W - 390lm
- AWEX LVNO_E_3W - 390lm
- PXF Lighting Wall Light LED 280mm 5W 4000K

- Oprawa ewakuacyjna Safe LED I 1W z modułem awaryjnym 1h jednostronna.
- Oprawa ewakuacyjna Safe LED I 1W z modułem awaryjnym 1h dwustronna.
- Oprawa ewakuacyjna Safe LED (+grzałka)



SCENARIO
Wacław Szaręba
ul. Wrocławska 72, 55-002 Kamieniec W.
T: +48 501 427 515
E: studio@scenariopl
W: www.scenariopl

Investor: Towarzystwo Budownictwa Społecznego sp. z o.o.
67-200 Głogów ul. Piotra Skargi 8

Obiekt: BUDYNEK MIESZKALNY WIELORODZINNY - 2-B (TBS 24)
WRAZ Z INFRASTRUKTURĄ I TOWARZYSZĄCĄ

Adres: Głogów, Osiedle "Zarków" ul. Folwarczna, Włókna Piekarskiego,
jedn. ewid. Miasto Głogów, obr. Zarków, cz. dz. nr 696/7, 696/6

Temat rysunku: Instalacje elektryczne - rzut garażu

Brano za	Projektant	Imię i nazwisko	Nr upraw.	Data	Podpis
Elektryczna	mgr inż. Janusz Hudyra	mgr inż. Włodzisław Maryniak	216/76/Wm	01.2024	
Sprawy	mgr inż. Włodzisław Maryniak		23/86/UW	01.2024	

Skala: 1:100 Projekt techniczny Nr rys.: ER1