


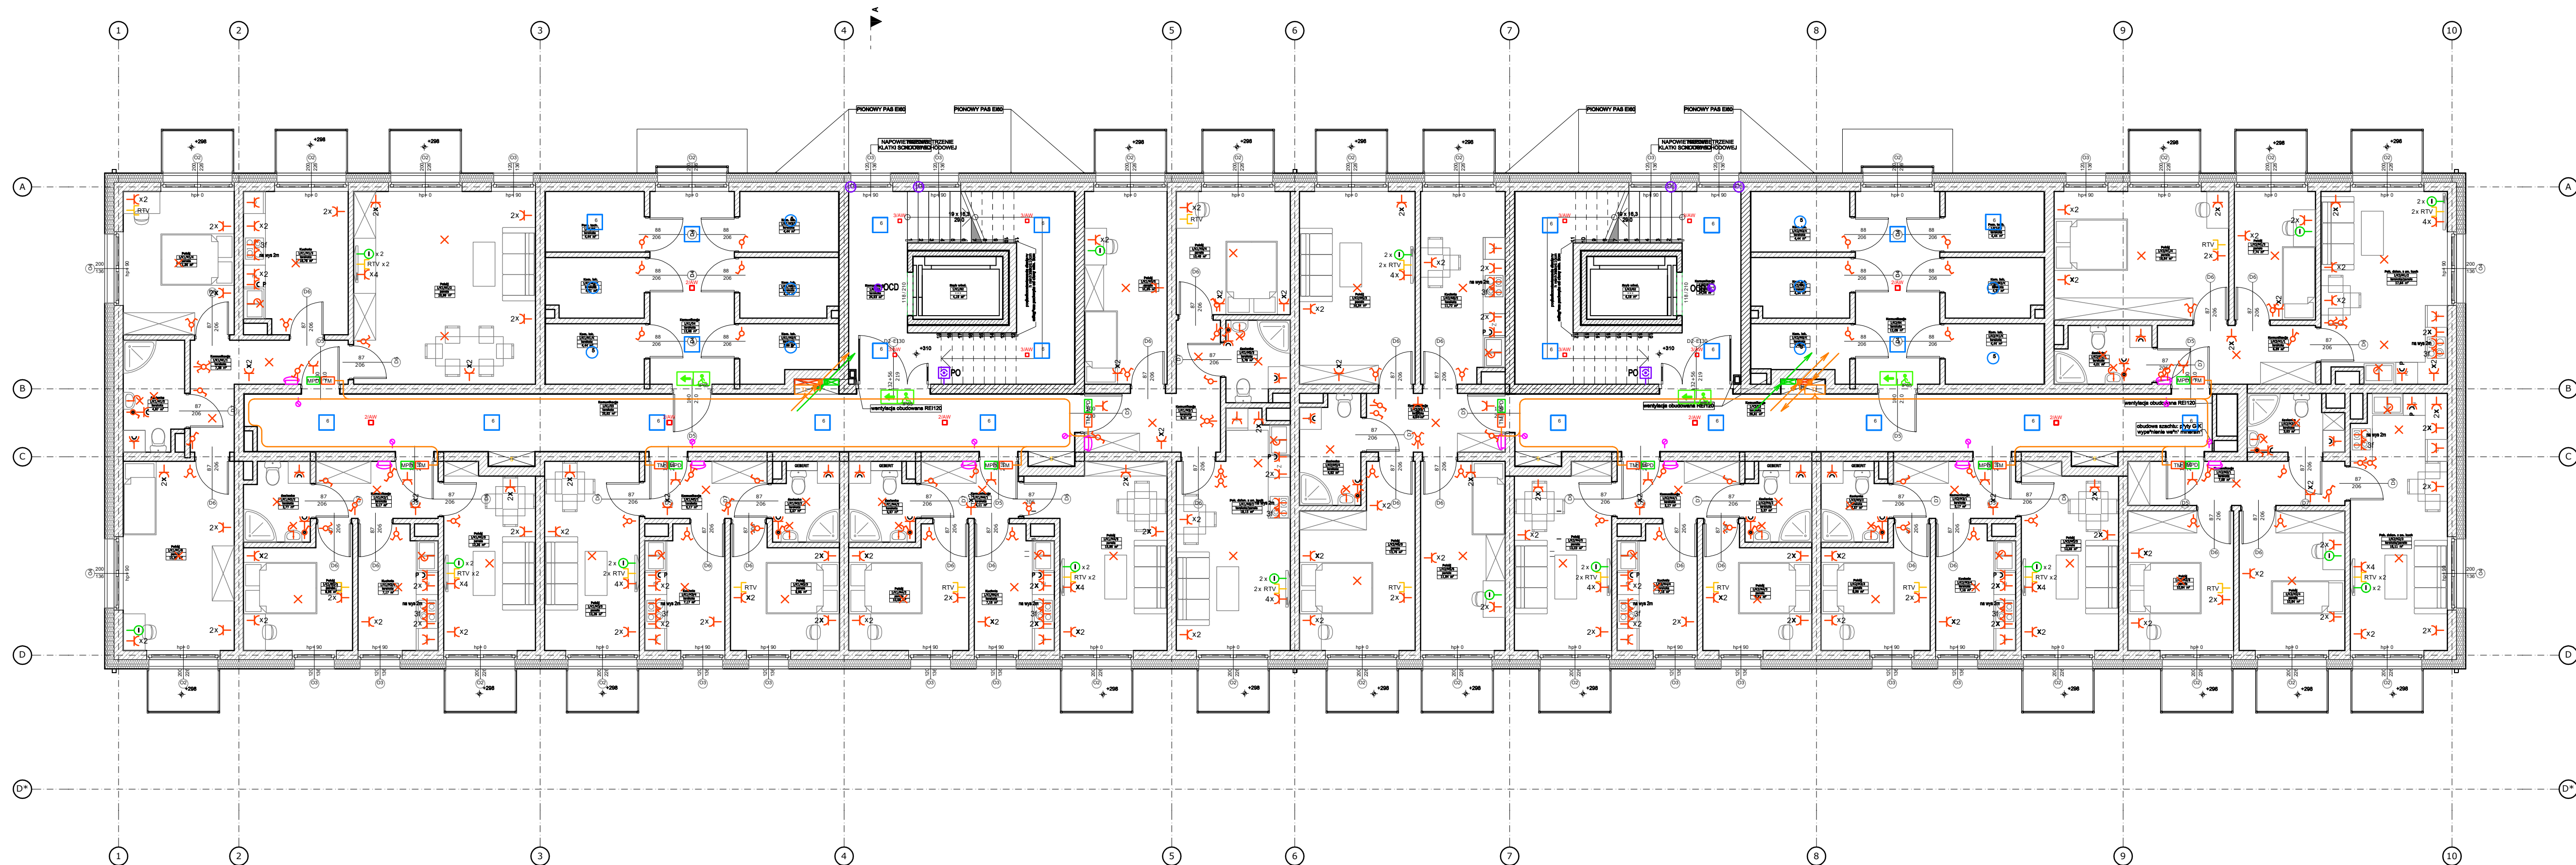

LEGENDA:

- szacht elektryczny
- szacht teletechniczny
- TL - tablice licznikowe piętrowe
- MPD - mieszkaniowy punkt dystrybucyjny - tablica nadtyrkowa niskoprądowa mieszkania
- TM - tablica nadtyrkowa mieszkaniowa

- PO - Przycisk oddymiania
- OOD - Optyczna czujka dymu systemu CKD
- SC - Siłownik okna napowietrzającego

- łącznik instalacyjny: pojedynczy, podwójny, schodowy, krzyżowy, szczelny
- domofon (videodomofon)
- przycisk dzwonek zintegrowany z domofonem
- wypust oświetleniowy ścienny na wysokości 2,25
- wypust oświetleniowy sufitowy
- gniazdo pojedyncze
- gniazdo podwójne, gniazdo poczwórne
- gniazdo hermetyczne IP44

- P - gniazdo dla zmywarki podblatowe hermetyczne IP44
- 3f - puszka podtyrkowa z zaciskami (3-fazy)
- 2x - gniazdo pojedyncze RJ-45, gniazdo podwójne RJ-45
- 2x RTV - gniazdo antenowe RTV-2xSAT
- RTV - gniazdo antenowe RTV-SAT

UWAGI:

- Przyjęto osprzęt typu SIMON BASIC
- Całość osprzętu w ramach
- Gniazdka w pokojach h=30cm
- Wylaczniki h=120cm
- Oprawy w pomieszczeniach wilgotnych i na zewn. min. IP44
- W MPD w przedpokoju zamontować gniazdo elektryczne podwójne
- Gniazda przy umywalce w jednej ramce z wylacznikiem oświetlenia
- Zasilanie punktów świetlnych w zakończone kostką z zapasem przewodu przewodu po 30cm
- W mieszkaniach w pobliżu wanień lub natrysków zabudować puszki z listwą zaciskową do których doprowadzić z szyny PE tablicy mieszkaniowej przewód DY20 6mm2

LOKALIZACJA GNIAZD W KUCHNI:

- OSIOWO H=35cm (Przy zlewie dla zmywarki, lodowce i siła kuchenska -pod blatu)
- OSIOWO H=200cm (nad kuchenką - okap)
- OSIOWO H=105cm (pozostałe gniazda)

Lista oprav

- PXF Lighting CUBIC Q WALL IP65
- PXF Lighting HB003.2211.840.XXXX Fibra IV LED 615x98 28W 4915lm 840 OPAL
- PXF Lighting HK001.XX11.840.XXXX COMO IP65 LED 1275 29W 4000lm 840 OPAL
- PXF Lighting HK002.XX11.840.XXXX COMO IP65 LED 1575 47W 6655lm 840 OPAL
- PXF Lighting PX0906424 FINESTRA Q LED 4000K MW
- PXF Lighting Puma Oval
- AWEX AXNO\_E\_3W - 385lm
- AWEX LVNC\_E\_3W - 390lm.ltd
- AWEX LVNO\_E\_3W - 390lm
- PXF Lighting Wall Light LED 280mm 5W 4000K

- Oprawa ewakuacyjna Safe LED I 1W z modułem awaryjnym 1h jednostronna.
- Oprawa ewakuacyjna Safe LED I 1W z modułem awaryjnym 1h dwustronna.
- Oprawa ewakuacyjna Safe LED (+grzałka)

|                                                                                                                                                                                             |                                                                                                                                 |                             |            |         |              |
|---------------------------------------------------------------------------------------------------------------------------------------------------------------------------------------------|---------------------------------------------------------------------------------------------------------------------------------|-----------------------------|------------|---------|--------------|
| <div>SCENARIO</div> <div>Wacław Szarek</div> <div>ul. Wrocławska 72, 55-002 Kamieniec W.</div> <div>T: +48 501-427-515</div> <div>E: studio@scenario.pl</div> <div>W: www.scenario.pl</div> |                                                                                                                                 |                             |            |         |              |
| Investor                                                                                                                                                                                    | Towarzystwo Budownictwa Społecznego sp. z o.o.<br>67-200 Głogów ul. Piotra Skargi 8                                             |                             |            |         |              |
| Obiekt                                                                                                                                                                                      | BUDYNEK MIESZKALNY WIELORODZINNY - 2-B (TBS 24)<br>WRAZ Z INFRASTRUKTURĄ TOWARZYSZĄCĄ                                           |                             |            |         |              |
| Adres                                                                                                                                                                                       | Głogów, Osiedle "Zarków" ul. Folwarczna, Witolda Pileckiego,<br>jedn. ewid. Miasto Głogów, obr. Zarków, cz. dz. nr 696/7, 696/6 |                             |            |         |              |
| Temat rysunku                                                                                                                                                                               | Instalacje elektryczne - rzut I piętra                                                                                          |                             |            |         |              |
| Branża                                                                                                                                                                                      | Imię i nazwisko                                                                                                                 | Nr Uprawn.                  | Data       | Podpis  |              |
| Elektryczna                                                                                                                                                                                 | Projektant                                                                                                                      | mgr inż. Janusz Hufyja      | 216/76/Wem | 01.2024 |              |
|                                                                                                                                                                                             | Sprawdzający                                                                                                                    | mgr inż. Wierczyński Marcin | 23/86/UW   | 01.2024 |              |
| Skala: 1:100                                                                                                                                                                                |                                                                                                                                 | Projekt techniczny          |            |         | Nr rys.: ER3 |