


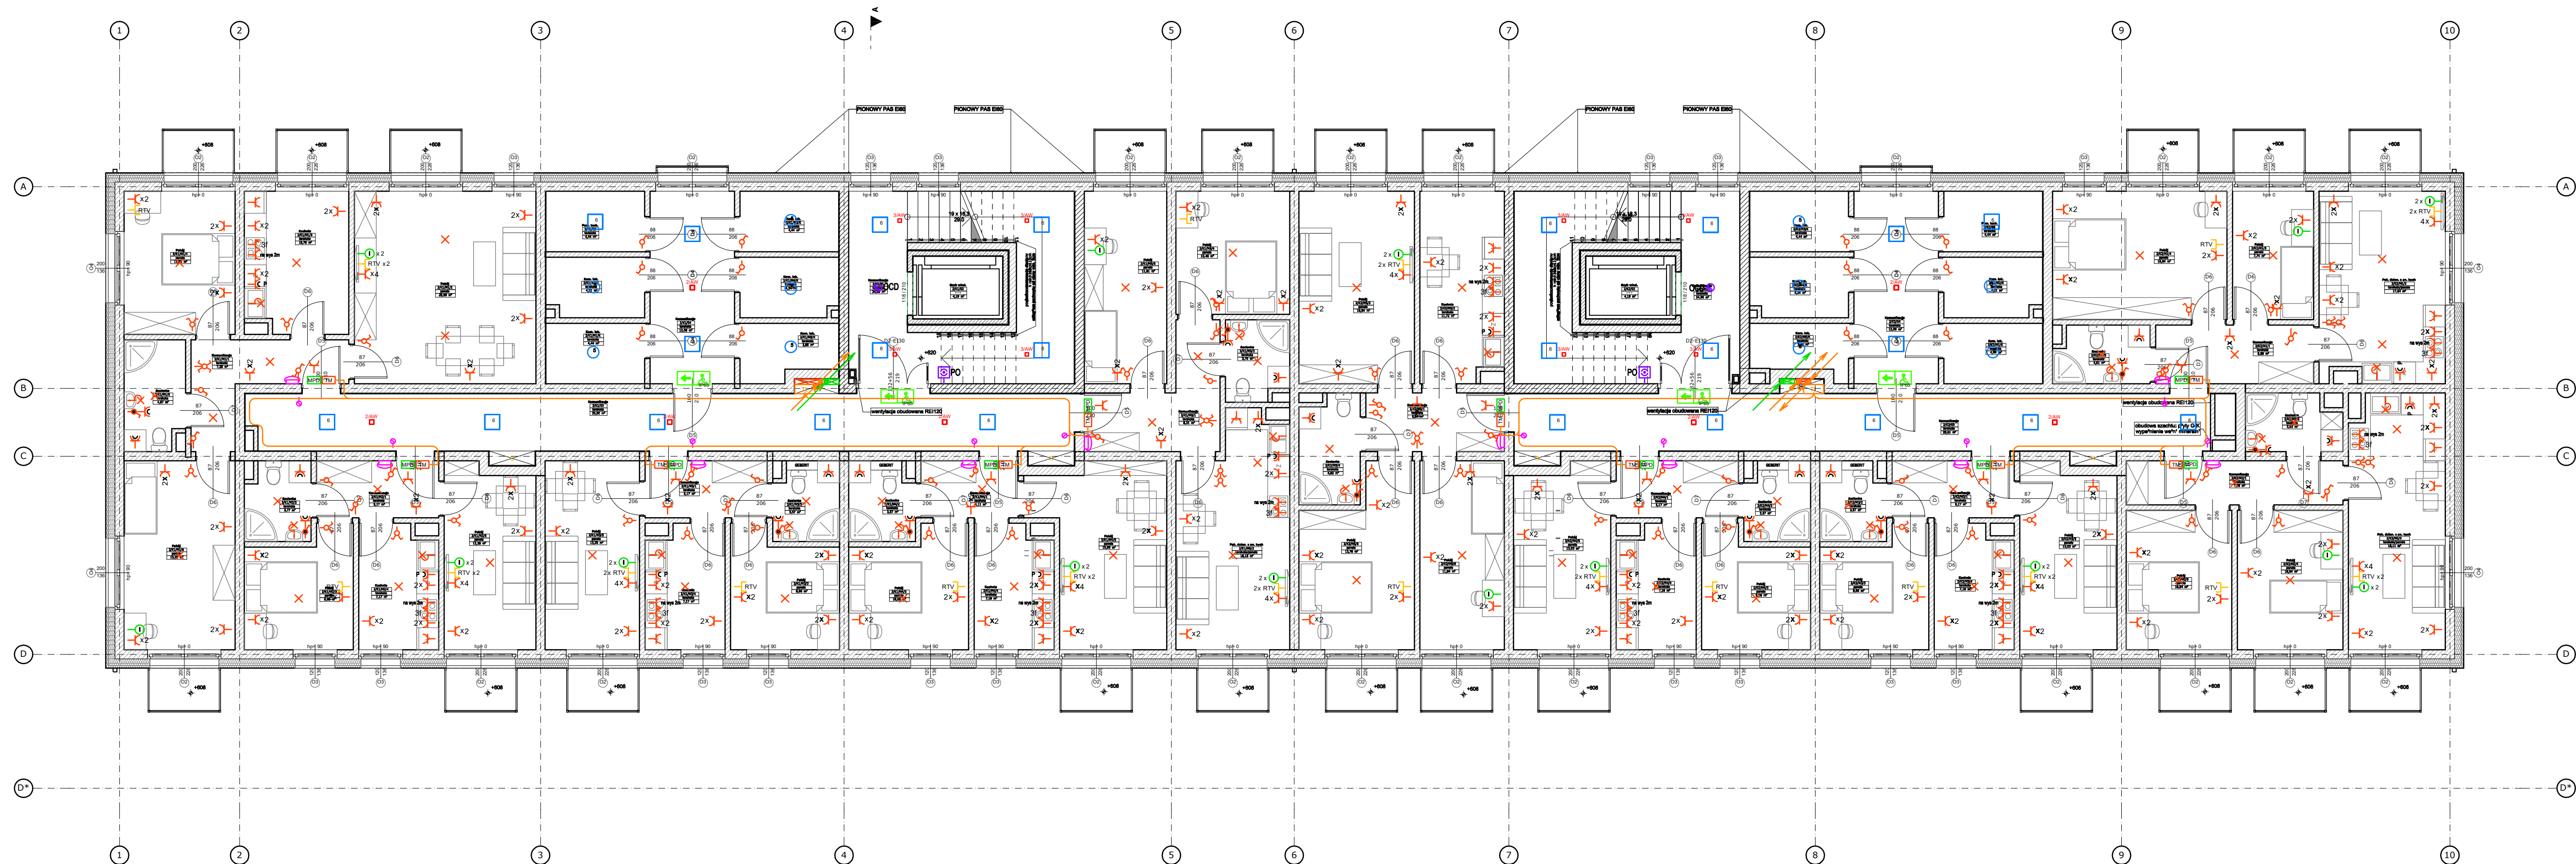

LEGENDA:

- szacht elektryczny
- szacht teletechniczny
- tablice licznikowe piętrowe
- mieszkaniowy punkt dystrybucyjny - tablica nadtyrkowa niskoprądowa mieszkania
- tablica nadtyrkowa mieszkaniowa

- PO - Przycisk oddymiania
- OOD - Optyczna czujka dymu systemu CKD

- łącznik instalacyjny: pojedynczy, podwójny, schodowy, krzyżowy, szczelny
- domofon (videodomofon)
- przycisk dzwonek zintegrowany z domofonem
- wypust oświetleniowy ścienny na wysokości 2,25
- wypust oświetleniowy sufitowy
- gniazdo pojedyncze
- gniazdo podwójne, gniazdo poczwórne
- gniazdo hermetyczne IP44

- P - gniazdo dla zmywarki podblatowe hermetyczne IP44
- 3f - puszka podtyrkowa z zaciskami (3-fazy)
- I - gniazdo pojedyncze RJ-45, gniazdo podwójne RJ-45
- 2x RTV - gniazdo antenowe RTV-2xSAT
- RTV - gniazdo antenowe RTV-SAT

UWAGI:

- Przyjęto osprzęt typu SIMON BASIC
- Całość osprzętu w ramach
- Gniazdko w pokojach h=30cm
- Wylaczniki h=120cm
- Oprawy w pomieszczeniach wilgotnych i na zewn. min. IP44
- W MPD w przedpokoju zamontować gniazdo elektryczne podwójne
- Gniazda przy umywalce w jednej ramce z wylacznikiem oświetlenia
- Zasilanie punktów świetlnych w zakończone kostką z zapasem przewodu przewodu po 30cm.
- W mieszkaniach w pobliżu wanień lub natrysków zbudować puszki z listwą zaciskową do których doprowadzić z szyny PE tablicy mieszkaniowej przewód DY20 6mm2

LOKALIZACJA GNIAZD W KUCHNI:

- OSIOWO H=35cm (Przy zlewie dla zmywarki, lodowce i siła kuchenka - pod blatem)
- OSIOWO H=200cm (nad kuchenką - okap)
- OSIOWO H=105cm (pozostałe gniazda)

Lista oprav

- PXF Lighting CUBIC Q WALL IP65
- PXF Lighting HB003.2211.840.XXXX Fibra IV LED 615x98 28W 4915lm 840 OPAL
- PXF Lighting HK001.XX11.840.XXXX COMO IP65 LED 1275 29W 4000lm 840 OPAL
- PXF Lighting HK002.XX11.840.XXXX COMO IP65 LED 1575 47W 6655lm 840 OPAL
- PXF Lighting PX0906424 FINESTRA Q LED 4000K MW
- PXF Lighting Puma Oval
- AWEX AXNO_E_3W - 385lm
- AWEX LVNO_E_3W - 390lm
- AWEX LVNO_E_3W - 390lm
- PXF Lighting Wall Light LED 280mm 5W 4000K

- Oprawa ewakuacyjna Safe LED I 1W z modułem awaryjnym 1h jednostronna.
- Oprawa ewakuacyjna Safe LED I 1W z modułem awaryjnym 1h dwustronna.
- Oprawa ewakuacyjna Safe LED (+grzałka)

 SCENARIO Wacław Szarek ul. Wrocławska 72, 55-002 Kamieniec W. T: +48 501-427-515 E: studio@scenario.pl W: www.scenario.pl					
Investor	Towarzystwo Budownictwa Społecznego sp. z o.o. 67-200 Głogów ul. Piotra Skargi 8				
Obiekt	BUDYNEK MIESZKALNY WIELORODZINNY - 2-B (TBS 24) WRAZ Z INFRASTRUKTURĄ TOWARZYSZĄCĄ				
Adres	Głogów, Osiedle "Żarków" ul. Folwarczna, Witolda Pileckiego, jedn. ewid. Miasto Głogów, obr. Żarków, cz. dz. nr 696/7, 696/6				
Temat rysunku	Instalacje elektryczne - rzut II piętra				
Branża	Imię i nazwisko	Nr Uprawn.	Data	Podpis	
Elektryczna	Projektant	mgr inż. Janusz Hufyja	216/76/Wam	01.2024	
	Sprawdzający	mgr inż. Wierczyński Marcin	23/86/UW	01.2024	
Skala: 1:100		Projekt techniczny		Nr rys.: ER4	