


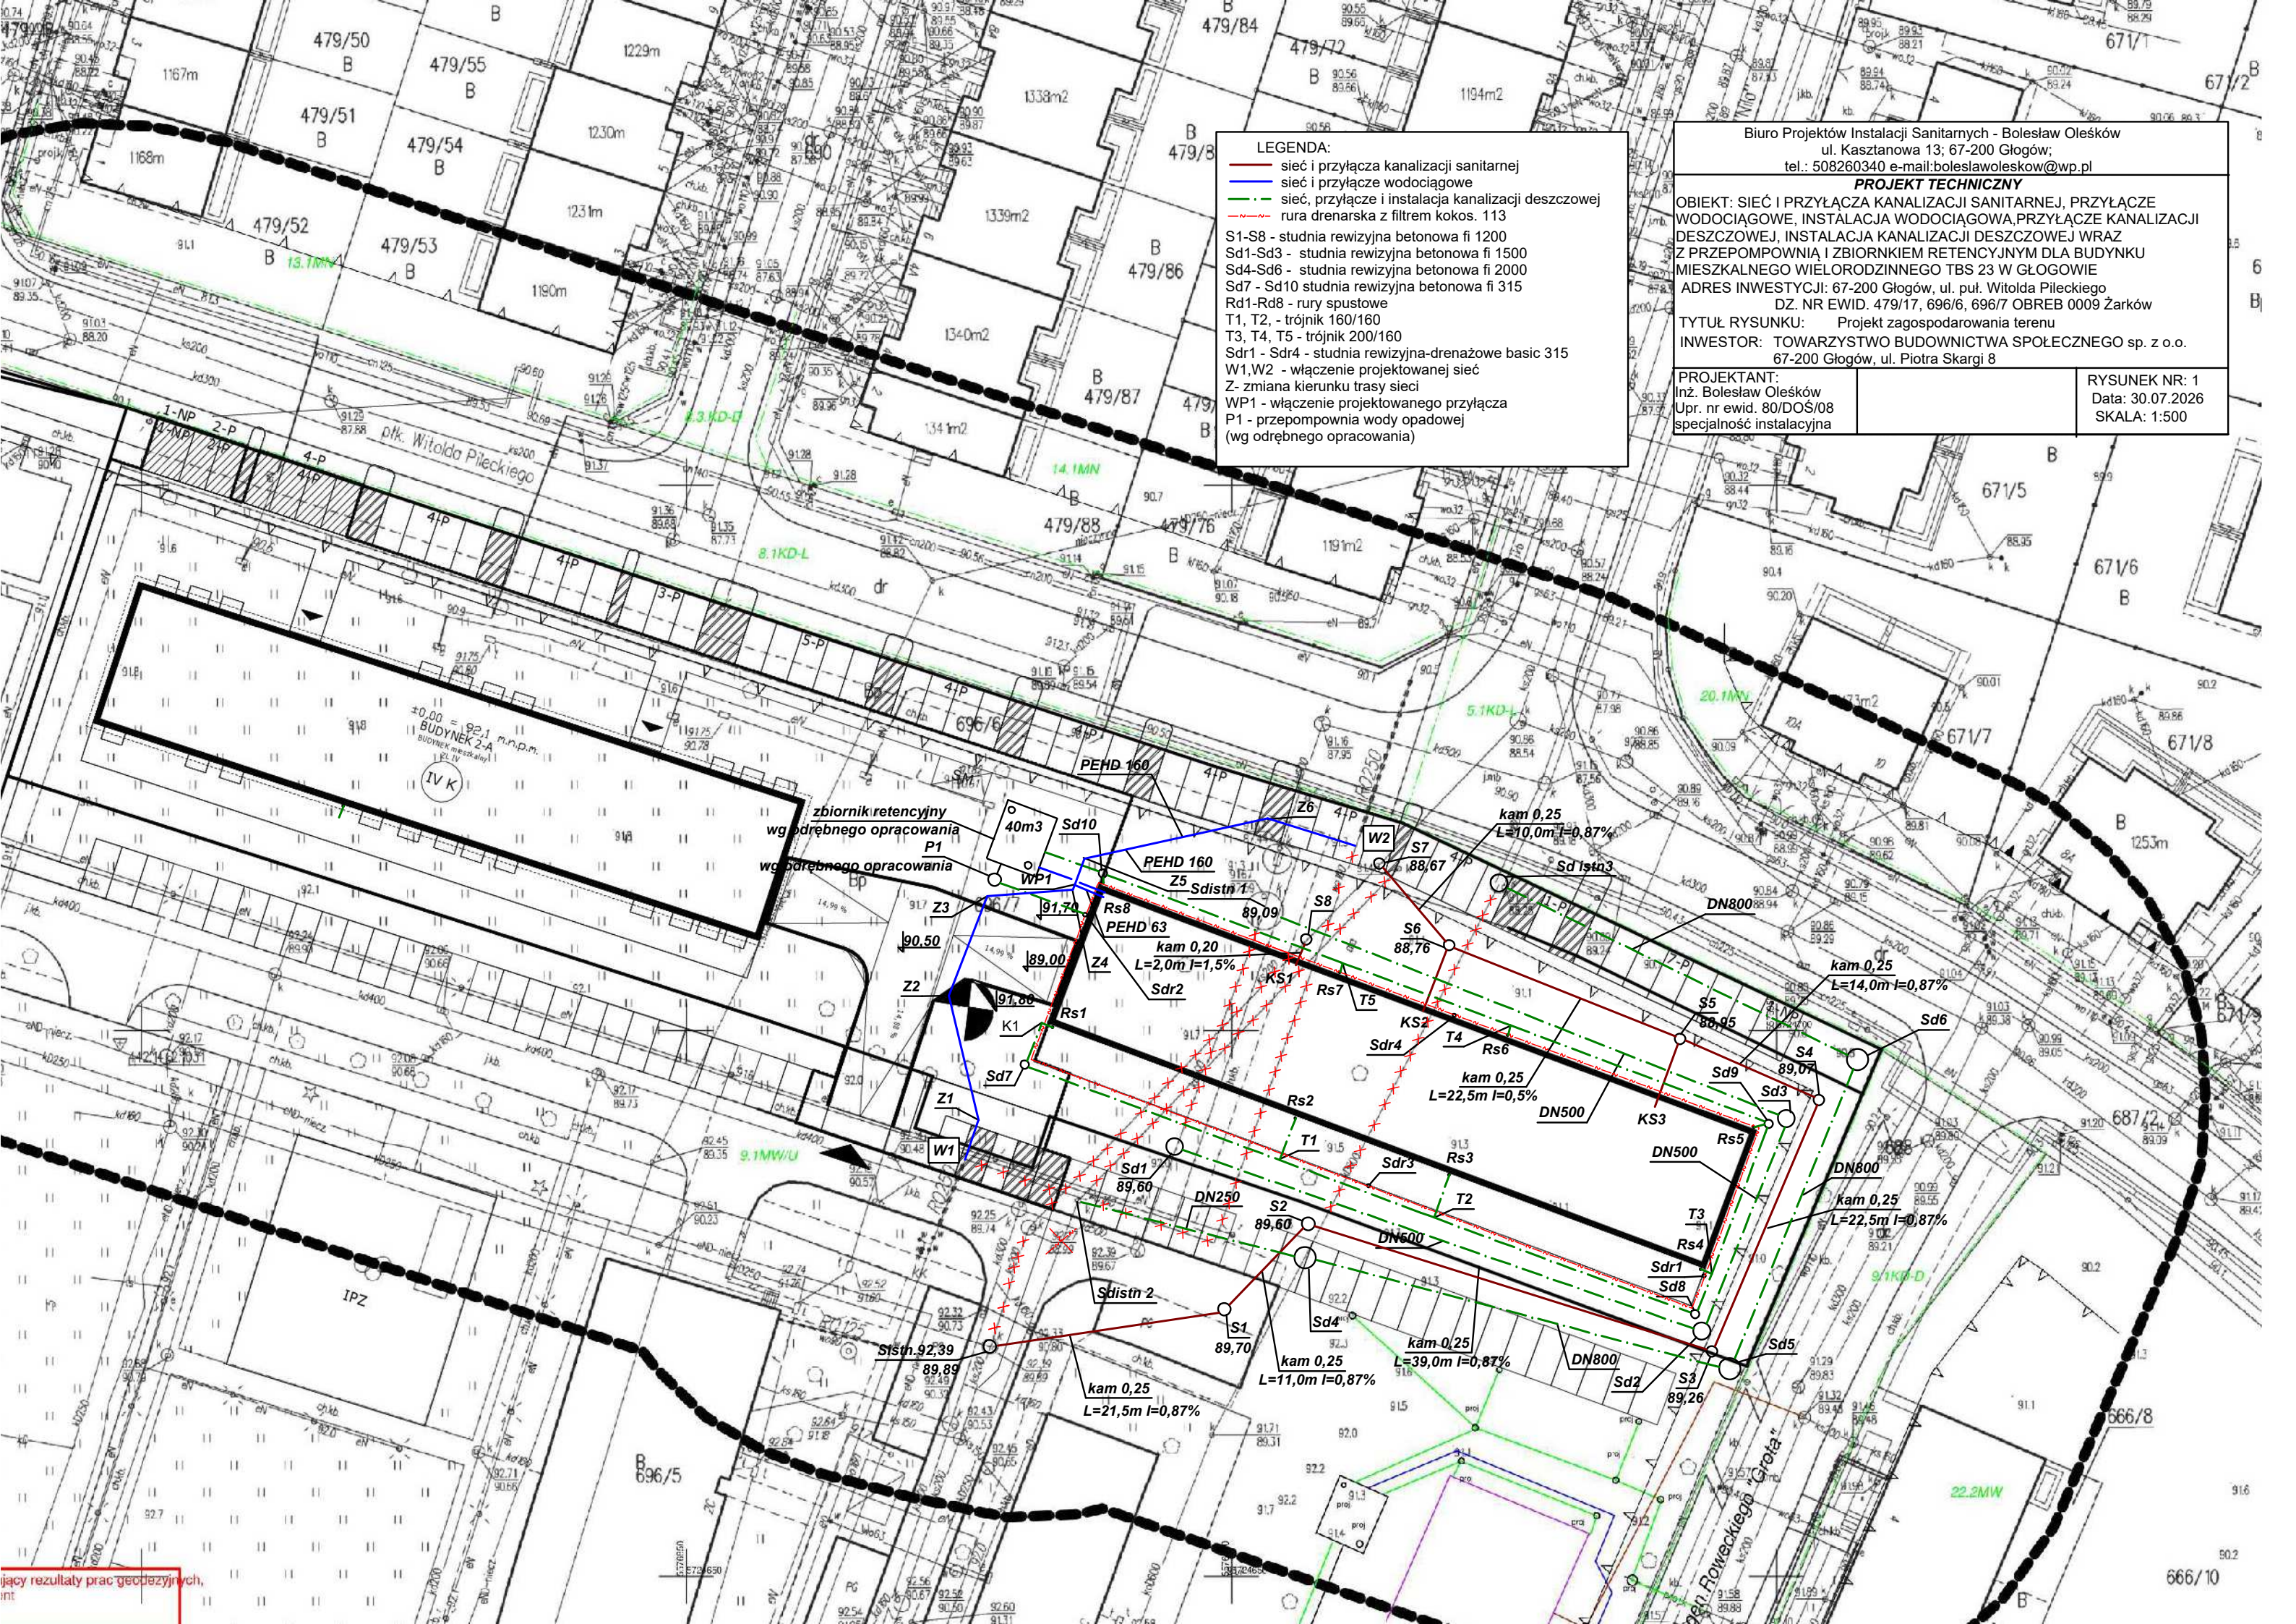

LEGENDA:

- sieć i przyłącza kanalizacji sanitarnej
- sieć i przyłącze wodociągowe
- sieć, przyłącze i instalacja kanalizacji deszczowej
- rura drenarska z filtrem kokos. 113

S1-S8 - studnia rewizyjna betonowa fi 1200
Sd1-Sd3 - studnia rewizyjna betonowa fi 1500
Sd4-Sd6 - studnia rewizyjna betonowa fi 2000
Sd7 - Sd10 studnia rewizyjna betonowa fi 315
Rd1-Rd8 - rury spustowe
T1, T2, - trójnik 160/160
T3, T4, T5 - trójnik 200/160
Sdr1 - Sdr4 - studnia rewizyjna-drenażowe basic 315
W1, W2 - włączenie projektowanej sieć
Z - zmiana kierunku trasy sieci
WP1 - włączenie projektowanego przyłącza
P1 - przepompownia wody opadowej (wg odrębnego opracowania)

Biuro Projektów Instalacji Sanitarnych - Bolesław Oleśków
ul. Kasztanowa 13; 67-200 Głogów;
tel.: 508260340 e-mail: boleslawoleskow@wp.pl

PROJEKT TECHNICZNY

OBIEKT: SIEĆ I PRZYŁĄCZA KANALIZACJI SANITARNEJ, PRZYŁĄCZE WODOCIĄGOWE, INSTALACJA WODOCIĄGOWA, PRZYŁĄCZE KANALIZACJI DESZCZOWEJ, INSTALACJA KANALIZACJI DESZCZOWEJ WRAZ Z PRZEPOMPOWNIĄ I ZBIORNIKIEM RETENCYJNYM DLA BUDYNKU MIESZKALNEGO WIELORODZINNEGO TBS 23 W GŁOGOWIE
ADRES INWESTYCJI: 67-200 Głogów, ul. puł. Witolda Pileckiego DZ. NR EWID. 479/17, 696/6, 696/7 OBREB 0009 Żarków

TYTUŁ RYSUNKU: Projekt zagospodarowania terenu
INWESTOR: TOWARZYSTWO BUDOWNICTWA SPOŁECZNEGO sp. z o.o. 67-200 Głogów, ul. Piotra Skargi 8

PROJEKTANT:
Inż. Bolesław Oleśków
Upr. nr ewid. 80/DOŚ/08
specjalność instalacyjna

RYSUNEK NR: 1
Data: 30.07.2026
SKALA: 1:500