


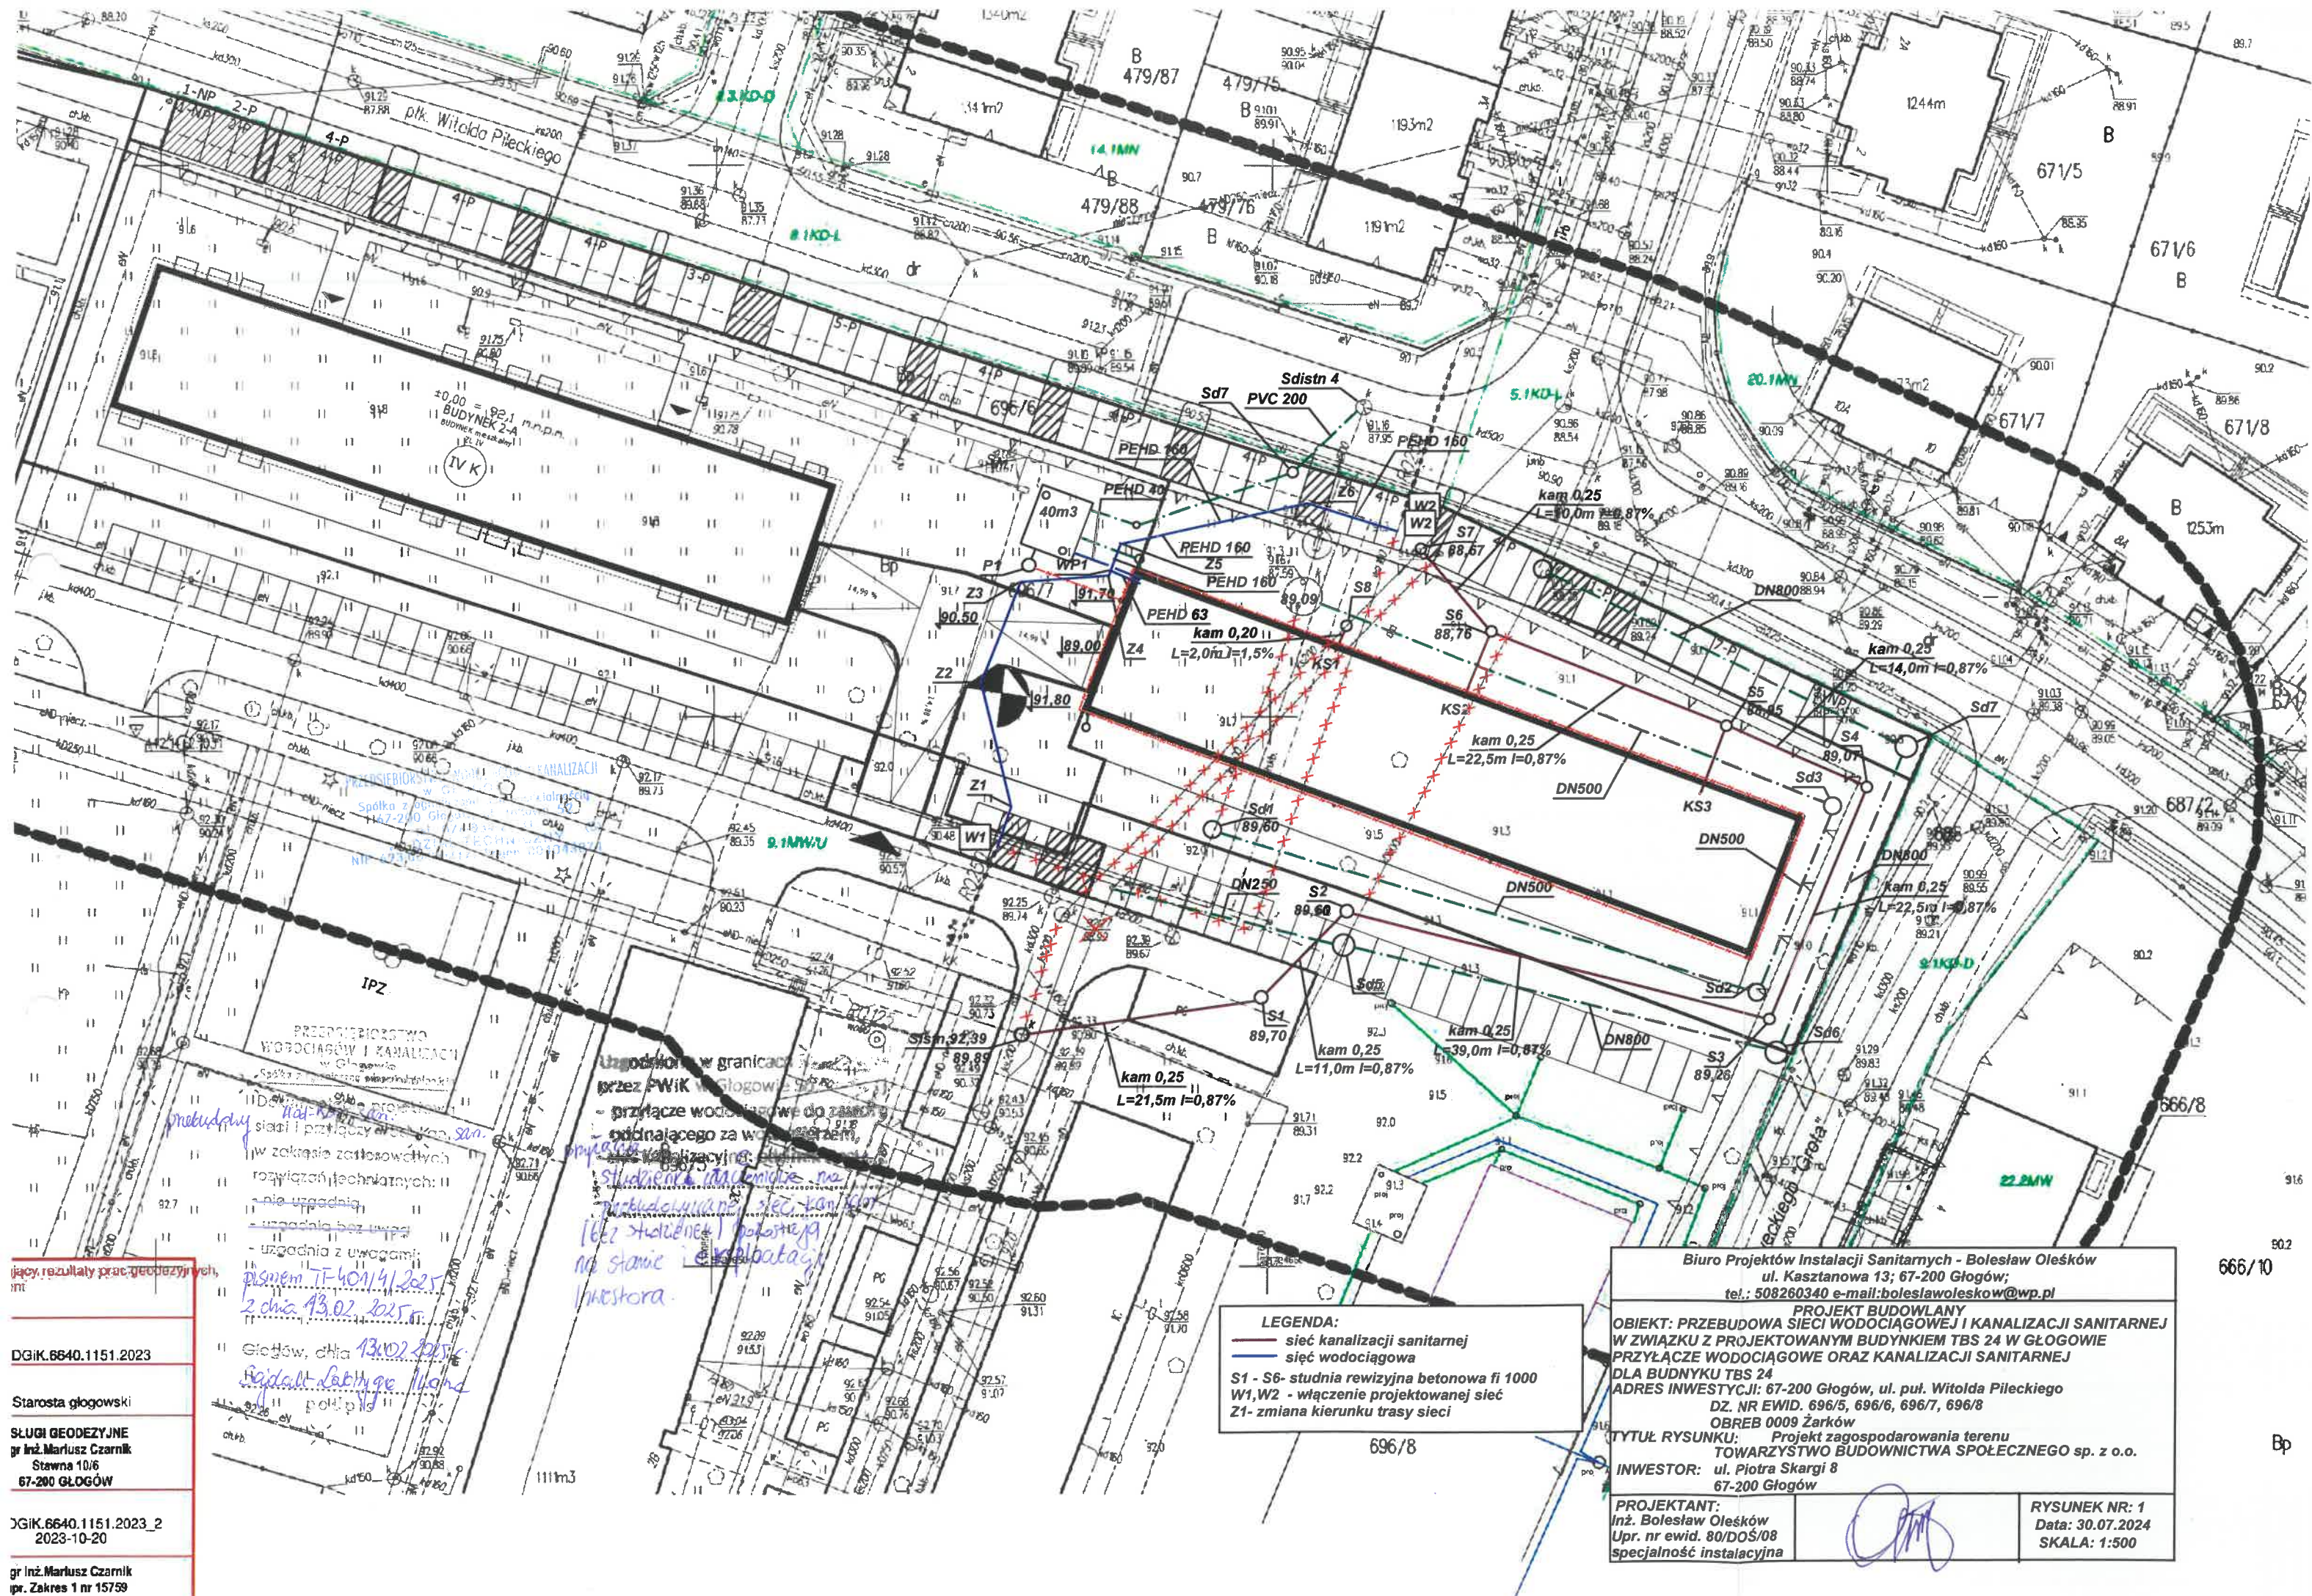

lacy, rezultaty prac geodezyjnych,
int

DGIK.6640.1151.2023

Starosta głogowski

SŁUŻB GEODEZYJNE
pr. Inż. Mariusz Czarnik
Stawna 10/6
67-200 GŁOGÓW

DGIK.6640.1151.2023_2
2023-10-20

pr. Inż. Mariusz Czarnik
pr. Zakres 1 nr 15759

Uzgodniono w granicach
przez PWiK w Głogowie
- przyłącze wodociągowe do zasilania
podłączającego za wodociąg
- kanalizacyjny: studnia
studzienka i studzienka na
studzienki i studzienki
na studnie i studzienki
Inwestora.

LEGENDA:
— sieć kanalizacji sanitarnej
— sieć wodociągowa
S1 - S6 - studnia rewizyjna betonowa fi 1000
W1, W2 - włączenie projektowanej sieci
Z1 - zmiana kierunku trasy sieci

Biuro Projektów Instalacji Sanitarnych - Bolesław Oleśków
ul. Kasztanowa 13; 67-200 Głogów;
tel.: 508260340 e-mail: boleslawoleskow@wp.pl

PROJEKT BUDOWLANY
OBIEKT: PRZEBUDOWA SIECI WODOCİĄGOWEJ I KANALIZACJI SANITARNEJ
W ZWIĄZKU Z PROJEKTOWANYM BUDYNKIEM TBS 24 W GŁOGOWIE
PRZYŁĄCZE WODOCİĄGOWE ORAZ KANALIZACJI SANITARNEJ
DLA BUDYNKU TBS 24
ADRES INWESTYCJI: 67-200 Głogów, ul. puł. Witolda Pileckiego
DZ. NR EWID. 696/5, 696/6, 696/7, 696/8
OBREB 0009 Żarków
TYTUŁ RYSUNKU: Projekt zagospodarowania terenu
TOWARZYSTWO BUDOWNICTWA SPOŁECZNEGO sp. z o.o.
ul. Piotra Skargi 8
67-200 Głogów

INWESTOR:
ul. Piotra Skargi 8
67-200 Głogów

PROJEKTANT:
Inż. Bolesław Oleśków
Upr. nr ewid. 80/DOŚ/08
specjalność instalacyjna

RYSunEK NR: 1
Data: 30.07.2024
SKALA: 1:500