


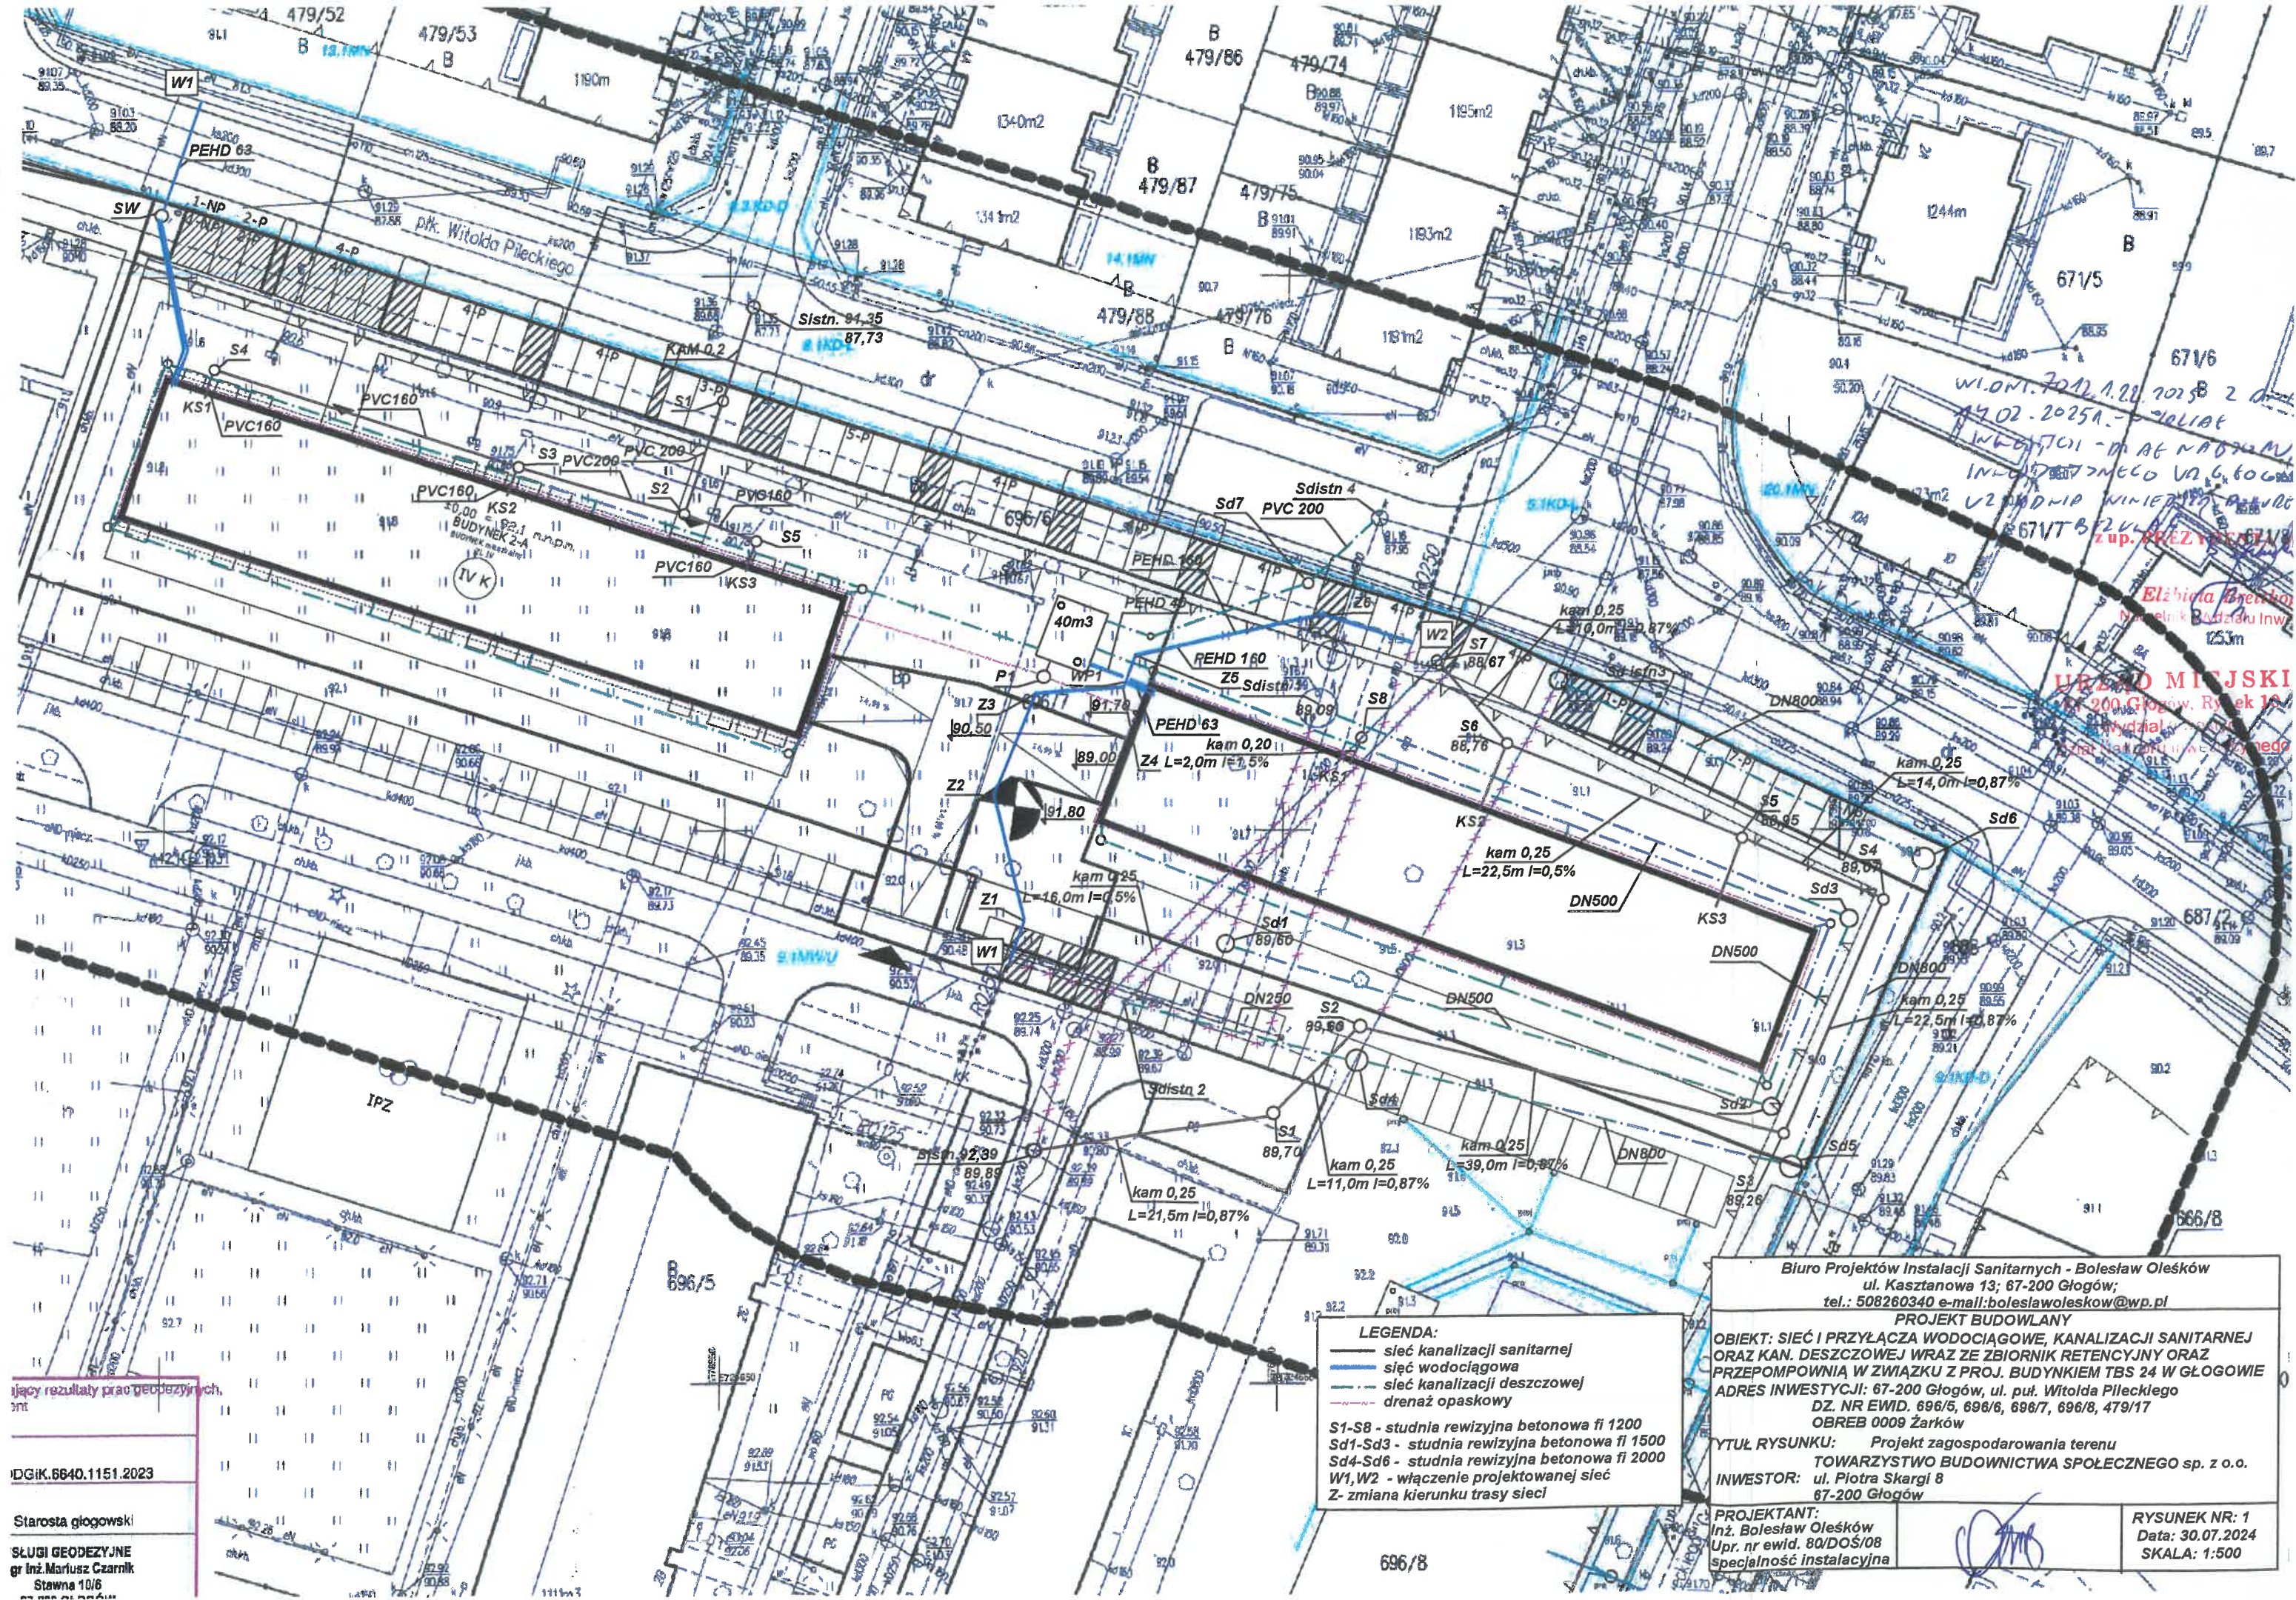

Wzrosty i wyniki prac geodezyjnych,
30.07.2024

DGiK.6640.1151.2023

Starosta głogowski

SŁUGI GEODEZYJNE
gr Inż. Mariusz Czarnik
Stawna 10/6
64-600 Głogów

LEGENDA:

- sieć kanalizacji sanitarnej
- sieć wodociągowa
- - - sieć kanalizacji deszczowej
- - - drenaż opaskowy

S1-S8 - studnia rewizyjna betonowa ϕ 1200
Sd1-Sd3 - studnia rewizyjna betonowa ϕ 1500
Sd4-Sd6 - studnia rewizyjna betonowa ϕ 2000
W1, W2 - włączenie projektowanej sieci
Z - zmiana kierunku trasy sieci

Biuro Projektów Instalacji Sanitarnych - Bolesław Oleśków
ul. Kasztanowa 13; 67-200 Głogów;
tel.: 508260340 e-mail: boleslawoleskow@wp.pl

PROJEKT BUDOWLANY

OBIĘKT: SIEĆ I PRZYŁĄCZA WODOCIĄGOWE, KANALIZACJI SANITARNEJ
ORAZ KAN. DESZCZOWEJ WRAZ ZE ZBIORNIK RETENCYJNY ORAZ
PRZEPOMPOWNIĄ W ZWIĄZKU Z PROJ. BUDYNKIEM TBS 24 W GŁOGOWIE
ADRES INWESTYCJI: 67-200 Głogów, ul. puł. Witolda Piłckiego
DZ. NR EWID. 696/5, 696/6, 696/7, 696/8, 479/17
OBREB 0009 Żarków

YTUŁ RYSUNKU: Projekt zagospodarowania terenu
TOWARZYSTWO BUDOWNICTWA SPOŁECZNEGO sp. z o.o.
INWESTOR: ul. Piotra Skargi 8
67-200 Głogów

PROJEKTANT:
Inż. Bolesław Oleśków
Up. nr ewid. 80/DOŚ/08
Specjalność instalacyjna

RYSUNEK NR: 1
Data: 30.07.2024
SKALA: 1:500