


STAROSTA POWIATU BIAŁOSTOCKIEGO
Dokumentacja numer: GKNIV.6630.1022.2023
była przedmiotem narady koordynacyjnej przeprowadzonej
za pomocą środków komunikacji elektronicznej
BIAŁYSTOK,

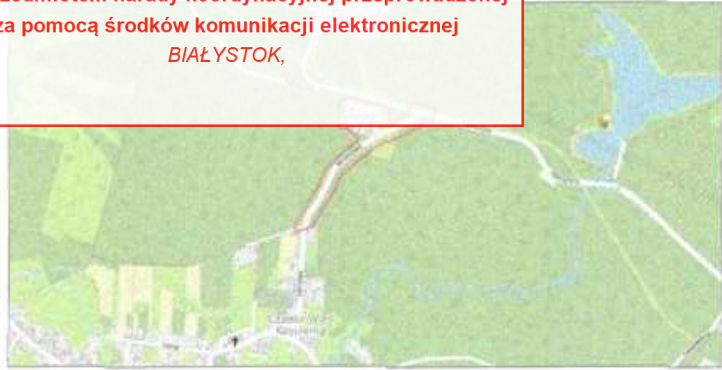

ZA ZGODNOŚĆ Z ORYGINAŁEM MAPY DO CELÓW PROJEKTOWYCH

MAPA DO CELÓW PROJEKTOWYCH Skala 1:500


Identyfikator zgłoszenia prac geodezyjnych	GKNIV.6642.1.1469.2023
Nr roboty wykonawcy	58/2023
Nazwa gminy	Czarna Białostocka
Obręb ewidencyjny	identyfikator 200202_4.0044 nazwa Czarna Białostocka
Określenie obszaru, który był przedmiotem aktualizacji	-----
Układ współrzędnych płaskich	PL-2000 (8)
Układ wysokości	PL-EVRF2007-NH
Arkusz mapy zasadniczej	8.197.14.09.1; .2; .3
Nazwa wykonawcy prac geodezyjnych	USŁUGI GEODEZYJNO-KARTOGRAFICZNE GEO-CAD MARCIN CHOCHA ul. Towarowa 28/27 15-007 Białystok tel. 0662958651; email: geocad@piasta.pl www.geocad.piasta.pl
Kierownik prac geodezyjnych; osoba która opracowała mapę	Marcin Chocha uprawnienia zawodowe nr 49288
Data opracowania mapy	5 kwietnia 2023 r.

Wykaz punktów osnowy geodezyjnej w obszarze opracowania:
819714-10230,
819714-10240,
819714-10250,
819714-10250.

LEGENDA:

Elementy nie podlegające ujawnieniu
w bazach EGiB, BDOT500, GESUT

Identyfikator zgłoszenia prac geodezyjnych	GKNIV.6642.1.1469.2023
Organ służby geodezyjnej, który otrzymał zgłoszenie	Starosta Powiatu Białostockiego
Wykonawca prac geodezyjnych	USŁUGI GEODEZYJNO-KARTOGRAFICZNE GEO-CAD MARCIN CHOCHA
Nr oraz data sporządzenia dokumentu zawierającego wynik pozytywnej weryfikacji	Protokół weryfikacji nr: GKNIV.6642.1.1469.2023.1 z dnia 14.04.2023
Imię i nazwisko oraz nr uprawnień zawodowych kierownika prac	Marcin Chocha Nr uprawnień 19288

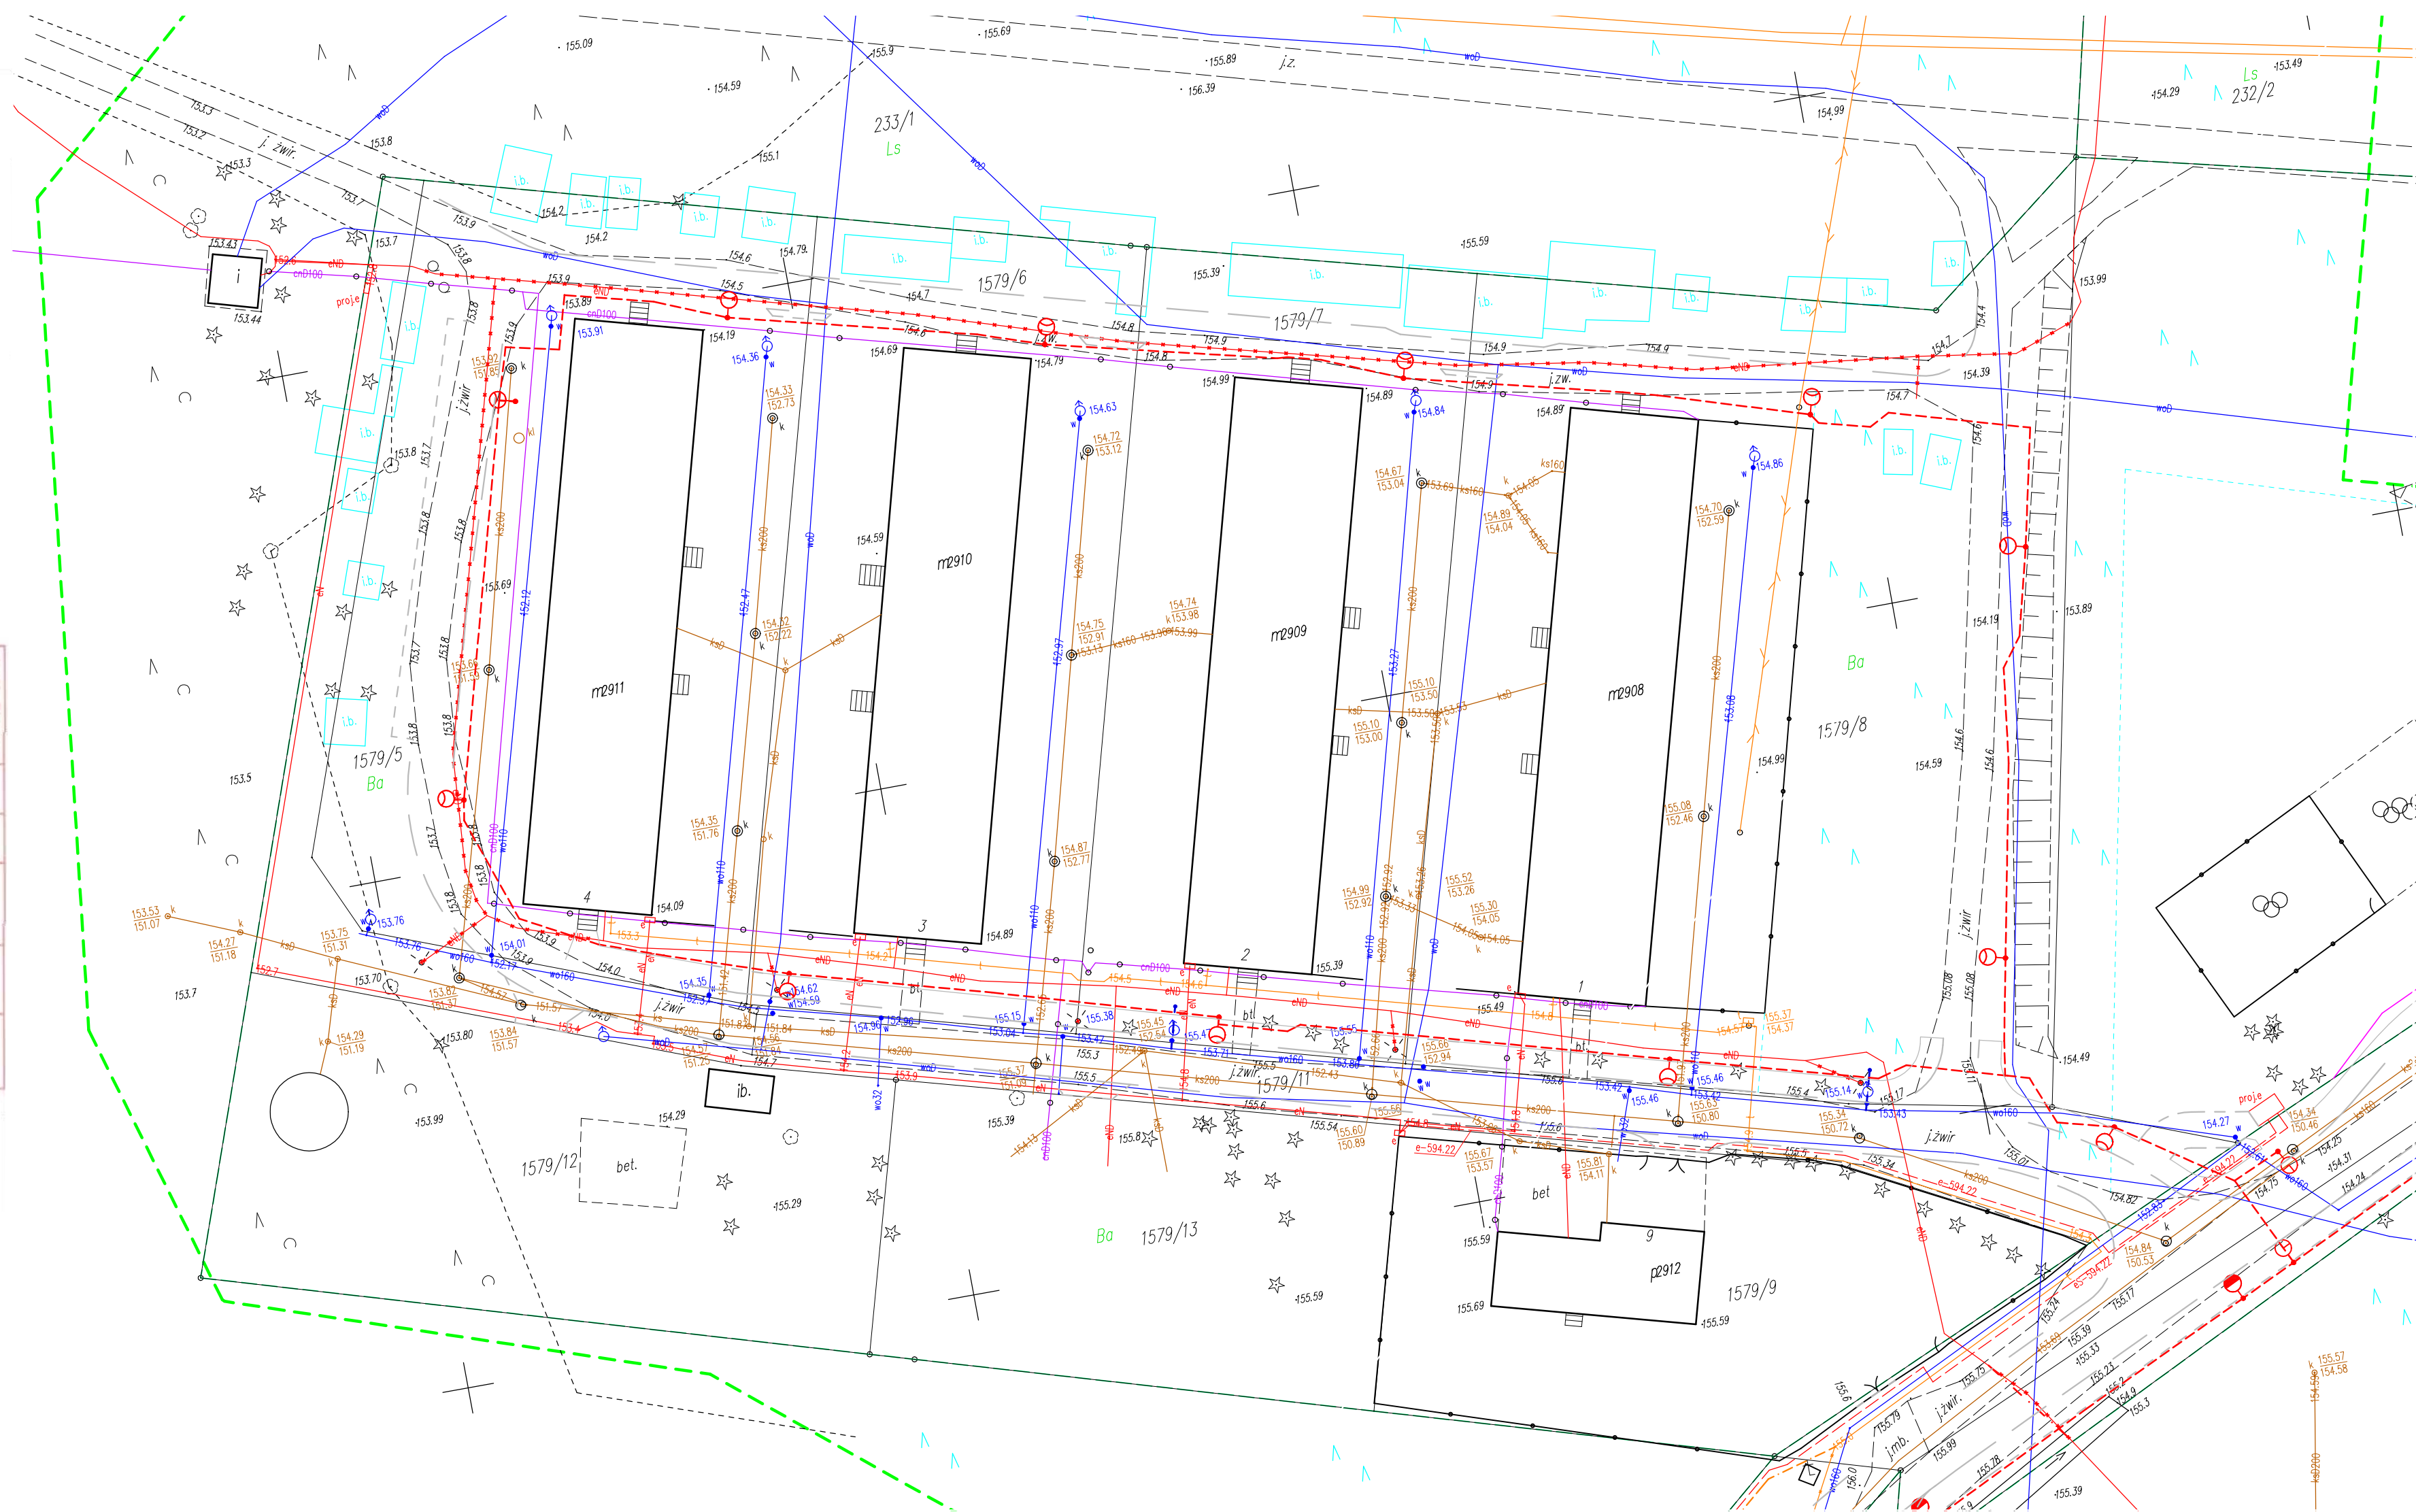

LEGENDA

DROGI WG ODRĘBNEGO OPRACOWANIA

----- PROJEKTOWANY KRAWĘŻNIK

UZBROJENIE ISTNIEJĄCE

- ISTN. SIĘĆ ELEKTROENERGETYCZNA
- ISTN. SIĘĆ WODOCIĄGOWA
- ISTN. SIĘĆ TELEKOMUNIKACYJNA
- ISTN. KANAŁ SANITARNY
- ISTN. KANAŁ CIEPŁOWNICZY
- ISTN. LINIA NAPIOWIETRZNA ELEKTRYCZNA NN
- ISTN. LINIA NAPIOWIETRZNA TELEFONICZNA

UZBROJENIE PROJEKTOWANE

- PROJ. KABLOWA SIĘĆ OŚWIETLENIA ULICZNEGO
- PROJ. SŁUP OŚWIETLENIOWY WRAZ Z OPRAWĄ
- PROJ. PRZYKANALIK SIECI KANALIZACJI DESZCZOWEJ D200
- PROJ. WPUST KANALIZACJI DESZCZOWEJ
- PROJ. HYDRANTY P.POŻ.
- PROJ. SIĘĆ TELEKOMUNIKACYJNA KABA
- PROJ. SIĘĆ ENERGETYCZNA nN

UZBROJENIE ISTNIEJĄCE DO DEMONTAŻU

- ISTN. SIĘĆ ENERGETYCZNA
- ISTN. SIĘĆ TELEKOMUNIKACYJNA

INNE

- PROJ. GRANICA PASA DROGOWEGO

PROLUS PRACOWNIA PROJEKTOWA	PROJEKTOWANIE DRÓG I UZBROJENIA TERENU		
	email: prolus@o2.pl	tel.: 85 722 25 19	
OBIEKT: ROZBUDOWA ULICY WRZOSOWEJ ORAZ PRZEBUDOWA DROGI NA OSIEDLU MIASTECZKO NR2 W CZARNEJ BIAŁOSTOCKIEJ			
STADIUM: PROJEKT BUDOWLANY			
NAZWA RYS.: PLAN USYTUOWANIA SIECI UZBROJENIA TERENU - ARKUSZ 2 z 2			
ZESPÓŁ AUTORSKI			
PROJEKTANT: MGR INŻ. PIOTR ŁUSZYŃSKI			
NR UPRAWNIENI: BL 138/02			