


Rozdzielnica RH hali

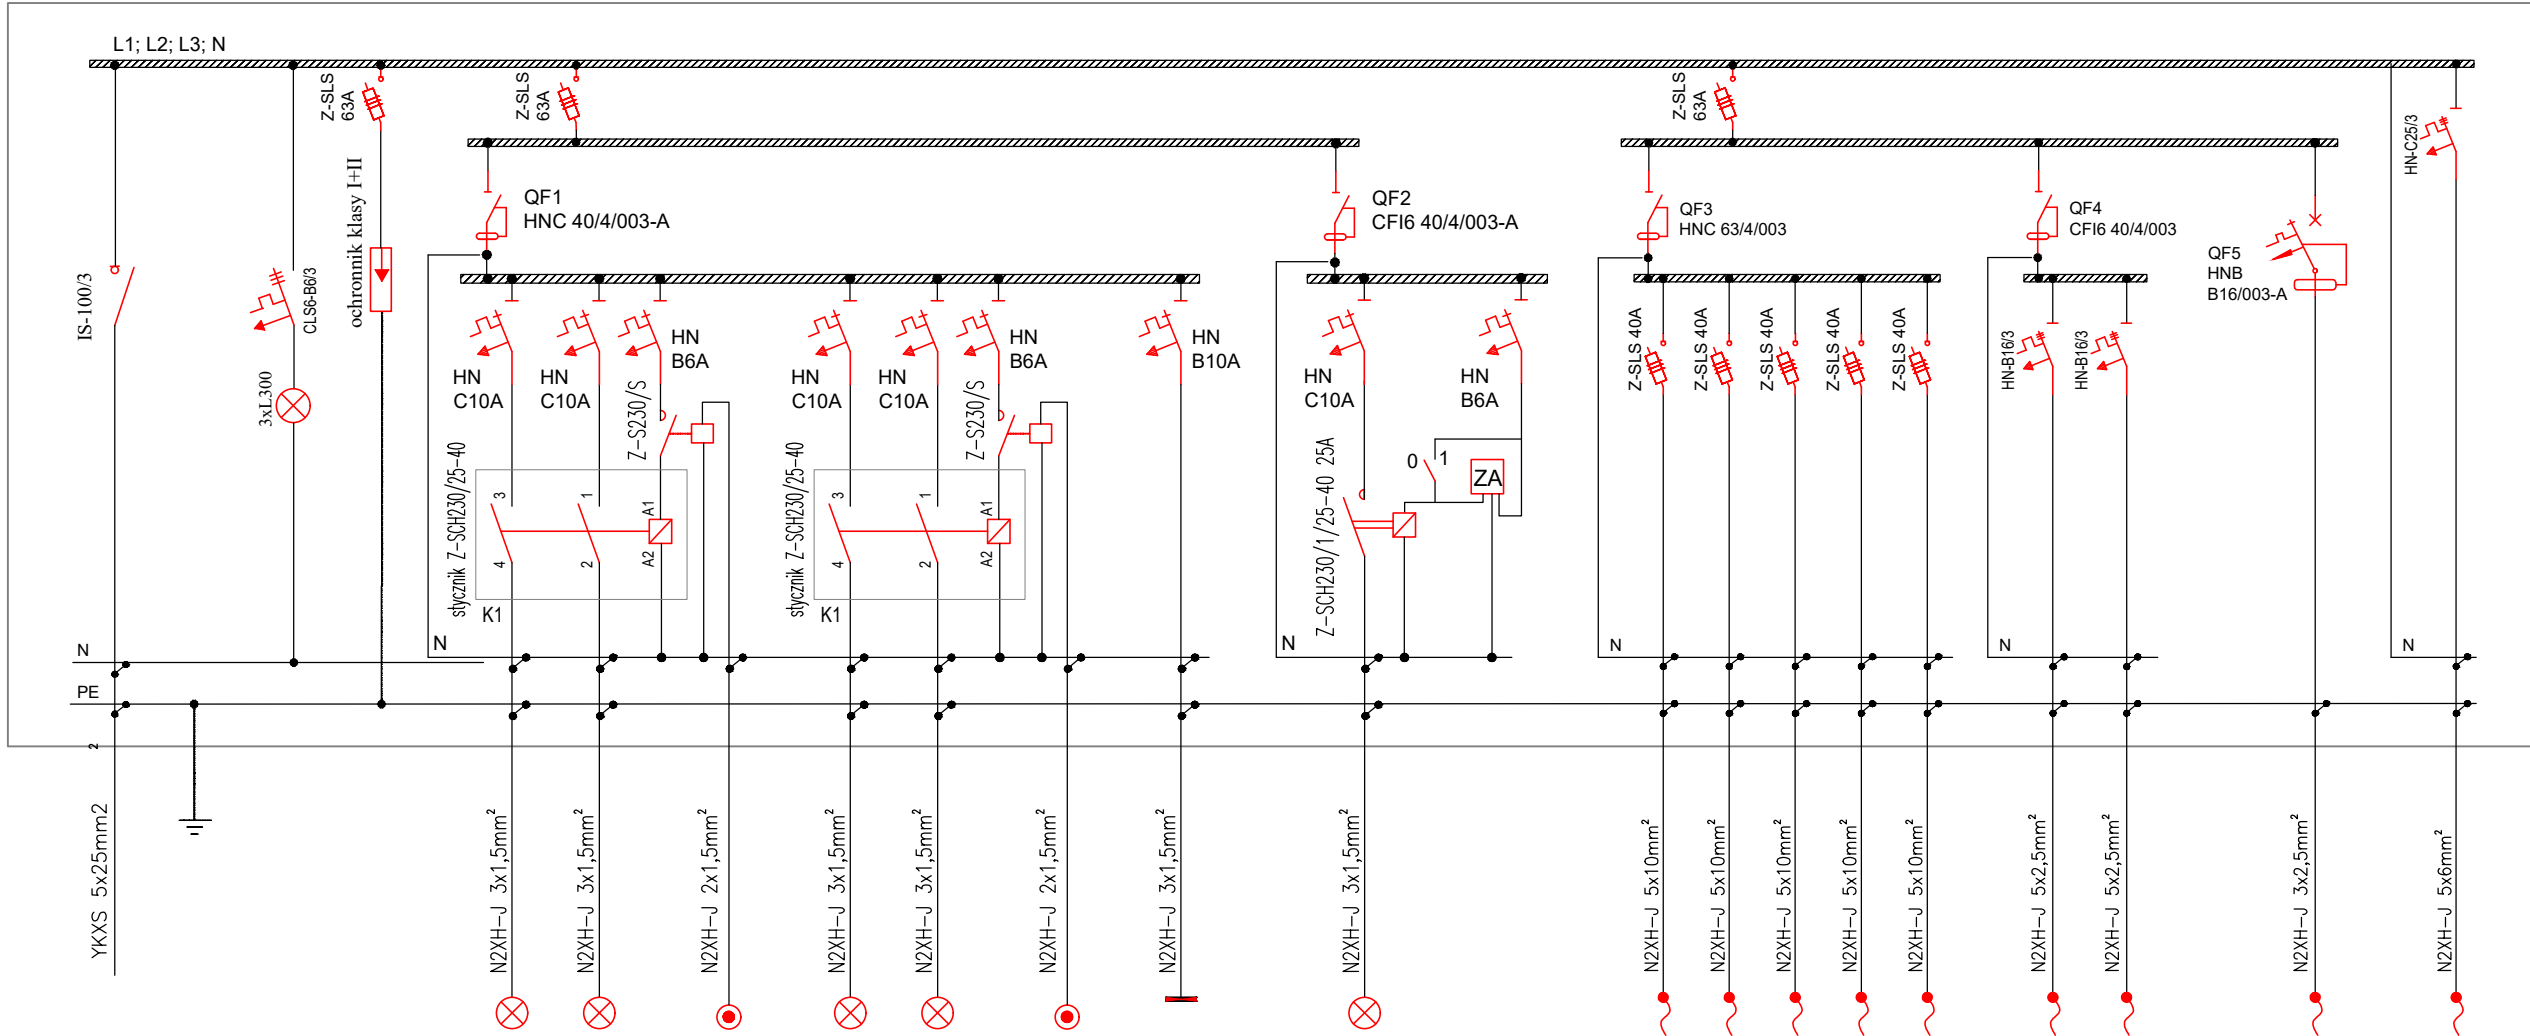

BILANS MOCY DLA RH			
OPIS	Pi	Kz	Pz
	[kW]	-	[kW]
OŚWIETLENIE	1.10	0,9	0.99
PCE, ZBE	22.40	0,5	11.20
TECHNOLOGIA	5.50	1	5.50
RAZEM	29.00		17.69
Pi - moc zainstalowana Kz - współczynnik zapotrzebowania Pz - moc szczytowa czynna			

UWAGI

- UKŁAD SIECIOWY: TN-S
- OCHRONA OD PORAŻEŃ
SZYBKIE SAMOCZYNNE WYŁĄCZANIE
- W ROZDZIELNICACH ZACHOWAĆ 20% REZERWY MIEJSCA.
- RYSunEK NALEŻY ROZPATRYWAĆ ŁĄCZNIE Z INNYMI DOKUMENTAMI M.IN.: RYSUNKAMI, OPISEM TECHNICZNYM.

Nr obwodu					F1.1	F1.2	P1	F1.3	F1.4	P2	F1.5	F2.1	F2.2	F3.1	F3.2	F3.3	F3.4	F3.5	F4.1	F4.2	F5	F6
Nazwa urządzenia	zasilanie z istn. rozd. z budynku	uziemiaenie	kontrola napięcia	ochrona przepięciowa	oświetlenie hali rzqd 1	oświetlenie hali rzqd 2	włqcznik	oświetlenie hali rzqd 3	oświetlenie hali rzqd 4	włqcznik	oświetlenie AW i EW	oświetlenie zewnętrzne	zegar ster.	zasilanie rozd. PCE					zasilanie bram ZBE		zasilanie szafy SK	zasilanie rozd. RK – kontener
Pi [kW]					0,25	0,25	–	0,25	0,25	–	0,05	0,10	–	4,00	4,00	4,00	4,00	4,00	1,20	1,20	1.50	4.00

ENTAL INSTALACJE Sp. z o.o.	ENTAL Instalacje Spółka z ograniczoną odpowiedzialnością FILIA: UL. 1 Maja 40 47-400 RACIBÓRZ SIEDZIBA: UL. WidoKowa 1 48-120 BĄBORÓW NIP 7481594062 REGON 528704703 KRS 0001107276
---------------------------------------	--

Lokalizacja: Jednostka ew.: 241103_5 Krzanowice Obręb: 003 Krzanowice dz. nr 1343
Inwestor: Gmina Krzanowice ul. Morawska 5, Krzanowice 47-470
Tytuł opracowania: PROJEKT BUDOWY HALI MAGAZYNOWEJ WRAZ Z INFRASTRUKTURĄ TOWARZYSZĄCĄ

Rysunek: SCHEMAT IDEOWY ROZDZIELNICY RH			
opracowała: mgr inż. arch. Justyna Rowińska-Guźda		Branża: ELEKTRYCZNA	
zespół projektowy			
projektant:		nr upr.	data
projektowała: mgr inż. Piotr Robota		Nr upr.: OPL/2611/PWBE/25	20.07.2026
sprawdził: inż. Andrzej Zwoźniak		Nr upr.: 267/87/Op	20.07.2026
data opr: 20 LIPIEC 2026		skala: 1:100	Numer rysunku: E-04
			Str:
Wszelkie prawa zastrzeżone. Nieautoryzowane rozpowszechnianie całości lub fragmentu niniejszego projektu w jakiegokolwiek postaci jest zabronione			