


OŚWIADCZENIE O OZYSKANIU POZYTYWNEGO WYNIKU WERYFIKACJI		
Identyfikator zgłoszenia pracy geodezyjnej	GK.6640.346.2026	
Nazwa Organu Służby Geodezyjnej i Kartograficznej	STAROSTA GRÓJECKI	
Numer i data dokumentu potwierdzającego wynik pozytywnej weryfikacji	Numer	Data
	GK.6640.346.2026_1	31.03.2026
Wykonawca prac geodezyjnych	Pracownia Geodezyjna GEOLEX Sp. z o.o. ul. Remiesianicza 26, 26-800 Białoborze NIP 729-147-65-16, KRS 0000721-856-655	
Kierownik prac geodezyjnych	Tadeusz Kacprzak uprawnienia nr 1688 (zakres 1, 2)	
Oświadczam, że dokumentacja geodezyjna w ramach, której powstały niniejszy dokument, uzyskała pozytywny wynik weryfikacji. Oświadczanie jest równoważne ujawnieniu danych dokumentów operacyjnych na podstawie wykonanych prac geodezyjnych przez Organ Służby Geodezyjnej i Kartograficznej. Jestem świadomy odpowiedzialności karnej za składanie fałszywych oświadczeń		
Podpis wykonawcy prac geodezyjnych składającego oświadczenie	Pracownia Geodezyjna GEOLEX Sp. z o.o. Geodeta Jarosław Chydzinski 26-806 Białoborze, ul. Remiesianicza 26 26-806 Białoborze, ul. Remiesianicza 26	
Miejsowość i data		

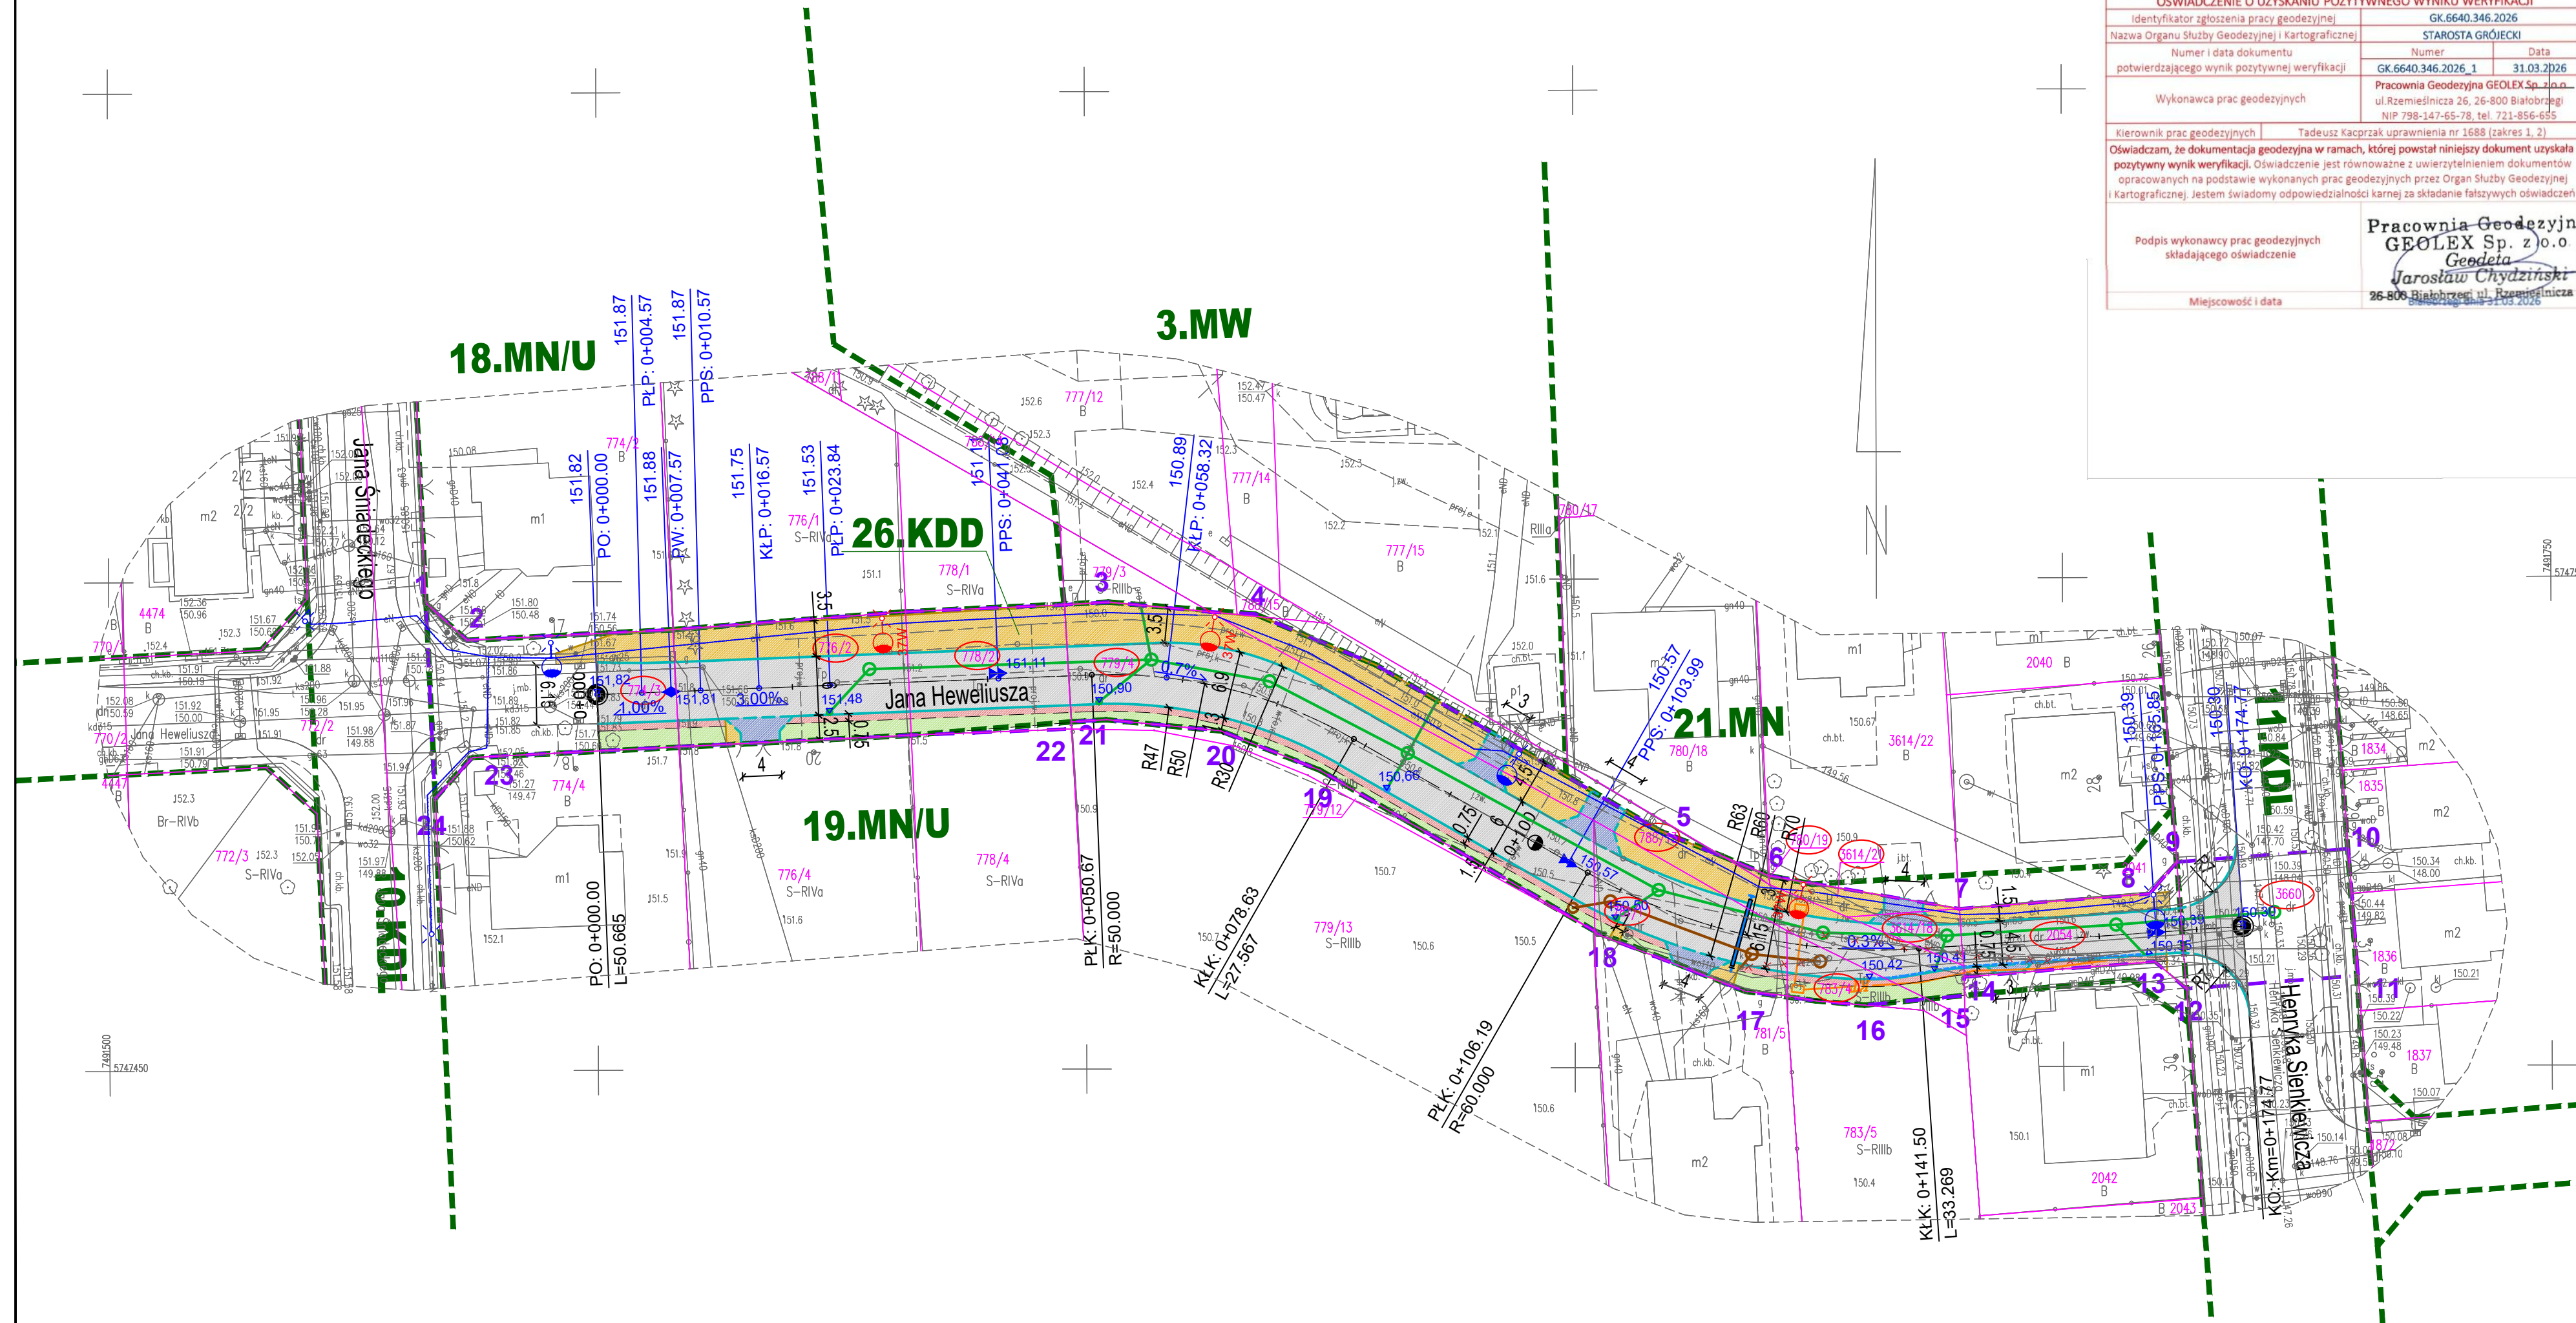

MAPA DO CELÓW PROJEKTOWYCH		skala 1 : 500	
Położenie obszaru opracowania (obiekt)		Grójec ul. Heweliusza	
Identyfikator obrębu ewidencyjnego i nazwa		działka w obszarze aktualizacji 140605 4.0001 Grójec	
Nazwa Gminy		Grójec	
Oznaczenie układu współrzędnych		PL-2000 PL-EVRF2007-NH	
Identyfikator zgłoszenia pracy geodezyjnej		GK.6640.346.2026	
Data pomiaru		20-02-2026	

Okreslenie obszaru aktualizacji			
Informacja o punktach granicznych działek w obszarze aktualizacji pozyskanych z zasobu EGIS Starostwa Powiatowego: W zasobie występują zarówno punkty, które spełniają i nie spełniają kryterium dokładności szczegółów i grupy dokładnościowej (0,00 m - 0,10 m).			
Według danych EGIS część punktów granicznych jest oznaczona na gruncie znakami granicznymi - punkty te posiadają odpowiednie oznaczenie na mapie.			
Nie wyklucza się istnienia w terenie urządzeń podziemnych, dla których brak było informacji branżowych, i nie zostały odnaleziona. Mapę wskazane w terenie w czasie inwentaryzacji geodezyjnej, a także przy sporządzaniu niniejszej mapy.			
Mapę opracował		Łukasz Sulecki	
Wykonawca prac geodezyjnych		GEODETAKAPRZYK	
Pracownia Geodezyjna GEOLEX Sp. z o.o. ul. Rzemieślnicza 26, 26-800 Białobrzegi tel. 721-856-655 biuro@geoalex.eu www.geoalex.eu		Tadeusz Kaprzyk	
		ul. Rzemieślnicza 35 26-800 Białobrzegi tel. 721 856 655 biuro@geoalex.eu nr uprawnień 1688 (zakres 1, 2)	
NIP: 749-167-45-78 REGON: 146306591		Białobrzegi dnia 20-02-2026	
Miejscowość i data opracowania mapy			



LEGENDA

1-24 GRANICA OPRACOWANIA

178/2 NUMERY DZIAŁEK EWIDENCYJNYCH OBJĘTYCH ZAKRESEM OPRACOWANIA

 LINIE ROZGRANICZAJĄCE WG MPZP

 GRANICE DZIAŁEK EWIDENCYJNYCH

 PROJ. KRAWĘŻNIKI 15X23CM ZATOPIONE

 PROJ. KRAWĘŻNIKI 15X30CM WYSTAJĄCE

 PROJ. OBRZEŻA TRAWNIKOWE

 PROJ. JEZDNIA

 PROJ. DROGI DL. PIESZYCH

 PROJ. ZJAZDY

 PROJ. POBOCZE

 PROJ. ZIELEŃ

 PROJ. ODWODNIENIE LINIOWE

 PROJ. KANAŁ TECHNOLOGICZNY

 PROJEKTOWANA SIĘĆ KANALIZACJI DESZCZOWEJ

 PROJEKTOWANA STUDNIA BETONOWA NA KAN. DESZCZOWEJ DN1200,

 PROJEKTOWANY WPUST DESZCZOWY DN500

 PROJEKTOWANA SIĘĆ KANALIZACJI SANITARNEJ

 PROJEKTOWANA STUDNIA BETONOWA NA SANITARNEJ DN1200.

 PROJEKTOWANA STUDNIA BETONOWA NA SANITARNEJ DN1000.

 PROJEKTOWANA SIĘĆ WODOCIĄGOWA

 ISTNIEJĄCE UZBROJENIE DO UNIECZYNNIENIA

   	PROJ. KABLOWA SIEĆ ELEKTROENERGETYCZNA nN-0,4 KV PROJ. OPRAWA OŚWIELENIOWA Z OPTYKĄ CENTRALNĄ PROJ. SŁUP OŚWIELENIOWY ISTN. KABLOWA SIEĆ ELEKTROENERGETYCZNA nN-0,4 KV OŚWIELENIENIA ULICZNEGO PROJ. OPRAWA OŚWIELENIOWA ISTN. SŁUP OŚWIELENIOWY
 BIURO INŻYNIERSKIE <i>Łukasz Wydański</i> ul. Truskawkowa 5, Szczesna, 05-600 Grójec tel. 512 425 611, email: biuroinzynierskie@op.pl www.bilw.pl	
NAZWA OBIEKTU BUDOWLANEGO	
BUDOWA DROGI GMINNEJ - ULICY HEWELIUSZA W GRÓJC	
INWESTOR	
Burmistrz Gminy i Miasta Grójec ul. Józefa Piłsudskiego 47, 05-600 Grójec	
BRANŻA	TYTUŁ PROJEKTU
TOP I - PZT	Projekt budowlany
PROJEKTANT/ BRANŻY DROGOWEJ mgr inż. Łukasz Widalski	NUMER UPRAWNIENIA MAZ/0143/POOD/12 w specjal. drogowej
PODPIS	PODPIS
SPRZAWIAJĄCY BRANŻY DROGOWEJ mgr inż. Michał Bodych	NUMER UPRAWNIENIA MAZ/0393/POOD/11 w specjal. drogowej
PODPIS	PODPIS
PROJEKTANT/ BRANŻY KANALIZACJI mgr inż. Michał Szewczyk	NUMER UPRAWNIENIA MAZ/0502/PWBS/22 w specjal. instalacyjnej
PODPIS	PODPIS
SPRZAWIAJĄCY BRANŻY KANALIZACJI mgr inż. Jakub Winnicki	NUMER UPRAWNIENIA MAZ/0598/PBS/17 w specjal. instalacyjnej
PODPIS	PODPIS
PROJEKTANT/ BRANŻY TELETECH./OŚWIELENIOWA mgr inż. Łukasz Matulka	NUMER UPRAWNIENIA MAZ/0757/PWBE/23 w specjal. elektrycznej
PODPIS	PODPIS
TYTUŁ RYSUNKU	
Projekt zagospodarowania terenu	
DATA 06.2025	SKALA 1:500
AKRUSZ 1/1	NUMER RYSUNKU 12