



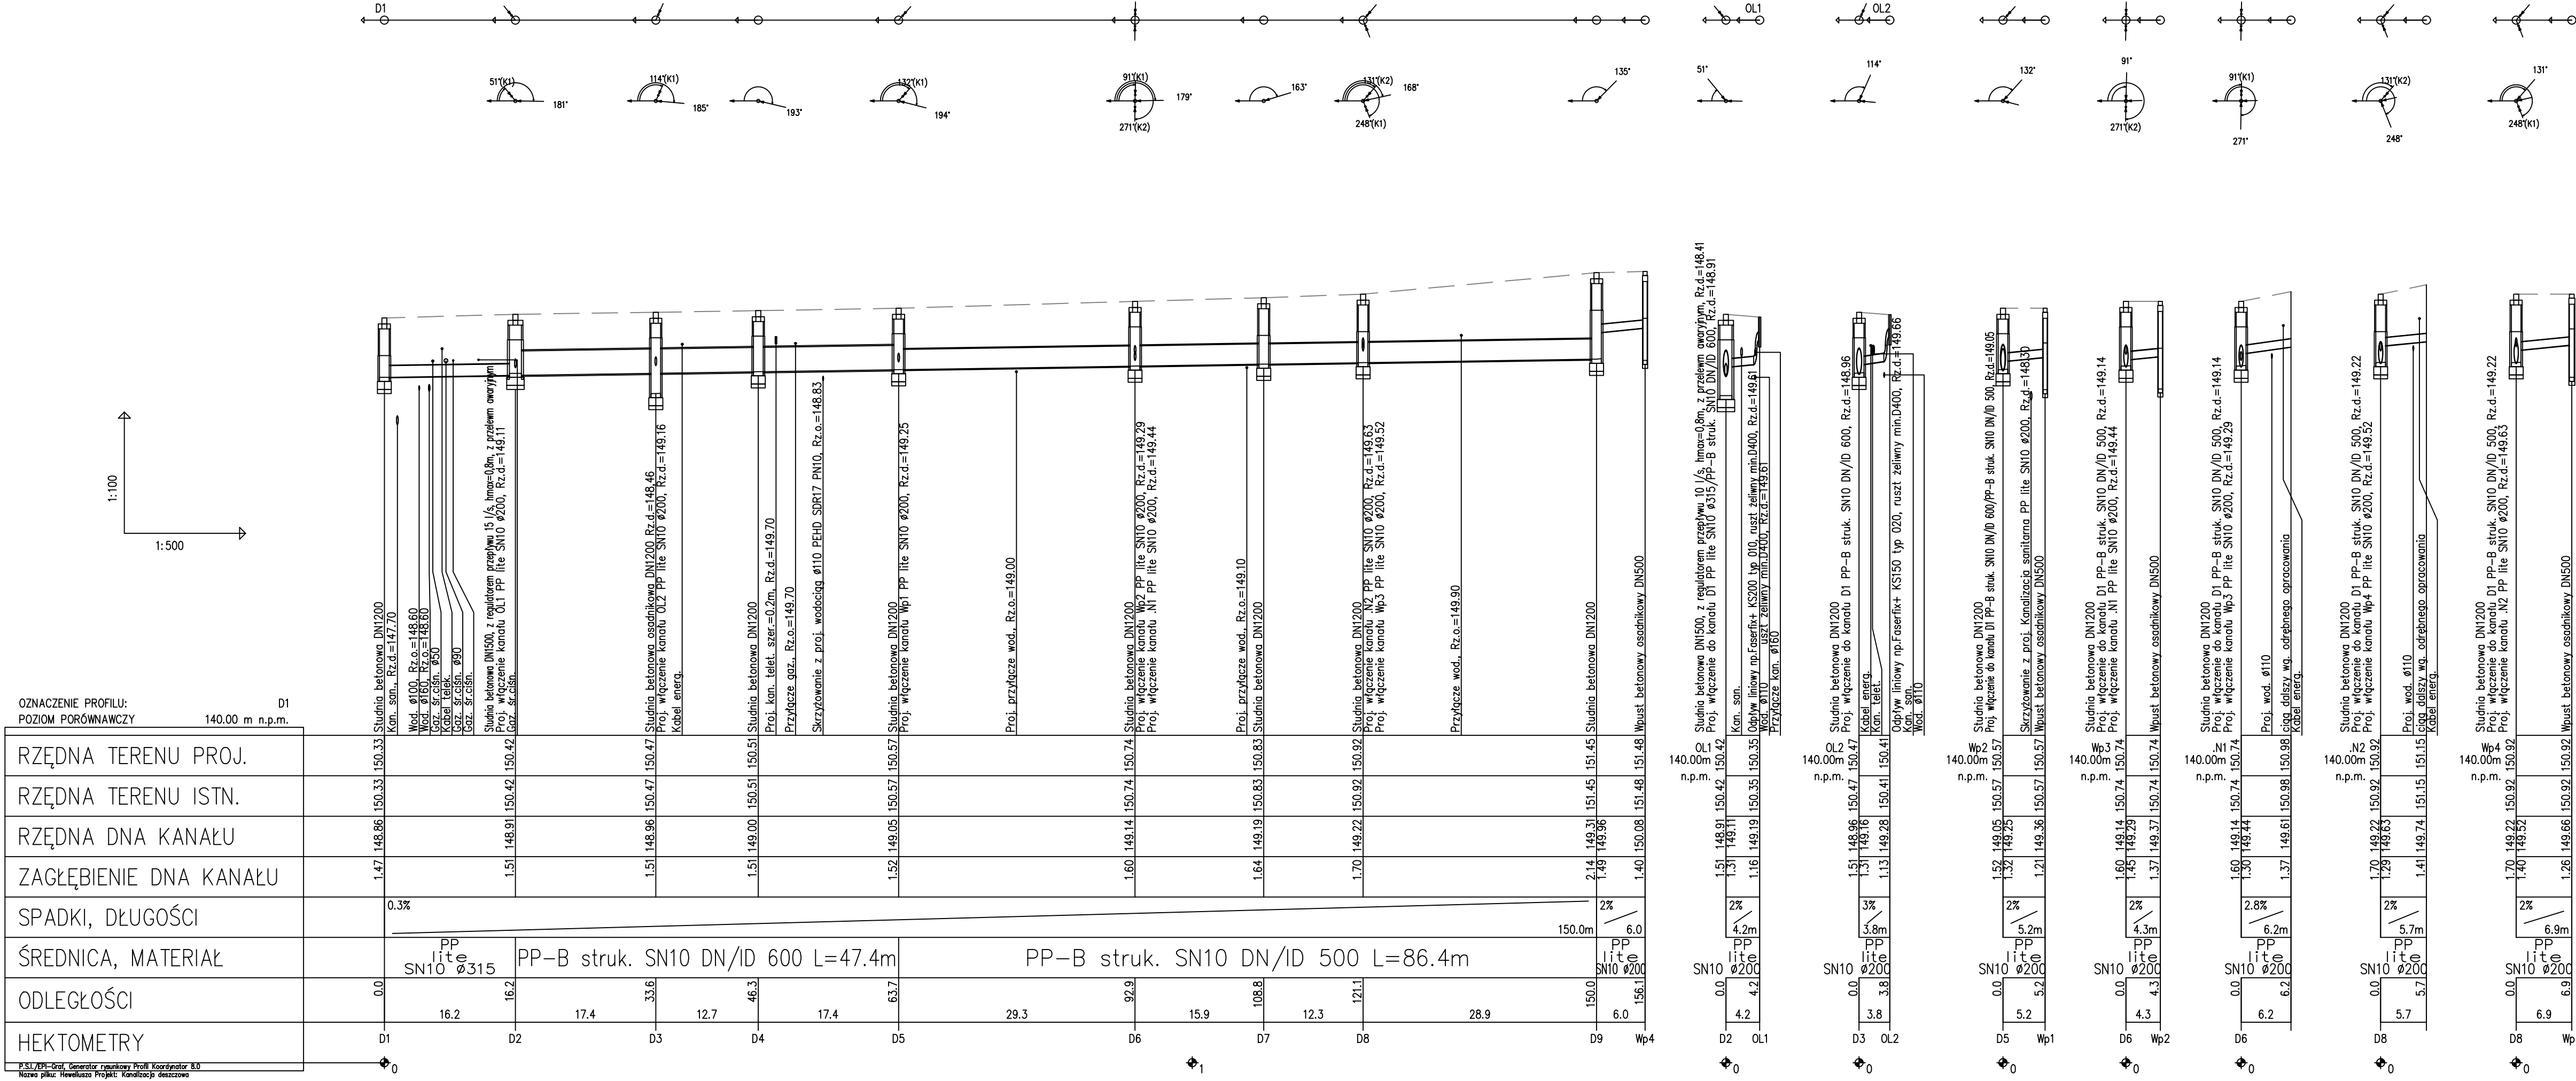

UWAGA :
Posadowienie istn. rurociągów określono na podstawie mapy do celów projektowych.
Roboty należy rozpocząć od dokonania weryfikacji posadowienia istniejących rurociągów w miejscu włączenia oraz na skrzyżowaniach z istniejącą infrastrukturą.
Zwieńczenia projektowanego oraz istniejącego uzbrojenia należy wyregulować do projektowanych rzędnych zgodnie z projektem branży drogowej.

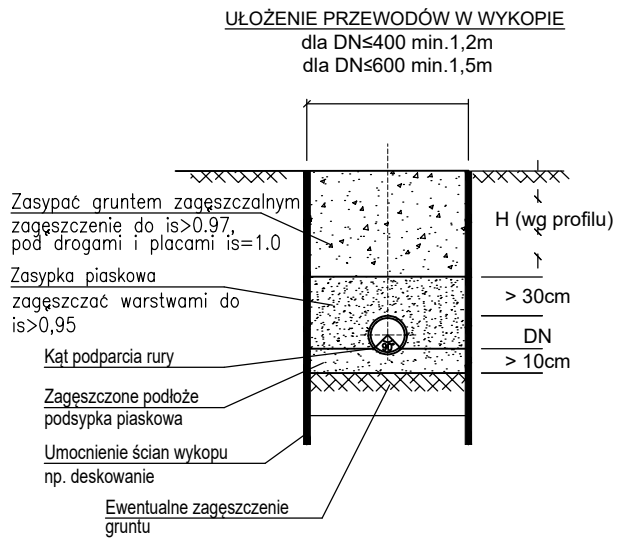

BIURO INŻYNIERSKIE

Lukasz Widołski

ul. Truskawkowa 5, Szczesna, 05-600 Grójec

tel. 512 425 611, email: biuroinzynierskie@op.pl

www.bilw.pl

NAZWA OBIEKTU BUDOWLANEGO

Budowa drogi gminnej - ulicy Heweliusza w Grójcu

INWESTOR

Burmistrz Gminy i Miasta Grójec
ul. Józefa Piłsudskiego 47, 05-600 Grójec

BRANŻA

sanitarna

FAZA PROJEKTU

Projekt Techniczny

PROJEKTOWAL

mgr inż. Michał Szewczyk

NUMER UPRAWNIEN

MAZ/0502/PWBS/22 w specjal.instalacyjnej

PODPIS

SPRAWODZ.

mgr inż. Jakub Winnicki

NUMER UPRAWNIEN

MAZ/0598/PBS/17 w specjal.instalacyjnej

PODPIS

TYTUŁ RYSUNKU

Profil podłużny kanalizacji deszczowej

DATA

07.2026

SKALA

1:500

ARKUSZ

1/1

NUMER RYSUNKU

PT-IS-04