



--- Teren istniejący  
--- Teren projektowany




UWAGA :  
Posadowienie istn. rurociągów określono na podstawie mapy do celów projektowych.  
Roboty należy rozpocząć od dokonania weryfikacji posadowienia istniejących rurociągów w miejscu włączenia oraz na skrzyżowaniach z istniejącą infrastrukturą.  
Zwieńczenia projektowanego oraz istniejącego uzbrojenia należy wyregulować do projektowanych rzędnych zgodnie z projektem branży drogowej.

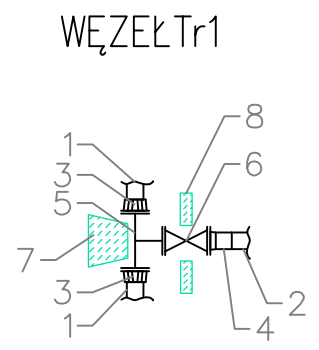


| WYKAZ UZBROJENIA |                                                                                                       |              |
|------------------|-------------------------------------------------------------------------------------------------------|--------------|
| Ip.              | Nazwa                                                                                                 | ilość [szt.] |
| 1.               | Istniejący przewód wodociagowy Dz=110mm                                                               | -            |
| 2.               | Projektowany przewód wodociagowy Dz=110mm                                                             | -            |
| 3.               | Łącznik rurowo-kołnierzowy DN100/110 PN10                                                             | 2,0          |
| 4.               | Tuleja kołnierzowa z kołnierzem luźnym DN110/100, SDR17, PN10,                                        | 1,0          |
| 5.               | Trójnik kołnierzowy żeliwny DN100/100 PN10/PN16                                                       | 1,0          |
| 6.               | Zasuwa kołnierzowa DN100 z miękkim uszczelnieniem, z obudową teleskopową i uliczną skrzynką żeliwną - | 1,0          |
| 7.               | Blok oporowy                                                                                          | 1,0          |
| 8.               | Blok podporowy pod uzbrojeniem                                                                        | 1,0          |

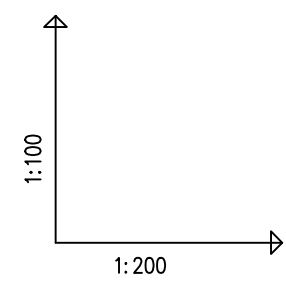

|                          |                 |
|--------------------------|-----------------|
| OZNACZENIE PROFILU:      | .N2             |
| POZIOM PORÓWNAWCZY       | 140.00 m n.p.m. |
| RZĘDNA TERENU ISTN.      |                 |
| RZĘDNA OSI PRZEWODU      |                 |
| ZAGŁĘBIENIE OSI PRZEWODU |                 |
| SPADKI, DŁUGOŚCI         |                 |
| ŚREDNICA, MATERIAŁ       |                 |
| ODLEGŁOŚCI               |                 |
| HEKTOMETRY               |                 |

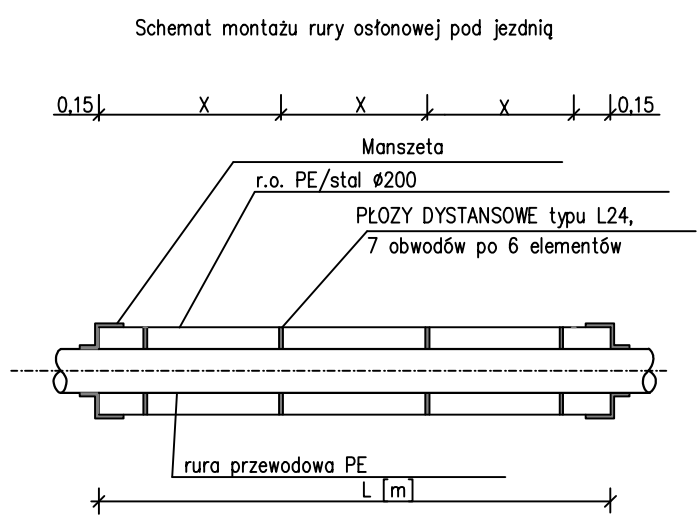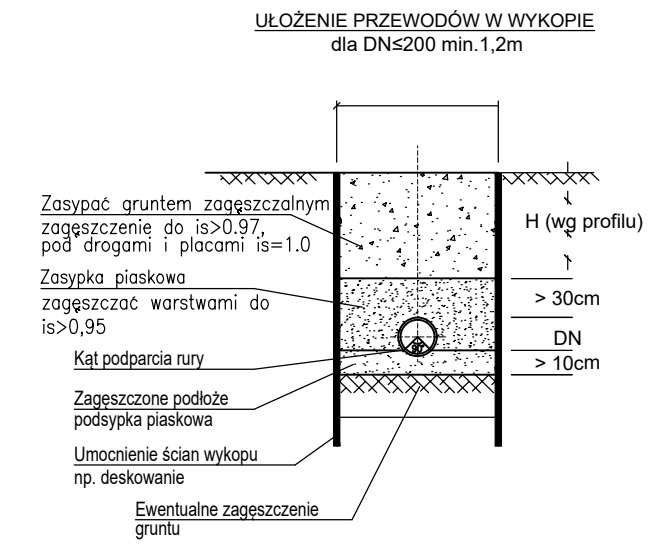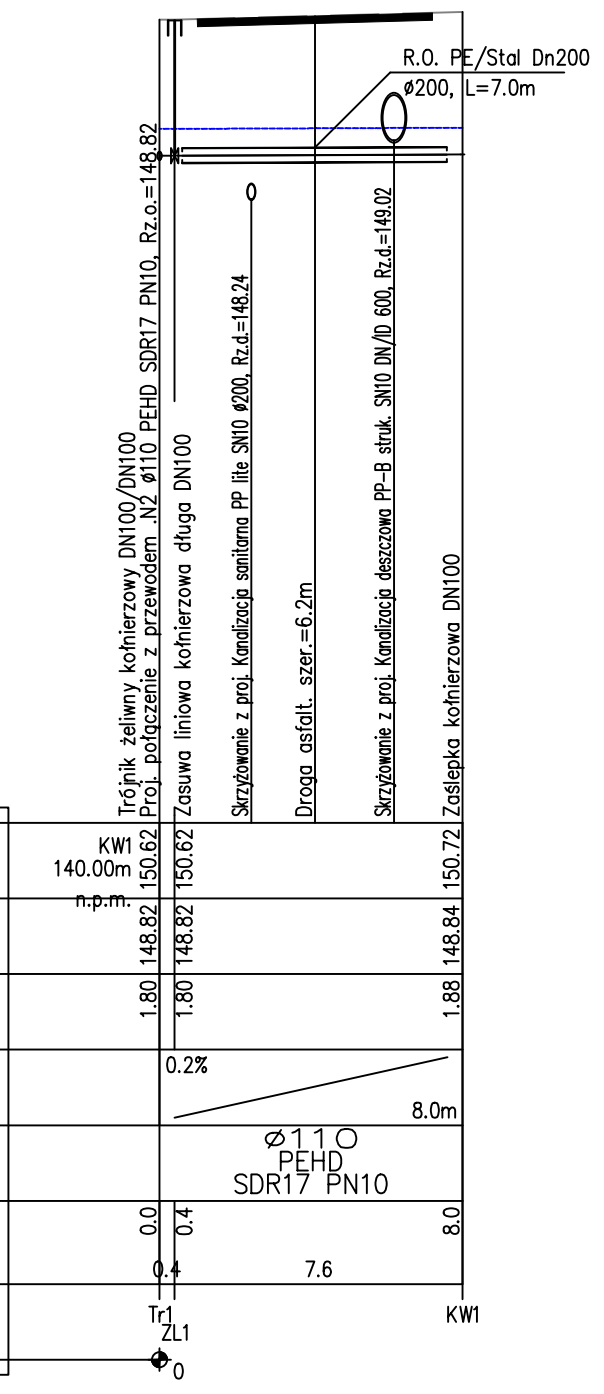

JEDNOSTKA PROJEKTOWA

 

**BIURO INŻYNIERSKIE**  
Łukasz Widalski

ul. Truskawkowa 5, Szczęsna, 05-600 Grójec  
tel. 512 425 611, email: biuroinzynierskie@op.pl  
www.bilw.pl

NAZWA OBIEKTU BUDOWLANEGO

**Budowa drogi gminnej - ulicy Heweliusza w Grójcu**

INWESTOR

**Burmistrz Gminy i Miasta Grójec  
ul. Józefa Piłsudskiego 47, 05-600 Grójec**

BRANŻA

**sanitarna**

FAZA PROJEKTU

**Projekt Techniczny**

PROJEKTOWAŁ

**mgr inż. Michał Szewczyk**

NUMER UPRAWNIENIA

**MAZ/0502/PWBS/22 w specjal. instalacyjnej**

PODPIS

SPRAWDZIŁ

**mgr inż. Jakub Winnicki**

NUMER UPRAWNIENIA

**MAZ/0598/PBS/17 w specjal. instalacyjnej**

PODPIS

TYTUŁ RYSUNKU

**Profil podłużny sieci wodociągowej**

DATA

**07.2026**

SKALA

**1:500**

ARKUSZ

**1/1**

NUMER RYSUNKU

**PT-IS-06**