


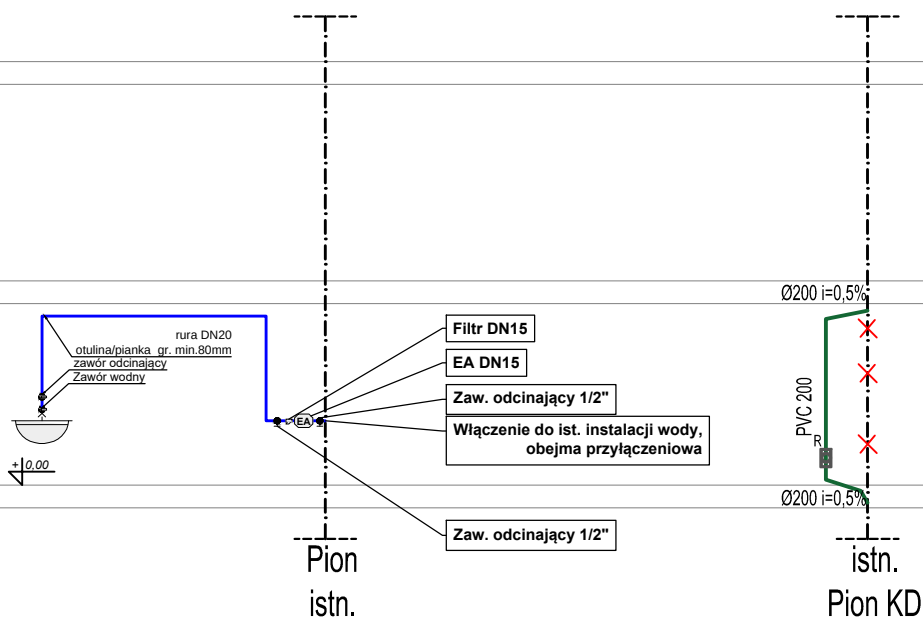

Uwaga: "pion suchy" należy zaizolować, w miejscu włączenia jak i na całej długości. Użytkowanie wody na czas kryzysu.

przedmiot:		ROZWIĘCIE INSTALACJI WOD-KAN		branża:		IS	
data:		15.06.2026r.				skala 1:100	
adres budowy:		ul. Mickiewicza 3 15-213 Białystok					
obiekt:		Przebudowa i rozbudowa budynku garażu wielopoziomowego w celu zorganizowania w nim miejsc doraźnego schronienia.					
inst. sanitarny:		mgr inż. Adam E. Hahn Uprawnienia budowlane do projektowania bez ograniczeń w specjalności inst. sanit. nr ewid. PDL/0182/PBS/25				podpis:	
						nr rys.:	
						IS-3	

WSZYSTKIE PRAWA ZASERWOWANE. ŁĄCZNIE Z PRAWAMI DO REPRODUKCJI I UDOSTĘPNIANIA,
W CAŁOŚCI LUB CZĘŚCI, BEZ ZGODY AUTORA.