
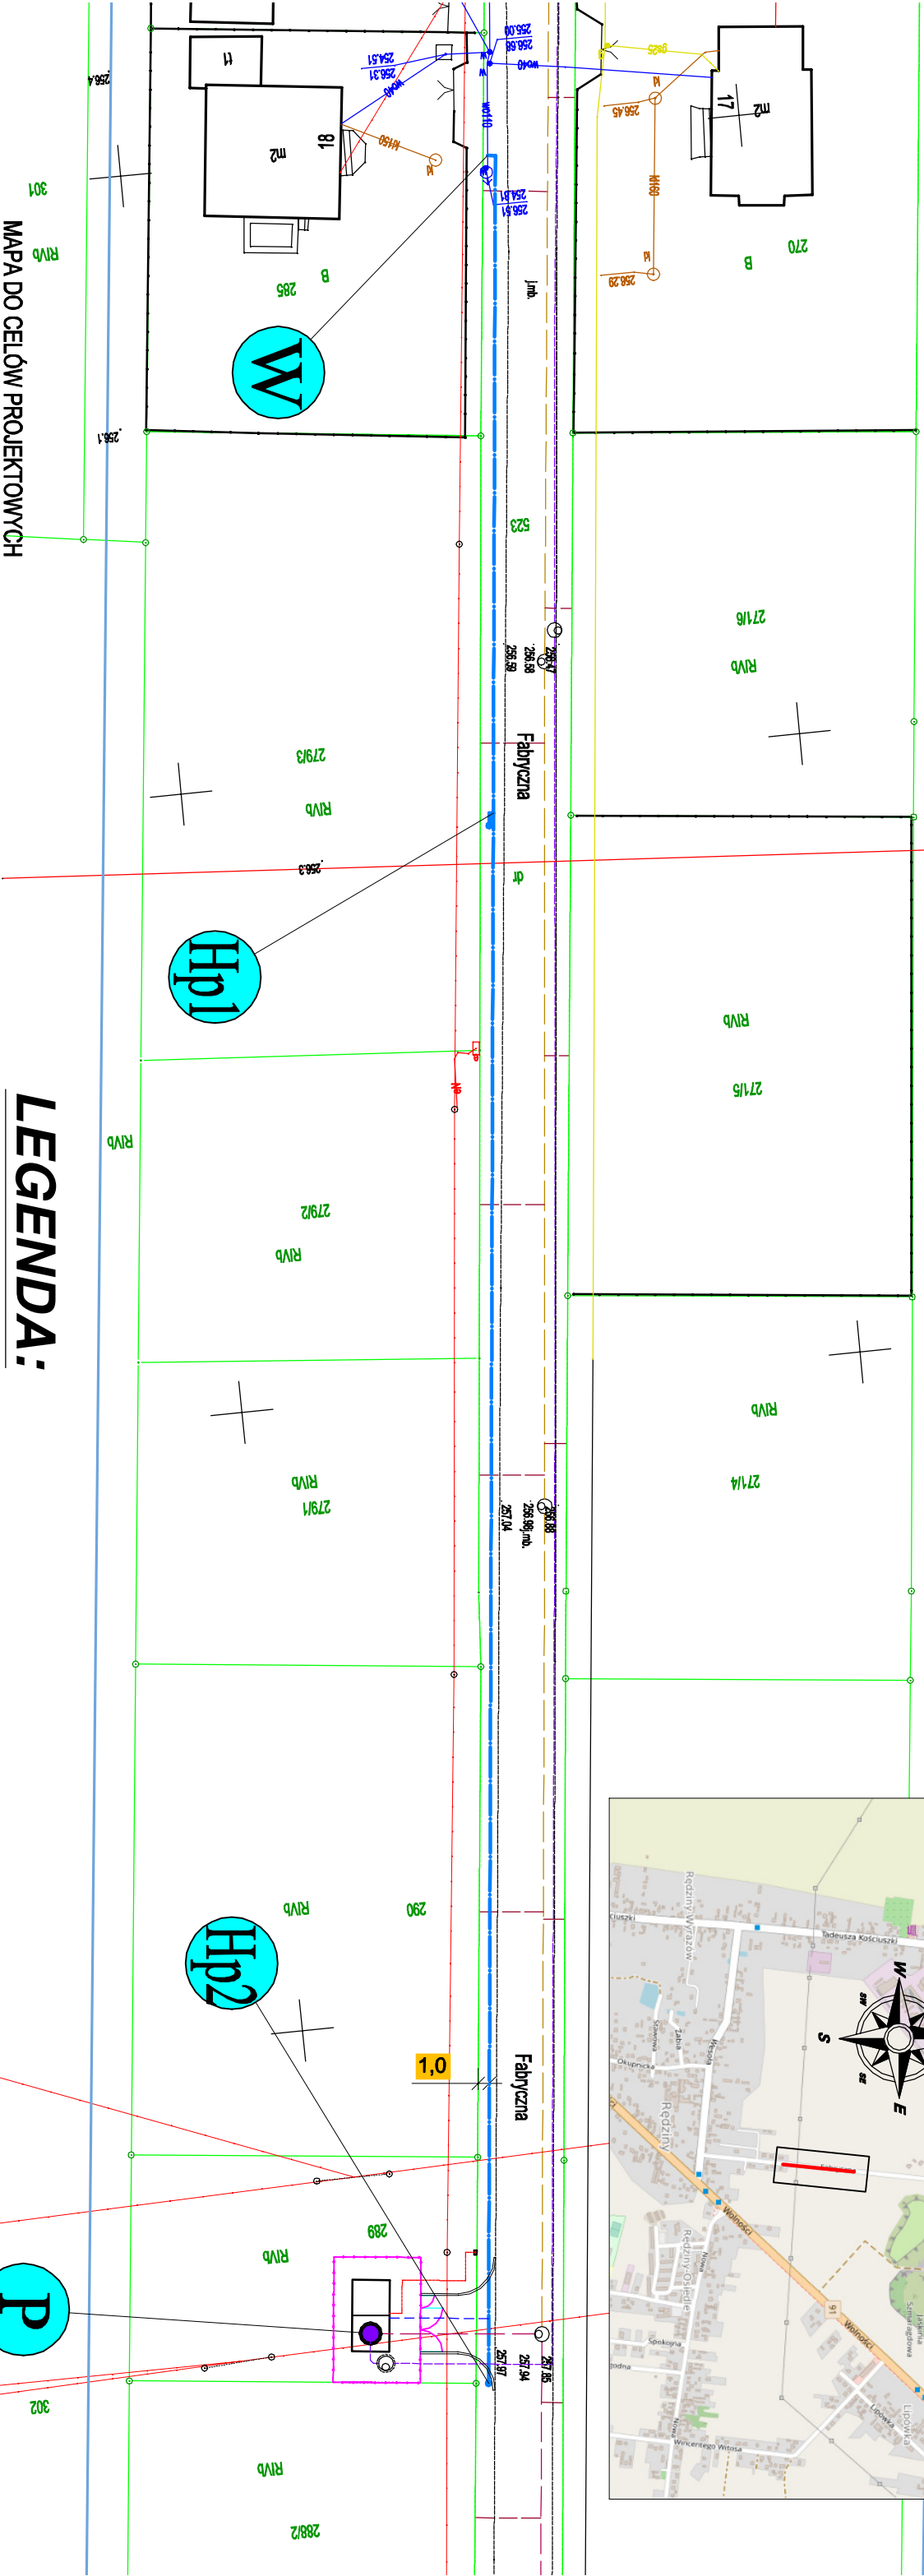


Oświadczam, że kopia mapy, na której opracowano niniejszy projekt, jest zgodna z oryginałem mapy do celów projektowych o identyfikatorze ewidencyjnym: GK.6642.3.3722.2024_1 wpisanym do zasobu w dniu 4.10.2024.

ORIENTACJA

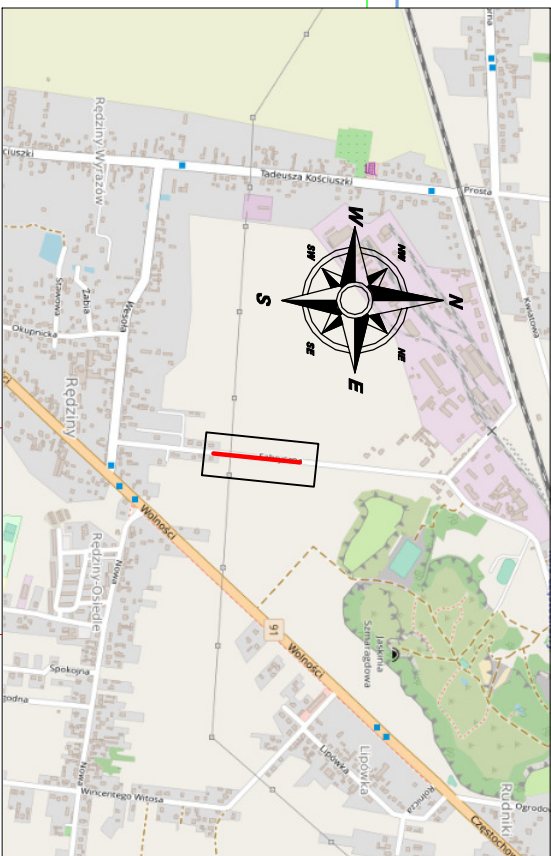

MAPA DO CELÓW PROJEKTOWYCH

□□□□

SKALA 1:500

Miejscowość: Rędziny□□□□

Układ wysokości: "PL-EVRF2007-NH"

Identyfikator i nazwa 240415_2□□

Układ współrzędnych

Jednostka ewidencyjna: Rędziny□□

prosteokątnych płaskich: 2000 (18)

Identyfikator i nazwa □□

GK.6642.3.3722.2024

Obiekt ewidencyjny: 0009 Rędziny Okupniki

Dziaki ewidencyjne: 481, 5223, 524, 531, 532, 1246/2

Adres: Rędziny ul. Fabryczna

Sekcja mapy zasadniczej: 6.143.31.09.4.2; 6.143.31.09.4.4; 6.143.31.14.2.2; 6.143.31.14.2.4; 6.143.31.14.4.2

Mapę sporządził:

Usługi Geodezyjne Remigiusz Grabowski, Radosław Grabowski nr upr. 23664 zakres 1, 2 i 4.

Data sporządzenia mapy: 27.09.2024r.

Nie wyklucza się istnienia w terenie innych nie wykazanych na niniejszej mapie urządzeń podziemnych, które nie były zgłoszone do inwentaryzacji lub o których brak jest informacji w istniejących branżowych.

Niniejsza mapa służy do celów projektowych i jest nie zgodna z treścią §31 ust. 1 i 2

Rozporządzenia Ministra Spraw Wewnętrznych i Administracji z dnia 18 sierpnia 2020r.

w sprawie standardów technicznych wykonywania geodezyjnych pomiarów

sytuacyjno-wysokościowych oraz opracowania i przekazywania wyników tych pomiarów

do państwowego zasobu geodezyjnego i kartograficznego

LEGENDA:

□□- granica obszaru, który był przedmiotem aktualizacji

LEGENDA:

	-proj. sieć wod. PE 100 RC Ø125/11.4mm SDR 11
	-proj. przył. wod. PE 100 Ø40/3.7mm SDR 11
	-istn. wodociąg Ø 125 mm
	-istn. kabel en
	-istn. gazociąg
	-istn. kabel tel.
	-istn. granice

Poświadczam, że niniejszy dokument został opracowany w wyniku prac geodezyjnych i kartograficznych, których rezultaty zawiera operat techniczny pozycyjne zweryfikowany, jednocześnie informuję, że jestem świadomy odpowiedzialności karnej za złożenie fałszywego oświadczenia

Identyfikator zgłoszenia prac

Geodezyjnych

Geodezyjnych

„S A N W I” Jaskrów, ul. Częstochowska 82, 42-244 Mstów tel. 501-842-078, e-mail: krysztian.wiszard@wp.pl	
PROJEKT BUDOWLANY ODCINKA SIECI WODOCIĄGOWEJ W M. RĘDZINY W UL. FABRYCZNEJ, DZ. 523, OBREB: RĘDZINY OKUPNIKI, GMINA: RĘDZINY	
PROJEKT ZAGOSPODAROWANIA TERENU MAPA SYT.-WYS	
nazwa rysunku:	Skala: 1:500
projektował:	mgr inż. Krystian WISZARD
Upr. w specjalności instalacyjno-inżynierijnej	nr rys. 1
SLK/7281/PWBS/17	
sprawił:	mgr inż. Przemysław GAWRON
Upr. w specjalności instalacyjno-inżynierijnej	Data opracowania 2024r.
SLK/6063/PWBS/15	