


ORIENTACJA

 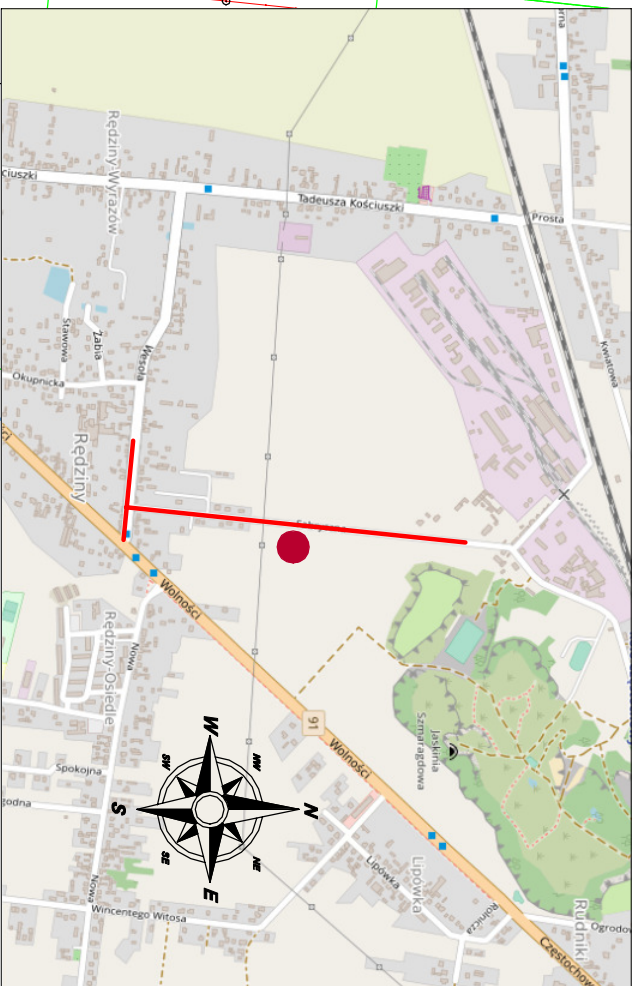


LEGENDA:

- proj. kanał sanitarny grawit. PVC Ø250/7,3mm SDR 34 SN8
- proj. kanał sanitarny grawit. PVC Ø200/5,9mm SDR 34 SN8
- proj. przyk. PVC Ø160/4,7mm SDR 34
- proj. kanał sanitarny tłoczny, PE 100 Ø125/7,4mm SDR 17
- proj. wodociąg, PE 100 Ø125mm wg. odr. oprac.
- proj. przył. wod. PE 100 Ø40mm wg. odr. oprac.
- proj. kabel WLZ YKY 4x10mm² wg. odr. oprac.
- istn. wodociąg Ø 125 mm
- istn. kanał sanitarny Ø200mm
- istn. kabel EN
- istn. gazociąg
- istn. kabel tel.
- istn. granice

proj. rury ochronne średnicy:

- ks. - proj. R.O. stal. Ø355,6/6,3mm
- ks. - proj. R.O. PE 100 SDR17 Ø200/11,9mm



- proj.ogrodenie przepompowni
- proj. przepompownia ścieków z nadbudową kontenerową
- proj.maszt antenowy



-teren wykoszkowany

Powierzchnia przepompowni
ścieków włącznie z wjazdem - 95m2

Oświadczam, że kopia mapy, na której opracowano niniejszy projekt, jest zgodna z oryginałem mapy do celów projektowych o indentyfikatorsze ewidencyjnym: GK.6642.3.3722.2024_1 wpisanym do zasobu w dniu 4.10.2024.

„S A N W I” Jaskół, ul. Częstochowska 82, 42-244 Mstów tel. 501-842-078, e-mail:krystian.wiszard@wp.pl	
nazwa projektu:	PROJEKT BUDOWLANY SIECI KANALIZACJI SANITARNEJ GRAWITACYJNEJ I TŁOCZNEJ WRAZ Z PRZYŁĄCZAMI W GRANICY PASA DROGOWEGO, PRZEPOMPOWNIĄ ŚCIEKÓW WRAZ Z INFRASTRUKTURĄ TOWARZYSZĄCĄ W M. RĘDZINY W UL. FABRYCZNA I WESOŁA, OBRĘB: RĘDZINY OKUPNIKI, RUDNIKI, GM. RĘDZINY.
nazwa rysunku:	PROJEKT ZAGOSPODAROWANIA TERENU MAPA SYT-WYS
projektował:	mgr inż. Krystian WISZARD Up. w specjalności inżynierskiej SLK7261/PWBS17.
sprawdził:	mgr inż. Przemysław GAWRON Up. w specjalności inżynierskiej SLK6063/PWBS15.
nr rys.	Skala: 1:500 1
Data opracowania	2024r.