



Przepompownia P

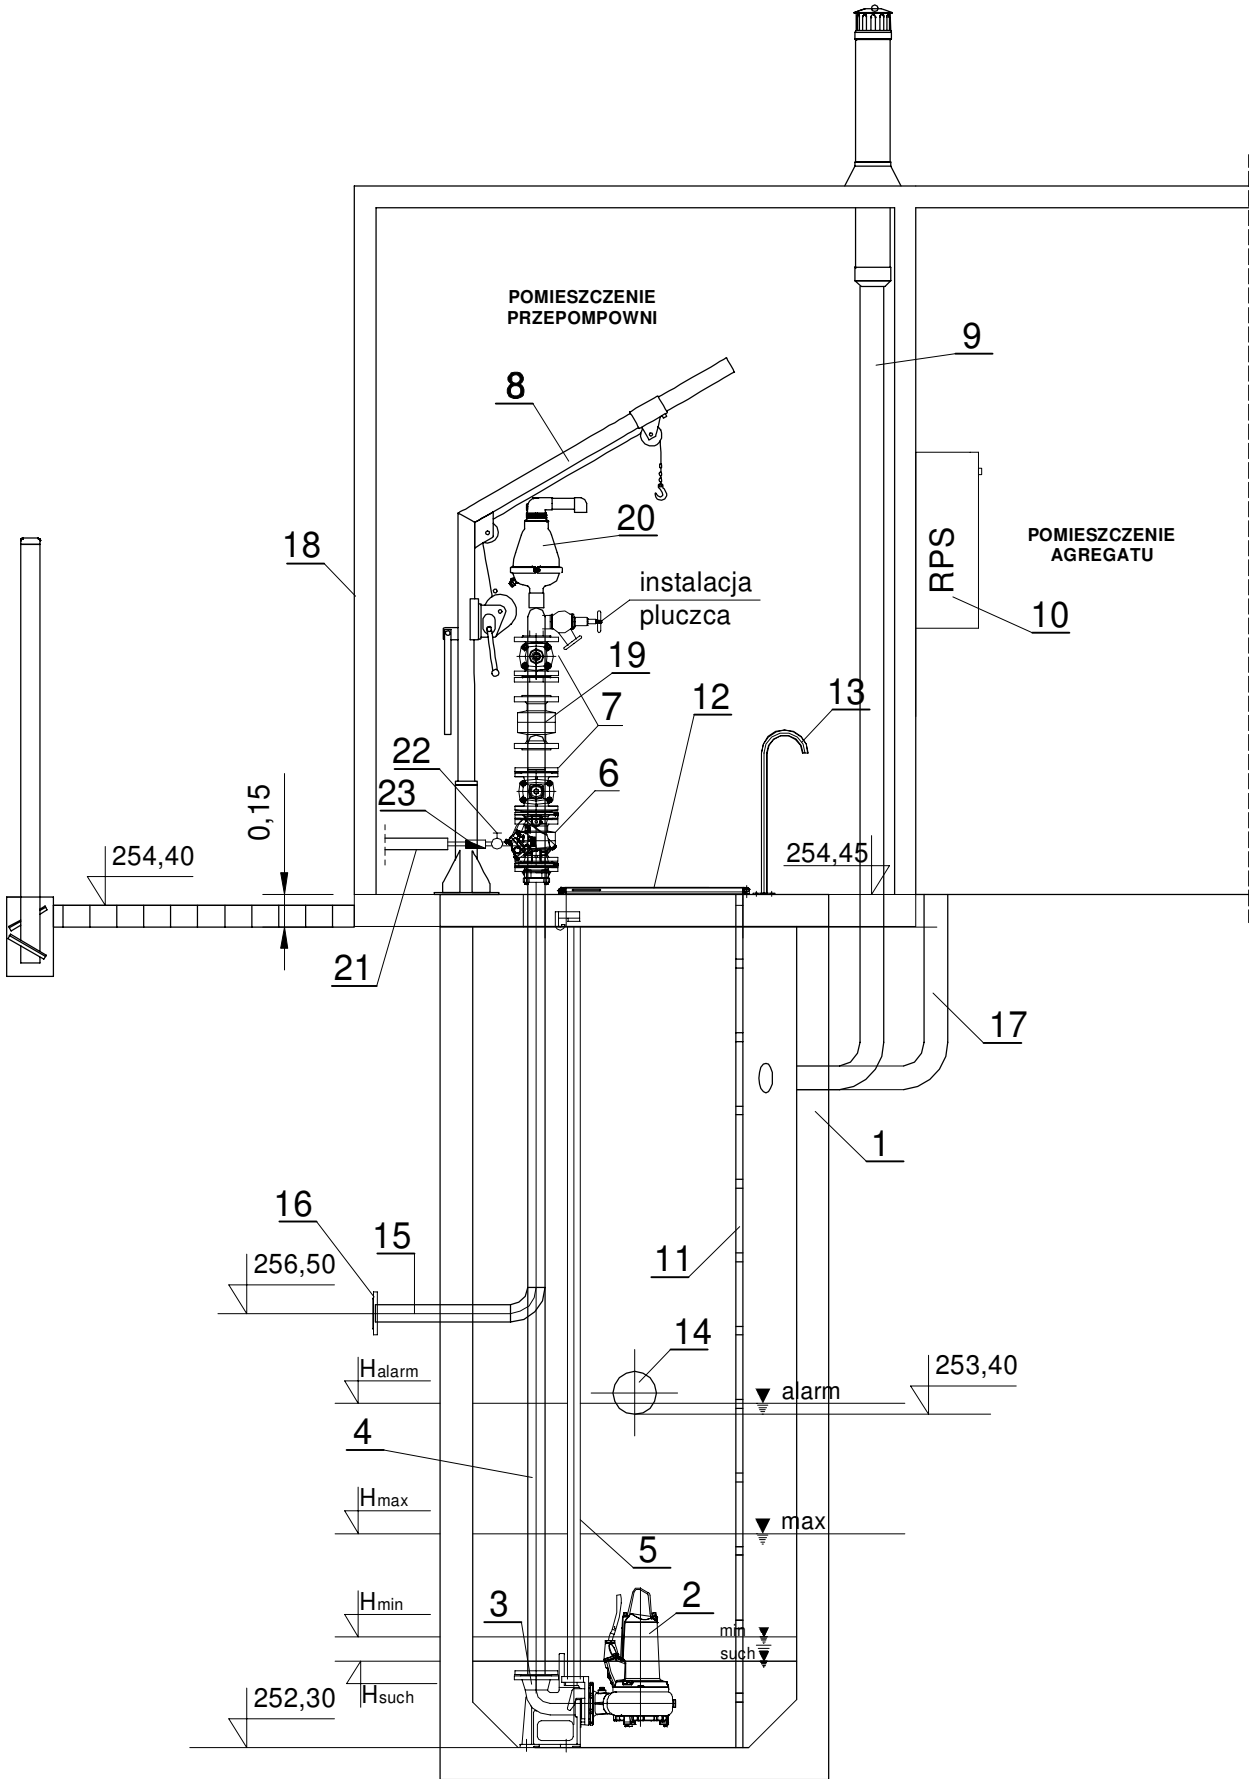

- LEGENDA:
- 1 - zbiornik Beton C35/45 Ø1500 mm
 - 2 - pompa zatapialna
 - 3 - kolano stopowe sprzęgające
 - 4 - rura ze stali kwasoodpornej DN80
 - 5 - prowadnice rurowe
 - 6 - zawór zwrotny kulowy DN80
 - 7 - zasuwa odcinająca DN80
 - 8 - żuraw słupowy obrotowy ZU 250-ocynk
 - 9 - wentylacja grawitacyjna PCVDN110mm
 - 10 - szafka sterowniczo-zasilająca
 - 11 - drabinka - stal nierdzewna 1.4307
 - 12 - przykrycie włazowe 1320x1920 stal 1.4301 z kratą zabezpieczającą i prętem zabezpieczającym przed opadaniem
 - 13 - poręcz złazowa stal 1.4301
 - 14 - wlot grawitacyjny PVC dn250mm
 - 15 - wylot tłoczny PE100 SDR17 Ø125/7,4mm
 - 16 - kołnierz normowy DN 125mm
 - 17 - rura PCV DN110 do przewodów elektrycznych i sterowania
 - 18 - kontener ocieplony styropianem
 - 19 - przepływomierz MAG 6000-DN80
 - 20 - zawór napowietrzająco-odpowietrzający.
 - 21 - przewód napowietrzający kanał tłoczny PE - Ø25mm kanał tłoczny
 - 22 - zawór kulowy z gwintem wew.1/2"
 - 23 - zawór zwrotny 1/2"

	Oznaczenie	m n.p.m.
1	H _{pok}	258,00
2	H _{ter}	258,00
3	H _{tl}	256,50
4	H _{dop Ø250mm}	253,40
5	H _{alarm}	253,70
6	H _{max}	253,30
7	H _{śr}	253,05
8	H _{min}	252,80
9	H _{such}	252,70
10	H _{dna}	252,30

Orurowanie ze stali 1.4301 (OH18N9),
łączone z armaturą odcinającą i
zwrotną za pomocą kołnierzy
(stal 1.4301) oraz śrub (stal A2)

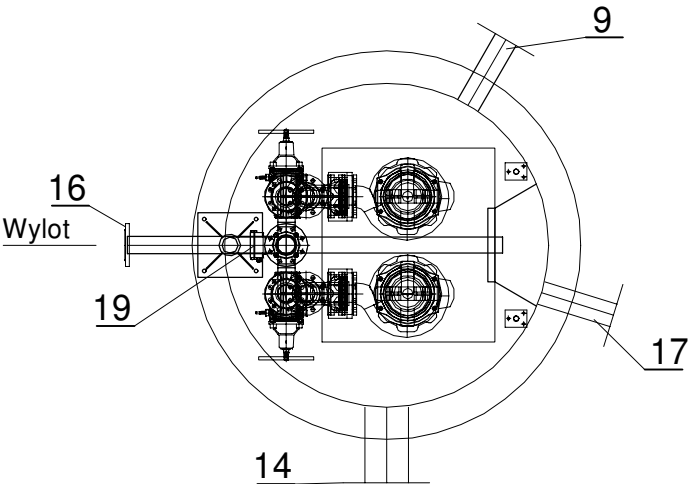

„S A N W I” Jaskrów, ul. Częstochowska 82, 42-244 Mstów tel. 501-842-078, e-mail: krystian.wiszard@wp.pl		
nazwa projektu:	PROJEKT BUDOWLANY SIECI KANALIZACJI SANITARNEJ GRAWITACYJNEJ I TŁOCZNEJ WRAZ Z PRZYŁĄCZAMI W GRANICY PASA DROGOWEGO, PRZEPOMPOWNI ŚCIEKÓW WRAZ Z INFRASTRUKTURĄ TOWARZYSZĄCĄ W M. RĘDZINY W UL. FABRYCZNA I WESOŁA, OBRĘB: RĘDZINY OKUPNIKI, RUDNIKI, GM. RĘDZINY.	
nazwa rysunku:	TECHNOLOGIA PRZĘKRÓJ POPRZECZNY	Skala: 1:100
projektował:	mgr inż. Krystian WISZARD Upr. w specjalności instalacyjno-inżynieryjnej SLK/7281/PWBS/17.	nr rys. 3
sprawdził:	mgr inż. Przemysław GAWRON Upr. w specjalności instalacyjno-inżynieryjnej SLK/6063/PWBS/15.	Data opracowania 2024r.