


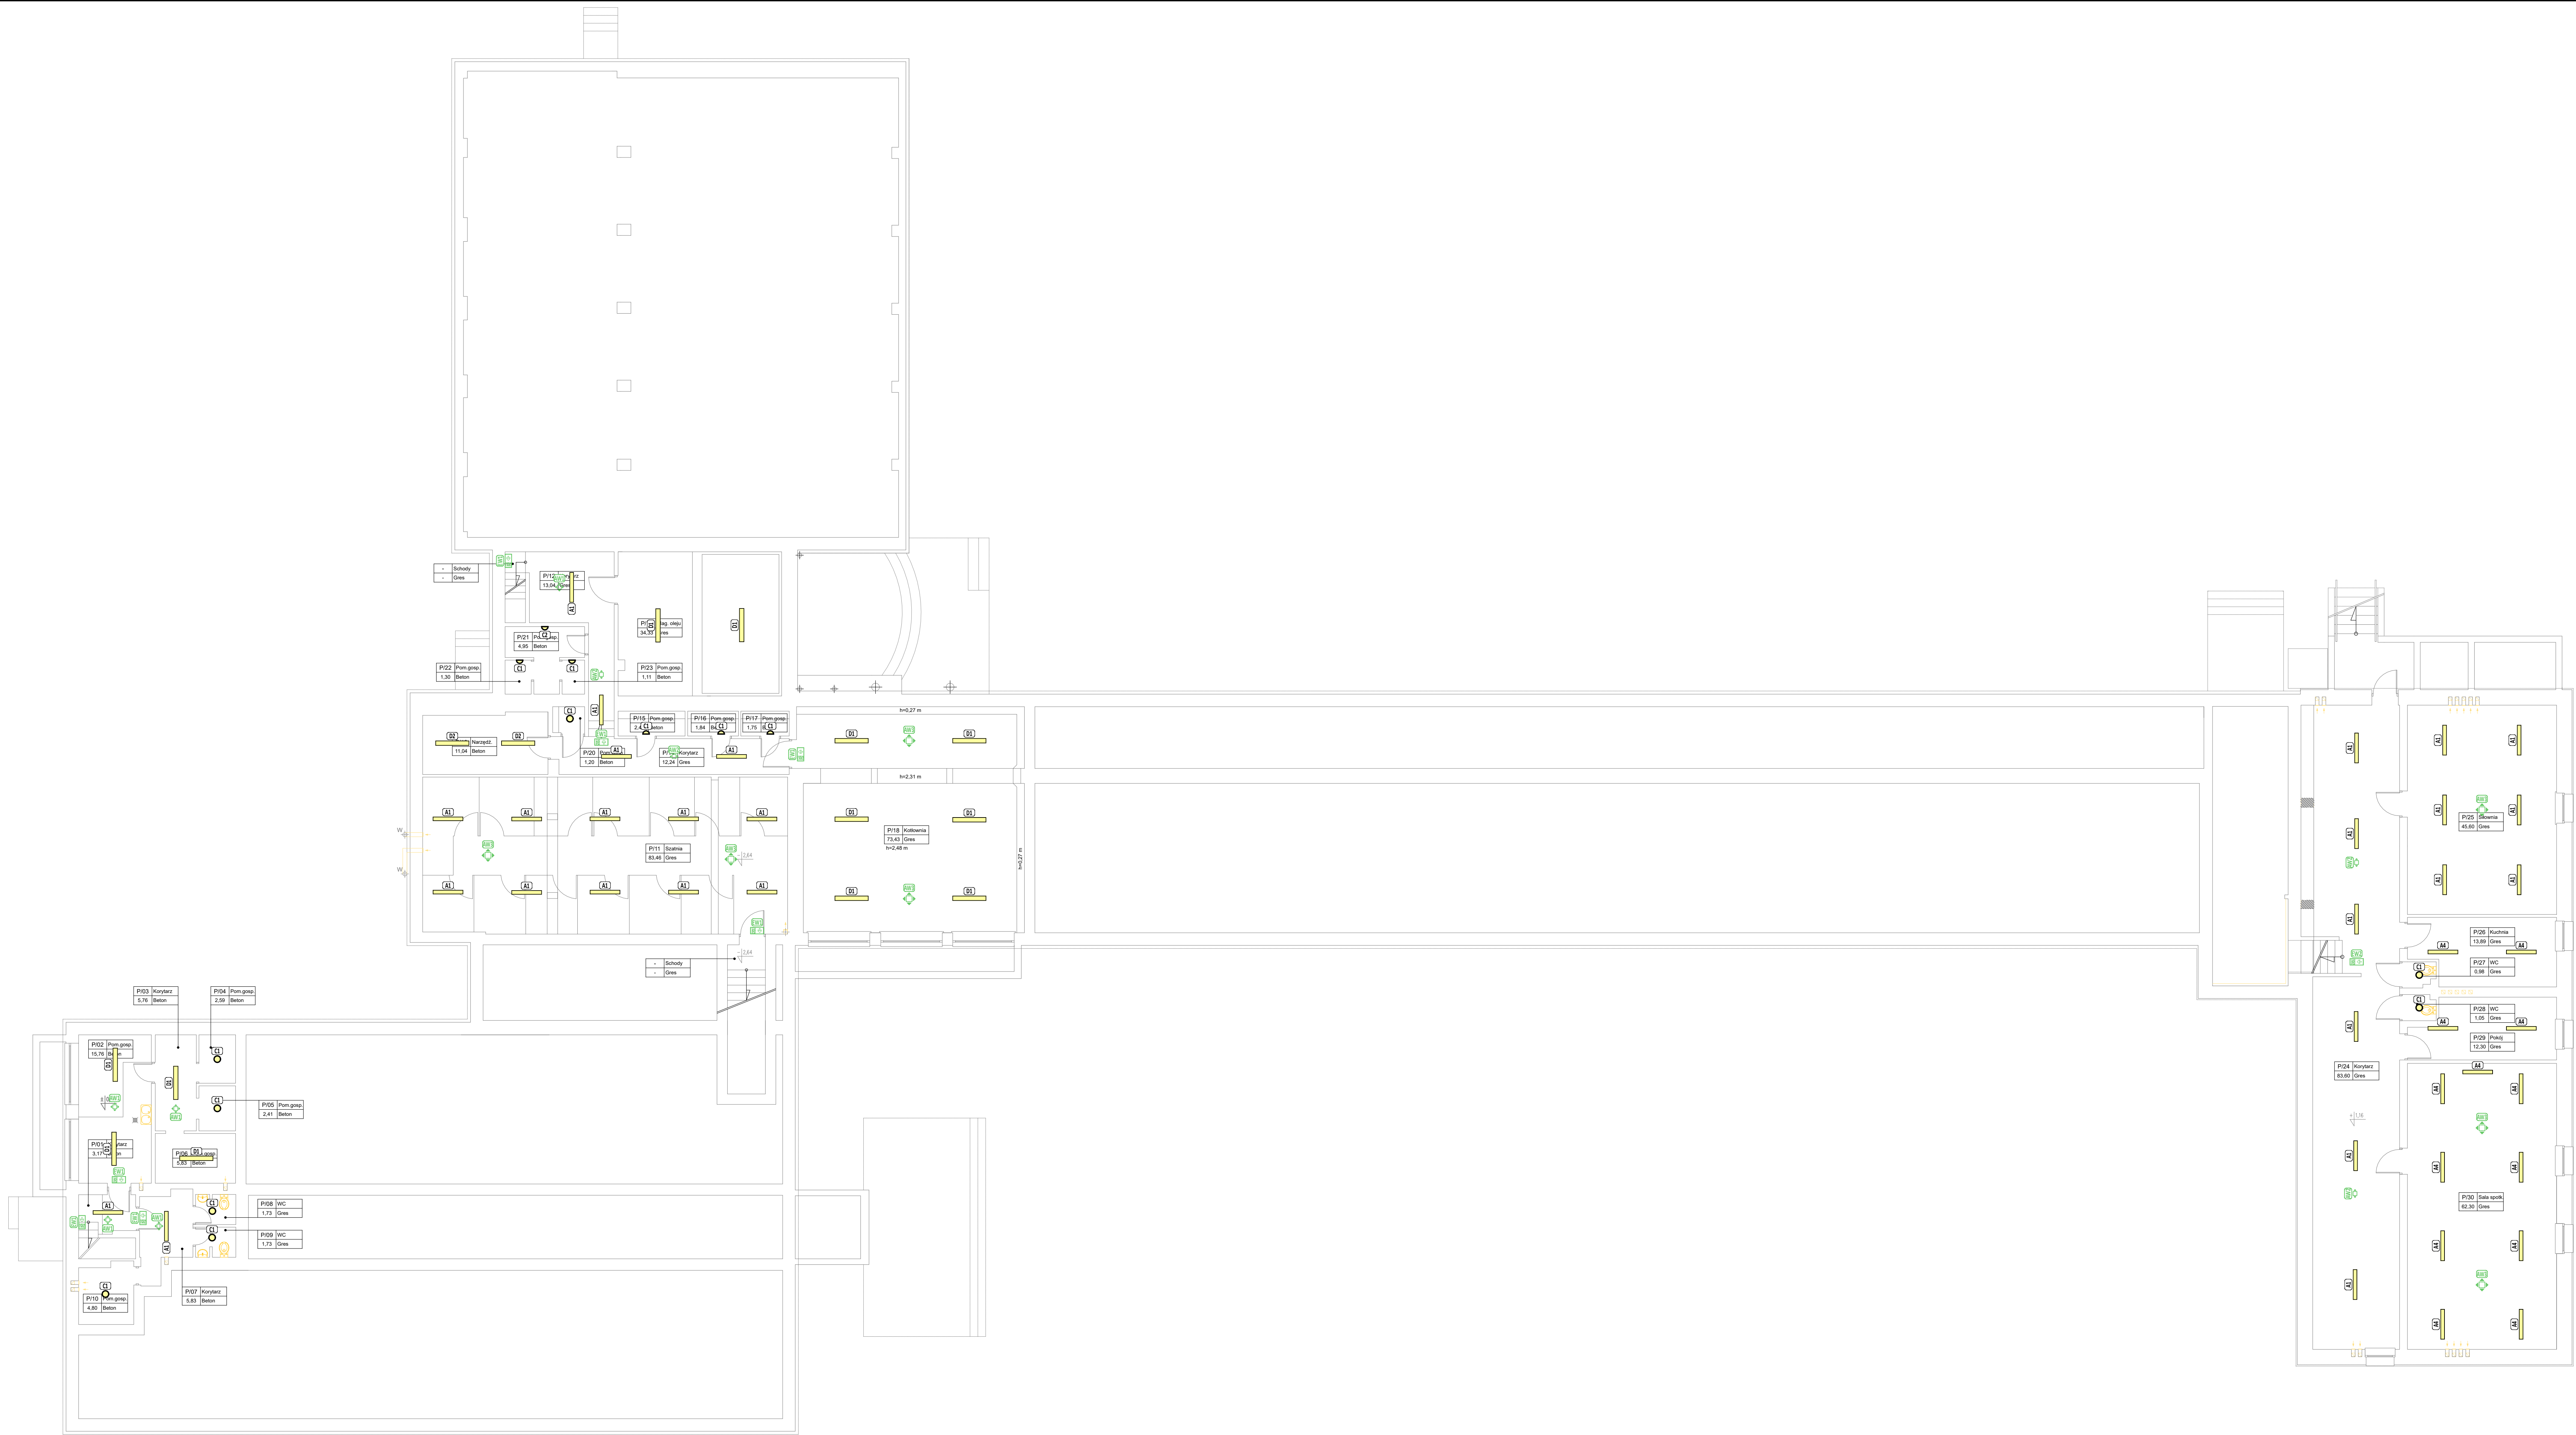

- LEGENDA:**
Rozdzielnica elektryczna
- A - w dol
B - w dol i w gore
C - w gore
- trasa elektryczna
- Wypust trifazowy w puszcze instalacyjnej wtykowy
- Wypust jednofazowy w puszcze instalacyjnej wtykowy
- Klimatyzator jednostka zewnetrzna
- Klimatyzator jednostka wewnetrzna
- A1 Ogrzewa LED 12x5x160 nastropowa 18W, 3500 lm, 4000 K, IP 54, klasa Micro-PMMA, CRI>80
- A2 Ogrzewa LED 12x5x160 nastropowa 24W, 4500 lm, 4000 K, IP 54, klasa Micro-PMMA, CRI>80
- A3 Ogrzewa LED 12x5x160 nastropowa 29W, 5500 lm, 4000 K, IP 54, klasa Micro-PMMA, CRI>80
- A4 Ogrzewa LED 12x5x160 nastropowa 39W, 6500 lm, 4000 K, IP 54, klasa Micro-PMMA, CRI>80
- A5 Ogrzewa LED 12x5x160 nastropowa 39W, 7500 lm, 4000 K, IP 54, klasa Micro-PMMA, CRI>80
- B Ogrzewa LED 142x48 nastropowa 18W, 2640 lm, 4000 K, IP 40, klasa Opto-PMMA, CRI>80, symetryczny strumien swiatla
- C Ogrzewa LED 111x56 nastropowa/naciemna 18W, 2640 lm, 4000 K, IP 55, klasa PC, CRI>80
- D Ogrzewa LED 111x56 nastropowa/naciemna 25W, 3360 lm, 4000 K, IP 55, klasa PC, CRI>80
- E Ogrzewa LED 111x56 nastropowa 27W, 4000 lm, 4000 K, IP 55, klasa PC, CRI>80
- F Ogrzewa LED 111x56 nastropowa 38W, 5840 lm, 4000 K, IP 55, klasa PC, CRI>80
- G Ogrzewa LED 111x56 nastropowa 38W, 5840 lm, 4000 K, IP 55, klasa PC, CRI>80
- H Ogrzewa LED 111x56 nastropowa 38W, 5840 lm, 4000 K, IP 55, klasa PC, CRI>80
- I Ogrzewa LED 111x56 nastropowa 38W, 5840 lm, 4000 K, IP 55, klasa PC, CRI>80
- J Ogrzewa LED 111x56 nastropowa 38W, 5840 lm, 4000 K, IP 55, klasa PC, CRI>80
- K Ogrzewa LED 111x56 nastropowa 38W, 5840 lm, 4000 K, IP 55, klasa PC, CRI>80
- L Ogrzewa LED 111x56 nastropowa 38W, 5840 lm, 4000 K, IP 55, klasa PC, CRI>80
- M Ogrzewa LED 111x56 nastropowa 38W, 5840 lm, 4000 K, IP 55, klasa PC, CRI>80
- N Ogrzewa LED 111x56 nastropowa 38W, 5840 lm, 4000 K, IP 55, klasa PC, CRI>80
- O Ogrzewa LED 111x56 nastropowa 38W, 5840 lm, 4000 K, IP 55, klasa PC, CRI>80
- P Ogrzewa LED 111x56 nastropowa 38W, 5840 lm, 4000 K, IP 55, klasa PC, CRI>80
- Q Ogrzewa LED 111x56 nastropowa 38W, 5840 lm, 4000 K, IP 55, klasa PC, CRI>80
- R Ogrzewa LED 111x56 nastropowa 38W, 5840 lm, 4000 K, IP 55, klasa PC, CRI>80
- S Ogrzewa LED 111x56 nastropowa 38W, 5840 lm, 4000 K, IP 55, klasa PC, CRI>80
- T Ogrzewa LED 111x56 nastropowa 38W, 5840 lm, 4000 K, IP 55, klasa PC, CRI>80
- U Ogrzewa LED 111x56 nastropowa 38W, 5840 lm, 4000 K, IP 55, klasa PC, CRI>80
- V Ogrzewa LED 111x56 nastropowa 38W, 5840 lm, 4000 K, IP 55, klasa PC, CRI>80
- W Ogrzewa LED 111x56 nastropowa 38W, 5840 lm, 4000 K, IP 55, klasa PC, CRI>80
- X Ogrzewa LED 111x56 nastropowa 38W, 5840 lm, 4000 K, IP 55, klasa PC, CRI>80
- Y Ogrzewa LED 111x56 nastropowa 38W, 5840 lm, 4000 K, IP 55, klasa PC, CRI>80
- Z Ogrzewa LED 111x56 nastropowa 38W, 5840 lm, 4000 K, IP 55, klasa PC, CRI>80

INWENTARYZACJA - RZUT PIWNIC			
L.p.	Nazwa pomieszczenia	Rodzaj podlogi	Powierzchnia uzytkowa m ²
P101	Korytarz	Powadzka betonowa	3,17
P102	Pomieszczenie gospodarcze	Powadzka betonowa	15,76
P103	Pomieszczenie gospodarcze	Powadzka betonowa	5,76
P104	Pomieszczenie gospodarcze	Powadzka betonowa	2,59
P105	Pomieszczenie gospodarcze	Powadzka betonowa	2,41
P106	Pomieszczenie gospodarcze	Powadzka betonowa	5,63
P107	Korytarz	Powadzka betonowa	5,63
P108	WC	Powadzka betonowa	1,73
P109	WC	Powadzka betonowa	1,73
P110	Pomieszczenie gospodarcze	Powadzka betonowa	4,60
P111	Szafnia	Gres	83,46
P112	Korytarz	Gres	13,04
P113	Magazyn oleju	Gres	34,33
P114	Korytarz	Gres	12,24
P115	Pomieszczenie gospodarcze	Powadzka betonowa	2,43
P116	Pomieszczenie gospodarcze	Powadzka betonowa	1,84
P117	Pomieszczenie gospodarcze	Powadzka betonowa	1,75
P118	Kuchnia	Gres	79,43
P119	Narazdzownia	Powadzka betonowa	11,04
P120	Pomieszczenie gospodarcze	Powadzka betonowa	1,20
P121	Pomieszczenie gospodarcze	Powadzka betonowa	4,95
P122	Pomieszczenie gospodarcze	Powadzka betonowa	1,30
P123	Pomieszczenie gospodarcze	Powadzka betonowa	1,11
P124	Korytarz	Gres	83,60
P125	Sikwnia	Gres	45,60
P126	Kuchnia	Gres	13,89
P127	WC	Gres	0,98
P128	WC	Gres	1,05
P129	Pokoj	Gres	12,30
P130	Sala sportowa	Gres	62,30
SUMA POWIERZCHNI POMIESZCZEN - PIWNICE			511,45

P25245
TERMODERNIZACJA BUDYNKU SZKOŁY
PODSTAWOWEJ IM. T. KOŚCIUSZKI W KIERNOSI
(w ramach zadania pn. "Poprawa efektywności energetycznej budynku Szkoły Podstawowej im. T. Kościuski w Kiernosiu")
dz. nr ewid. 413/4, identyfikator działki: 100505_4_0007/413/4
obrotu 0007 KIERNOSIA, jedn. ewid. 100505_4 Kiernosia obszar miejski woj. łódzkie, pow. łowicki

INWESTOR: Miasto i Gmina Kiernosia
ul. Sobocka 1a, 99-412 Kiernosia

Projekt techniczny	Data: 06.2026	
Instalacje elektryczne	Skala: 1:100	
P25245_PT_R_102_01 - Wymiana oświetlenia - poziom 1 - budynek szkoły	Ryzyku:	
DLSim Dłim Paweł Karwat ul. Sobocka 1a 99-412 Kiernosia 91-618 Warszawa 91-618 Warszawa	Projektant: mgr inż. Paweł Karwat Nagranie: LQD4029PE19 w oparciu o: w oparciu o: w oparciu o: w oparciu o:	Podpis: