
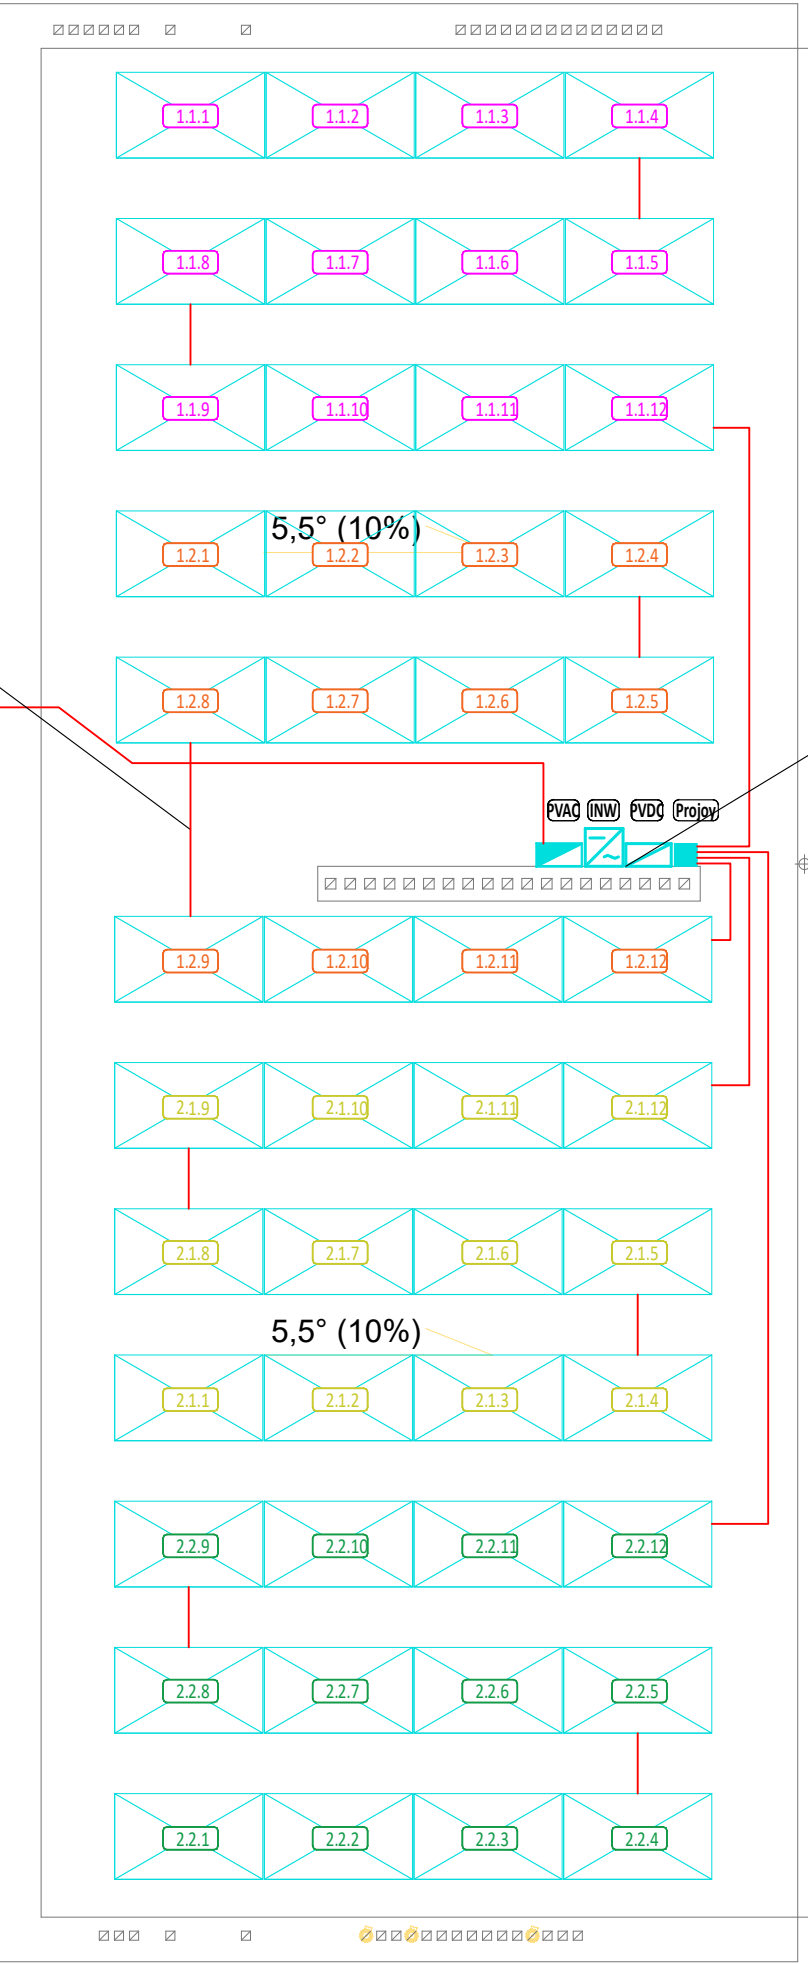


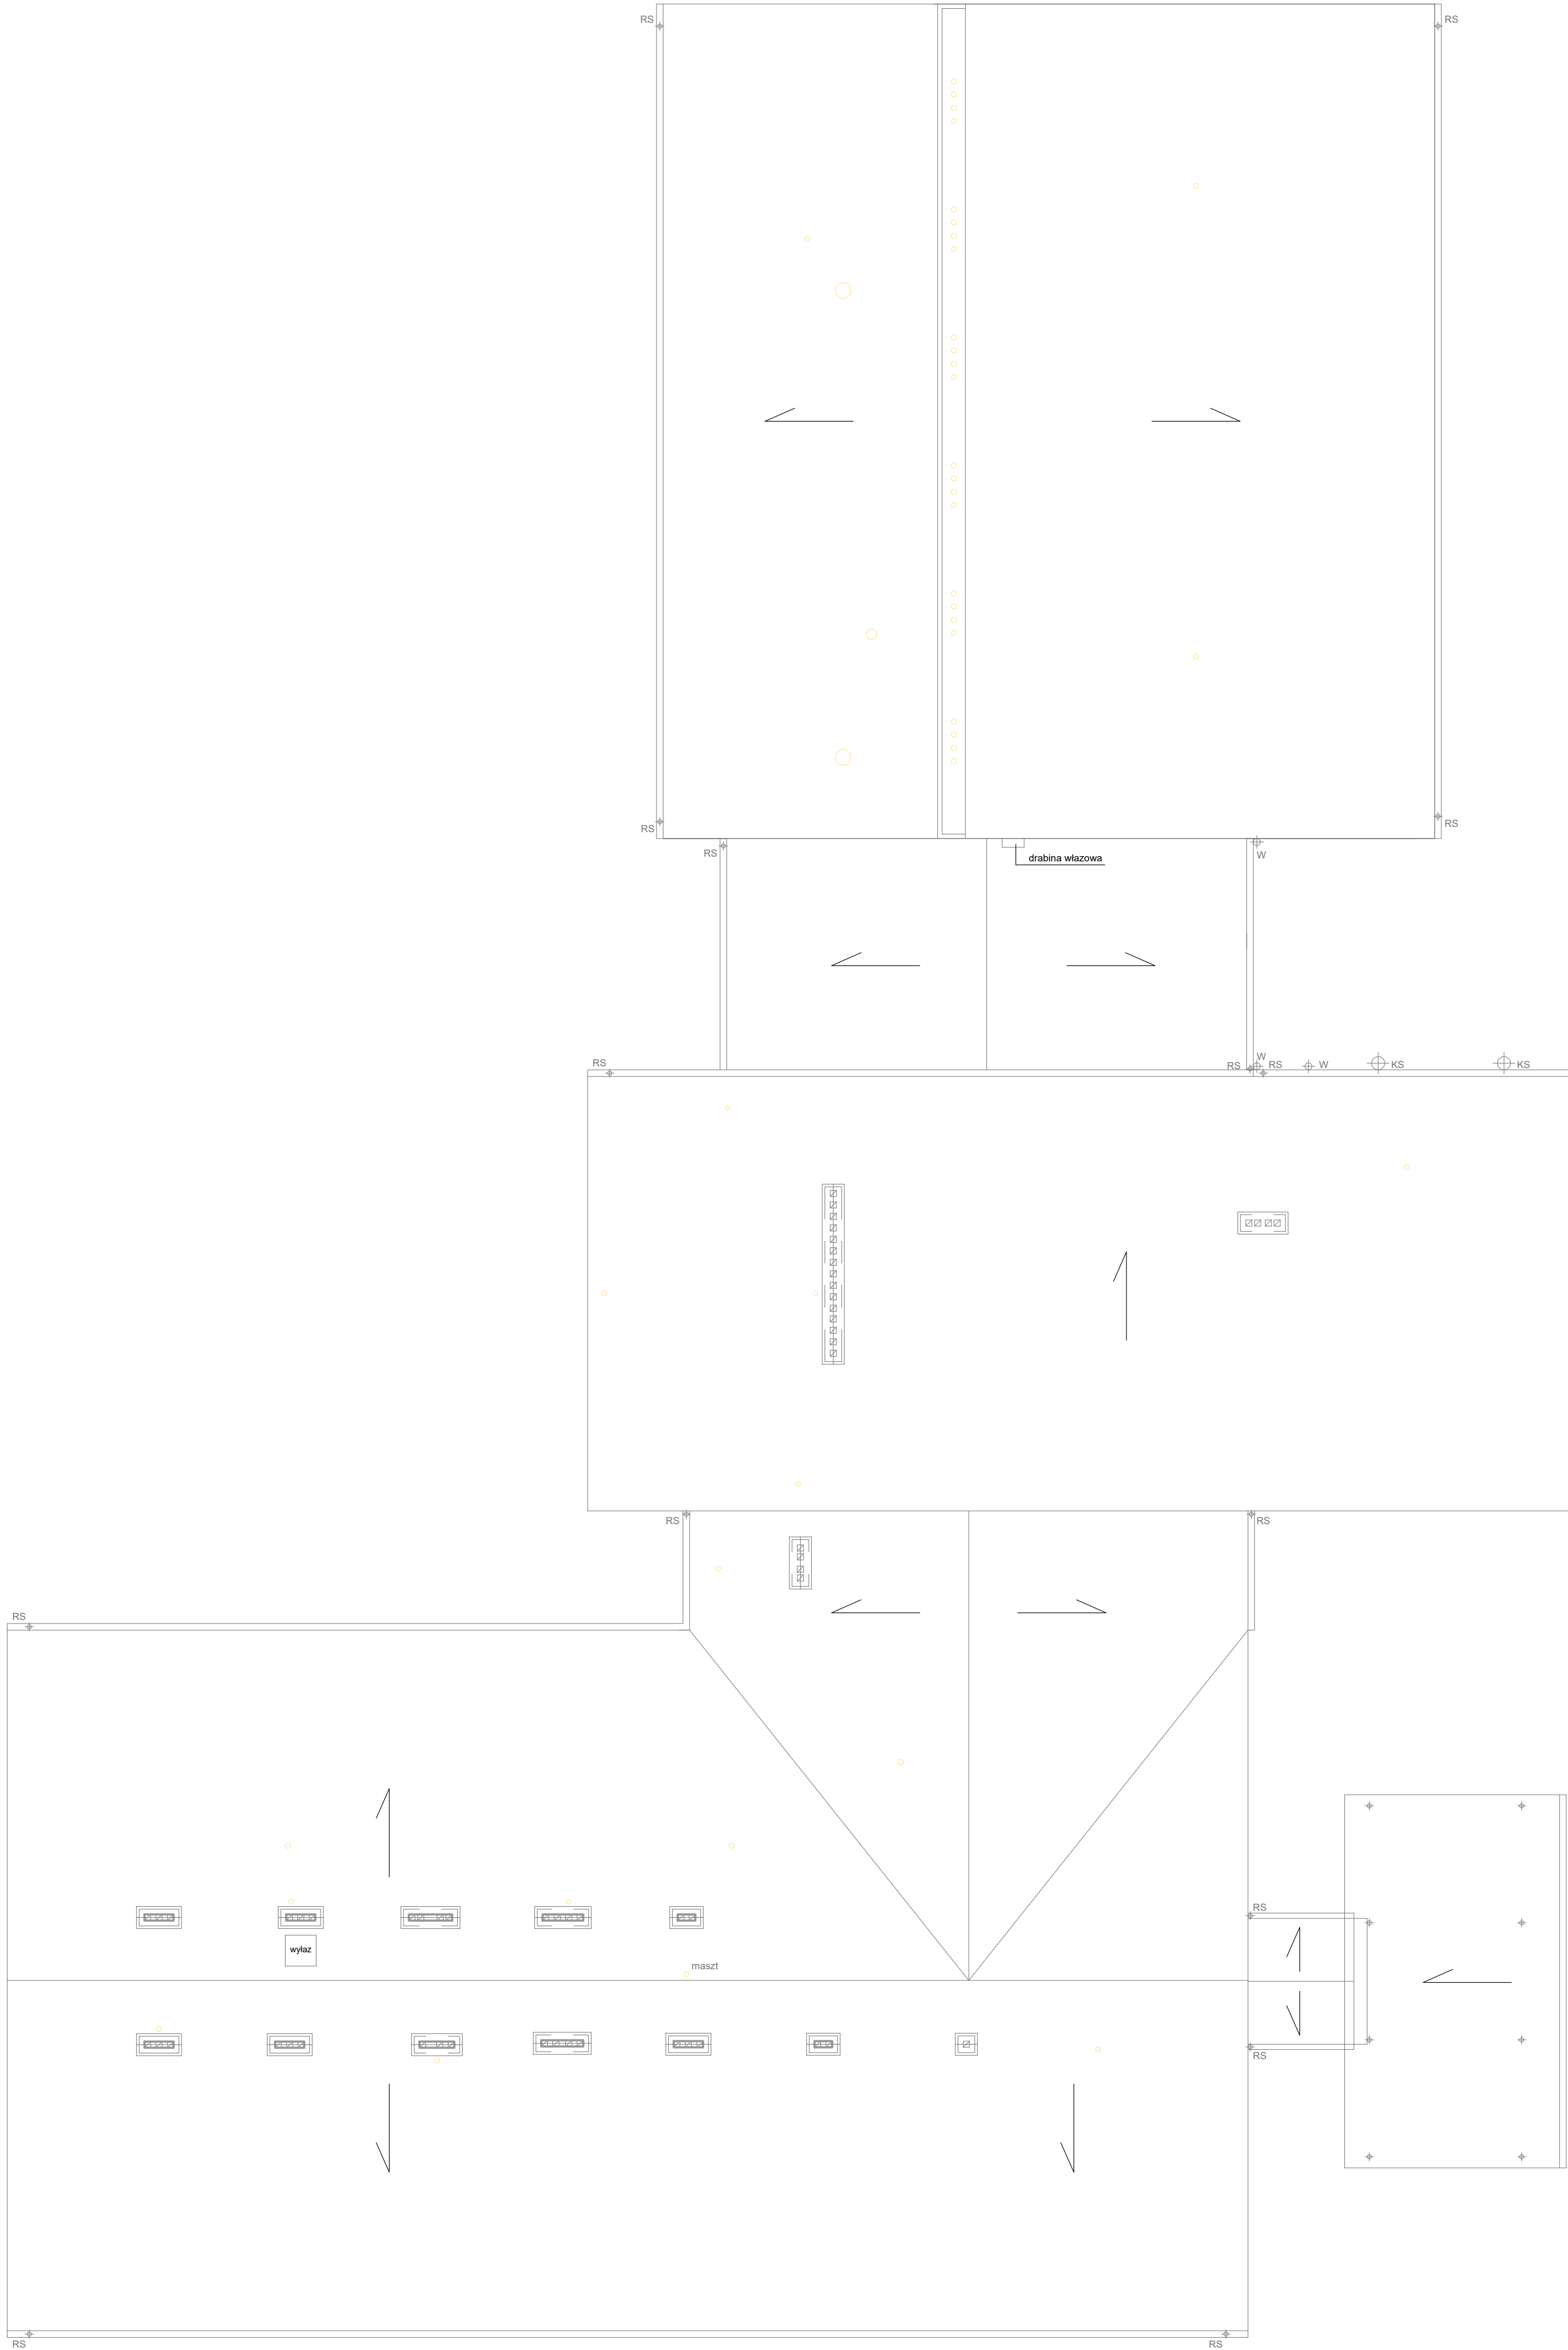

LEGENDA:

Moduł fotowoltaiczny 510W

111 Nr referencyjny modułu
1.x.x - nr MPPT
x.1.x - nr ciągu
x.x.1 - nr kolejny modułu

Rozdzielnica AC instalacji fotowoltaicznej

Rozdzielnica DC instalacji fotowoltaicznej

Inwerter fotowoltaiczny

Wyłącznik przeciwpożarowy Proipry

Kabel solarny

Ciągi paneli PV zostały oznaczone kolorami:

111 MPPT 1, ciąg 1

112 MPPT 1, ciąg 2

113 MPPT 2, ciąg 1

114 MPPT 2, ciąg 2

115 Przewodnik kabli w planie

116 A - w dół

117 B - w dół w górę

118 C - w górę

P25245
TERMO-MODERNIZACJA BUDYNKU SZKOŁY
PODSTAWOWEJ IM. T. KOŚCIUSZKI W KIERNOZI
(w ramach zadania pn. "Poprawa efektywności energetycznej budynku Szkoły Podstawowej im. T. Kościuszki w Kiernozie")
Dz. nr ewid. 413/4, identyfikator działki: 100505_4_0007/413/4
Obręb: 0007 KIERNOZ, jedn. ewid. 100505_4 Kiernoz, obszar miejski
woj. łódzkie, pow. łódzki

INWESTOR: Miasto i Gmina Kiernoz
ul. Sobocka 2a, 99-412 Kiernoz

Projekt techniczny	Data: 06.2026
Instalacje elektryczne	Skala: 1:100
P25245_PT_R_107_01 - Instalacja fotowoltaiczna	Wzrost: 100%

Projektant: mgr inż. Paweł Karwat	Nr uprawnień: LOD/4028/PBE/19	Podpis:
Długość: 100%	Wzrost: 100%	

Długość: 100%