


RZUT DACHU

SKALA 1:100

N

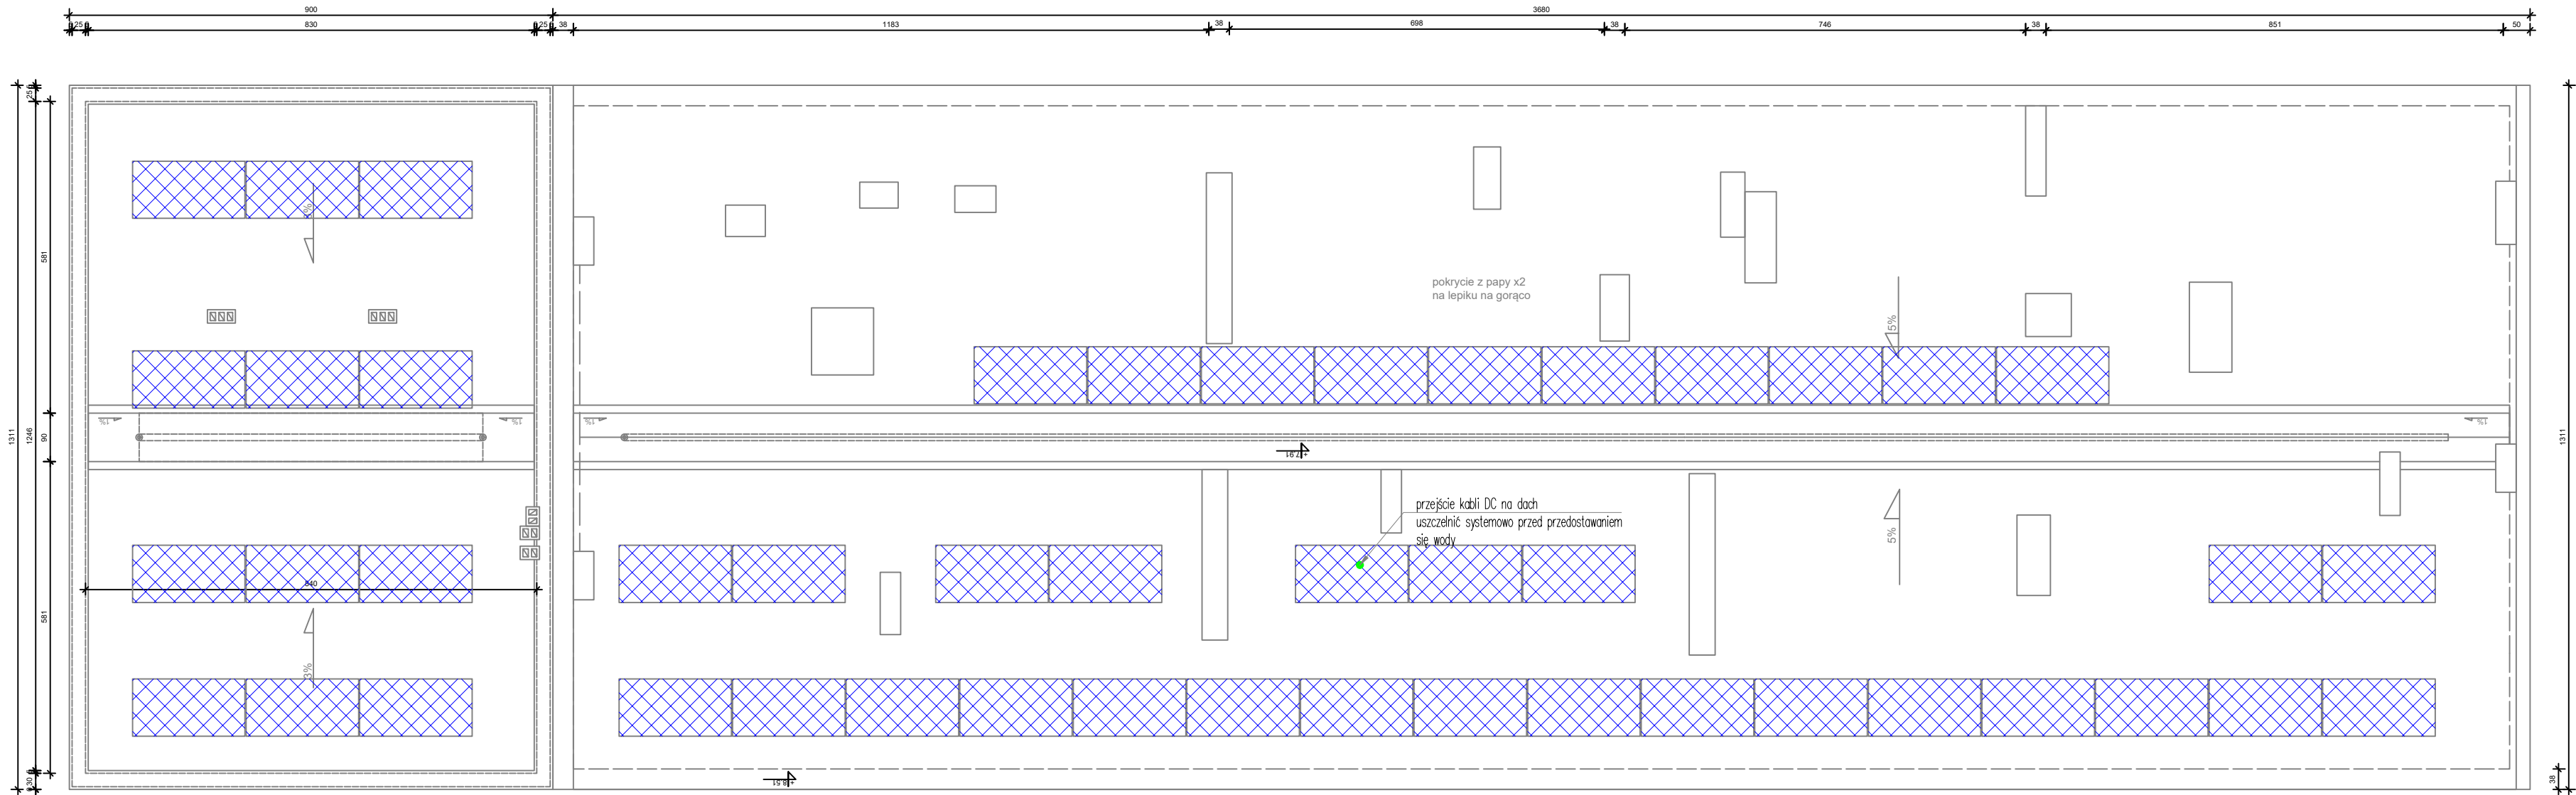

LEGENDA:



- projektowany panel fotowoltaiczny

EPU PROJEKT SP. Z O.O.		SIEDZIBA FIRMY:	
EVELINA GROT		UL. SPYCHAŁSKIEGO 13/208	
TEL. 503 010 608		45-706 OPOLE	
PAWEŁ SYLWESTRZAK			
TEL. 508 495 542			
NAZWA INWESTYCJI: Przebudowa w celu poprawy efektywności energetycznej budynku Urzędu Skarbowego w Głubczycach.			
ADRES INWESTYCJI: ul. Fabryczna 2, 48-100 Głubczyce			
INWESTOR: Izba Administracji Skarbowej w Opolu ul. plk. Witolda Piłckiego 2, 45-331 Opole			
PROJEKTANT: inż. Andrzej Zworniak upr. nr 267/87/Op			
OPRACOWANIE: mgr inż. Piotr Robota			
inst. stała:			
NAZWA RYS.		RZUT DACHU - INSTALACJA FOTOWOLTAEICZNA	
SKALA: 1:100		DATA: 01.07.2024 r.	
BRANŻA: ELEKTRYCZNA		NR RYS.: IE-04	