


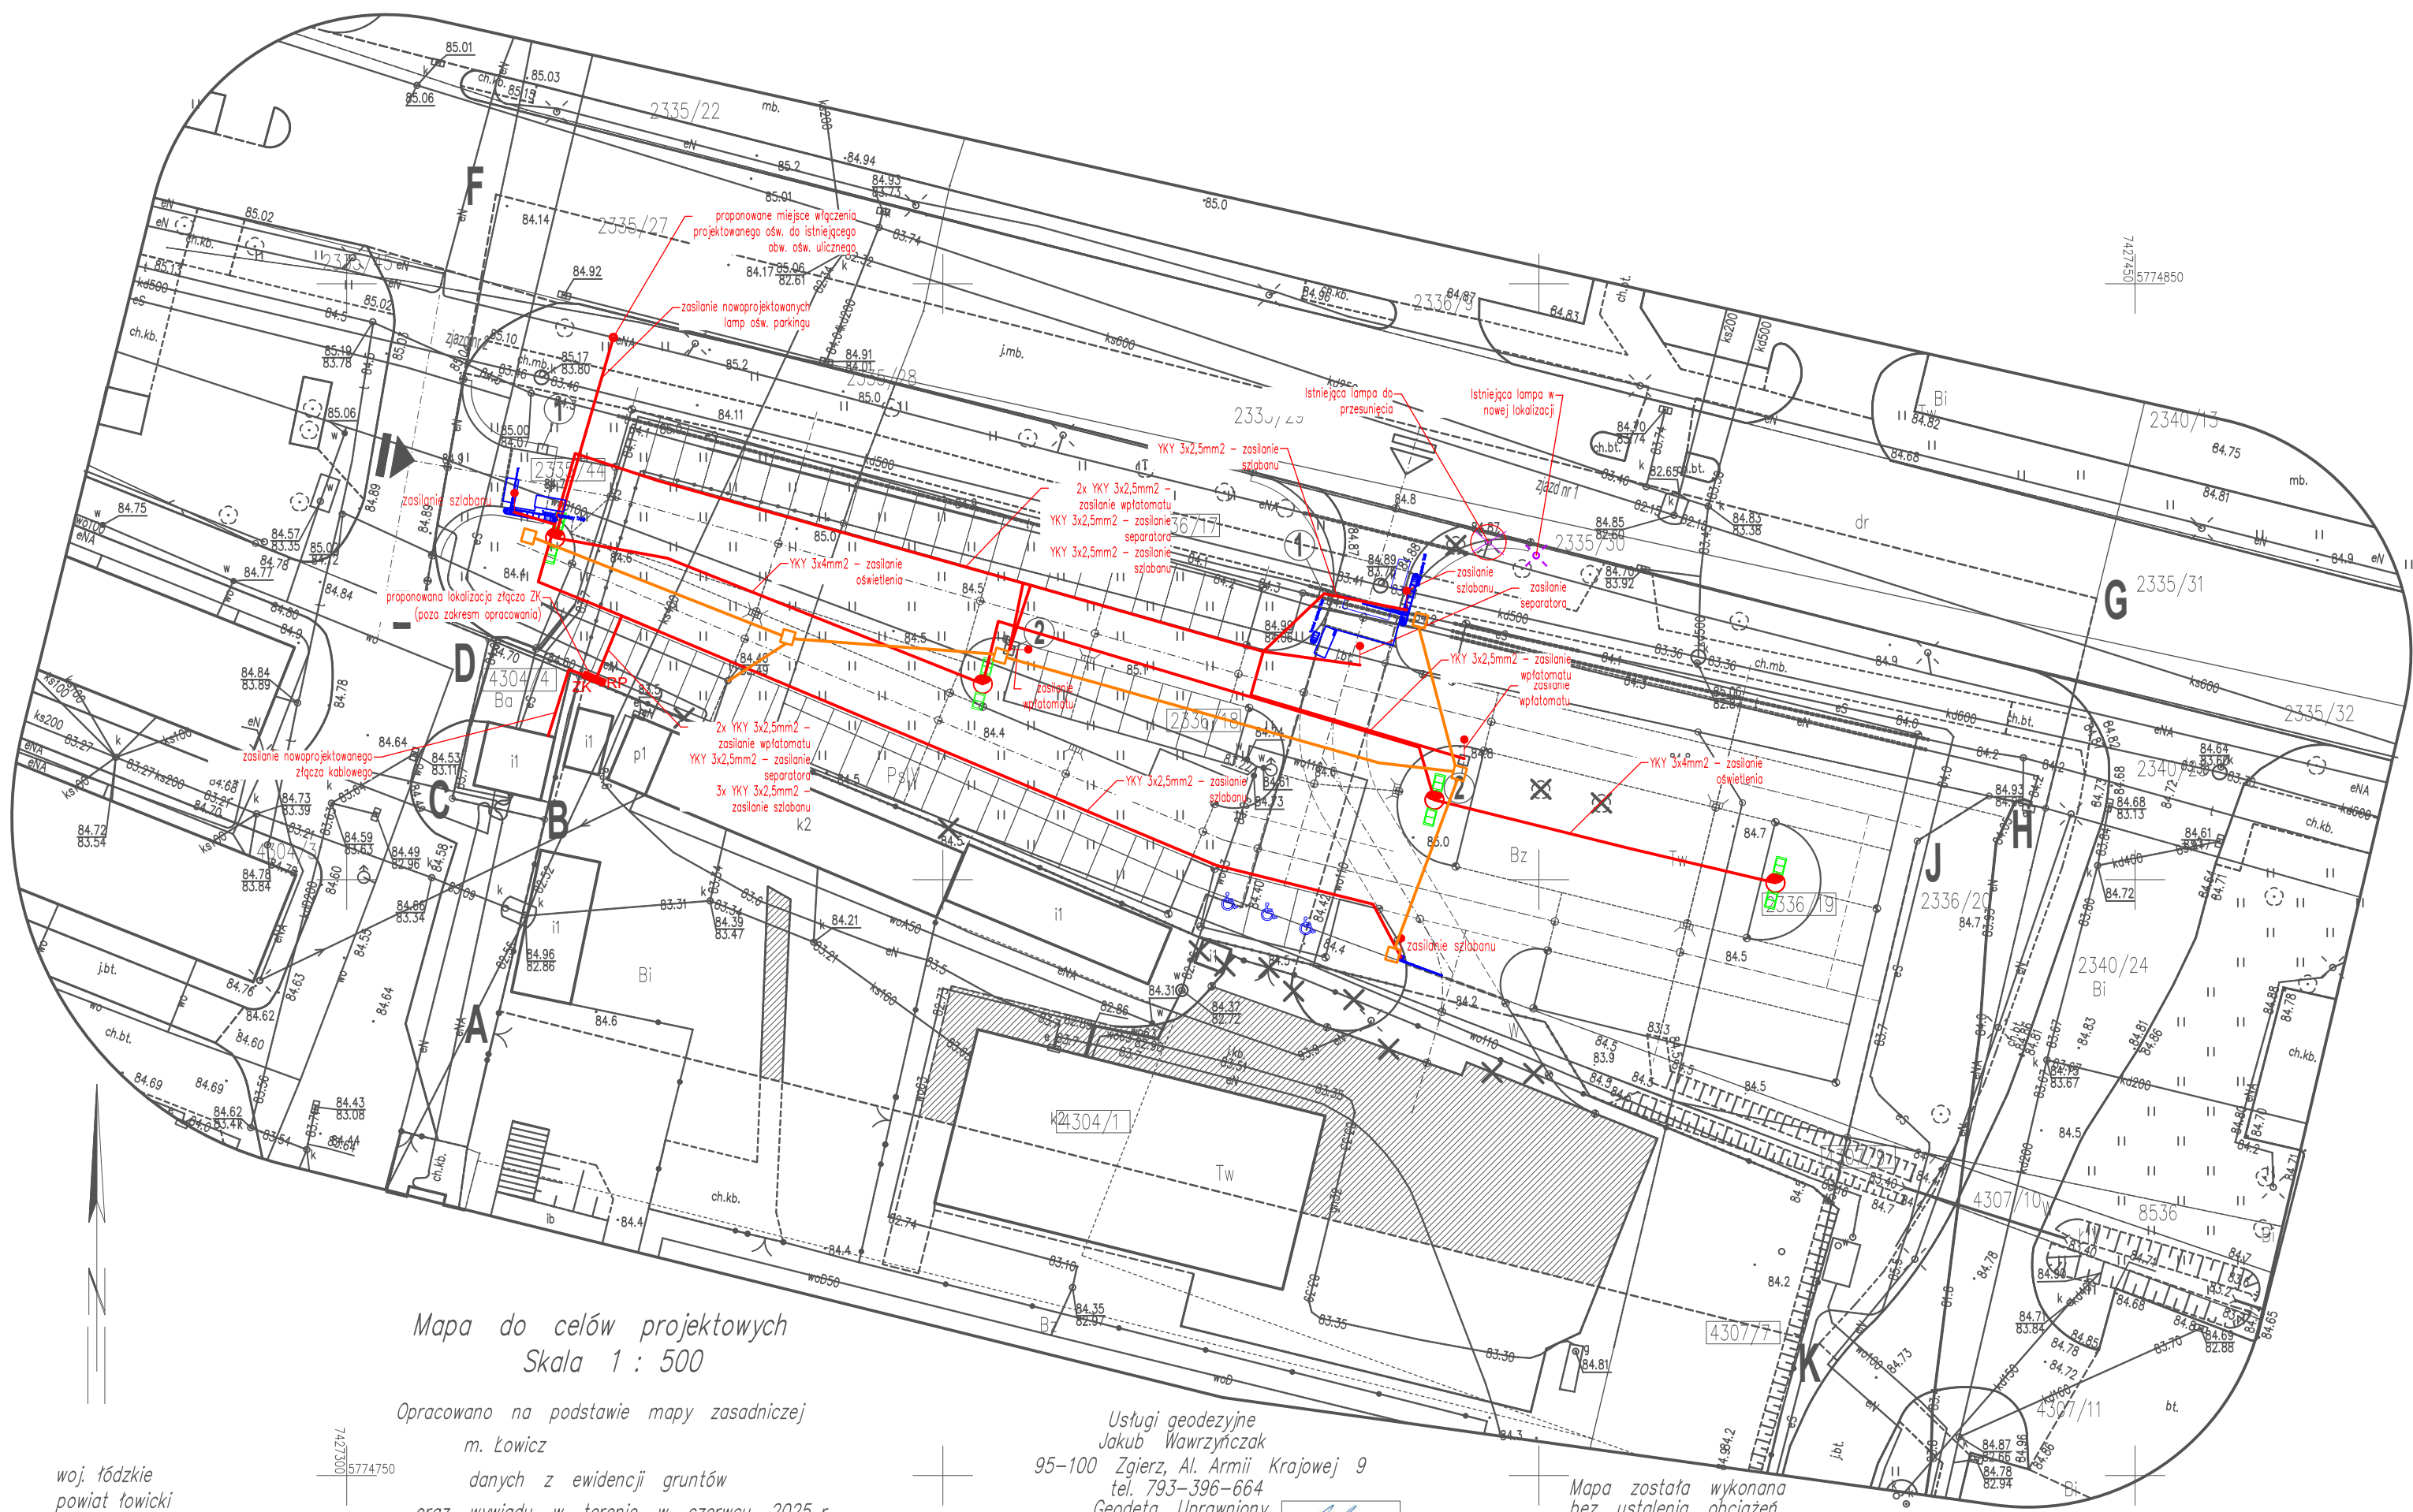

- Projektowana kanalizacja teletechniczna
- Projektowane przyłącze energetyczne nn w całości ułożone w rurze DVK
- Projektowane złącze kablowe
- Projektowany wypust zasilania
- Oprawa na słupie 9m, 79W, 4000K, 9949 lm

Niniejszy projekt został sporządzony na kopii mapy do celów projektowych.

Poświadczam za zgodność z oryginałem.

Robert Nawrot

woj. łódzkie
powiat łowicki
m. Łowicz 100501_1
obręb 100501_1.0008 S-8
działki wg zakresu

Mapa do celów projektowych
Skala 1 : 500

Opracowano na podstawie mapy zasadniczej
m. Łowicz
danych z ewidencji gruntów
oraz wywiadu w terenie w czerwcu 2025 r.

ID Nr GKN.6642.1.1158.2025
układ współrzędnych 2000-poziom odniesienia PL-EVRF2007-NH

Usługi geodezyjne
Jakub Wawrzyńczak
95-100 Zgierz, Al. Armii Krajowej 9
tel. 793-396-664
Geodeta Uprawniony

inż. Jakub Wawrzyńczak
Rej. G.U.G. i K. 22786
Zgierz, 16-06-2025 r. I. ks. rob.2928

Mapa została wykonana
bez ustalenia obciążeń
służebnościami gruntowymi.

Nie wyklucza się istnienia w terenie innych
przewodów o których brak jest informacji
w instytucjach branżowych .
Wynika to z zasłyszności historycznych lub
niedopełnienia przepisów zgłoszenia
do inwentaryzacji .
(Ustawa Prawo Geodezyjne i Kartograficzne
DZ. U. z 2010r. Nr 193 pozycja 1287)

Jestem Świadomy odpowiedzialności karnej za złożenie fałszywych oświadczeń. Oświadczam, że operat techniczny zawierający rezultaty prac geodezyjnych w wyniku których powstał niniejszy dokument uzyskał pozytywny wynik weryfikacji.	
Identyfikator zgłoszenia prac geodezyjnych	GKN.6642.1.1158.2025
Organ służby geodezyjnej, który otrzymał zgłoszenie	Starosta Łowicki
Wykonawca prac geodezyjnych	Usługi Geodezyjne Jakub Wawrzyńczak
Nr oraz data sporządzenia dokumentu zawierającego wynik pozytywnej weryfikacji	PROTOKÓŁ NR GKN.6642.1.1158.2025_25.06.2025
Imię nazwisko oraz nr uprawnień zawodowych kierownika prac	

podstawa prawna: Ustawa z dnia 17 maja 1989 r. Prawo geodezyjne i kartograficzne art. 42 ust. 4

BIPROINSTAL Sp. z o.o. tel. 514 908 159, e-mail: rafal.marciniak@biproinstal.pl	
PROJEKT: Budowa parkingu przy stadionie od strony ul. Starzyńskiego w Łowiczu	
LOKALIZACJA INWESTYCJI: ul. Starzyńskiego, 99-400 Łowicz	Identyfikator działki: 100501_10008; 100501_10005 Województwo: łódzkie Powiat: łowicki Gmina: Łowicz Dziedzic: 0008 Sódzinałec 0005 Koszki Numer działki: 3335/44, 3336/17, 3338/18, 2336/19, 4304/1, 4304/4, 4307/7, 4307/9
INWESTOR: Miasto Łowicz Plac Stary Rynek 1, 99-400 Łowicz	
TYTUŁ RYSUNKU: PROJEKT ZAGOSPODAROWANIA TERENU	
PROJEKTANT BRANŻA ELEKTRYCZNA: mgr inż. Robert Nawrot	UPRAWNIENIA: Ł00/5078/PWBE/23
SPRAWDZAJĄCY BRANŻA ELEKTRYCZNA: mgr inż. Krzysztof Kardecki	UPRAWNIENIA: Ł00/4422/PBE/20
ASISTENT PROJEKTANTA: inż. Michał Zychliński	UPRAWNIENIA: PODPIS:
BRANŻA: INST. ELEKTRYCZNE	FAZA: PZT
DATA: 08.2025	ROZMIAR ZAROSZKA: 420x594
SKALA: 1:500	NR RYSUNKU: EPZT