


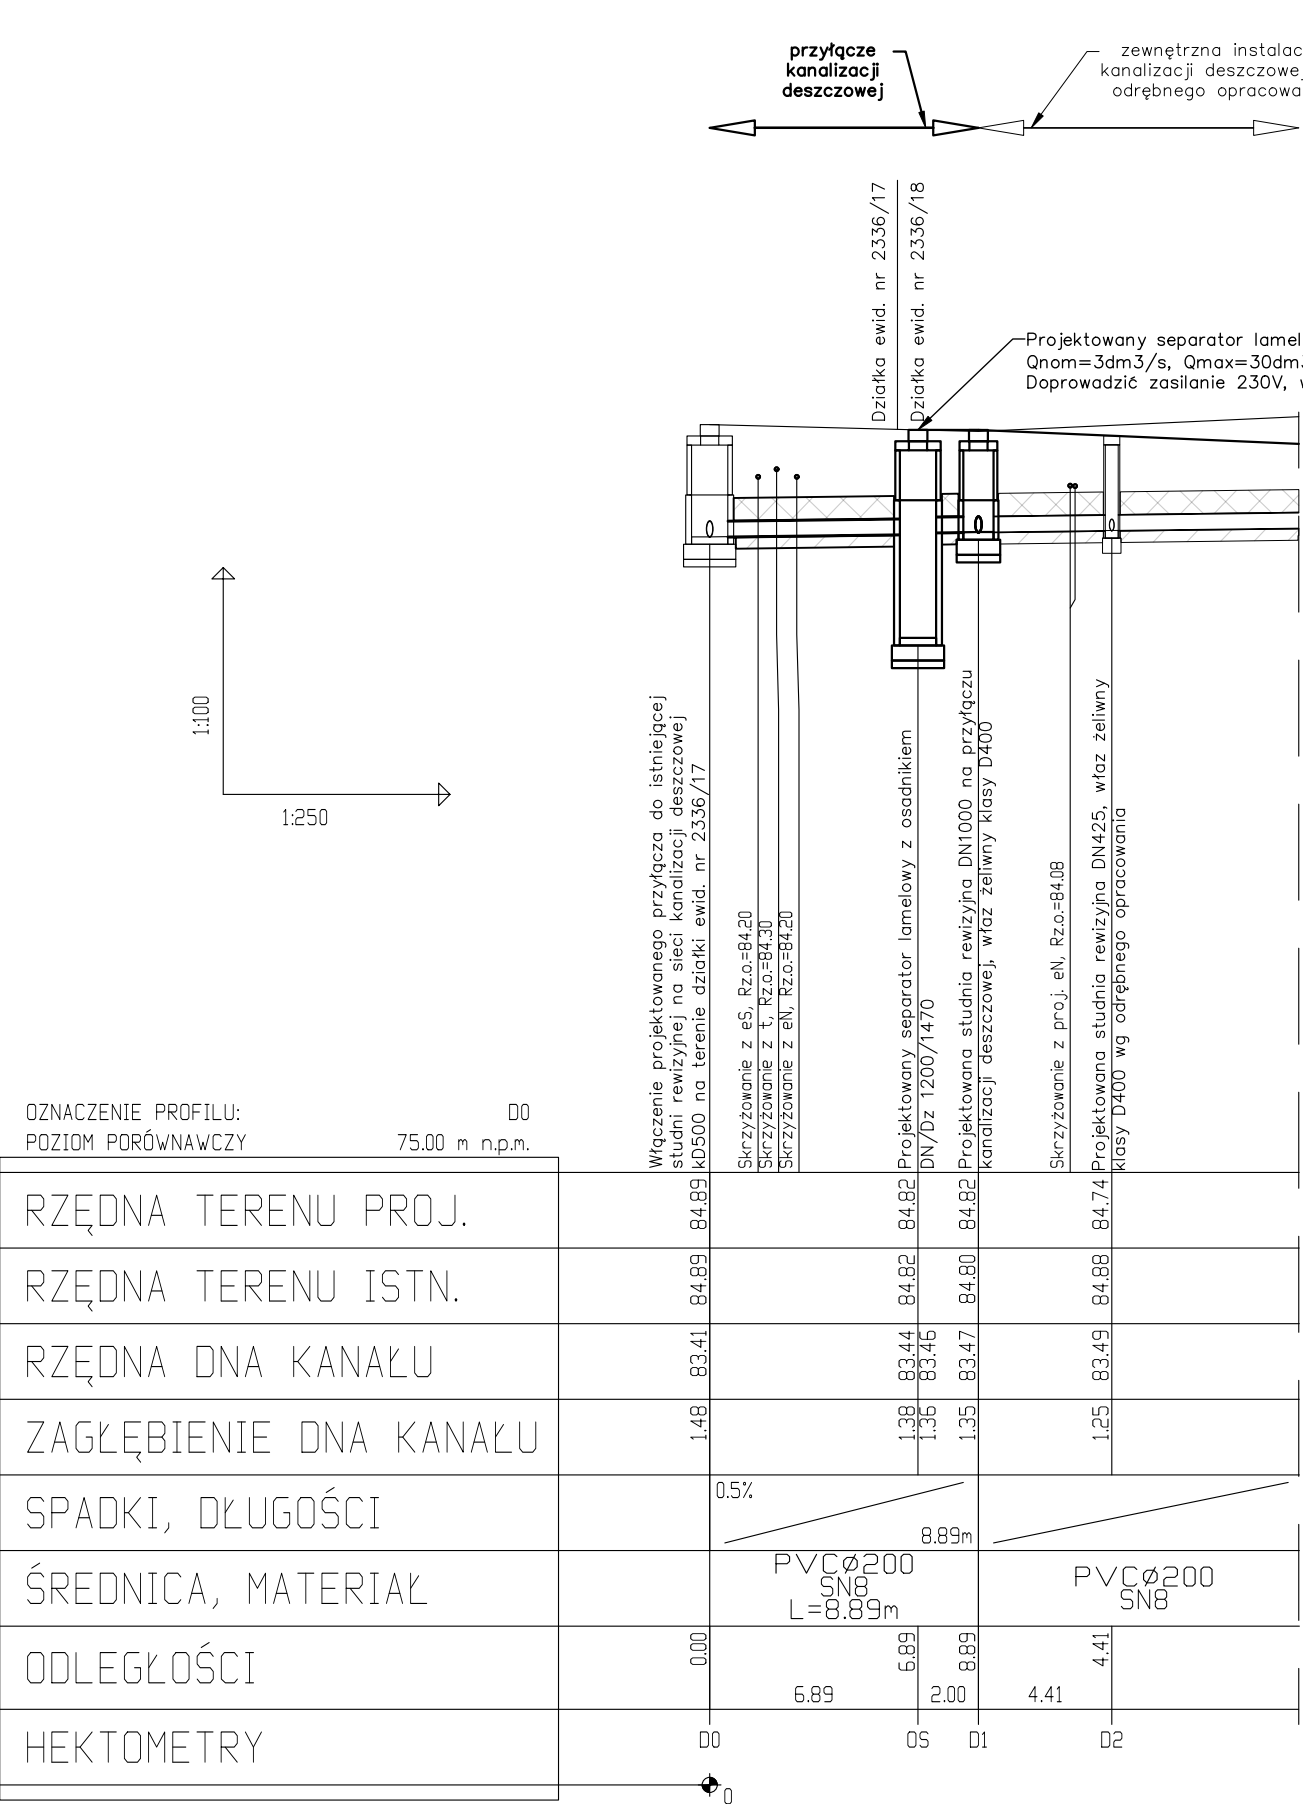

- UWAGA:
- Wymiary i istniejące rozwiązania konstrukcyjno-materiałowe należy sprawdzić na budowie.
 - Wszelkie rozbieżności w projekcie do uzgodnienia z nadzorem autorskim.
 - W miejscach kolizji prowadzić wykopy ręczne i stosować rury osłonowe.
 - Przed przystąpieniem do prac budowlanych należy sprawdzić rzędne istniejących instalacji uzbrojenia terenu.
 - Rzędne istniejącego uzbrojenia z którym, krzyżuje się projektowana instalacja ustalono na podstawie MDCP. W przypadku braku rzędnych na mapie zagłębienie ustalono na podstawie minimalnych zagłębień danej instalacji. Istniejące rzędne sprawdzić w terenie przed rozpoczęciem prac.

- LEGENDA
- proj. przyłcze kanalizacji deszczowej PVCØ200 lite SN8
 - D1 punkty charakterystyczne na instalacji
 - podsyпка 15cm
 - obsypka 30cm
 - poziom terenu istniejącego
 - poziom terenu projektowanego

 BIPROINSTAL Sp. z o.o. tel. 514 908 159, e-mail: rafal.marciniak@biproinstal.pl				
PROJEKT: Budowa parkingu przy stadionie od strony ul. Starzyńskiego w Łowiczu				
LOKALIZACJA INWESTYCJI: ul. Starzyńskiego, 99–400 Łowicz			Identyfikator działki: 100501_1.0008 Województwo: łódzkie Powiat: łowicki Gmina: Łowicz Obręb: 0008 Śródmieście Numer działki: 2336/17, 2336/18	
INWESTOR: Miasto Łowicz Plac Stary Rynek 1, 99–400 Łowicz				
TYTUŁ RYSUNKU: PROFIL PRZYŁĄCZA KANALIZACJI DESZCZOWEJ				
PROJEKTANT BRANŻA SANITARNA: mgr inż. Rafał Marciniak		UPRAWNIENIA: MAZ/0425/PWBS/15		PODPIS:
ASYSTENT PROJEKTANTA: mgr inż. Michał Świętaczak		UPRAWNIENIA:		PODPIS:
BRANŻA: SANITARNA	FAZA: PT	DATA: 08.2025	ROZMIAR ARKUSZA: 297x420	SKALA: 1:100/250 NR RYSUNKU: SZ02