


PLAN ZAGOSPODAROWANIA TERENU -
INSTALACJE ELEKTRYCZNE

skala 1:500

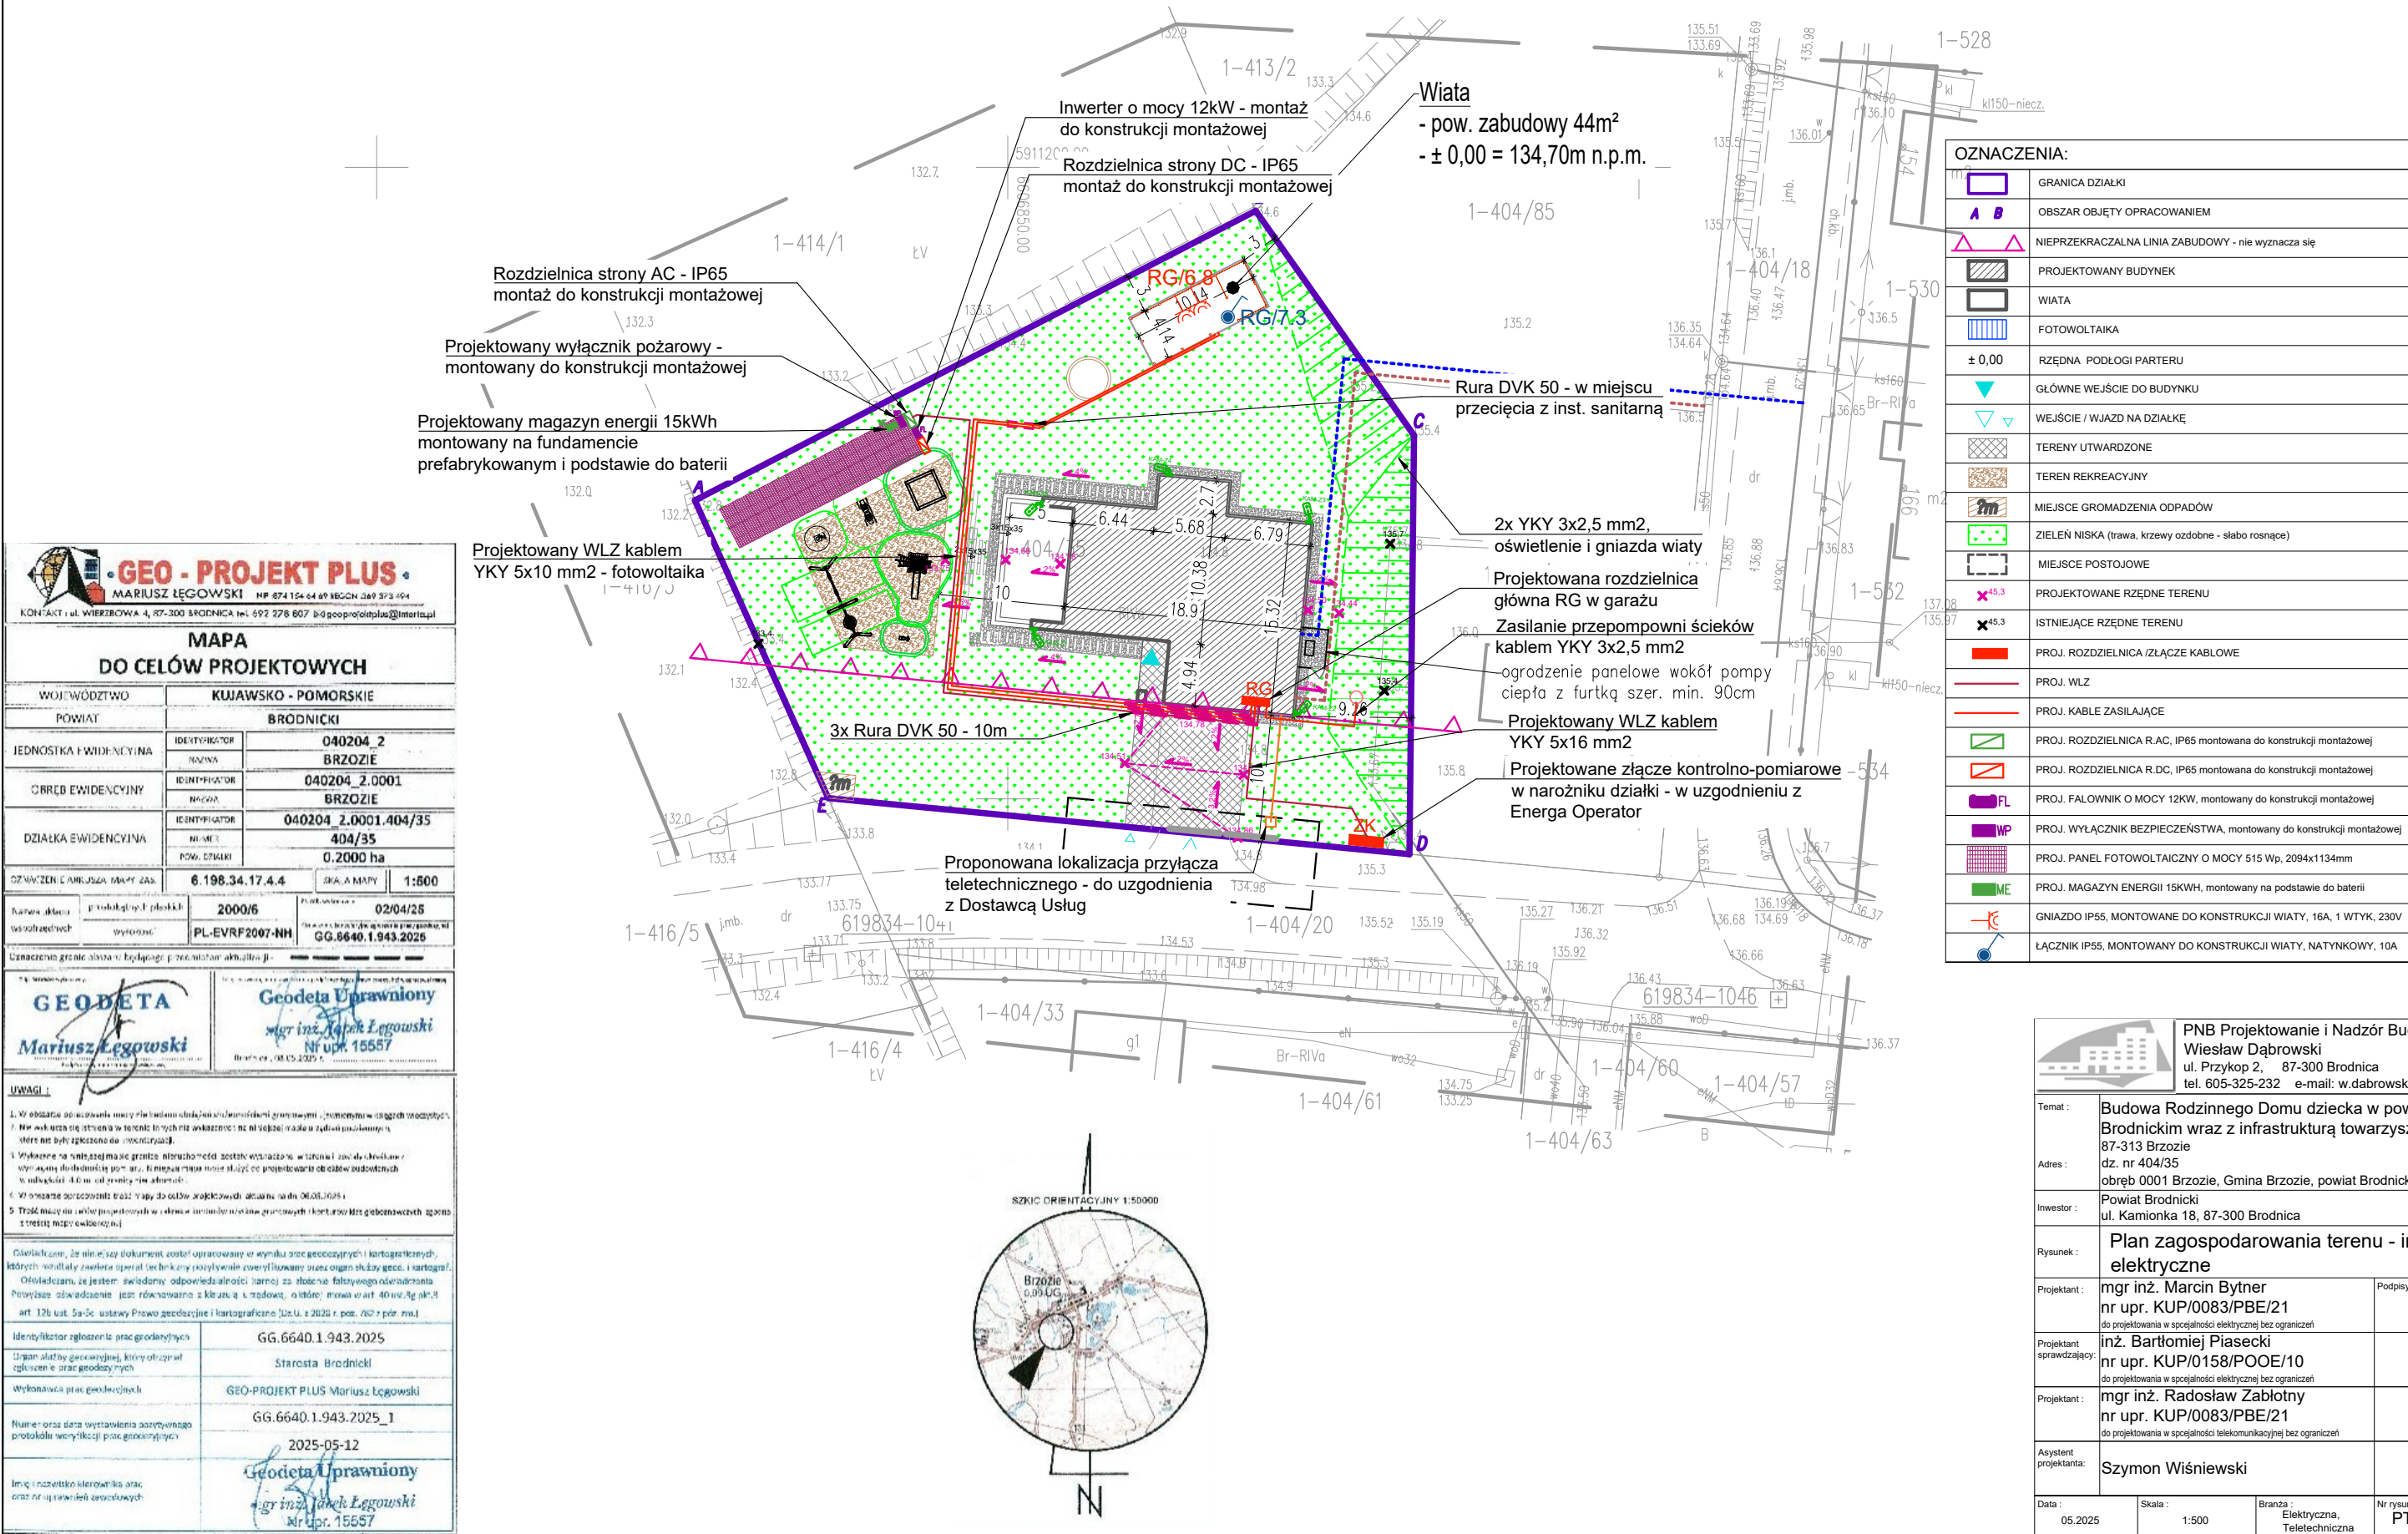

OZNACZENIA:	
	GRANICA DZIAŁKI
	OBSZAR OBJĘTY OPRACOWANIEM
	NIEPRZEKACZALNA LINIA ZABUDOWY - nie wyznacza się
	PROJEKTOWANY BUDYNEK
	WIATA
	FOTOWOLTAIKA
	RZEDNA PODŁOGI PARTERU
	GŁÓWNE WEJŚCIE DO BUDYNKU
	WEJŚCIE / WJAZD NA DZIAŁKĘ
	TERENY UTWARDZONE
	TEREN REKREACYJNY
	MIEJSCE GROMADZENIA ODPADÓW
	ZIELEŃ NISKA (trawa, krzewy ozdobne - słabo rosnące)
	MIEJSCE POSTOJOWE
	PROJEKTOWANE RZĘDNE TERENU
	ISTNIEJĄCE RZĘDNE TERENU
	PROJ. ROZDZIELNICA /ZŁĄCZE KABLOWE
	PROJ. WLZ
	PROJ. KABELE ZASILAJĄCE
	PROJ. ROZDZIELNICA R.AC, IP65 montowana do konstrukcji montażowej
	PROJ. ROZDZIELNICA R.DC, IP65 montowana do konstrukcji montażowej
	PROJ. FALOWNIK O MOCY 12kW, montowany do konstrukcji montażowej
	PROJ. WYŁĄCZNIK BEZPIECZEŃSTWA, montowany do konstrukcji montażowej
	PROJ. PANEL FOTOWOLTAICZNY O MOCY 515 Wp, 2094x1134mm
	PROJ. MAGAZYN ENERGII 15KWH, montowany na podstawie do baterii
	GNIAZDO IP55, MONTOWANE DO KONSTRUKCJI WIATY, 16A, 1 WTYK, 230V
	ŁĄCZNIK IP55, MONTOWANY DO KONSTRUKCJI WIATY, NATYNKOWY, 10A

GEO-PROJEKT PLUS
MARIUSZ ŁĘGOWSKI
KONTAKT: ul. WIERZBOWA 4, 87-300 BRODNICA tel. 692 278 607 biuro@geoprojektplus.pl

MAPA DO CELÓW PROJEKTOWYCH

WOJEWÓDZTWO	KUJAWSKO - POMORSKIE
POWIAT	BRODNICKI
JEDNOSTKA EWIDENCYJNA	040204_2 BRZOSIE
OBREB EWIDENCYJNY	040204_2.0001 BRZOSIE
DZIAŁKA EWIDENCYJNA	040204_2.0001.404/35 404/35
POW. DZIAŁKI	0.2000 ha
OZNACZENIE AMPLIUSZA MAPY ZAS.	6.198.34.17.4.4
SKALA MAPY	1:500
Nazwa działki	2000/5
Wzrost/średnica	02/04/25
Wzrost/średnica	PL-EVRF2007-NH
Wzrost/średnica	GG.6640.1.943.2025

Oznaczenie granic obszarów budowlanych przedstawia aktualnie:

GEODETA
Mariusz Łęgowski
Geodeta Uprawniony
Nr upr. 15557

UWAGI:

- W obszarze opracowania nie ma planowanych zabudowań, pominięto w obszarze opracowania.
- W obszarze opracowania nie ma planowanych zabudowań, pominięto w obszarze opracowania.
- W obszarze opracowania nie ma planowanych zabudowań, pominięto w obszarze opracowania.
- W obszarze opracowania nie ma planowanych zabudowań, pominięto w obszarze opracowania.
- W obszarze opracowania nie ma planowanych zabudowań, pominięto w obszarze opracowania.

Oświadczam, że niniejszy dokument został opracowany w wyniku prac geodezyjnych i kartograficznych, których rezultaty zawiera opisy techniczny i rysunki, które zostały wykonane przez organ służby geodezyjnej. Oświadczam, że jestem świadomy odpowiedzialności karnej za złożenie fałszywego oświadczenia. Powyższe oświadczenie jest równoważne z klauzulą o zgodności, o której mowa w art. 40 ust. 3 pkt 3 art. 12b ust. 3a-3c ustawy Prawo geodezyjne i kartograficzne (Dz.U. z 2020 r. poz. 162 z późn. zm.).

Identyfikator zgłoszenia prac geodezyjnych	GG.6640.1.943.2025
Organ służby geodezyjnej, który otrzymał zgłoszenie prac geodezyjnych	Starosta Brodnicki
Wykonawca prac geodezyjnych	GEO-PROJEKT PLUS Mariusz Łęgowski
Numer oraz data wystawienia powyższego protokołu weryfikacji prac geodezyjnych	GG.6640.1.943.2025_1 2025-05-12
Imię i nazwisko kierownika prac oraz nr jego zawodowego	Geodeta Uprawniony Mariusz Łęgowski Nr upr. 15557

PNB Projektowanie i Nadzór Budowlany Wiesław Dąbrowski ul. Przykop 2, 87-300 Brodnica tel. 605-325-232 e-mail: w.dabrowski77@wp.pl	
Temat:	Budowa Rodzinnego Domu dziecka w powiecie Brodnickim wraz z infrastrukturą towarzyszącą
Adres:	dz. nr 404/35 obrob. 0001 Brzozie, Gmina Brzozie, powiat Brodnicki
Inwestor:	Powiat Brodnicki ul. Kamionka 18, 87-300 Brodnica
Rysunek:	Plan zagospodarowania terenu - inst. elektryczne
Projektant:	mgr inż. Marcin Bytner nr upr. KUP/0083/PBE/21 do projektowania w specjalności elektrycznej bez ograniczeń
Projektant sprawdzający:	inż. Bartłomiej Piasecki nr upr. KUP/0158/POOE/10 do projektowania w specjalności elektrycznej bez ograniczeń
Projektant:	mgr inż. Radosław Zabłotny nr upr. KUP/0083/PBE/21 do projektowania w specjalności telekomunikacyjnej bez ograniczeń
Asystent projektanta:	Szymon Wiśniewski
Data:	05.2025
Skala:	1:500
Branża:	Elektryczna, Teletechniczna
Nr rysunku:	PT_IE-PZT