


Rzut parteru - inst. teletechniczne
Skala 1:100

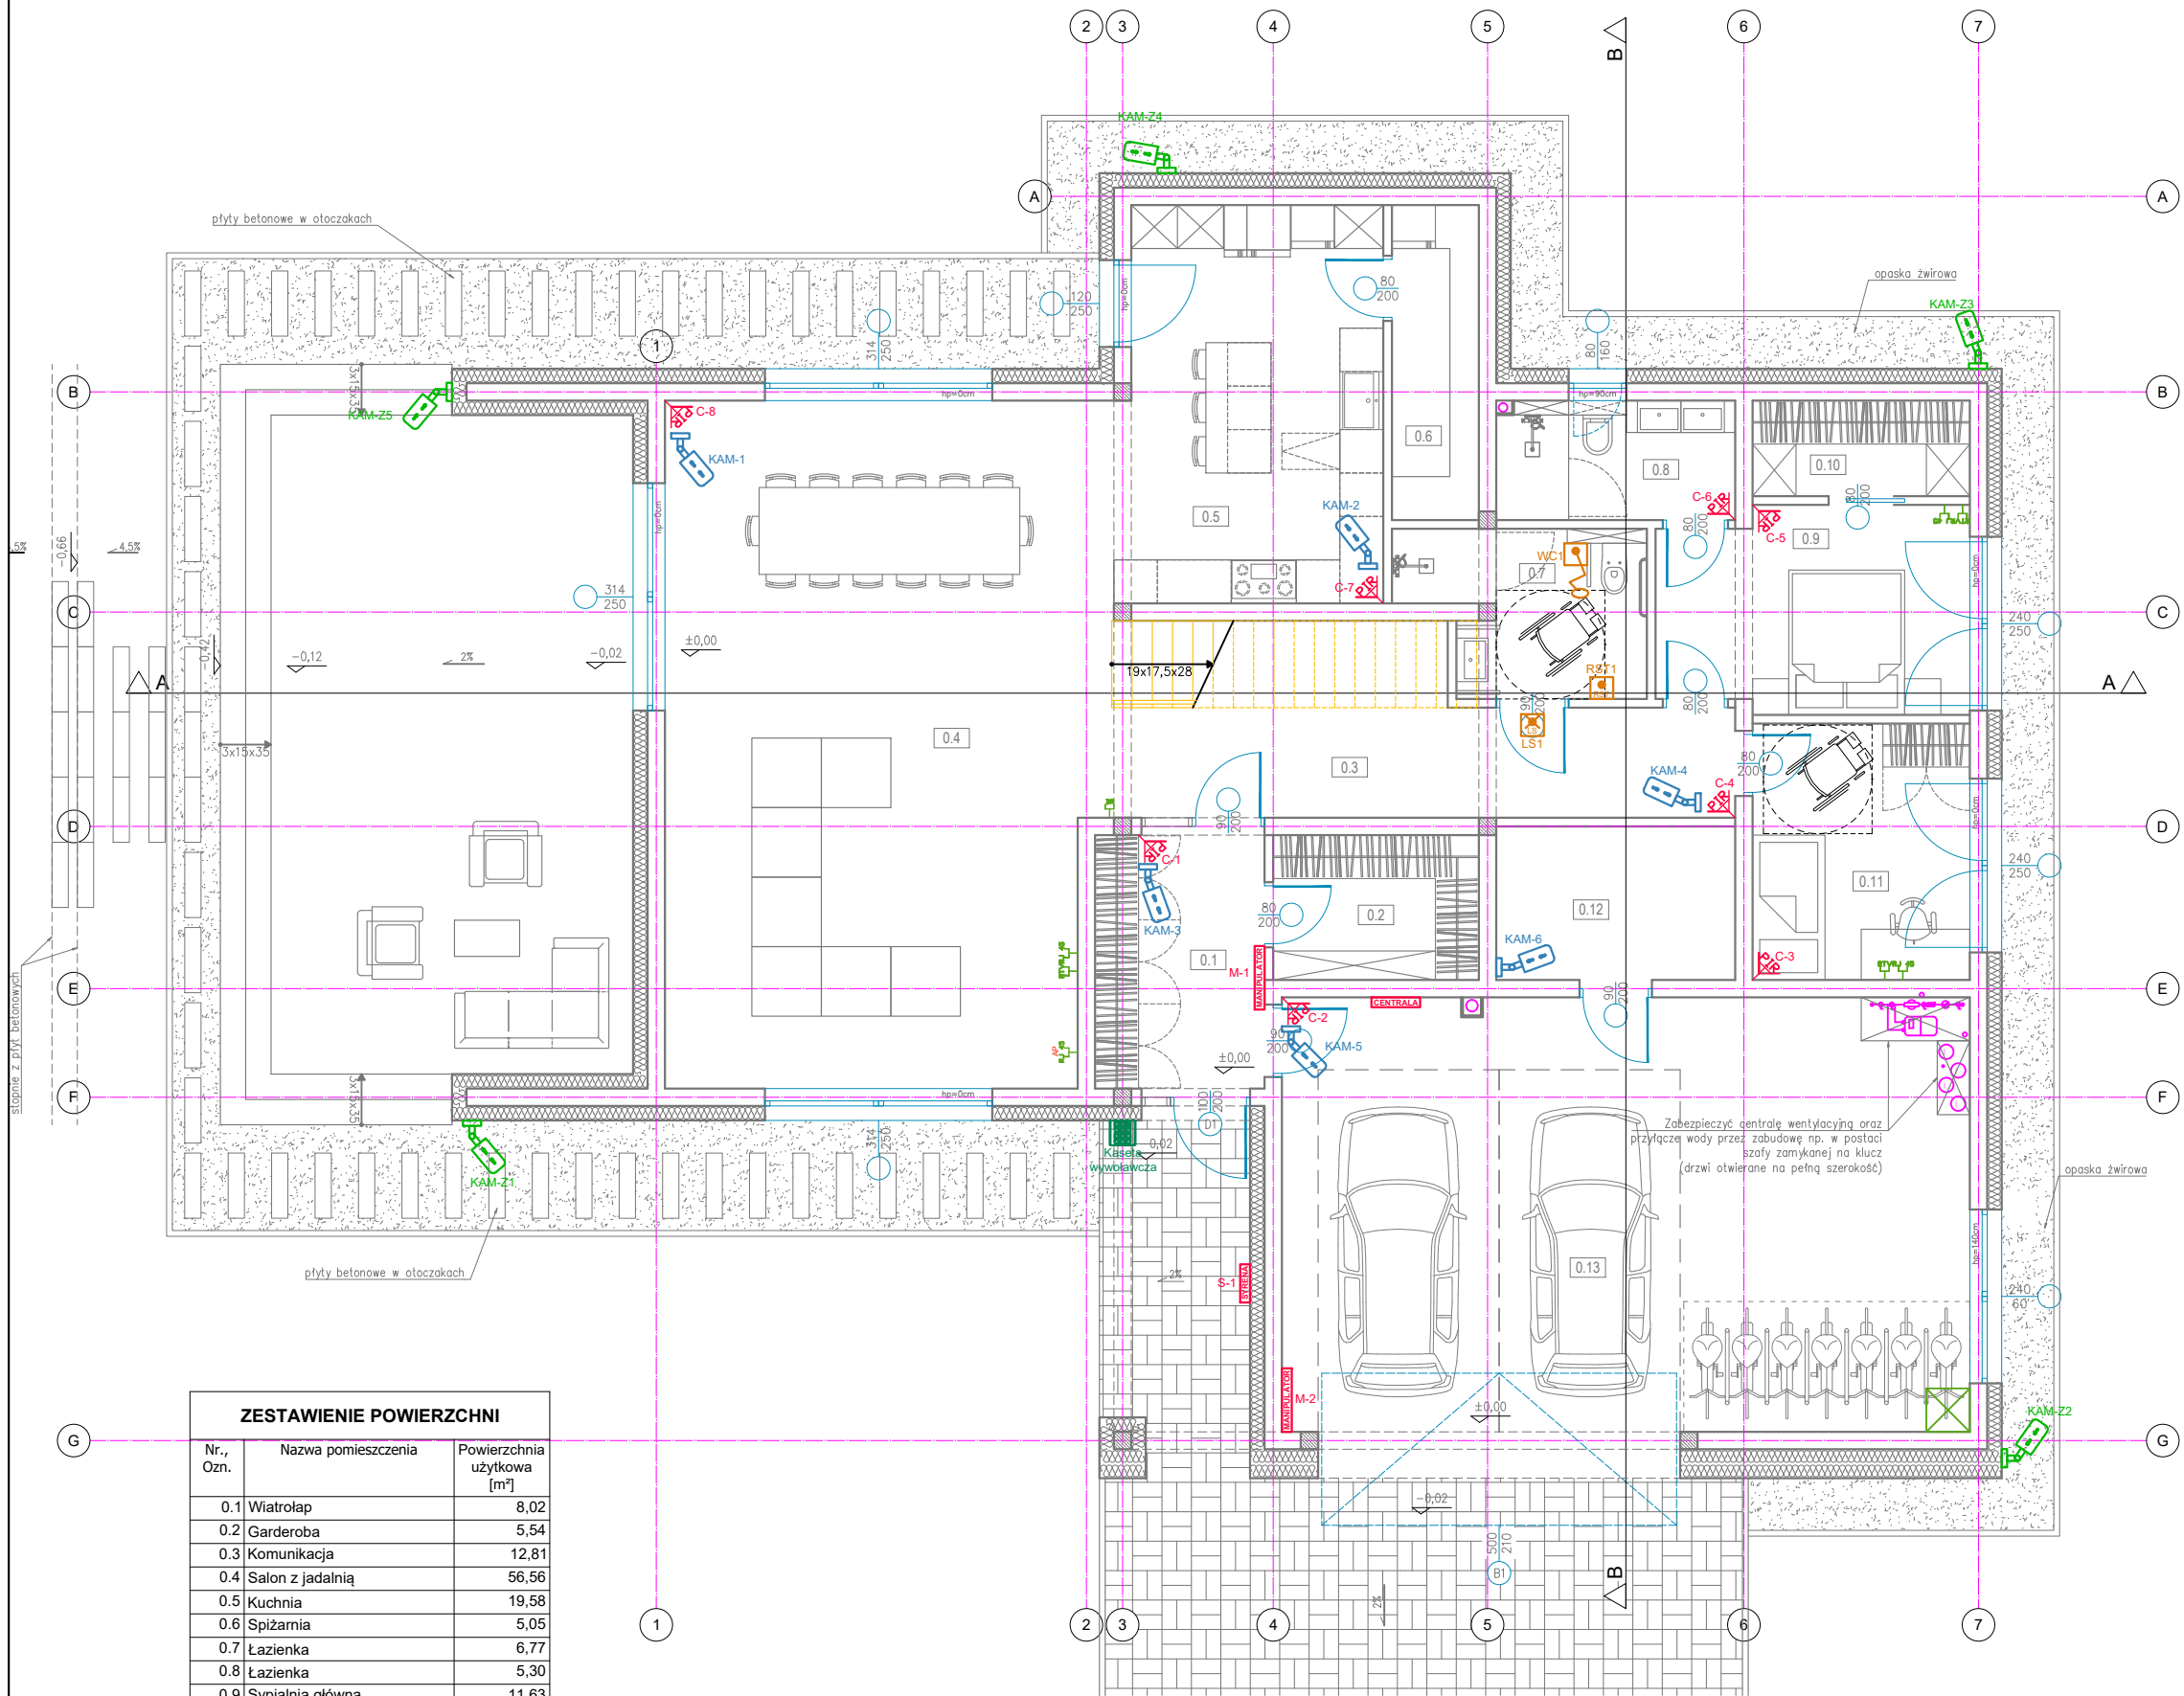

ZESTAWIENIE POWIERZCHNI		
Nr., Ozn.	Nazwa pomieszczenia	Powierzchnia użytkowa [m²]
0.1	Wiatrołap	8,02
0.2	Garderoba	5,54
0.3	Komunikacja	12,81
0.4	Salon z jadalnią	56,56
0.5	Kuchnia	19,58
0.6	Śpiżarnia	5,05
0.7	Łazienka	6,77
0.8	Łazienka	5,30
0.9	Sypialnia główna	11,63
0.10	Garderoba	3,83
0.11	Sypialnia	10,42
0.12	Pomieszczenie techniczne	6,83
0.13	Garaż	56,54
SUMA		208,88

Rysunek	Nazwa
	Czujka detekcji ruchu PIR, Grade 2, odporna na ruch zwierząt o wadze do 20kg, możliwość regulacji czułości, montaż na wysokości h=2,4m
	Manipulator instalacji alarmowej
	Syrena instalacji alarmowej
	Centrala instalacji alarmowej
	Gniazdo podwójne RJ45, montowane we wspólnej ramce z gniazdam elektrycznymi
	Gniazdo RJ45, POE, do punktów dostępu AccessPoint, FTP kat.6, wyprowadzić pod sufitem, montować natynkowo punkty dostępu, 2,4 i 5 GHz, WiFi 802.11 a/b/g/n/ac/ac-wave2
	Gniazdo RTV, doprowadzić sygnał kablem RG6, montować we wspólnej ramce z gniazdam elektrycznymi
	Wypust bramofonu kablem FTP kat. 6, łączyć do bramofonu
	Kaseta wywoławcza domofonu, montaż natynkowy, doprowadzić sygnał kablem FTP kat. 6, łączyć do zacisków kasety wywoławczej
	Sygnalizator akustyczno-optyczny - instalacja przyzywowa
	Przycisk reset - instalacja przyzywowa
	Łącznik ściągowy - instalacja przyzywowa
	Kamera wewnętrzna kopułkowa IP, 8Mpix, 2,8mm, PoE, 108x59°, IR/LED, H.265+/H.264+, zasięg 30m, IP67, -30 ~ 60°C, montaż pod sufitem
	Kamera zewnętrzna IP, 8Mpix, PoE, 108x59°, IR/LED, H.265+/H.264+, zasięg 40m IP67, -30 ~ 60°C, montaż na wysokości h= 3m
	Rozdzielnica teletechniczna, montaż na wysokości 2,2m

PNB Projektowanie i Nadzór Budowlany Wiesław Dąbrowski ul. Przykop 2, 87-300 Brodnica tel. 605-325-232 e-mail: w.dabrowski77@wp.pl			
Temat:	Budowa Rodzinnego Domu dziecka w powiecie Brodnickim wraz z infrastrukturą towarzyszącą		
Adres:	87-313 Brzozie dz. nr 404/35 obręb 0001 Brzozie, Gmina Brzozie, powiat Brodnicki		
Inwestor:	Powiat Brodnicki ul. Kamionka 18, 87-300 Brodnica		
Rysunek:	Rzut parteru - inst. teletechniczne		
Projektant:	mgr inż. Radosław Zablötny nr upr. WAM/0162/PWBT/21 do projektowania w specjalności telekomunikacyjnej bez ograniczeń		Podpisy:
Data:	05.2025	Skala:	1:100
		Branża:	Teletechniczna
		Nr rys:	PT_TT-T1