


Podciąg P-3.1

Wykonać 1 szt.

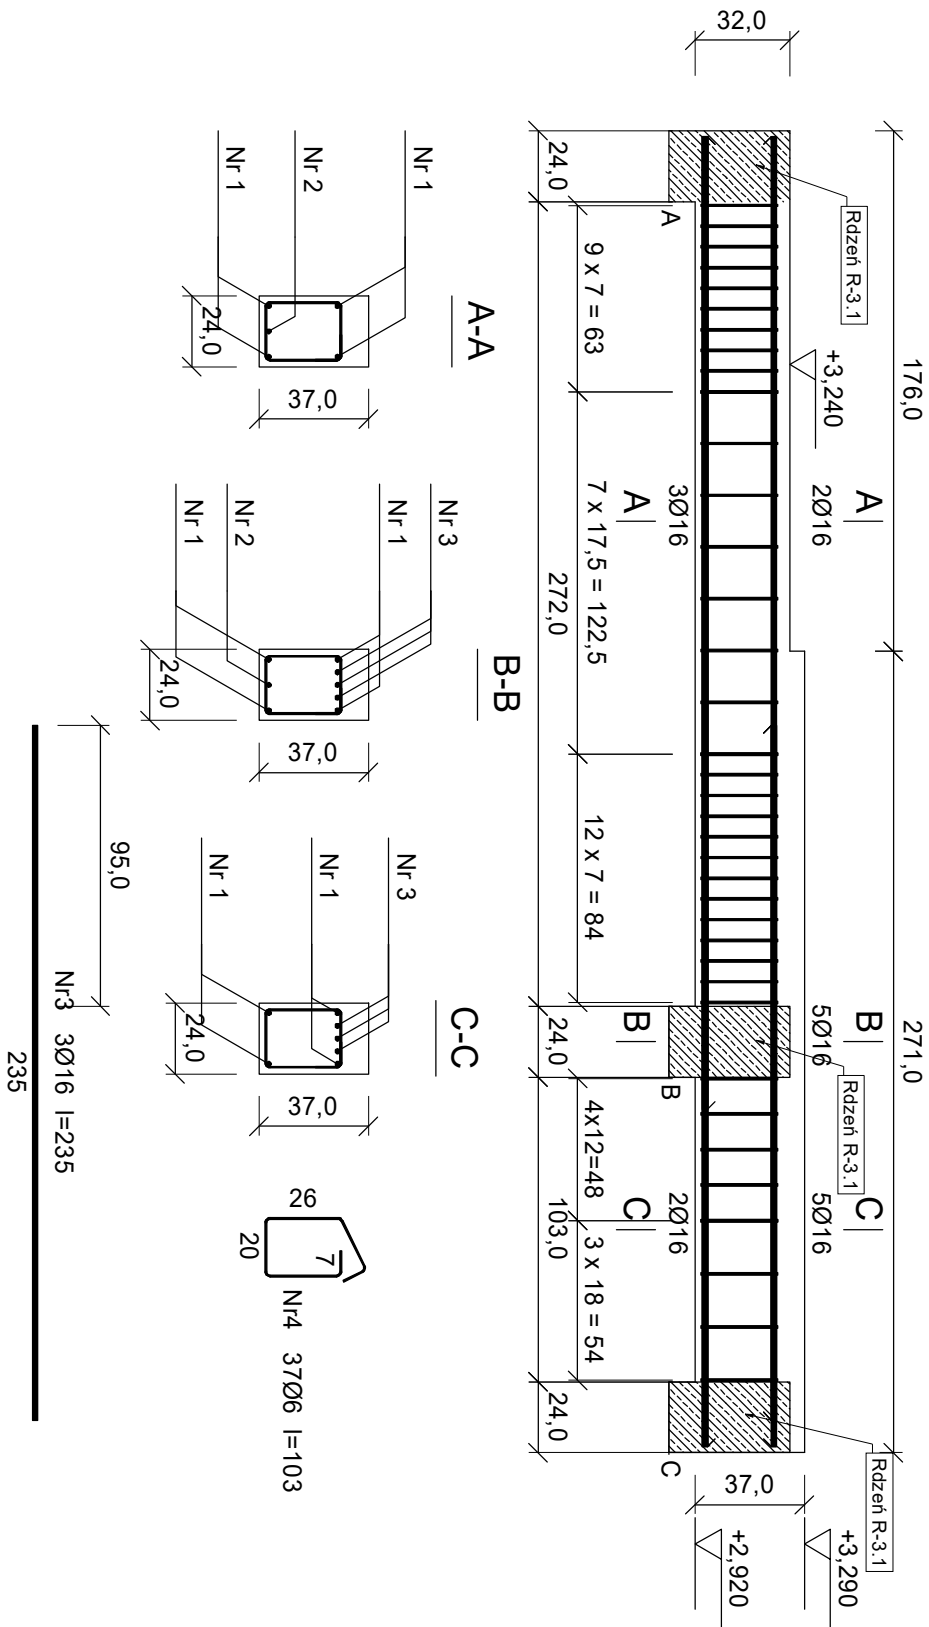

Nr2 1Ø16 l=329	
329	
Nr1 4Ø16 l=443	
443	

Wykaz zbrojenia

Nr	Średnica [mm]	Długość [cm]	Liczba [szt.]			Długość całkowita [m]	
			prętów w 1 elemencie	elementów	całkowita prętów	RB500W Ø6 Ø16	
Podciąg P-3.1 - wykonać 1 szt.							
1	16	443	4	1	4		17,72
2	16	329	1	1	1		3,29
3	16	235	3	1	3		7,05
4	6	103	37	1	37		
Długość całkowita wg średnic						[m]	38,2 28,1
Masa 1 m pręta						[kg/m]	0,222 1,578
Masa prętów wg średnic						[kg]	8,5 44,3
Masa prętów wg gatunków stali						[kg]	52,8
Masa całkowita						[kg]	53

UWAGA: Długość pręta jest długością obliczoną na podstawie wymiarów w osi pręta (metoda B wg EN ISO 3766)

Podciąg P-3.1
skala 1:25

- UWAGI:
- Wymiary podano w [cm], jeżeli nie określono inaczej.
 - Rzędne wysokościowe podano w [m], jeżeli nie określono inaczej.
 - Rysunek bezwzględnie rozpatrywać łącznie z rysunkami architektonicznymi.
 - Średnice wewnętrzznego zagięcia prętów - (jeżeli nie podano inaczej):
4Ø dla Ø < 20mm
7Ø dla Ø => 20mm
 - Wymiary prętów podano po obrysie zewnętrznym, sumaryczna długość pręta jest sumą długości ośiowych
 - Kierunek prętów nośnych (głównych) - po krótszej rozpiętości między podporami
 - Otulina zbrojenia - 2cm
 - Minimalna długość zakładu - 50Ø

			
PNB Projektowanie i Nadzór Budowlany Wiesław Dąbrowski ul. Przykop 2, 87-300 Brodnica tel. 605-325-232 e-mail: w.dabrowski77@wp.pl			
Temat:		Budowa Rodzinnego Domu dziecka w powiecie Brodnickim wraz z infrastrukturą towarzyszącą	
Adres:		dz. nr 404/35 obręb 0001 Brzozie, Gmina Brzozie, powiat Brodnicki	
Inwestor:		Powiat Brodnicki ul. Kamionka 18, 87-300 Brodnica	
Rysunek:		Podciąg P-3.1	
Projektant:		mgr inż. Wiesław Dąbrowski nr upr. KUP/0113/PBKb/16 do projektowania w spółności konstrukcyjno-budowlanej bez ograniczeń	
Podpis:			
Data:	Skala:	Branża:	Nr rys:
05.2025	1:25	Konstrukcja	K-11