


Podciąg P-4.1

Wykonać 1 szt.

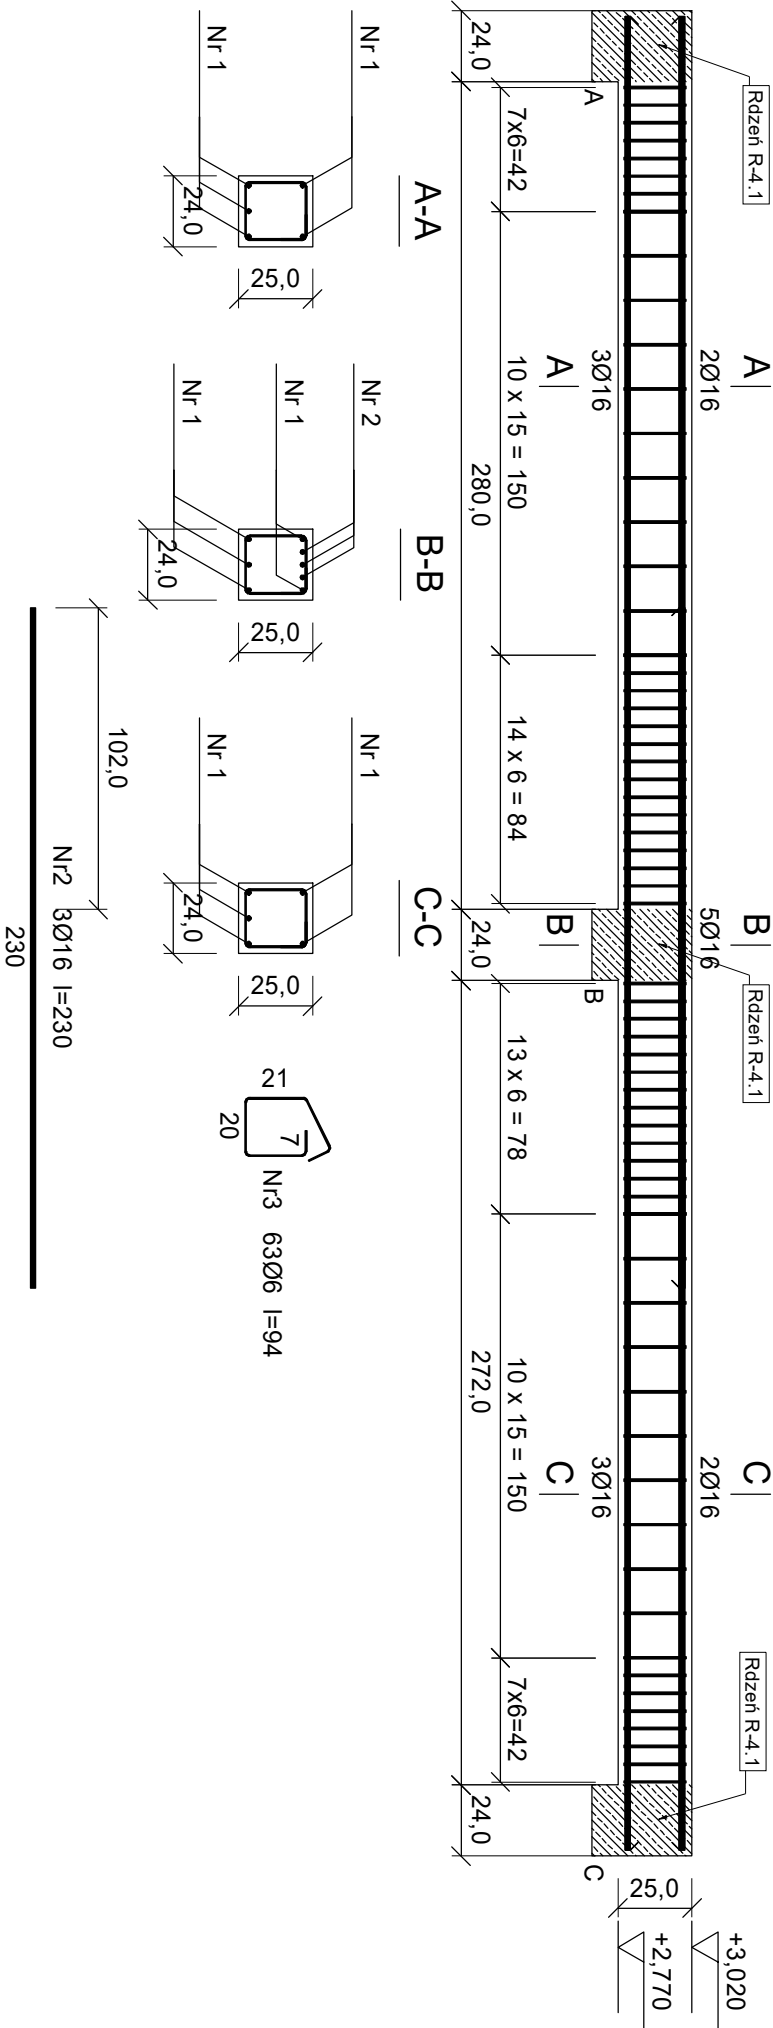

Nr1 5Ø16 l=620

620

Wykaz zbrojenia

Nr	Średnica [mm]	Długość [cm]	Liczba [szt.]			Długość całkowita [m]	
			prętów w 1 elemencie	elementów	całkowita prętów	RB500W Ø6 Ø16	
Podciąg P-4.1 - wykonać 1 szt.							
1	16	620	5	1	5		31,00
2	16	230	3	1	3		6,90
3	6	94	63	1	63		59,22
Długość całkowita wg średnic						[m]	59,3
Masa 1 m pręta						[kg/m]	0,222
Masa prętów wg średnic						[kg]	13,2
Masa prętów wg gatunków stali						[kg]	72,8
Masa całkowita						[kg]	73

UWAGA: Długość pręta jest długością obliczoną na podstawie wymiarów w osi pręta (metoda B wg EN ISO 3766)

Podciąg P-4.1
skala 1:25

UWAGI:

- Wymiary podano w [cm], jeżeli nie określono inaczej.
- Rzędne wysokościowe podano w [m], jeżeli nie określono inaczej.
- Rysunek bezwzględnie rozpatrywać łącznie z rysunkami architektonicznymi.
- Średnice wewnętrzznego zagięcia prętów - (jeżeli nie podano inaczej):
4Ø dla Ø < 20mm
7Ø dla Ø => 20mm
- Wymiary prętów podano po obrysie zewnętrznym, sumaryczna długość pręta jest sumą długości ośiowych
- Kierunek prętów nośnych (głównych) - po krótszej rozpiętości między podporami
- Otulina zbrojenia - 2cm
- Minimalna długość zakładu - 50Ø

				PNB Projektowanie i Nadzór Budowlany Wiesław Dąbrowski ul. Przykop 2, 87-300 Brodnica tel. 605-325-232 e-mail: w.dabrowski77@wp.pl							
Temat:		Budowa Rodzinnego Domu dziecka w powiecie Brodnickim wraz z infrastrukturą towarzyszącą									
Adres:		87-313 Brzozie dz. nr 404/35									
Inwestor:		Powiat Brodnicki ul. Kamionka 18, 87-300 Brodnica									
Rysunek:		Podciąg P-4.1									
Projektant:		mgr inż. Wiesław Dąbrowski nr upr. KUP/0113/PBKb/16 do projektowania w specjalności konstrukcyjno-budowlanej bez ograniczeń						Podpis:			
Data:		05.2025	Skala:		1:25	Branża:		Konstrukcja	Nr rys:	K-12	