



STAROSTWO
Wydział Archi
90-113 Łódź, 1

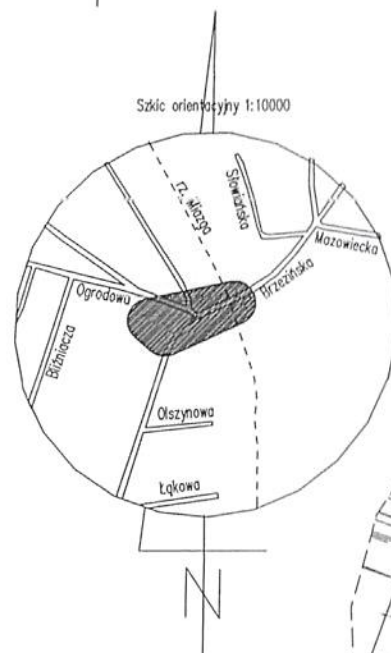

Skala orientacyjna 1:10000

7406450
5734450

S0
słup oświetlenia ulicznego

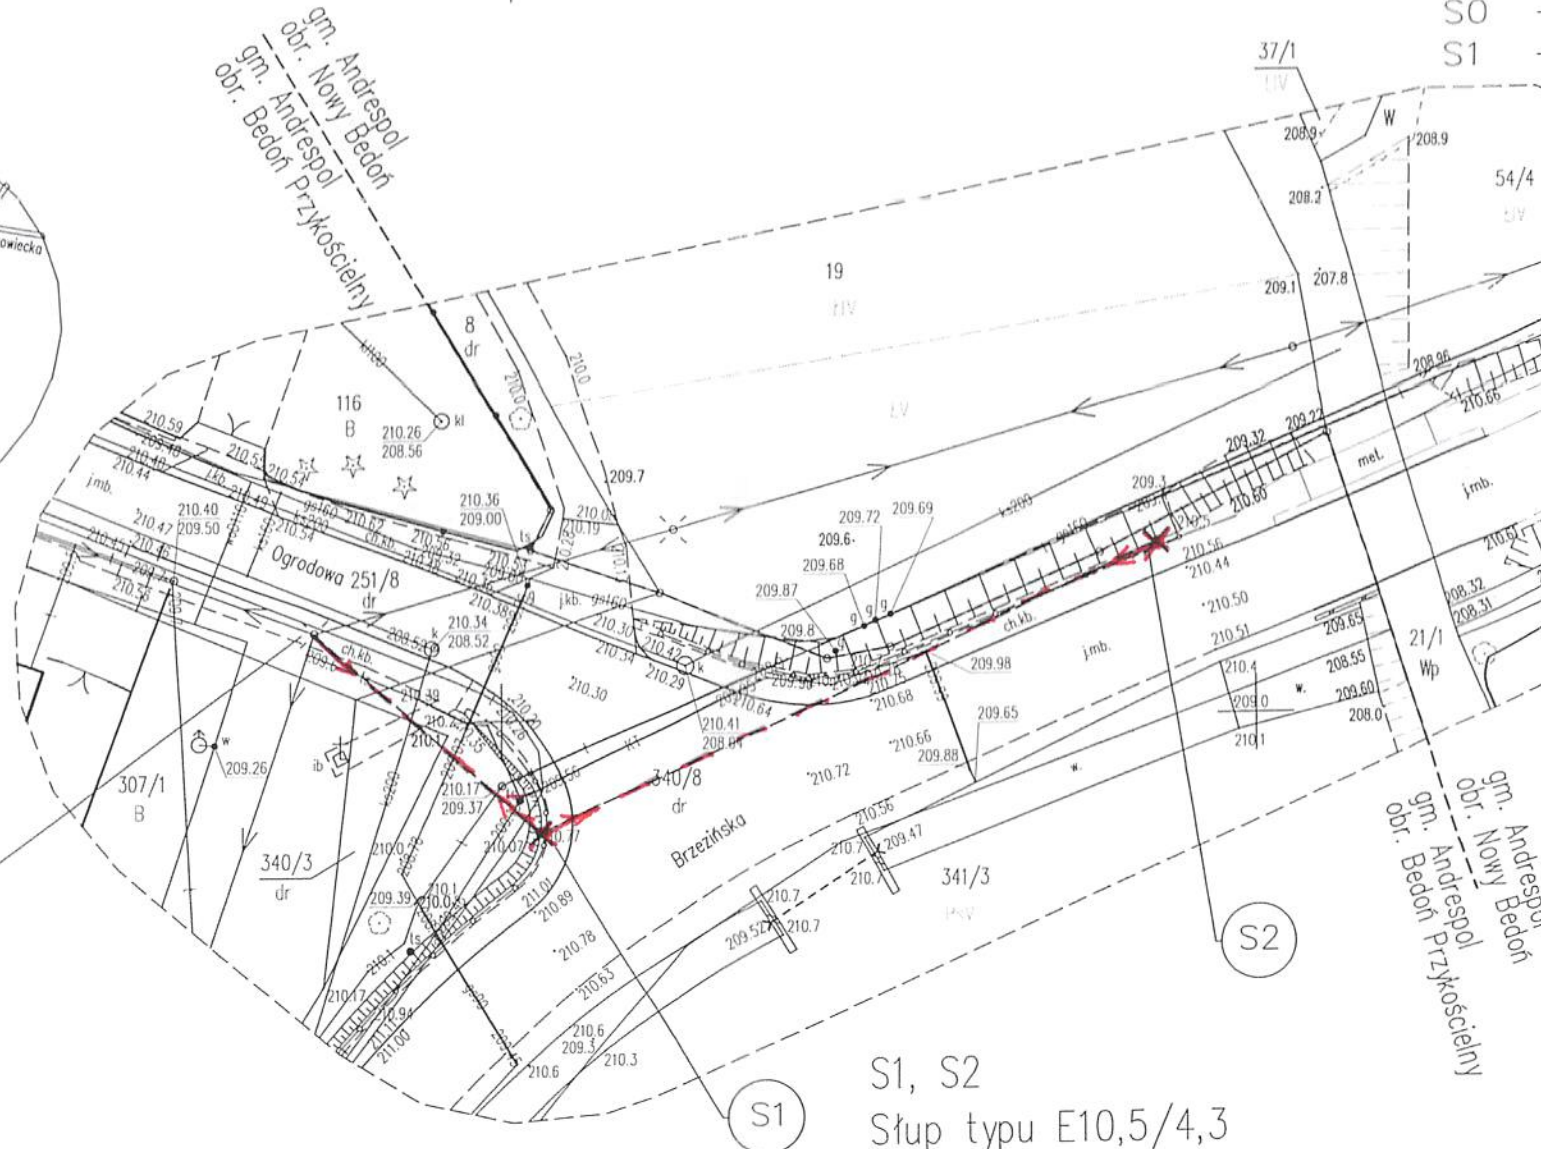

S1, S2
Słup typu E10,5/4,3
w brzegu skarpy
Poziom gruntu -1,5m od poziomem drogi

LAMPY WŁÓŻYWANE	
S1 - S2 Budowlany	Typu E10,5/4,3 Punkt świetlny 9m wysięgnik 1,0m Łgt. ustawienia lampy 0°
1. Sienkiewicza 3	
proj. linia napowietrzna	
AsXSn 2x25mm ² łącznie 74m/66m	
S0 - S1	25/21
S1 - S2	49/45

Starosta Łódzki Wschodni
Wydział Geodezji i Kartografii
90-113 Łódź, ul. Sienkiewicza 3, tel. 42 632 93 28

Dokumentacja projektowa zawierająca
usytuowanie projektowanych sieci uzbrojenia
terenu SIEĆ OŚWIETLENIA

była przedmiotem narady koordynacyjnej
przeprowadzonej w dniu 31.01.2024 r.
w siedzibie wydziału.

Znak sprawy G.I.K. 6630.6.2024.1

Sposób przeprowadzenia narady: zebranie
zainteresowanych podmiotów / za pomocą
środków komunikacji elektronicznej.

Niniejsza adnotacja jest integralną częścią
protokołu z narady koordynacyjnej.

Łódź, dn. 31.01.2024 r. **STAROSTA**
mgr inż. Michał Kotynia
Podpis przewodniczącego narady

PROJEKT		Projekt Zagospodarowania Terenu	
Przedmiot opracowania		Oświetlenie uliczne - Trasa	
Adres		Bedoń Przykościelny ul. Brzezińska dz. nr 340/8	
Inwestor		Urząd Gminy Andrespol ul. Rokicińska 126	
Projektant		Jan Malinowski upr. proj. 226/84/WŁ	
Skala	1:500	Data	Styczeń 2024 r.
		Podpis	

tech. elektr. **JAN MALINOWSKI**
uprawniony kierownik budowy
i projektant w specj.
instalacyjno-inżynierskiej
nr 226/84/WŁ

Oświadczam, że operat techniczny zawierający rezultaty prac geodezyjnych, w wyniku których powstał niniejszy dokument, uzyskał pozytywny wynik weryfikacji potwierdzonej protokołem numer PODGIK.6640.3560.2023_1 z dnia 06.12.2023 r. i został włączony do Państwowego Zasobu Geodezyjnego i Kartograficznego. Jestem świadomy odpowiedzialności karnej za złożenie fałszywego oświadczenia.	
Identyfikator zgłoszenia prac geodezyjnych	PODGIK.6640.3560.2023
Organ Służby Geodezyjnej i Kartograficznej, który otrzymał zgłoszenie prac	STAROSTA ŁÓDZKI WSCHODNI
Imię i nazwisko oraz nr uprawnień zawodowych kierownika prac geodezyjnych	inż. Michał Żaczek nr uprawnień: 22665
Wykonawca prac geodezyjnych	GEODZIAK Michał Żaczek ul. Jutrzkowicka 133 95-200 Pabianice NIP 731-19-47-159
GEODETA UPRAWNIENY inż. Michał Żaczek Zawish Nr Upr. 22665	
Pabianice, dnia 08.12.2023 r.	

województwo łódzkie
powiat łódzki wschodni
Jednostka ewid.: 100602_2
gmina Andrespol
Obręb ewid.: 100602_2.0003
Obręb Bedoń Przykościelny
działki 251/8, 340/8

Obręb ewid.: 100602_2.0007
Obręb Nowy Bedoń
działki 21/1, 68/3

ul. Brzezińska/Ogródowa

Identyfikator:
PODGIK.6640.3560.2023

Mapa do celów
projektowych
Skala 1:500

Mapę opracowano na podstawie numerycznej i rastrowej mapy zasadniczej Gminy Andrespol.

Układ współrzędnych PUWG PL-2000 strefa 7
Układ wysokości - Kronsztadt 60
Seksja: 7.167.09.02.1.3

Mapę opracowano bez ustaleń z tytułu służebności gruntowej
Nie wyklucza się istnienia w terenie innych nie wykazanych na niniejszej mapie urządzeń podziemnych, które nie były zgłoszone do inwentaryzacji lub o których brak jest informacji w instytucjach branżowych.

WYKONAWCA
"GEOŻAK"
Michał Żaczek
ul. Jutrzkowicka 133
95-200 Pabianice

GEODZIA
inż. Michał Żaczek
nr upr. 22665

Zawish

Pabianice, dnia 23.11.2023 r.

tech. elektr. **JAN MALINOWSKI**
uprawniony kierownik budowy
i projektant w specj.
instalacyjno-inżynierskiej
nr 226/84/WŁ