


LEGENDA	
Symbol	Nazwa
	Detektor obecności - montaż na suficie
	Wypusty oświetleniowe - kinkiety wg specyfikacji Inwestora
	Wypusty oświetleniowe - żyrandol wg specyfikacji Inwestora
	Wypusty oświetleniowe - oprawy zwieszane IP44 wg specyfikacji Inwestora
	Zasilacze impulsowe montowane w skrzynkach RZx ZI1 - ~25W/24VDC ZI2 - ~35W/24VDC
	Łącznik świecznikowy IP20
	Łącznik jednobiegunowy IP20
	Łącz. jednobiegunowy IP44
	Łącznik schodowy IP20
	Szynoprzewody 3-faz. oświetleniowe zwieszane na wys. ok. 2,8m

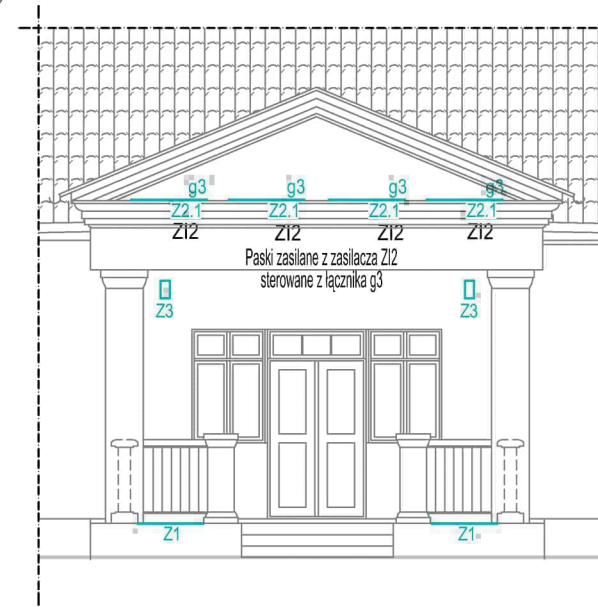

PRZEBUDOWY DAWNEGO DWORU SROCZYŃSKICG W ZAKRESIE BRYŁY ZEWNĘTRZNEJ WRAZ Z WYMIANĄ INSTALACJI ODGROMOWEJ, ZŁOKLIZOWANYM NA DZIAŁCE NUMER 592/1 OBRĘB 0001 BOLESŁAW, POW. DĄBROWSKI, GMINA BOLESŁAW, WOJ. MAŁOPOLSKIE, 33-220 BOLESŁAW 160 - PROJEKT ZAMIRNNY.

DX. NR 592/1, OBRĘB 0001 BOLESŁAW, POWIAT DĄBROWSKI, GMINA BOLESŁAW, WOJEWÓDZTWO MAŁOPOLSKIE, 33-220 BOLESŁAW 160.


GMINA BOLESŁAW, 33-220 BOLESŁAW 68

Obiekt: PRZEBUDOWA DAWNEGO DWORU SROCZYŃSKICH


Lokalizacja: dz. nr 592/1 obręb BOLESŁAW, pow. dąbrowski, Gmina Bolesław, woj. małopolskie

Rysunek: RZUT PARTERU - instalacja oświetlenia

Projektował: mgr inż. Robert SIUDUT	Nr uprawnień: MAP/0147/POOE/06	Podpis:	Data: 08.2025r.	Skala: 1:50
Sprawdził: mgr inż. Roman SOWIŃSKI	Nr uprawnień: MAP/0148/POOE/06	Nr arch: ---	Nr rys: E-01	

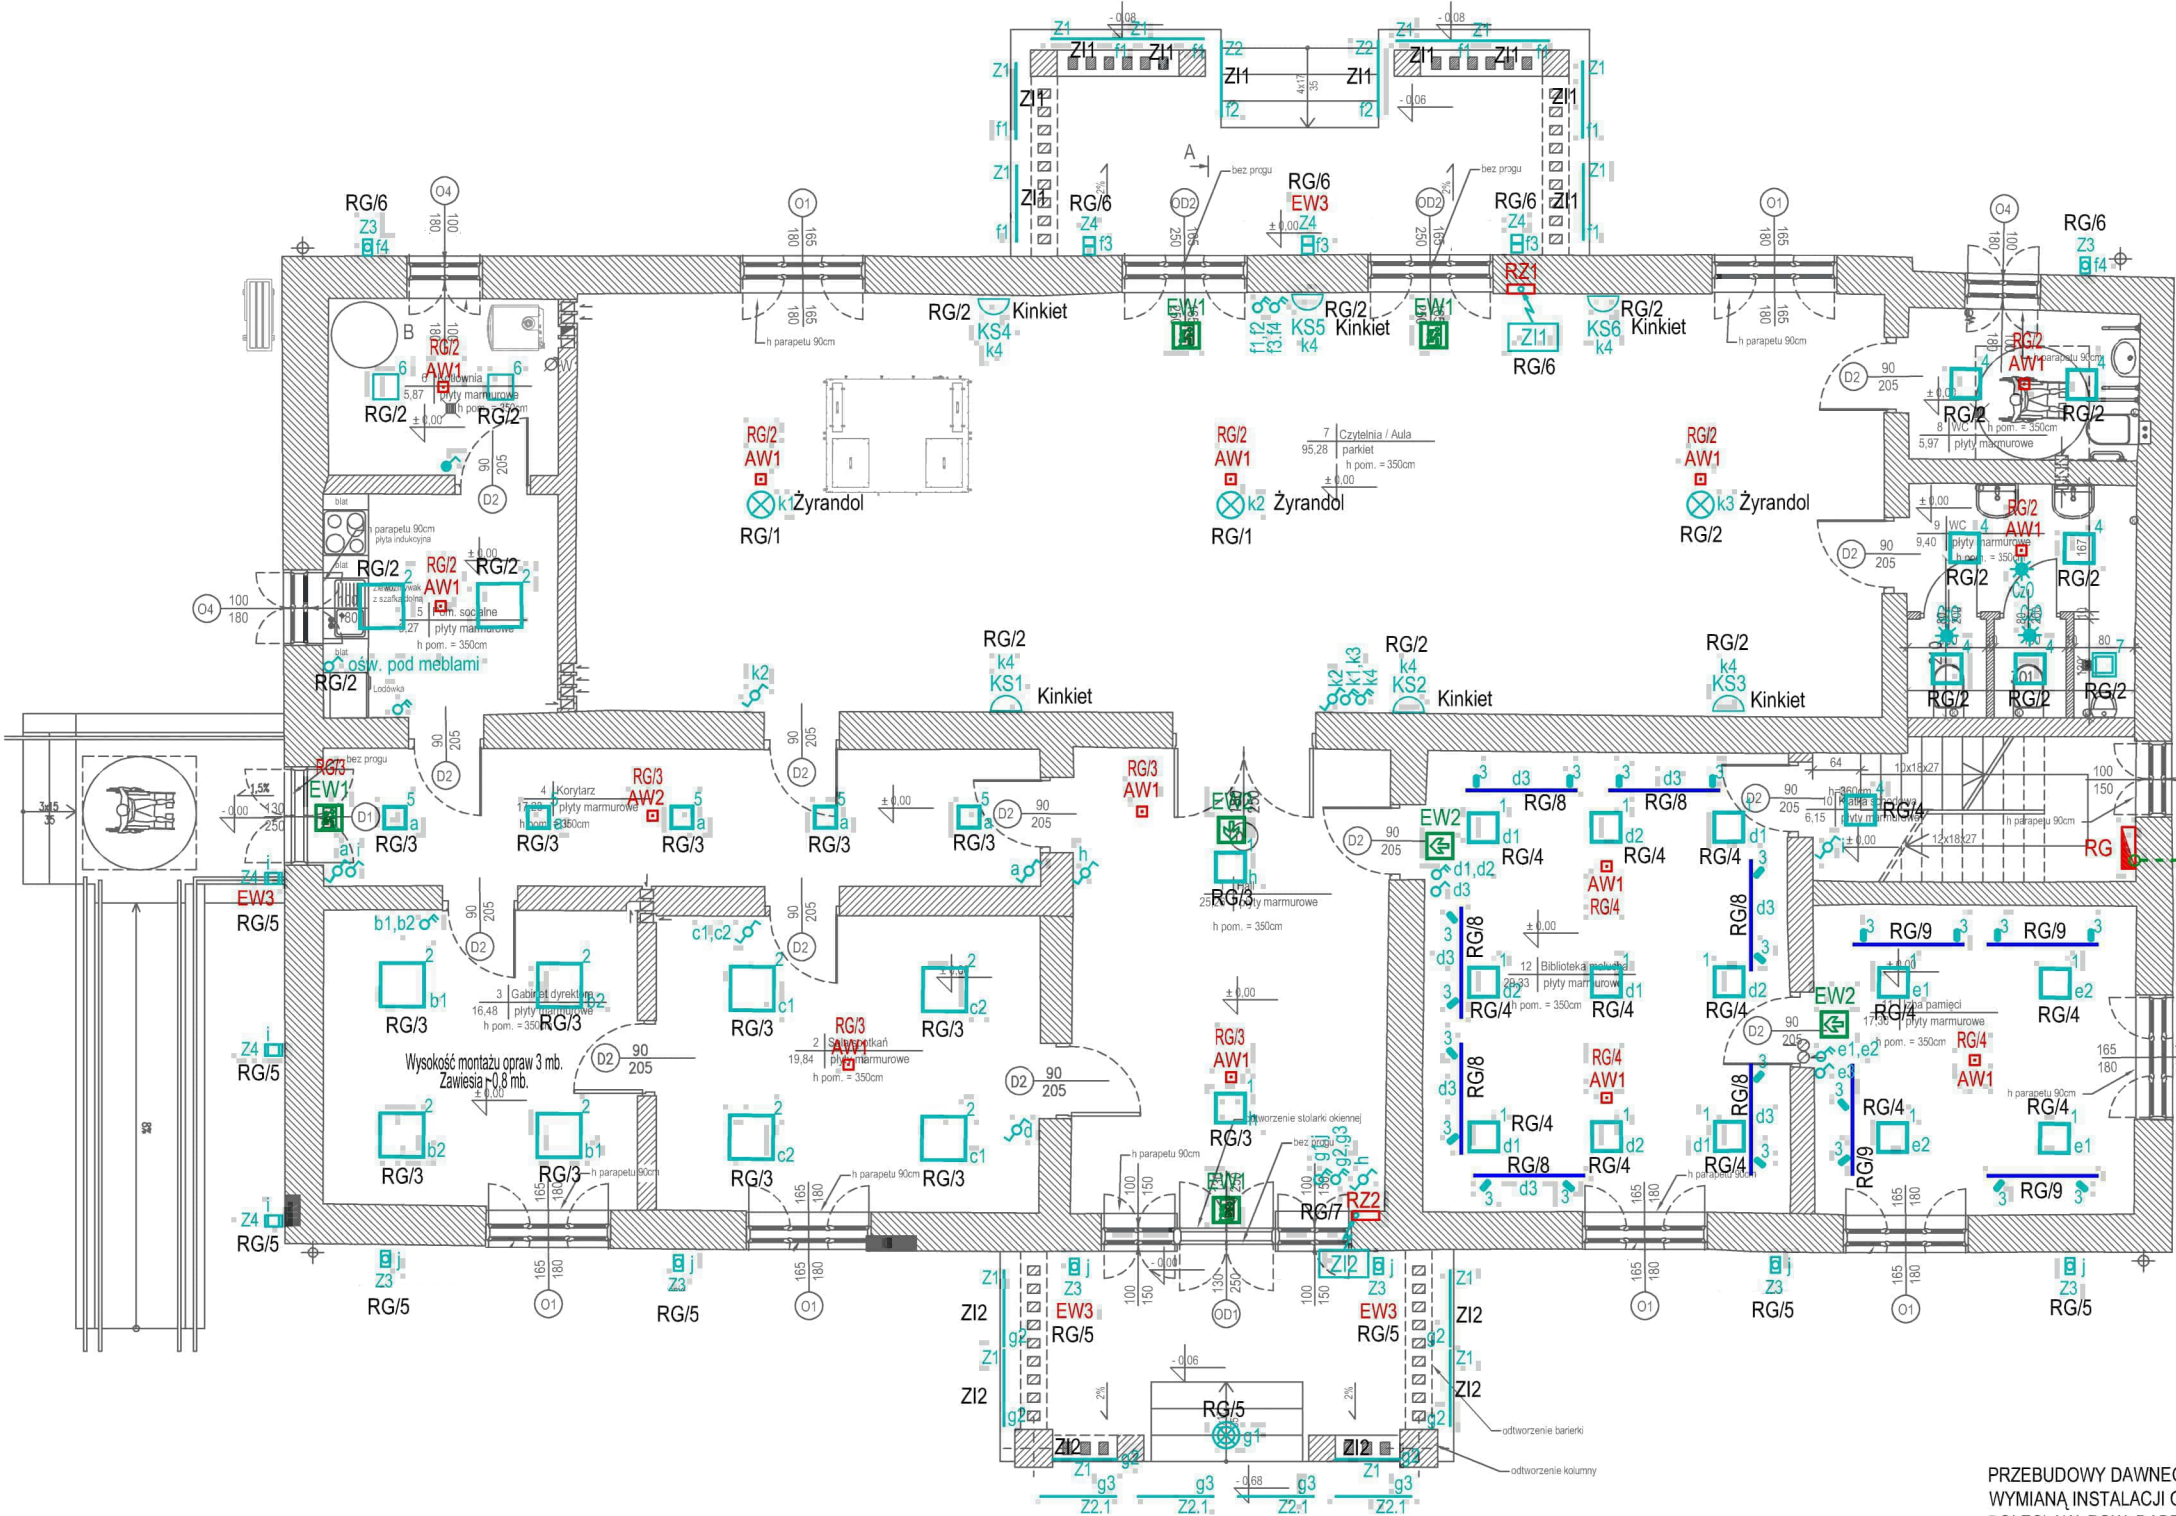


Lista oprav (Dwór Sroczyńskich, Parter)					Z1	LS V-500/830/5/IP66	100 lm	1.5 W	14
Oznaczenie	Nazwa artykułu	Strumień świetlny	Moc przyłączowa	Ilość	Z2	LS VAL-300/840/5	369 lm	3.1 W	8
1	Finestra LED NF 407x407 32W 3400lm 830 MPRM	3400 lm	32 W	15	Z3	BERYL PROOF WALL LED UP OR DOWN 2000 NARROW E IP65 04 830	1920 lm	14 W	8
2	PRATO LED 600X600 36W 3000K	4010 lm	36 W	10	Z4	UPDOOR MINI LED 2000 PC 840 E IP65 25	2055 lm	14 W	6
3	Point LED O65 50D 9W 910lm 830 RF	910 lm	9 W	1	AW1	TM.ONTEC R M1 180 NM	160 lm	1,2 W	13
4	Finestra IP44 LED 407x407 32W 2890lm 830 OPAL	2890 lm	32 W	7	AW2	TM.ONTEC R C1 302 M	246 lm	7,2 W	1
5	Finestra LED NF 307x307 19W 1660lm 830 OPAL	1660 lm	19 W	5	EW1	TM.ONTEC E E1P	>300 cd/m ²	5,2W	5
6	Latte IP54 LED 330x330 19W 1870lm 830 OPAL	1870 lm	19 W	2	EW2	TM.ONTEC G E1P	>350 cd/m ²	5,0W	2
7	Finestra IP44 LED 307x307 19W 1660lm 830 OPAL	1660 lm	19 W	1	EW3	Wbudowany modu awaryjny			

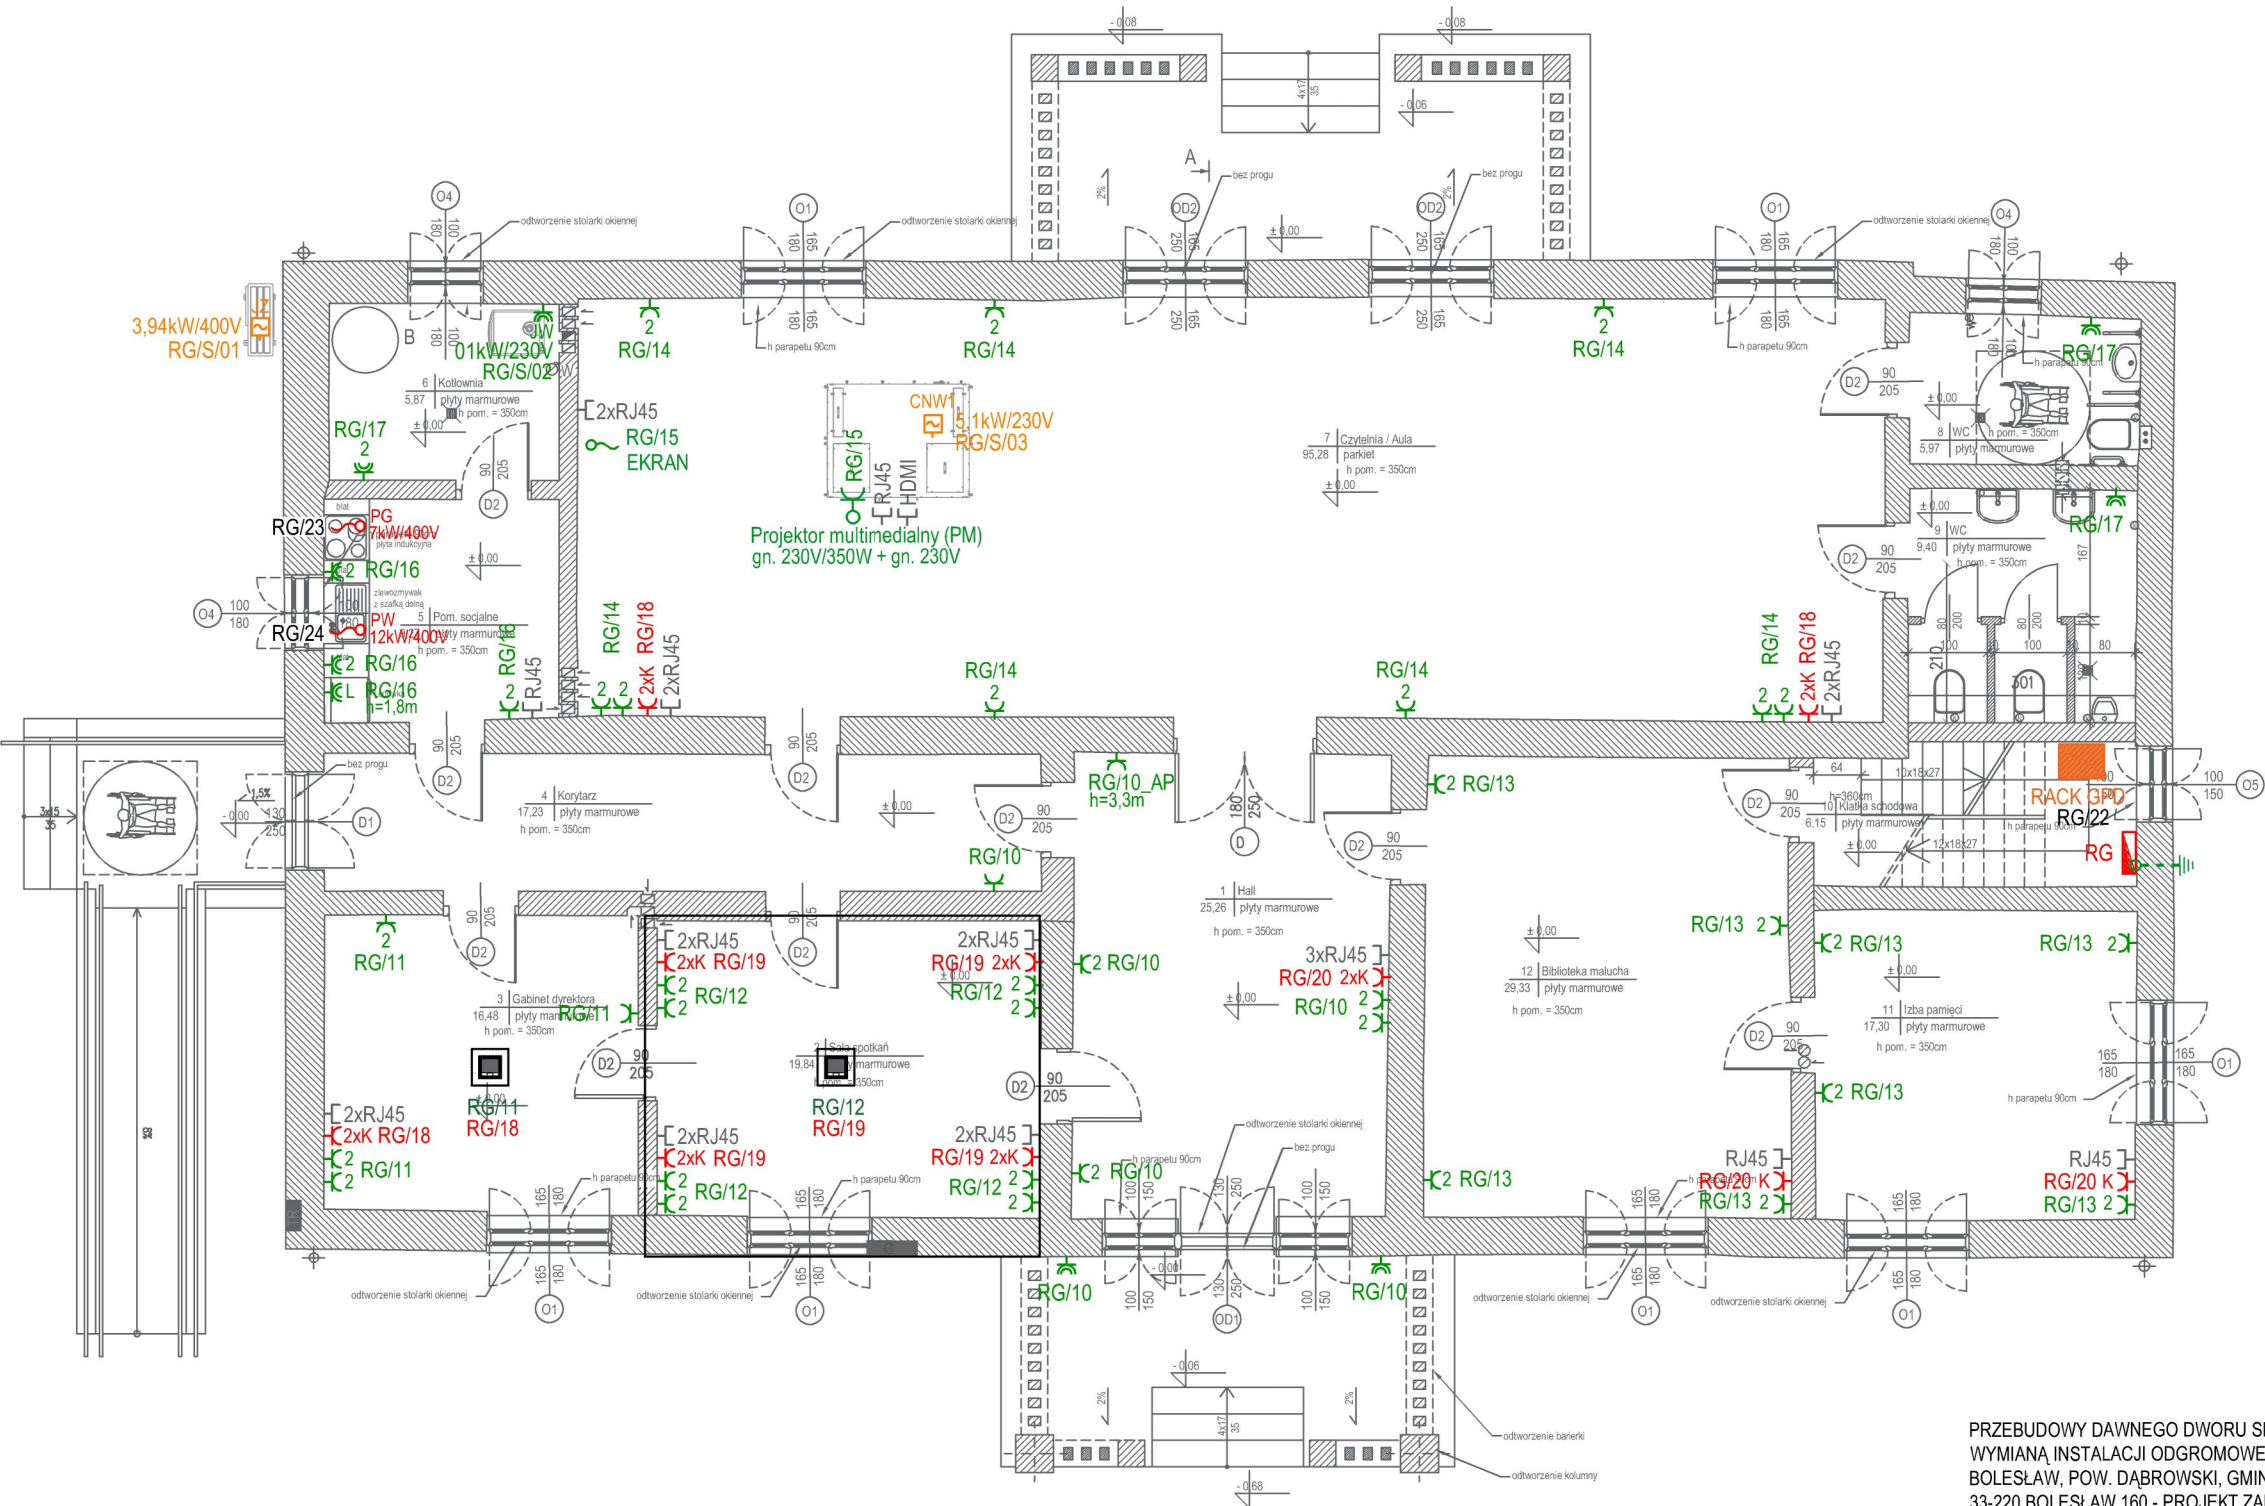

LEGENDA	
Symbol	Nazwa
	Rozdzielnica elektryczna
	Rozdzielnica multimedialna (szafa rack GPD)
	Gniazda 230V IP20 pojedyncze
	Gniazda 230V IP20 podwójne
	Gniazda 230V IP20 DATA
	Punkt dostępu (acces point)
	Lodówka
	Gniazda 230V IP44
	Gniazda LAN - Szczegóły na rys. E-03
	Gniazda 230V montowane na suficie lub ścianie - do zasilania projektorów multimedialnych

Oznaczenia wypustów:	
PG PW EKRA	- płyta grzejna - zasilanie 3-fazowe - przepływowy podgrzewacz wody 3-fazowy - zasilanie ekranu rozwijanego; możliwe wykonanie gniazda na potrzeby zasilanie ekranów TV
JZ	- jednostka zewnętrzna (pompa ciepła) układu hybrydowego gazowego kotła kondensacyjnego z pompą ciepła
JW	- jednostka wewnętrzna (kocioł) układu hybrydowego gazowego kotła kondensacyjnego z pompą ciepła
CNW1	- centrala nawiewno-wywiewna

PUSZKA PODŁOGOWA
typy i rozmieszczenie gniazd
Pom. nr 2 i 3

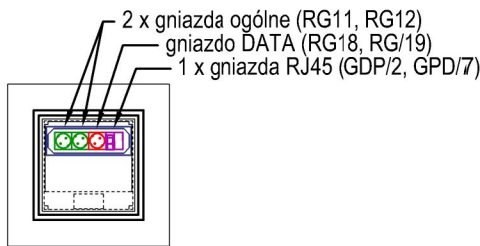


Skala 1:20

PRZEBUDOWY DAWNEGO DWORU SROCZYŃSKICG W ZAKRESIE BRYŁY ZEWNĘTRZNEJ WRAZ Z WYMIANĄ INSTALACJI ODGROMOWEJ, ZŁOKLIĄZOWANYM NA DZIAŁCE NUMER 592/1 OBRĘB 0001 BOLESŁAW, POW. DĄBROWSKI, GMINA BOLESŁAW, WOJ. MAŁOPOLSKIE, 33-220 BOLESŁAW 160 - PROJEKT ZAMIRNNY.

DX. NR 592/1, OBRĘB 0001 BOLESŁAW, POWIAT DĄBROWSKI, GMINA BOLESŁAW, WOJEWÓDZTWO MAŁOPOLSKIE, 33-220 BOLESŁAW 160.

GMINA BOLESŁAW, 33-220 BOLESŁAW 68

Obiekt: PRZEBUDOWA DAWNEGO DWORU SROCZYŃSKICH				
Lokalizacja: dz. nr 592/1 obręb BOLESŁAW, pow. dąbrowski, Gmina Bolesław, woj. małopolskie				
Rysunek: RZUT PARTERU - instalacja gniazd				
Projektował: mgr inż. Robert SIUDUT	Nr uprawnień: MAP/0147/POOE/06	Podpis:	Data: 08.2025r.	Skala: 1:50
Sprawił: mgr inż. Roman SOWIŃSKI	Nr uprawnień: MAP/0148/POOE/06	Nr arch:	---	Nr rys: E-02

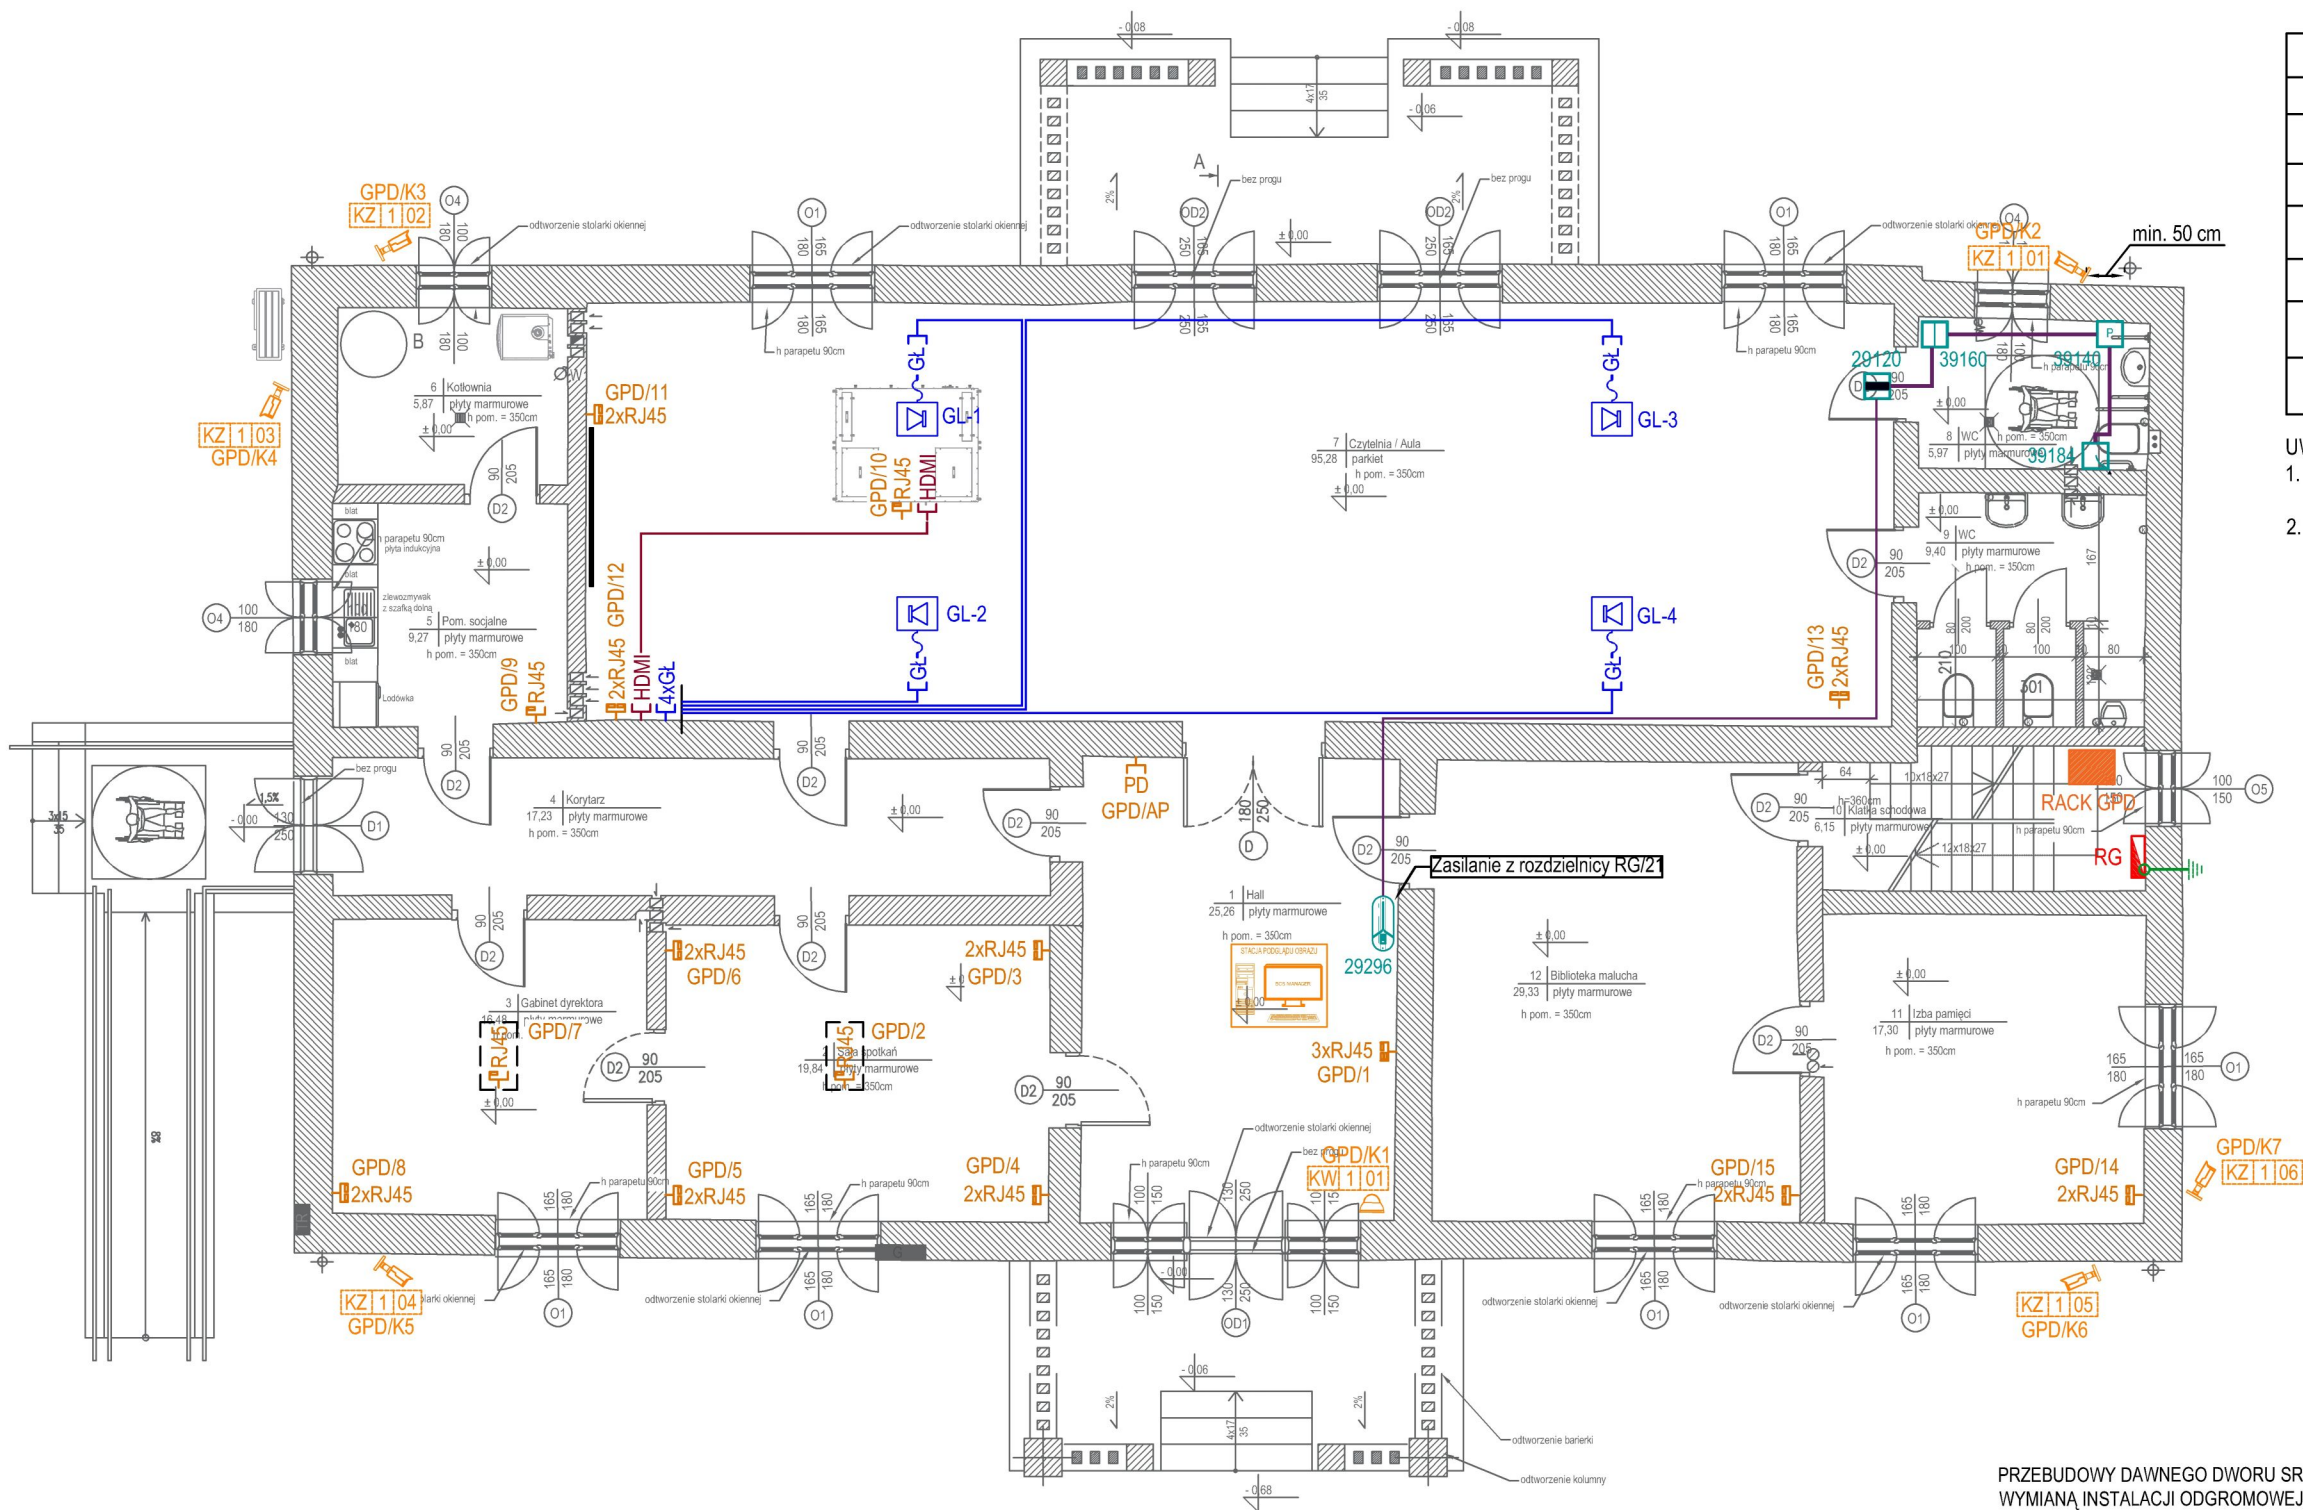

Legenda	
Oznaczenie	Nazwa
	Centralko-zasilacz 29296
	Lampka salowa 29120
	Przycisk przywoławczy - pociągowy 39184
	Przysk przywoławczo-kasujący 39160
	Przycisk przywoławczy
	Kabel/przewód magistralny główny Przewód U/UTP kat. 6 LSZH

- UWAGA:
- Przy ubikacjach sznurek powinien znajdować się w okolicy połowy uda osoby siedzącej.
 - Sznurek powinien sięgać do wysokości około 20 cm od posadzki.

ZESTAWIENIE URZĄDZEŃ	
	Zewnętrzne kamery tubowe
	Kamera kopułowa wewnętrzna
	Stacja do zarządzania monitoringiem CCTV: - monitor LCD 24" - komputer PC - oprogramowanie BCS Manager

- UWAGA:
- Dobór głośników poza zakresem opracowania.




LEGENDA	
GPD	Główny punkt dystrybucyjny
	Oznaczenie kamer: - nr kamery - poziom kondygnacji - rodzaj kamery: Z - zewnętrzna, W - wewnętrzna
	Gniazda LAN 1xRJ45, 2xRJ45, 3xRJ45
	Kabel U/UTP kat.6 - magistrale instalacji przyzywowej
	Kabel HDMI ~12 mb.
	Kabel głośnikowy np. Sommer Meridium Mobile DP225 2x2,5 mm

PRZEBUDOWY DAWNEGO DWORU SROCZYŃSKICG W ZAKRESIE BRYŁY ZEWNĘTRZNEJ WRAZ Z WYMIANĄ INSTALACJI ODGROMOWEJ, ZŁOKLIZOWANYM NA DZIAŁCE NUMER 592/1 OBRĘB 0001 BOLESŁAW, POW. DĄBROWSKI, GMINA BOLESŁAW, WOJ. MAŁOPOLSKIE, 33-220 BOLESŁAW 160 - PROJEKT ZAMIRNNY.

DX. NR 592/1, OBRĘB 0001 BOLESŁAW, POWIAT DĄBROWSKI, GMINA BOLESŁAW, WOJEWÓDZTWO MAŁOPOLSKIE, 33-220 BOLESŁAW 160.

GMINA BOLESŁAW, 33-220 BOLESŁAW 68

Obiekt: PRZEBUDOWA DAWNEGO DWORU SROCZYŃSKICH				
Lokalizacja: dz. nr 592/1 obręb BOLESŁAW, pow. dąbrowski, Gmina Bolesław, woj. małopolskie				
Rysunek: RZUT PARTERU - instalacja LAN, CCTV, przyzywowa				
Projektował: mgr inż. Robert SIUDUT	Nr uprawnień: MAP/0147/POOE/06	Podpis:	Data: 08.2025r.	Skala: 1:50
Sprawdził: mgr inż. Roman SOWIŃSKI	Nr uprawnień: MAP/0148/POOE/06	Nr arch: ---	Nr rys: E-03	

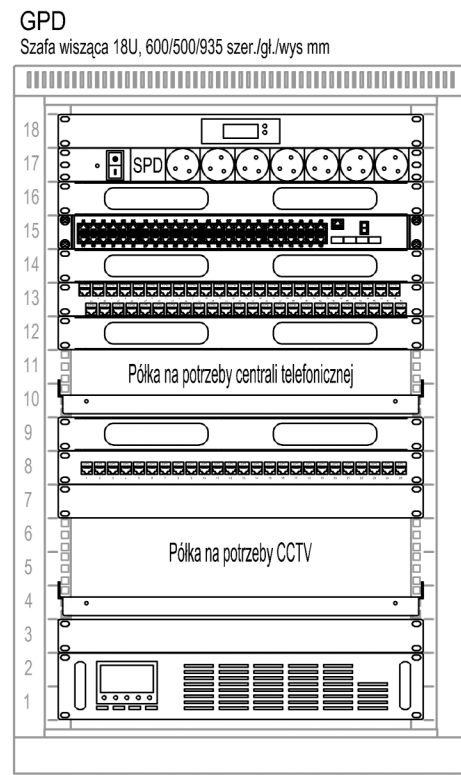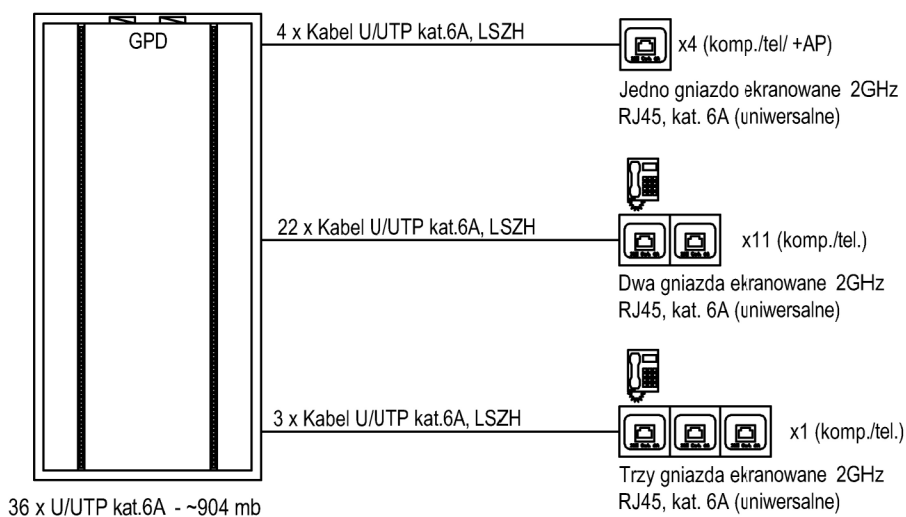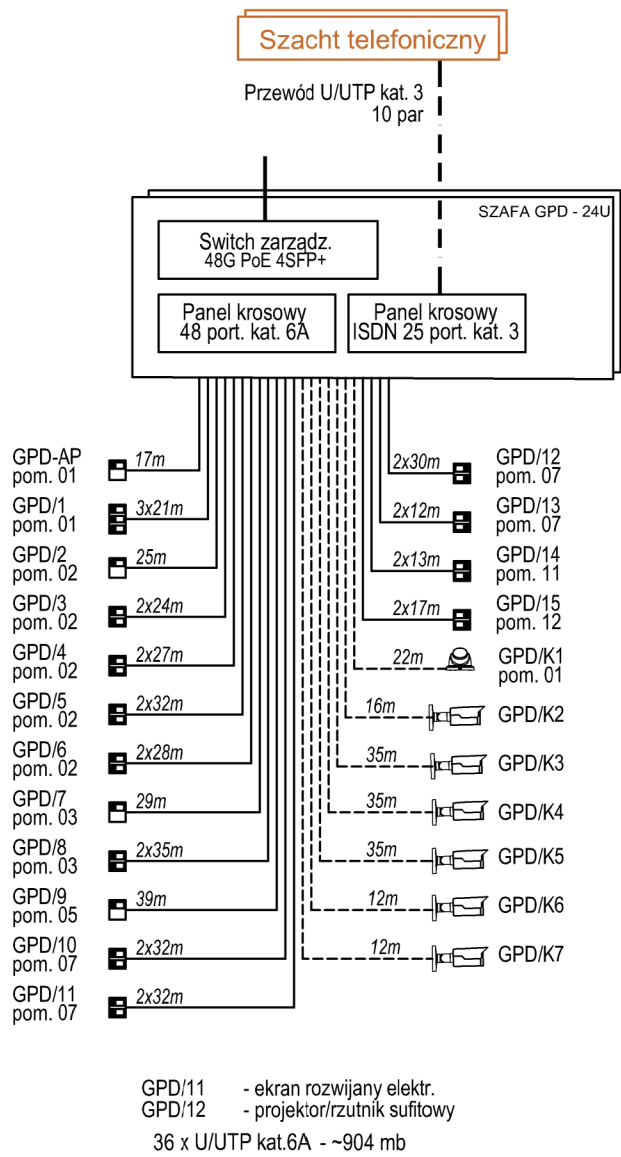

- Panel wentylacyjny 19" 1U, 2 wentylatory, termostat, kolor czarny
Listwa zasilająca 19" - 7 gniazd (typu E - CEE 7/5), z wyłącznikiem LED, z zabezpieczeniem przeciwprzebieżeniowym oraz przeciwprzepięciowym
Organizator kabli 1U 19" z pokrywą maskującą
Urządzenie aktywne 48 portów, 10xPoE
Organizator kabli 1U 19" z pokrywą maskującą
Panel krosowy modułowy 19" modułowy 48 portów 1U z podporą
Organizator kabli 1U 19" z pokrywą maskującą
Półka stała 470x550 do szafy RACK
Organizator kabli 1U 19" z pokrywą maskującą
Patch panel ISDN kat.3 25 portów LSA
Zasłepka 19" 1U metalowa, kolor czarny
Półka stała 470x550 do szafy RACK typu RS/ZRS
Zasłepka 19" 1U metalowa, kolor czarny
Zasilacz awaryjny UPS RACK (opcja)

LEGENDA


 Gniazda 1xRJ45
 Gniazda 2xRJ45
 Gniazda 3xRJ45
 Kabel U/UTP kat. 3 - 25 par
 Kabel kat. 6A U/UTP LSZH

PRZEBUDOWY DAWNEGO DWORU SROCYŃSKICG W ZAKRESIE BRYŁY ZEWNĘTRZNEJ WRAZ Z WYMIANĄ INSTALACJI ODGROMOWEJ, ZŁOKLIZOWANYM NA DZIAŁCE NUMER 592/1 OBRĘB 0001 BOLESŁAW, POW. DĄBROWSKI, GMINA BOLESŁAW, WOJ. MAŁOPOLSKIE, 33-220 BOLESŁAW 160 - PROJEKT ZAMIRNNY.

DX. NR 592/1, OBRĘB 0001 BOLESŁAW, POWIAT DĄBROWSKI, GMINA BOLESŁAW, WOJEWÓDZTWO MAŁOPOLSKIE, 33-220 BOLESŁAW 160.

GMINA BOLESŁAW, 33-220 BOLESŁAW 68

Obiekt: PRZEBUDOWA DAWNEGO DWORU SROCYŃSKICH				
Lokalizacja: dz. nr 592/1 obręb BOLESŁAW, pow. dąbrowski, Gmina Bolesław, woj. małopolskie				
Rysunek: SCHEMAT - instalacje słaboprądowe				
Projektował: mgr inż. Robert SIUDUT	Nr uprawnień: MAP/0147/POOE/06	Podpis:	Data: 08.2025r.	Skala: 1:50
Sprawdził: mgr inż. Roman SOWIŃSKI	Nr uprawnień: MAP/0148/POOE/06	Nr arch: ---	Nr rys: E-04	

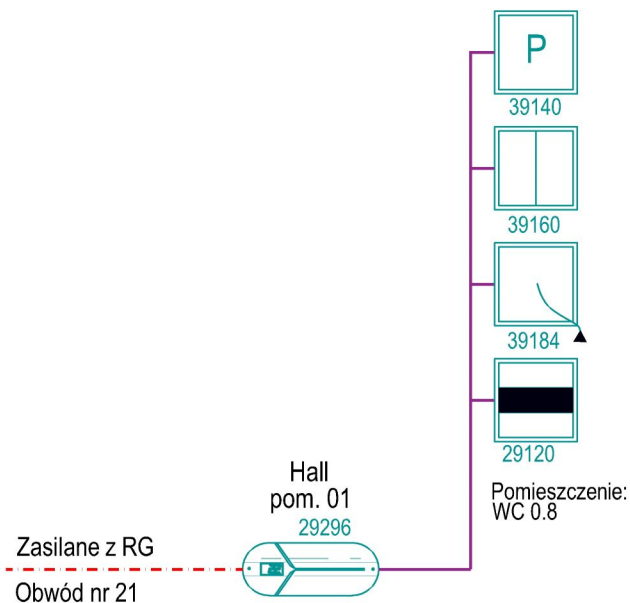

Legenda	
Oznaczenie	Nazwa
 29296	Centralko-zasilacz 29296
 29120	Lampka salowa 29120
 39184	Przycisk przywoławczy - pociagowy 39184
 39160	Przysk przywoławczo-kasujący 39160
 39140	Przycisk przywoławczy
	Kabel/przewód magistralny główny Przewód U/UTP kat. 6 LSZH

UWAGA:

1. Przy ubikacjach sznurek powinien znajdować się w okolicy połowy uda osoby siedzącej.
2. Sznurek powinien sięgać do wysokości około 20 cm od posadzki.


PRZEBUDOWY DAWNEGO DWORU SROCZYŃSKICG W ZAKRESIE BRYŁY ZEWNĘTRZNEJ WRAZ Z WYMIANĄ INSTALACJI ODGROMOWEJ, ZŁOKLIZOWANYM NA DZIAŁCE NUMER 592/1 OBRĘB 0001 BOLESŁAW, POW. DĄBROWSKI, GMINA BOLESŁAW, WOJ. MAŁOPOLSKIE, 33-220 BOLESŁAW 160 - PROJEKT ZAMIRNNY.

DX. NR 592/1, OBRĘB 0001 BOLESŁAW, POWIAT DĄBROWSKI, GMINA BOLESŁAW, WOJEWÓDZTWO MAŁOPOLSKIE, 33-220 BOLESŁAW 160.

GMINA BOLESŁAW, 33-220 BOLESŁAW 68

Obiekt: PRZEBUDOWA DAWNEGO DWORU SROCZYŃSKICH				
Lokalizacja: dz. nr 592/1 obręb BOLESŁAW, pow. dąbrowski, Gmina Bolesław, woj. małopolskie				
Rysunek: SCHEMAT - instalacja przyzywowa				
Projektował: mgr inż. Robert SIUDUT	Nr uprawnień: MAP/0147/POOE/06	Podpis:	Data: 08.2025r.	Skala: 1:50
Sprawdził: mgr inż. Roman SOWIŃSKI	Nr uprawnień: MAP/0148/POOE/06		Nr arch: ---	Nr rys: E-06

 **OCHRONA PRZECIWPORAŻENIOWA:
SAMOCZYNNE WYŁĄCZENIE ZASILANIA
W SIECI TN-S 0,4kV**



Miejsce przyłączenia
Stacja SN/nN TRAS487 Bolesław 4
obwód s S.K.R, S-487 nr TRAS 487/2
słup nr 8

$$P_i = 52,3 \text{ kW}$$

$$P_{sz} = 30,0 \text{ kW}$$

$$I_{sz} = 46,6 \text{ A} \quad \cos \varphi = 0,93$$


PRZEBUDOWY DAWNEGO DWORU SROCZYŃSKICG W ZAKRESIE BRYŁY ZEWNĘTRZNEJ WRAZ Z WYMIANĄ INSTALACJI ODGRÓMOWEJ, ZŁOKLIZOWANYM NA DZIAŁCE NUMER 592/1 OBRĘB 0001 BOLESŁAW, POW. DĄBROWSKI, GMINA BOLESŁAW, WOJ. MAŁOPOLSKIE, 33-220 BOLESŁAW 160 - PROJEKT ZAMIRNYY.

DX. NR 592/1, OBREB 0001 BOLESŁAW, POWIAT DĄBROWSKI, GMINA BOLESŁAW,
WOJEWÓDZTWO MAŁOPOLSKIE, 33-220 BOLESŁAW 160.


GMINA BOLESŁAW, 33-220 BOLESŁAW 68

Objekt: PRZEBUDOWA DAWNEGO DWORU SROCYŃSKICH				
Lokalizacja: dz. nr 592/1 obręb BOLESŁAW, pow. dąbrowski, Gmina Bolesław, woj. małopolskie				
Rysunek: ROZDZIELNICA RG - schemat				
Projektował: mgr inż. Robert SIUDUT	Nr uprawnień: MAP/0147/POOE/06	Podpis:	Data: 08.2025r.	Skala: 1:50
Sprawdził: mgr inż. Roman SOWIŃSKI	Nr uprawnień: MAP/0148/POOE/06		Nr arch: ---	Nr rys: E-07_1

OCHRONA PRZECIWPORAŻENIOWA:
SAMOCZYNNE WYŁĄCZENIE ZASILANIA
W SIECI TN-S 0,4kV

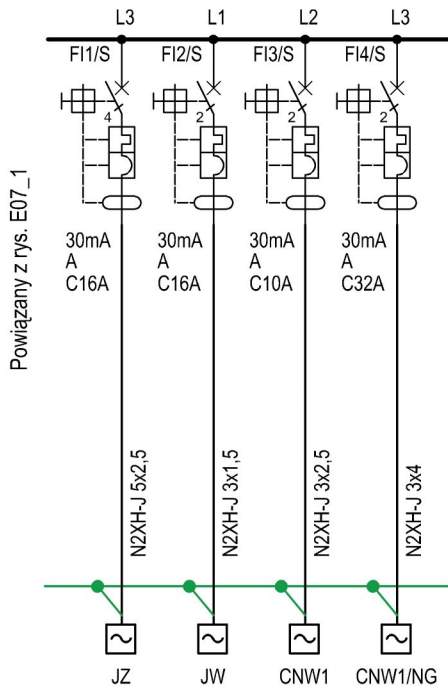

kW	3,94	0,10	1,10	5,10
Obwód	RG/S/01	RG/S/02	RG/S/03	RG/S/04
RG Rozdzielnica główna Odbiory sanitarne	Jednostka zewnętrzna systemu kotła kondensacyjnego z pompą ciepła	Jednostka wewnętrzna systemu kotła kondensacyjnego z pompą ciepła	Centrala nawiewno-wyziewna	Nagrzewnica wentylacyjna do centrali wentylacyjnej

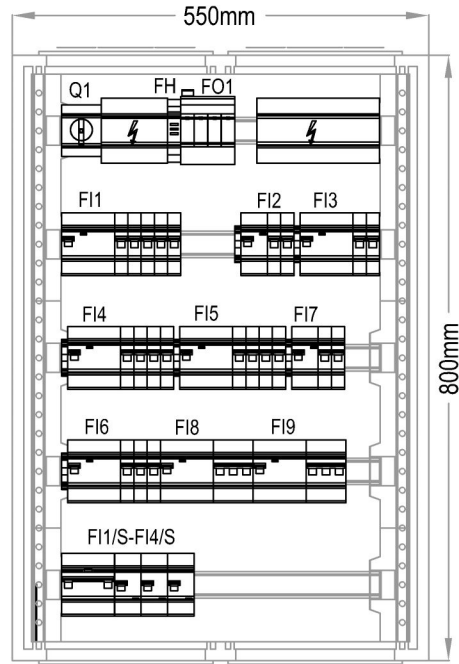

PARAMETRY ROZDZIELNICY:

Materiał	Stal
Wymiary	800x550x275
Klasa ochronności	II
Stopień ochrony	IP 40/55
Układ sieci	TN-S
Napięcie znamionowe	400V AC
Prąd roboczy	125A
Ustawienie	natynkowe
Rezerwa miejsca	21%

PRZEBUDOWY DAWNEGO DWORU SROCZYŃSKICG W ZAKRESIE BRYŁY ZEWNĘTRZNEJ WRAZ Z
WYMIANĄ INSTALACJI ODGROMOWEJ, ZŁOKLAZOWANYM NA DZIAŁCE NUMER 592/1 OBRĘB 0001
BOLESŁAW, POW. DĄBROWSKI, GMINA BOLESŁAW, WOJ. MAŁOPOLSKIE,
33-220 BOLESŁAW 160 - PROJEKT ZAMIRNNY.

DX. NR 592/1, OBRĘB 0001 BOLESŁAW, POWIAT DĄBROWSKI, GMINA BOLESŁAW,
WOJEWÓDZTWO MAŁOPOLSKIE, 33-220 BOLESŁAW 160.

GMINA BOLESŁAW, 33-220 BOLESŁAW 68

Obiekt: PRZEBUDOWA DAWNEGO DWORU SROCZYŃSKICH				
Lokalizacja: dz. nr 592/1 obręb BOLESŁAW, pow. dąbrowski, Gmina Bolesław, woj. małopolskie				
Rysunek: ROZDZIELNICA RG - schemat i widok				
Projektował: mgr inż. Robert SIUDUT	Nr uprawnień: MAP/0147/POOE/06	Podpis:	Data: 08.2025r.	Skala: 1:50
Sprawdził: mgr inż. Roman SOWIŃSKI	Nr uprawnień: MAP/0148/POOE/06	Nr arch:	Nr rys:	E-07_2