


układ hybrydowy
DeDietrich HPI-G 25/16 TR
powietrzna pompa ciepła
z podgrzewaczem c.w.u.
moc cieplna 14,65 kW
moc urządzenia 3,94 kW
napięcie 3~400 V
pojemność podgrzewacza 177 L
waga 189/118 kg
kocioł gazowy kondensacyjny
Moc cieplna 5,6-25,5 kW
włączyć do przyłącza wodociągowego
wg odrbnego opracowania

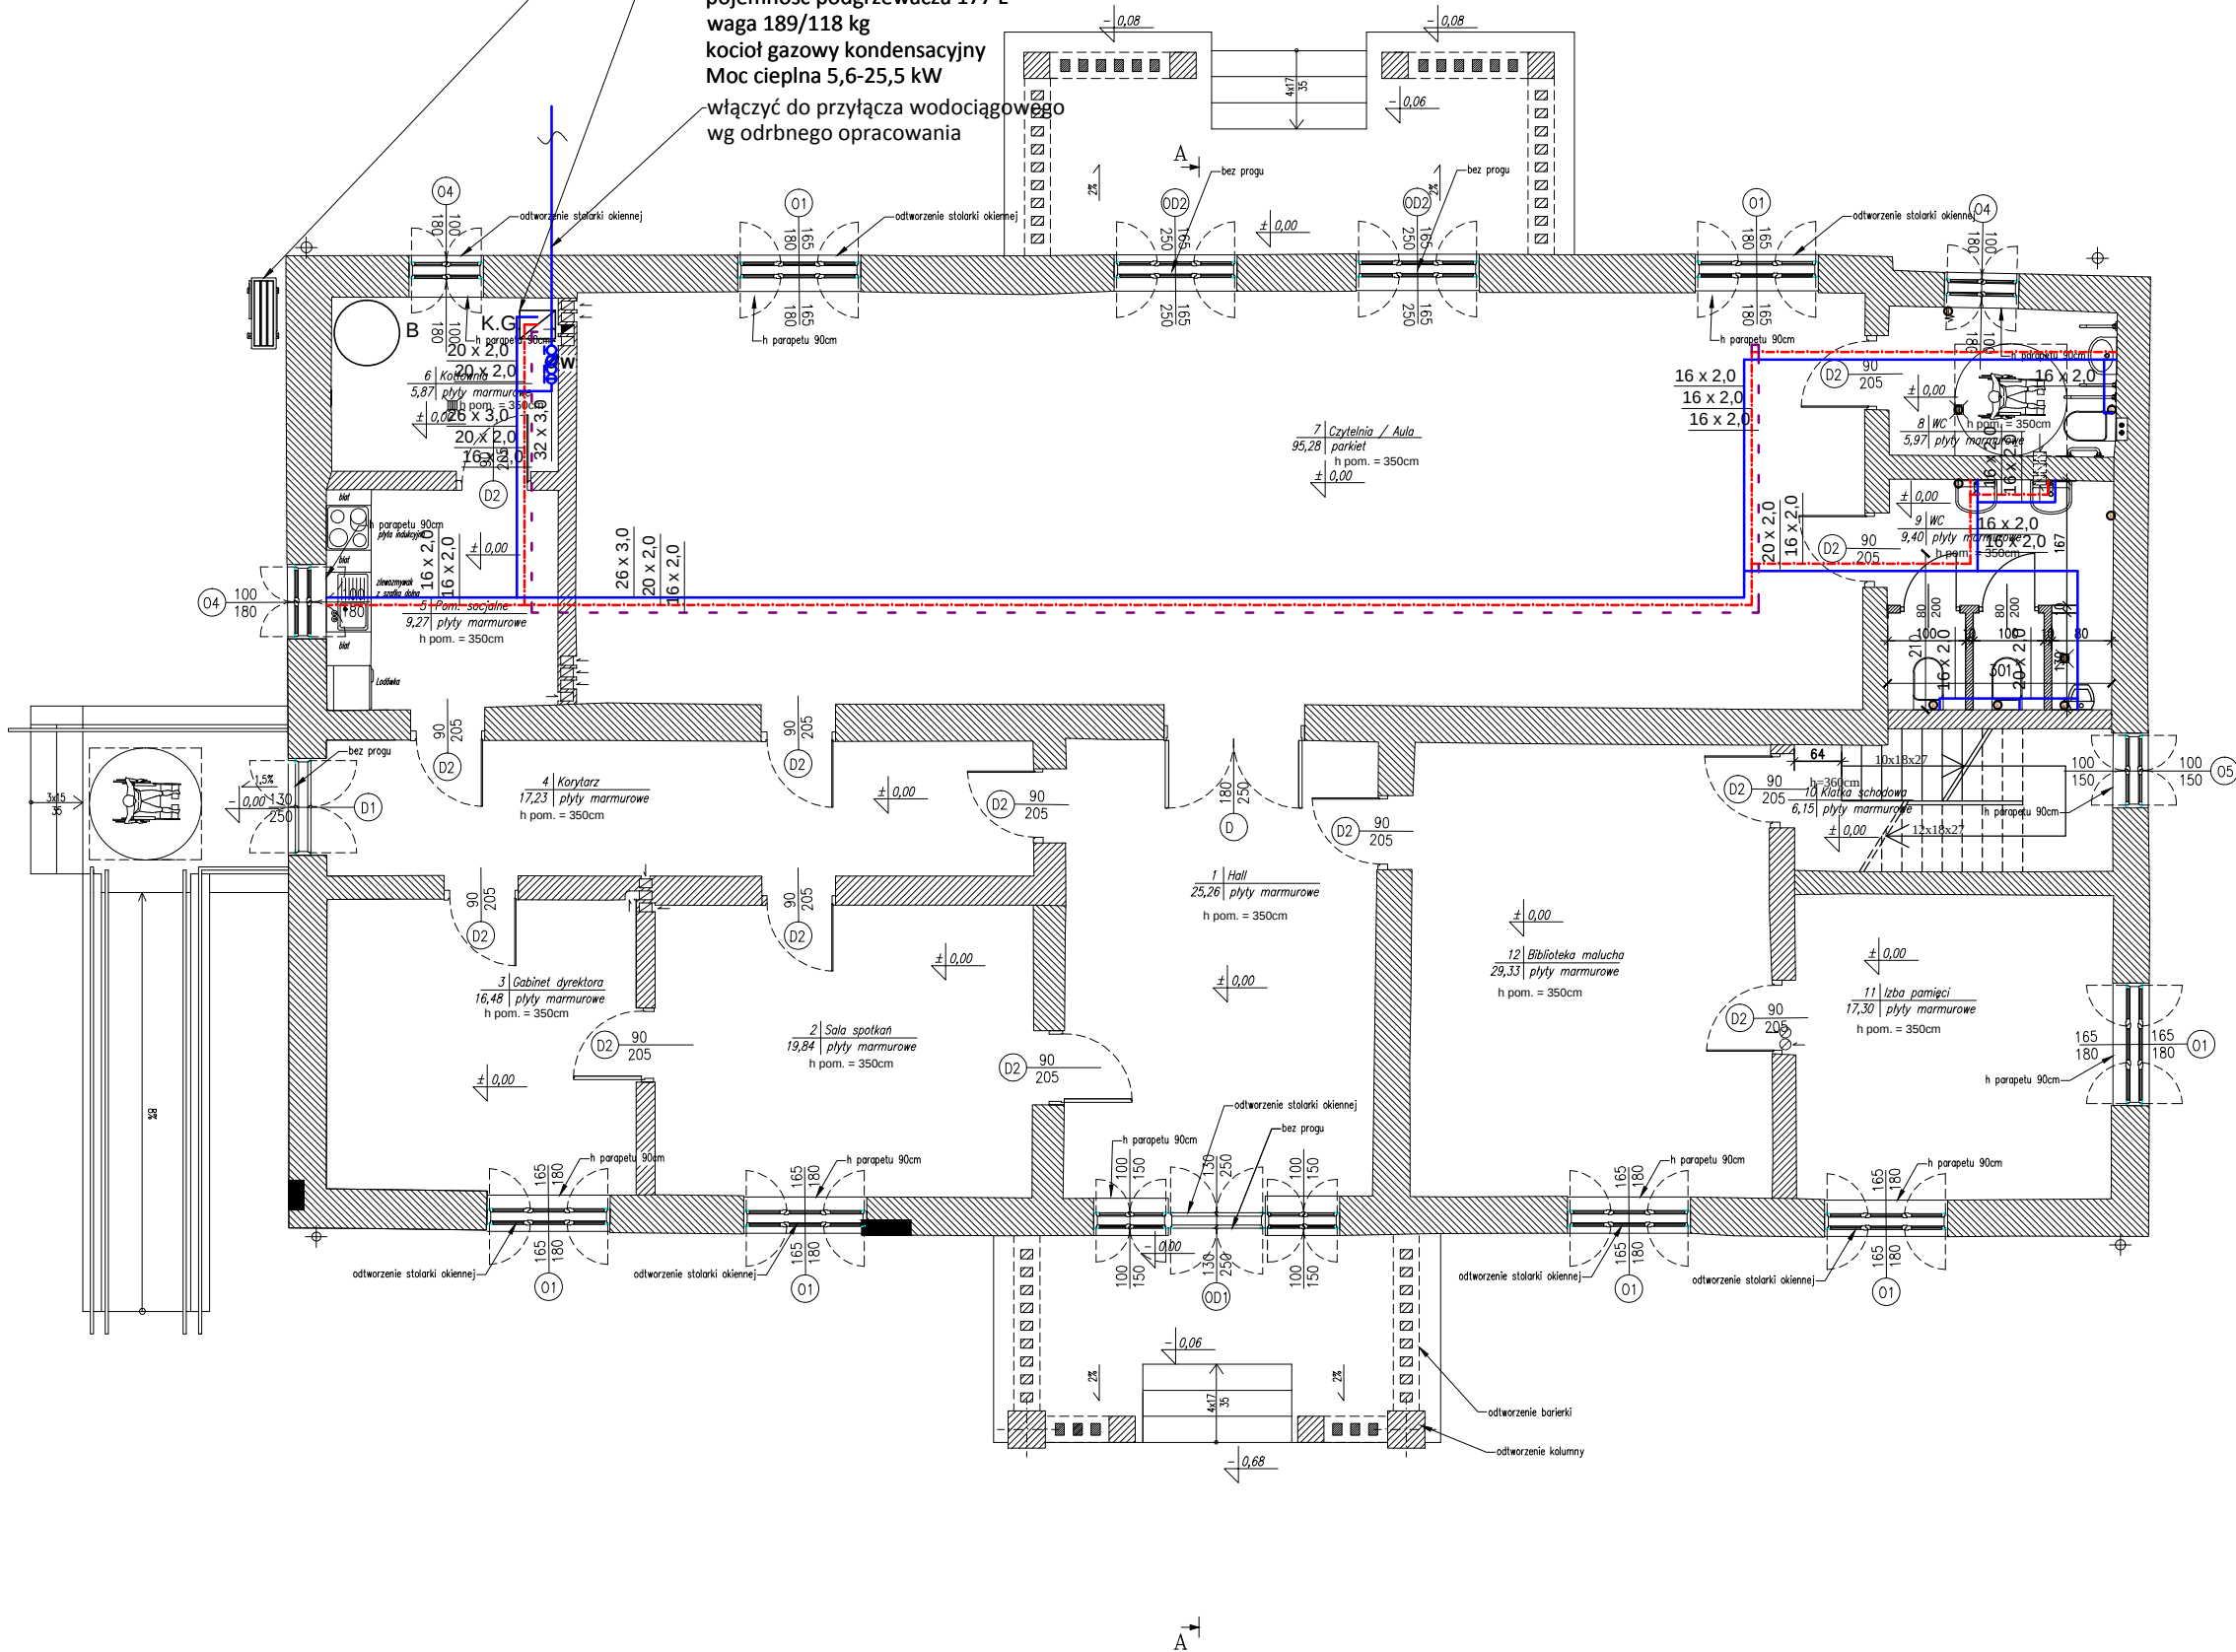

PARTER – zestawienie pomieszczeń		
nr	nazwa pom.	pow. podłogi
1	Hall	25,26 m ²
2	Sala spotkań	19,84 m ²
3	Gabinet dyrektora	16,48 m ²
4	Korytarz	17,23 m ²
5	Pom. socjalne	9,27 m ²
6	Kuchnia	7,15 m ²
7	Czytelnia / Aula	95,28 m ²
8	WC	5,97 m ²
9	WC	9,40 m ²
10	Klatka schodowa	6,15 m ²
11	Izba pamięci	17,30 m ²
12	Biblioteka malucha	29,33 m ²
		258,66 m ²

Legenda:

- Projektowana wentylacja grawitacyjna
- Projektowane urządzenia sanitarne
- Ściana z pustaka ceramicznego
- Ściana z cegły ceramicznej

LEGENDA:

- proj. rurociąg inst. wody zimnej PE-RT/Al/PE-RT
- proj. rurociąg inst. wody ciepłej PE-RT/Al/PE-RT
- proj. rurociąg inst. cyrkulacji PE-RT/Al/PE-RT

UWAGA!

- wszystkie wymiary należy sprawdzić na budowie
- wszelkie prace powinny być prowadzone zgodnie z obowiązującymi przepisami i sztuką budowlaną

STADIUM: Projekt techniczny		
TEMAT: Projekt budowy instalacji wewnętrznych: wodociągowej, kanalizacji sanitarnej, gazowej, centralnego ogrzewania, wentylacji mechanicznej, klimatyzacji		
OBIEKT: Budynek Dworu Sroczyńskich Bolesław, dz. nr 592/1, gmina Bolesław		
PRZEDMIOT RYSUNKU: Instalacja wodociągowa Rzut parteru		
PROJEKTANT: Mgr Inż. Kamil Czernecki NR UPR: MAP/0224/PWOS/14 SPECJALNOŚĆ: SANITARNA		DATA/PODPIS: 08.2025
DATA: 08.2025	SKALA: 1:100	NR RYS: S-01