


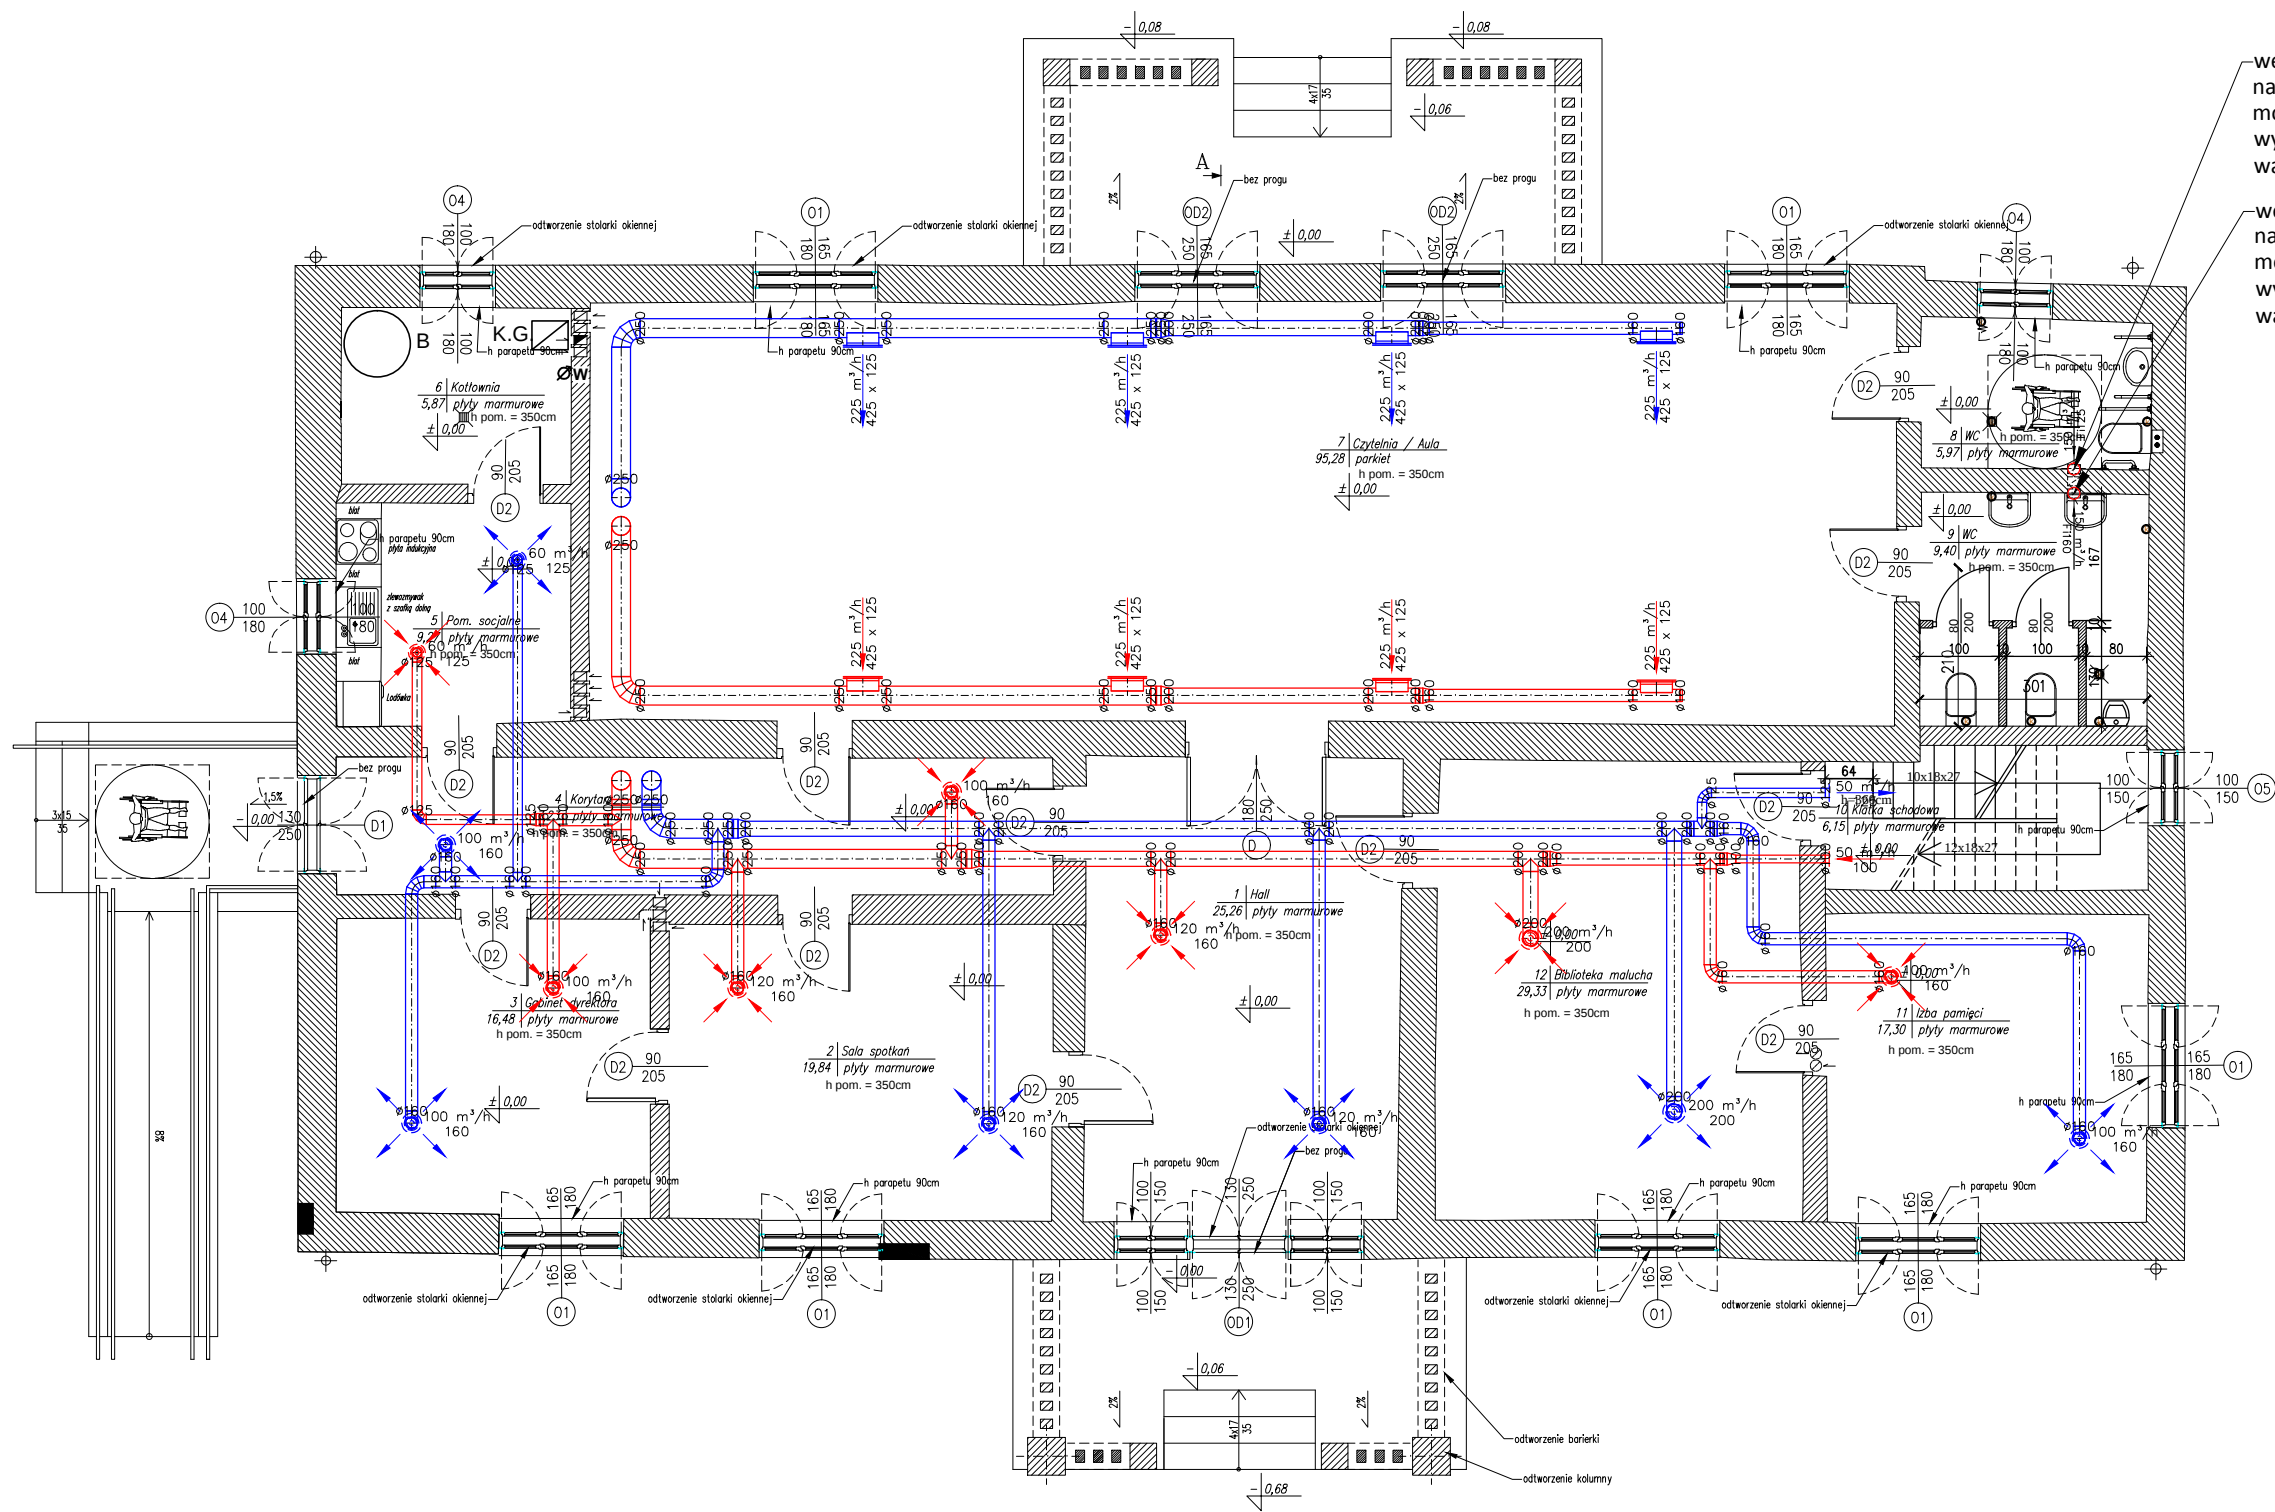

wentylator ścienny ze sterowaniem
napięcie 1~230 V
moc urządzenia 0,008 kW
wydajność 50 m³/h
waga 0,65 kg

wentylator ścienny ze sterowaniem
napięcie 1~230 V
moc urządzenia 0,026 kW
wydajność 150 m³/h
waga 1,50 kg

PARTER – zestawienie pomieszczeń		
nr	nazwa pom.	pow. podłogi
1	Hall	25,26 m²
2	Sala spotkań	19,84 m²
3	Gabinet dyrektora	16,48 m²
4	Korytarz	17,23 m²
5	Pom. socjalne	9,27 m²
6	Kuchnia	7,15 m²
7	Czytelnia / Aula	95,28 m²
8	WC	5,97 m²
9	WC	9,40 m²
10	Klatka schodowa	6,15 m²
11	Izba pamięci	17,30 m²
12	Biblioteka malucha	29,33 m²
		258,66 m²

- Legenda:
- Projektowana wentylacja grawitacyjna
 - Projektowane urządzenia sanitarne
 - Ściana z pustaka ceramicznego
 - Ściana z cegły ceramicznej

- LEGENDA:
- proj. kanał nawiewny
 - proj. kanał wywiewny

UWAGA!
- wszystkie wymiary należy sprawdzić na budowie
- wszelkie prace powinny być prowadzone zgodnie z obowiązującymi przepisami i sztuką budowlaną

STADIUM: Projekt techniczny		
TEMAT: Projekt budowy instalacji wewnętrznych: wodociągowej, kanalizacji sanitarnej, gazowej, centralnego ogrzewania, wentylacji mechanicznej, klimatyzacji		
OBIEKT: Budynek Dworu Sroczyńskich Bolesław, dz. nr 592/1, gmina Bolesław		
PRZEDMIOT RYSUNKU: Instalacja wentylacji mechanicznej Rzut parteru		
PROJEKTANT: Mgr Inż. Kamil Czernecki NR UPR: MAP/0224/PWOS/14 SPECJALNOŚĆ: SANITARNA		DATA/PODPIS: 08.2025
DATA: 08.2025	SKALA: 1:100	NR RYS: S-05