


część budynku bez instalacji wod.-kan.

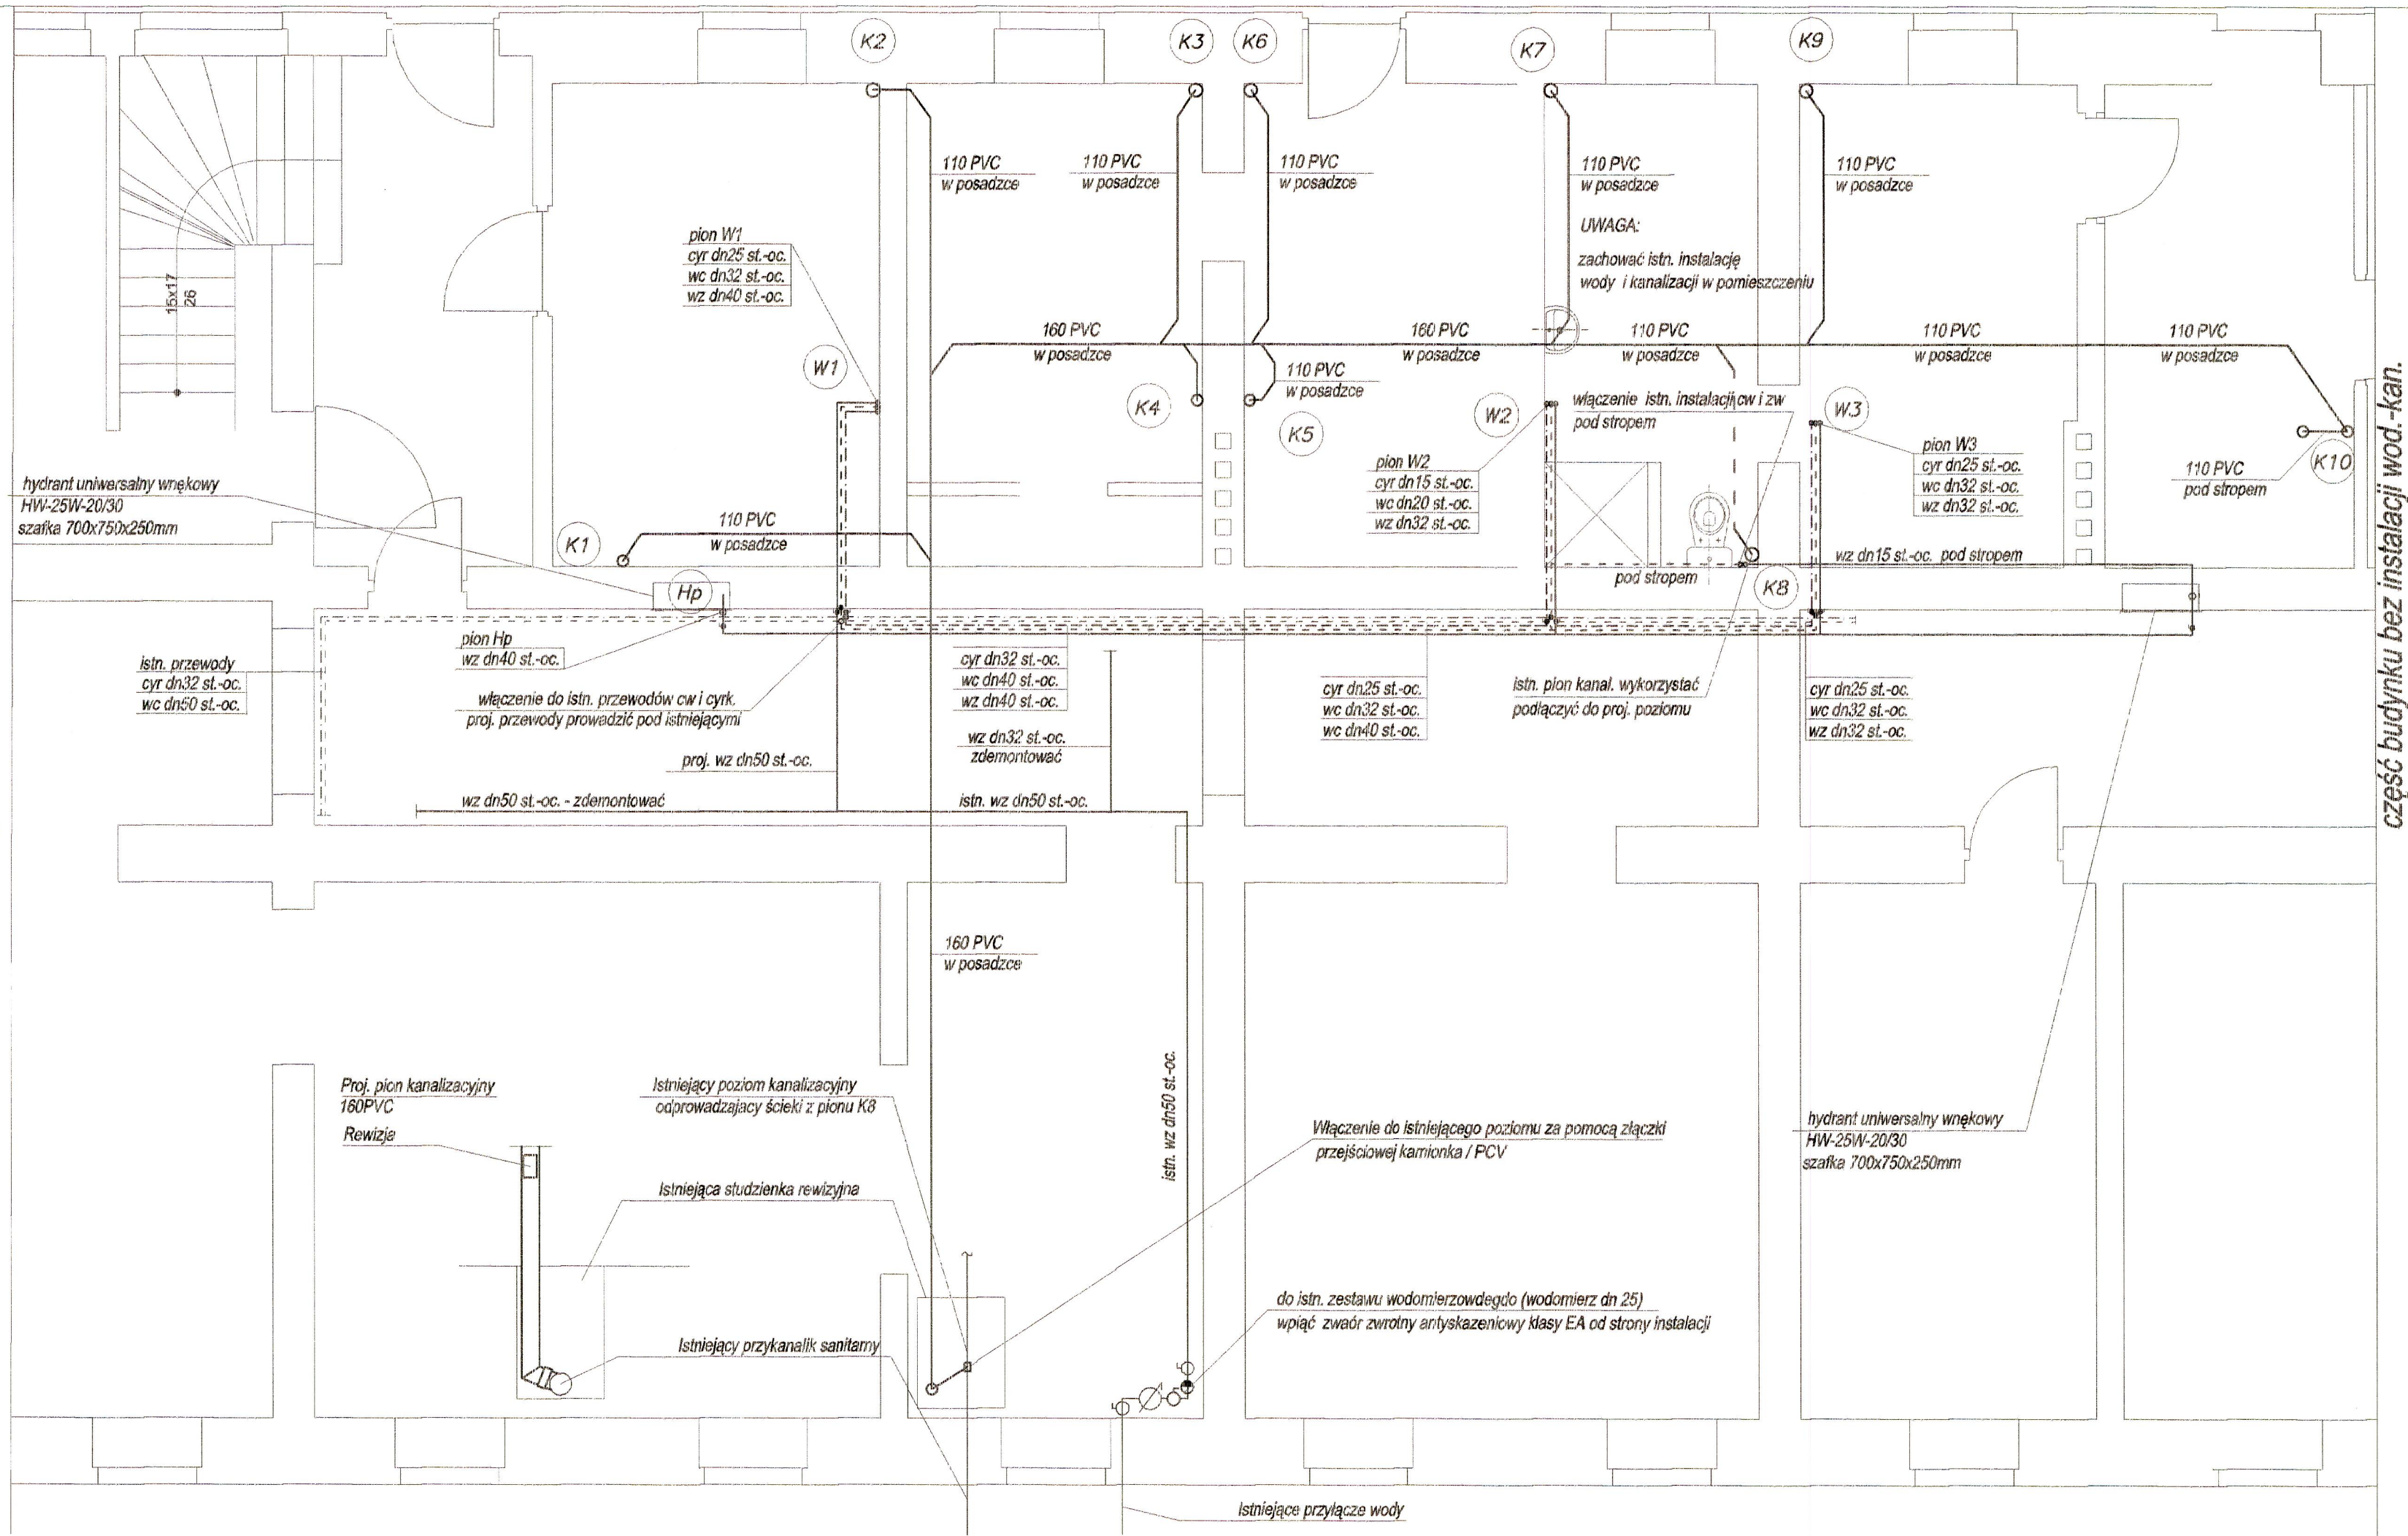

część budynku bez instalacji wod.-kan.

RZUT PIWNIC-
- INSTALACJA WOD.-KAN.
skala 1:50

- Zimna woda
- - - Ciepła woda
- - - Cyrkulacja
— Kanalizacja sanitarna
- K1 - K10 pion kanalizacyjny PVC110 wyprowadzić i zakończyć rura nawiewna o 160
- WP wpust podłogowy
- W1 - W3 piony wody zimnej ciepłej i cyrk.

bu — bateria umywalkowa jednouchwytowa stojąca
bn — zestaw natryskowy podtynkowy z ogranicznikiem wypływu
pi — zawór pisuarowy samozamykający
pl — zawór do spłóczki
zc — zawór czerpalny ze złączką do węży

Przewody kanalizacyjne prowadzić w bruzdach oraz w ściankach lekkiej zabudowy, instalacja z rur PVC

Przewody wodne prowadzić w bruzdach, w posadzce oraz w ściankach lekkiej zabudowy, piony z rur stalowych, podejścia z rur Alupex

Istniejące piony i podejścia kanalizacyjne rozproszanie pod stropem i na ścianach zdemontować

Otwory w strpie dopasować do istniejącej konstrukcji budynku

RYSUNEK ZAMIENNY

FIRMA USŁUGOWA SJ SYSTEM		ul. Krasieńskiego 23, 76-200 SŁUPSK tel. (059) 8486651, 8486655, e-mail: sjsystem@poczta.onet.pl	
Zadanie:	BUDYNEK SZKOŁY POLICJI W SŁUPSKU		Inwestor: SZKOŁA POLICJI W SŁUPSKU
Adres inwestycji:	ul. Policjantów 13, Słupsk 76-200		
Nazwa rysunku:	Rzut piwnic - instalacja wod.-kan.		Nr rys.
Stadium dokum.	PB	Opracował: inż. Agnieszka Orłowska	1
Skala:	1:50	Autor: inż. Jerzy Sulek	
Data:	listopad 2008	Sprawdził: inż. Wojciech Stasiak	