


część budynku bez instalacji wod.-kan.

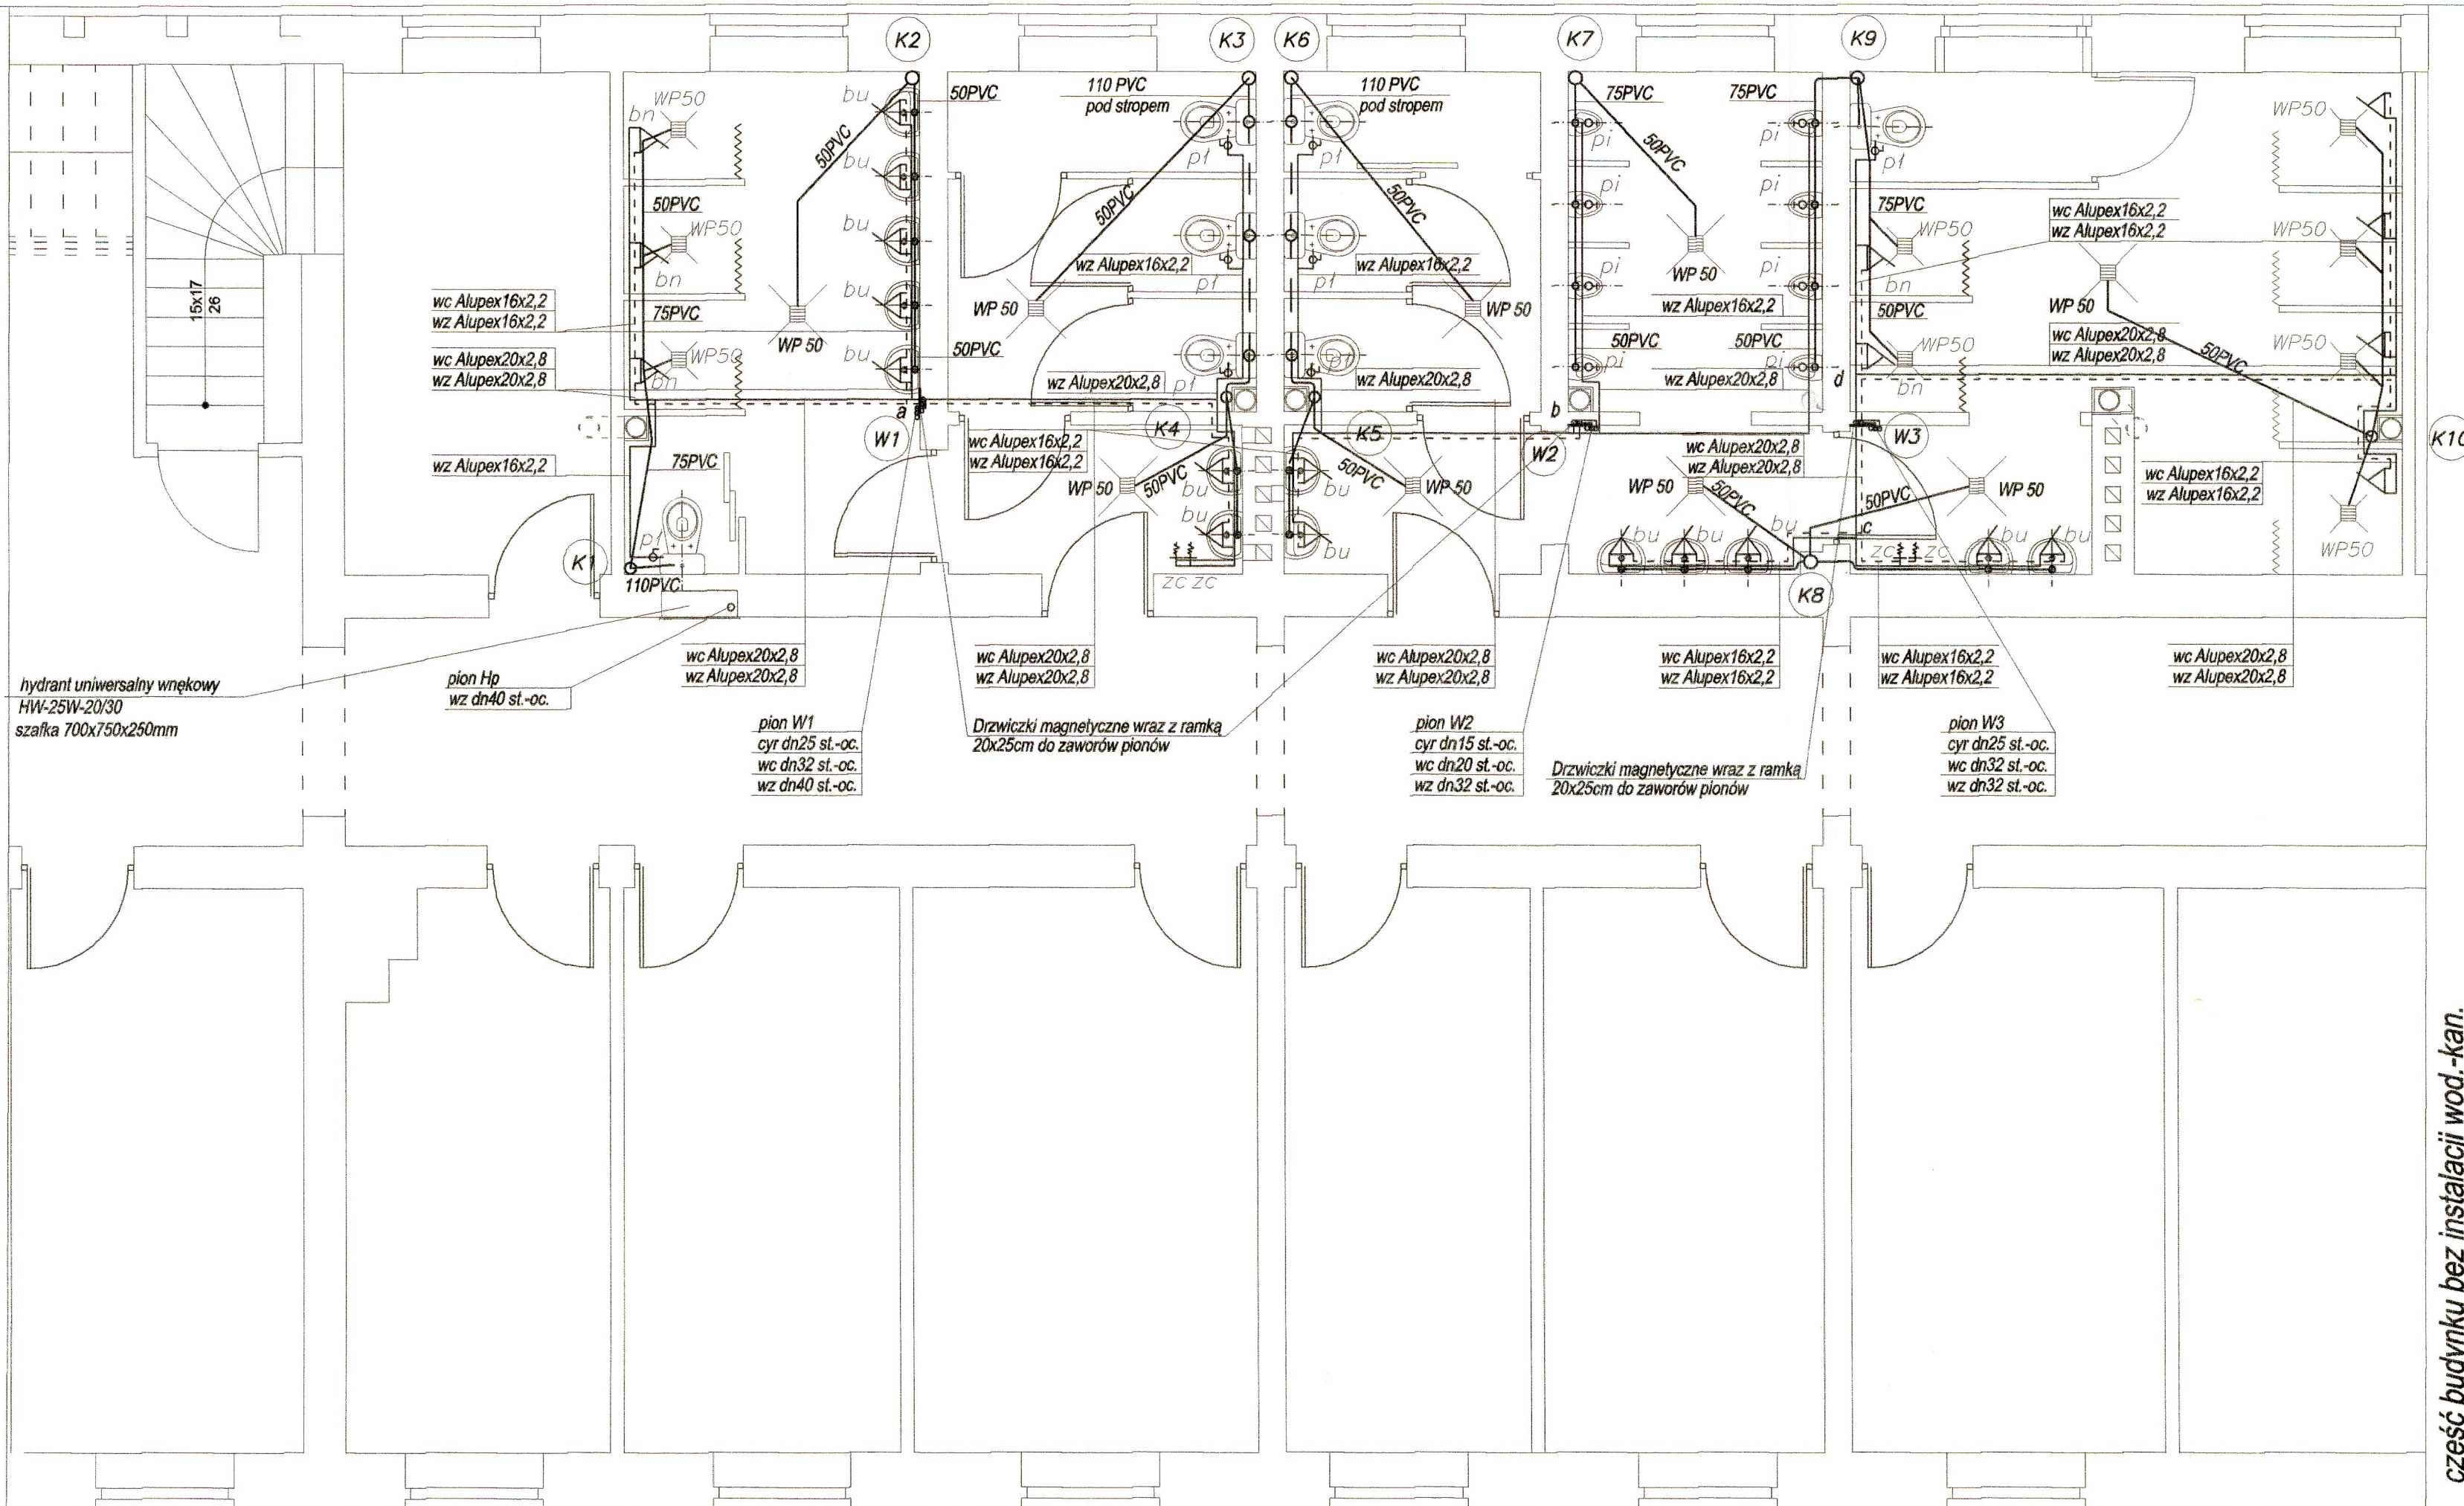

część budynku bez instalacji wod.-kan.

RZUT PARTERU- - INSTALACJA WOD.-KAN. skala 1:50

- Zimna woda
- - - Ciepła woda
- - - Cyrkulacja
- Kanalizacja sanitarna
- K1 - K9 pion kanalizacyjny PVC110 wyprowadzić na strych, podłączyć do zbiorczej rury i zakończyć rura nawiewną o 160
- WP wpust podłogowy
- W1 - W3 piony wody zimnej ciepłej i cyrk.

bu - bateria umywalkowa jednochwytowa stojąca
bn - zestaw natryskowy podtynkowy z ogranicznikiem wypływu
pi - zawór pisuarowy samozamykający
pt - zawór do splóczki
zc - zawór czerpalny ze złączką do węży

Przewody kanalizacyjne prowadzić w brzdach oraz w ściennych lekkiej zabudowy, instalacja z rur PVC
Przewody wodne prowadzić w brzdach, w posadzce oraz w ściennych lekkiej zabudowy, piony z rur stalowych, podejścia z rur Alupex
Istniejące piony i podejścia kanalizacyjne rozproszanie pod stropem i na ścianach zdemontować
Otwory w stropie dopasować do istniejącej konstrukcji budynku

FIRMA USŁUGOWA SJ SYSTEM		ul. Krasieńskiego 23, 76-200 SŁUPSK tel. (059) 8486651, 8486655, e-mail: sjsystem@poczta.onet.pl	
Zadanie:	BUDYNEK SZKOŁY POLICJI W SŁUPSKU		Inwestor: SZKOŁA POLICJI W SŁUPSKU
Adres inwestycji:	ul. Policjantów 13, Słupsk 76-200		
Nazwa rysunku:	Rzut parteru - instalacja wod.-kan.		Nr rys.
Stadium dokum.	PB	Opracował: inż. Agnieszka Orłowska	2
Skala:	1 : 50	Autor: inż. Jerzy Sajek	
Data:	grudzień 2007	Sprawił: inż. Wojciech Stasiak	