


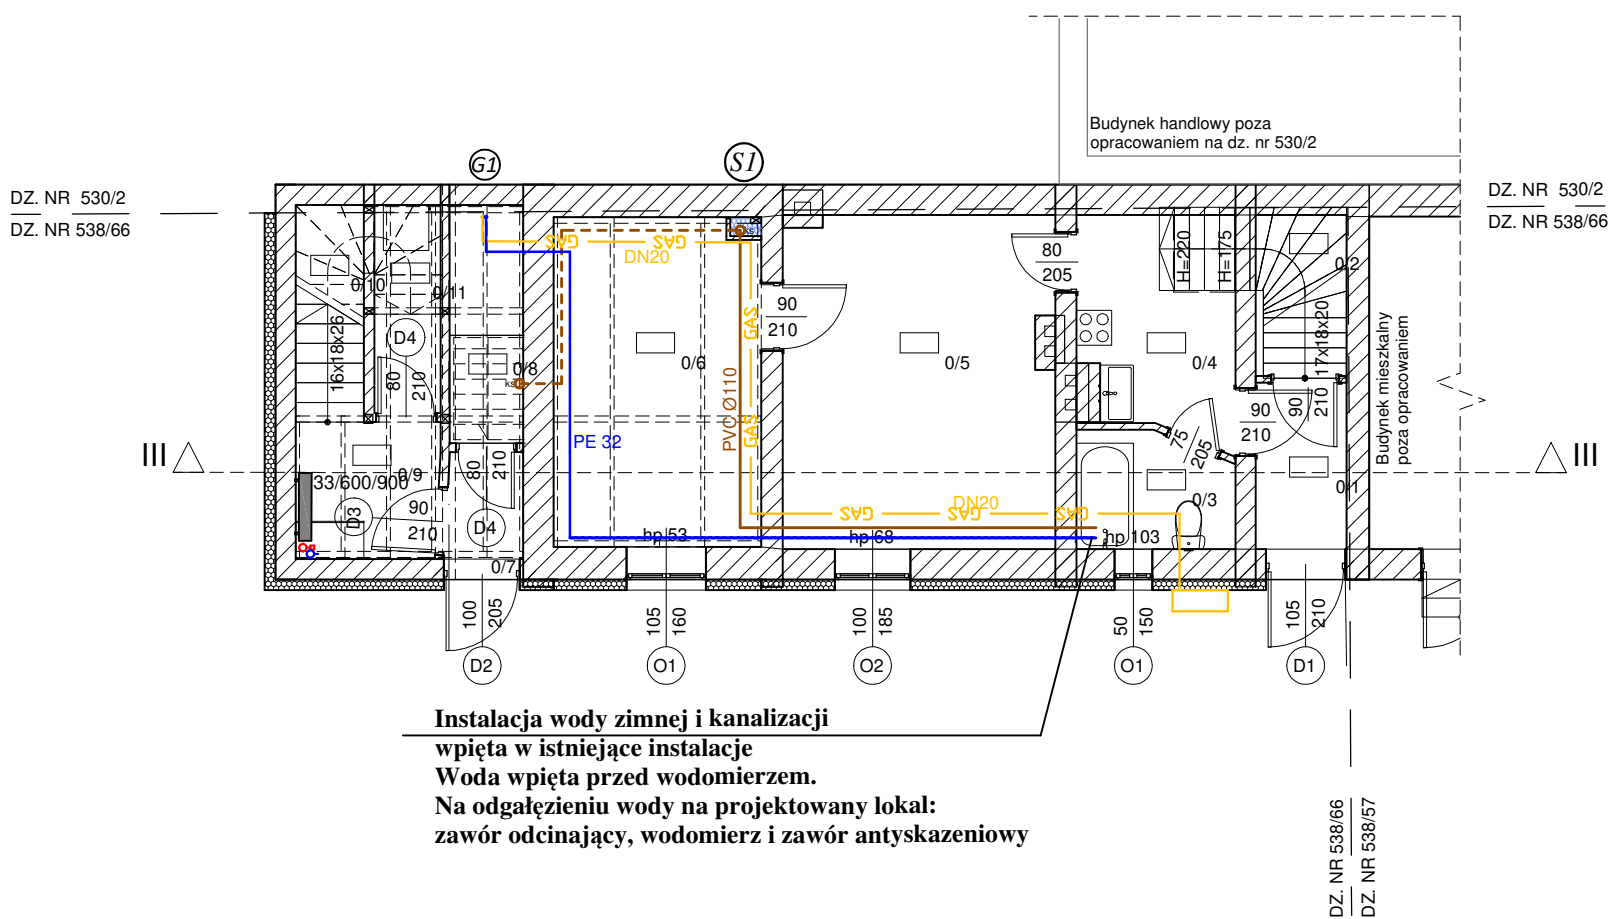

Instalacja wody zimnej i kanalizacji
wpięta w istniejące instalacje
Woda wpięta przed wodomierzem.
Na odgałęzieniu wody na projektowany lokal:
zawór odcinający, wodomierz i zawór antyskażeniowy

- Rury instalacji wody zimnej
- GAS — Rury instalacji gazowej
- ⊙ Pion instalacji gazowej

UWAGA:
Podejście do kotła - DN20

OBIEKT: TERMOMODERNIZACJA BUDYNKU MIESZKALNEGO PRZY UL. ARMII KRAJOWEJ 38A, 19-300 EŁK		
DANE INWESTYCJI: EŁK 280501_1.0001.538/66 0001 EŁK, DZ. NR 538/66		
NAZWA RYSUNKU: RZUT PARTERU		
DATA: 18.12.2024	SKALA: 1:100	NR RYSUNKU: S1
OPRACOWAŁ ZESPÓŁ:		
PROJEKTANT: mgr inż. Piotr Koźluk PDL/0140/PBS/17 uprawnienia budowlane w specjalności sanitarnej do projektowania bez ograniczeń upr. nr PDL/0140/PBS/17		
PRAWA AUTORSKIE ZASTRZEŻONE, KOPIOWANIE BEZ ZGODY AUTORA PROJEKTU ZABRONIONE.		