
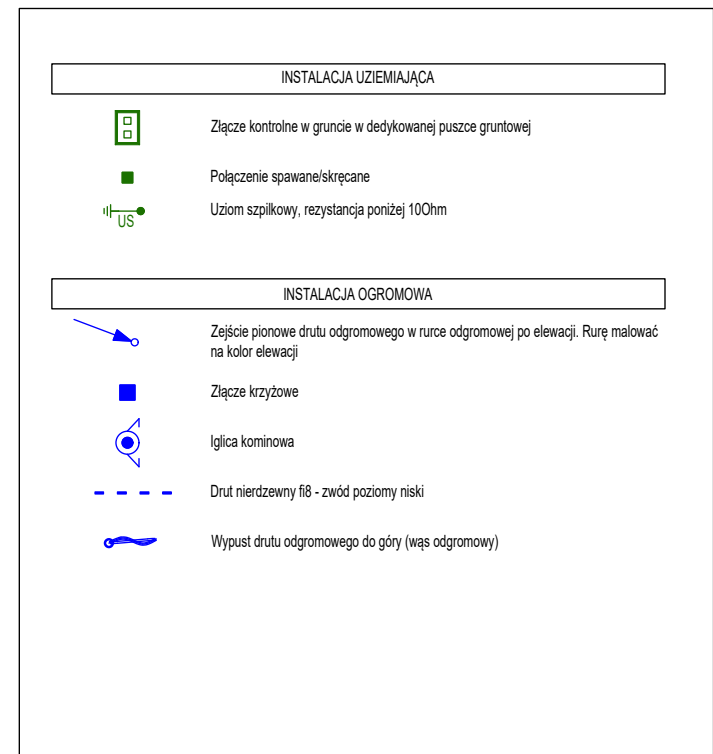


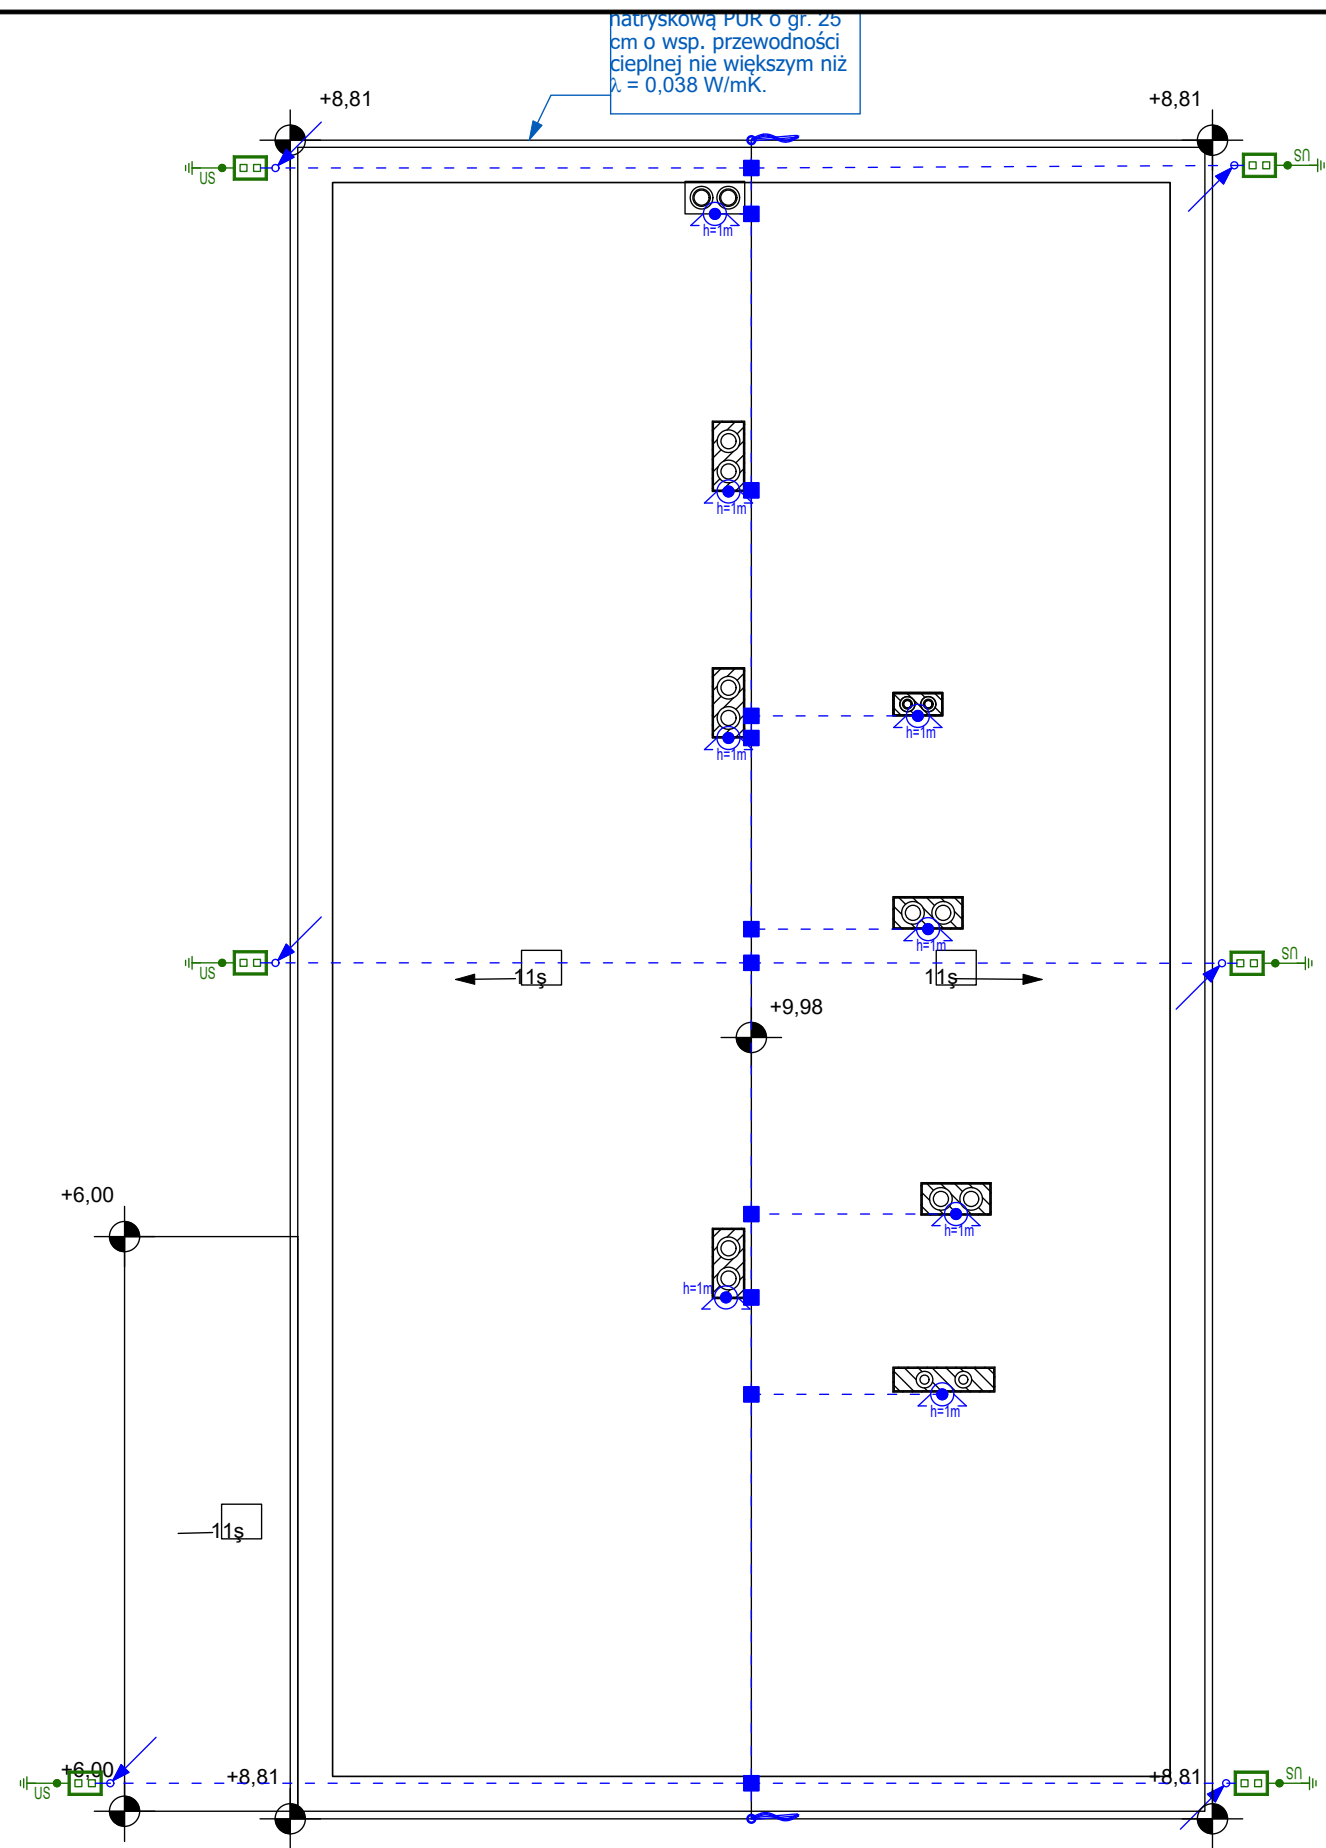

ENERGOPROJEKTY SP. Z O.O ul. Opolska 15, 15-549 Białystok tel. 85 667 29 23, 606 205 923		
TEMAT: Termomodernizacja budynków komunalnych – budynek mieszkalny wielorodzinny przy ul. Mickiewicza 5, 19-300 EŁK		
ADRES BUDOWY:	UL. MICKIEWICZA 5 19-300 EŁK	
INWESTOR:	GMINA MIASTO EŁK, UL. MARSZ. J. PIŁSUDSKIEGO 4, 19-300 EŁK	
PRZEDMIOT RYSUNKU: INSTALACJA ODGROMOWA		Nr. rysunku: EP01
STADIUM: PROJEKT INSTALACJI ELEKTRYCZNYCH		Skala: 1:100
Specjalność:	Imię i nazwisko:	Podpis:
Elektryka		
Projektant:	mgr inż. Krystian Olendzki upr. PDL/0138/PBE/18	
DATA:		
07.12.2024r		Nr str.: