


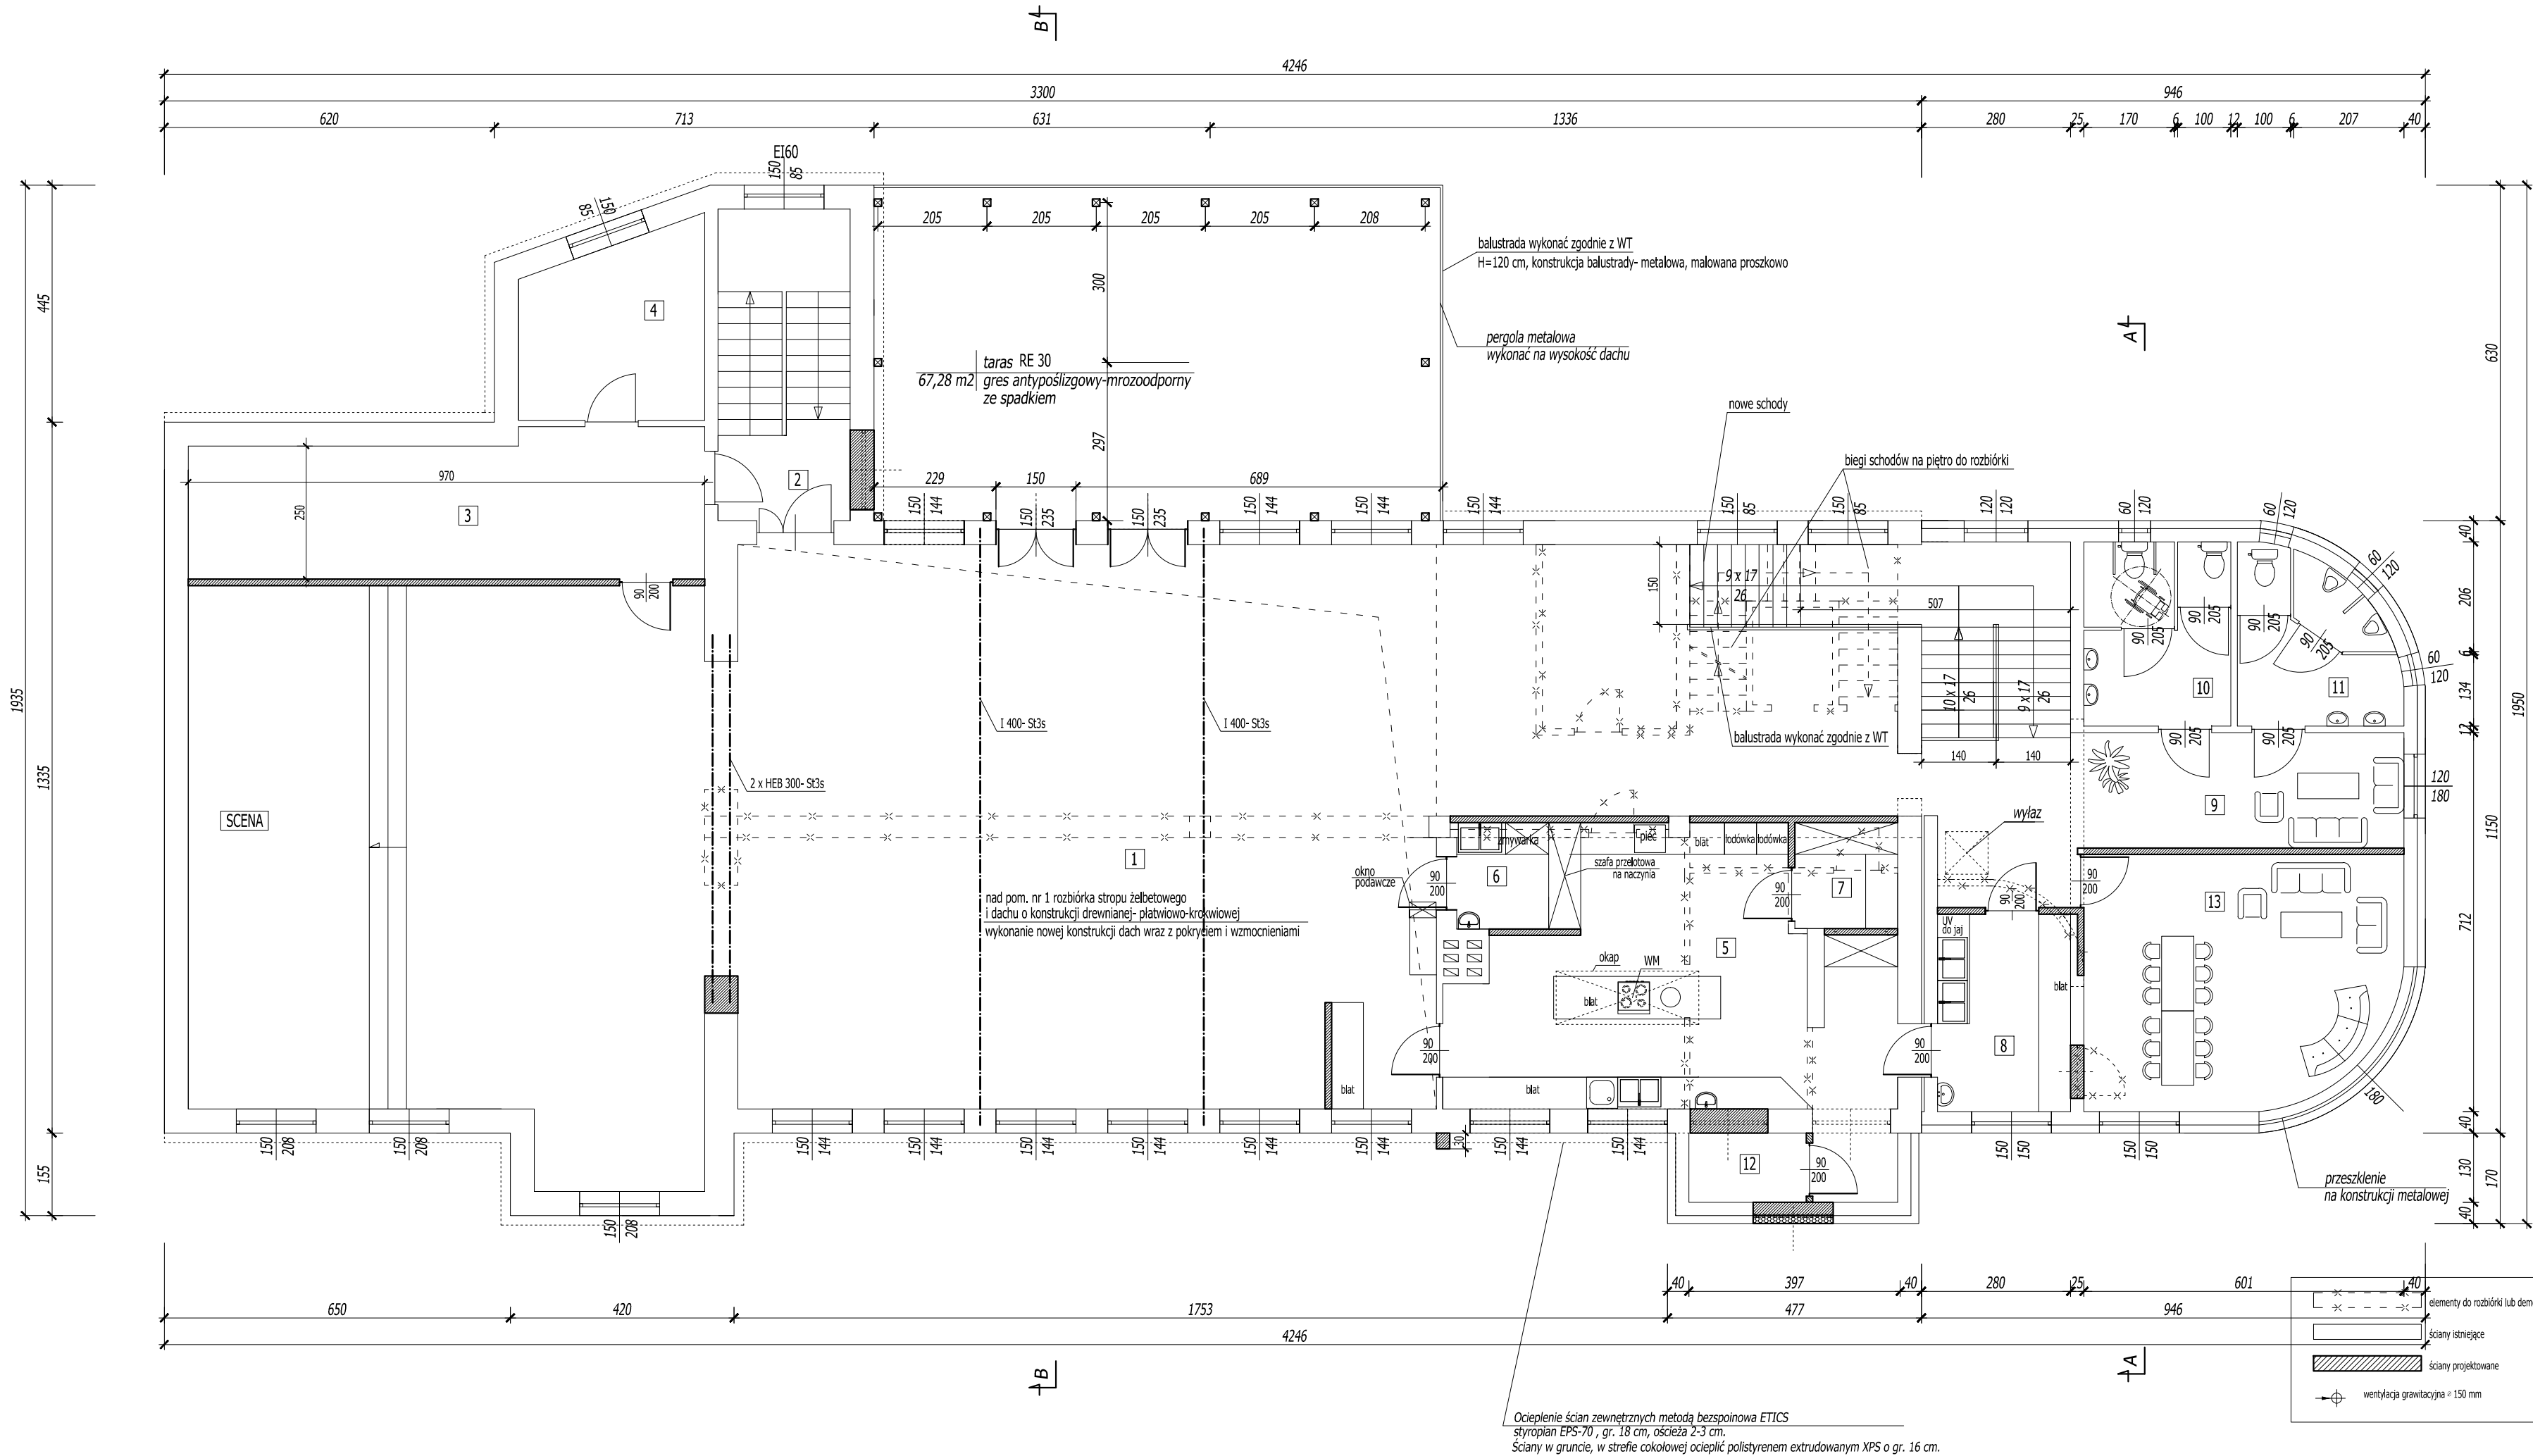

WYKAZ POMIESZCZEŃ- PIĘTRO				
LP.	RODZAJ POMIESZCZENIA	RODZAJ PODŁOGI	POW. PODŁOGI	POW. UŻYTKOWA
			[m2]	POMIESZCZENIA wg PN-ISO 9836:1997 [m2]
1.	SALA	GRES	283,55	283,55
2.	KŁATKA SCHODOWA	GRES	14,51	14,51
3.	ZAPLECZE	GRES	24,25	24,25
4.	GARDEROBA	GRES	11,47	11,47
5.	KUCHNIA	GRES	38,09	38,09
6.	ZMYWALNIA	GRES	4,27	4,27
7.	MAGAZYN PRODUKTÓW SUCHYCH	GRES	3,84	3,84
8.	PRZYGOTOWALNIA	GRES	9,28	9,28
9.	HOLL	GRES	32,44	32,44
10.	WC "D"	GRES	9,55	9,55
11.	WC "M"	GRES	8,81	8,81
12.	CHŁODNIA	GRES	2,87	2,87
13.	POM. ZARZĄDU OSP	GRES	27,12	27,12
RAZEM			470,05	470,05

ROZPATRYWAĆ Z POZOSTAŁYMI RYS. I OPISEM TECHNICZNYM !

	Firma KUBI mgr inż. Krzysztof Bąbol 97-200 Tomaszów Maz. ul. Ks. Popiełuszki 65	
	BRANŻA: ARCHITEKTURA/KONSTRUKCJE	PROJEKT TECHNICZNY
NAZWA INWESTYCJI	Rozbudowa z przebudową i termomodernizacją budynku OSP	
ADRES INWESTYCJI	działka nr ewid. 372/24, 372/25, 372/26 obr.Żelechinek, gm. Żelechinek	
INWESTOR	Ochotnicza Straż Pożarna Ul. Rawska 4 97-226 Żelechinek	
projektant: konstrukcje		projektant: architektura
sprawdzający: konstrukcje		sprawdzający: architektura
TEMAT: RZUT PIĘTRA		
DATA: czerwiec 2025r.		SKALA: 1:100
		ME. RYS. 3.3.