
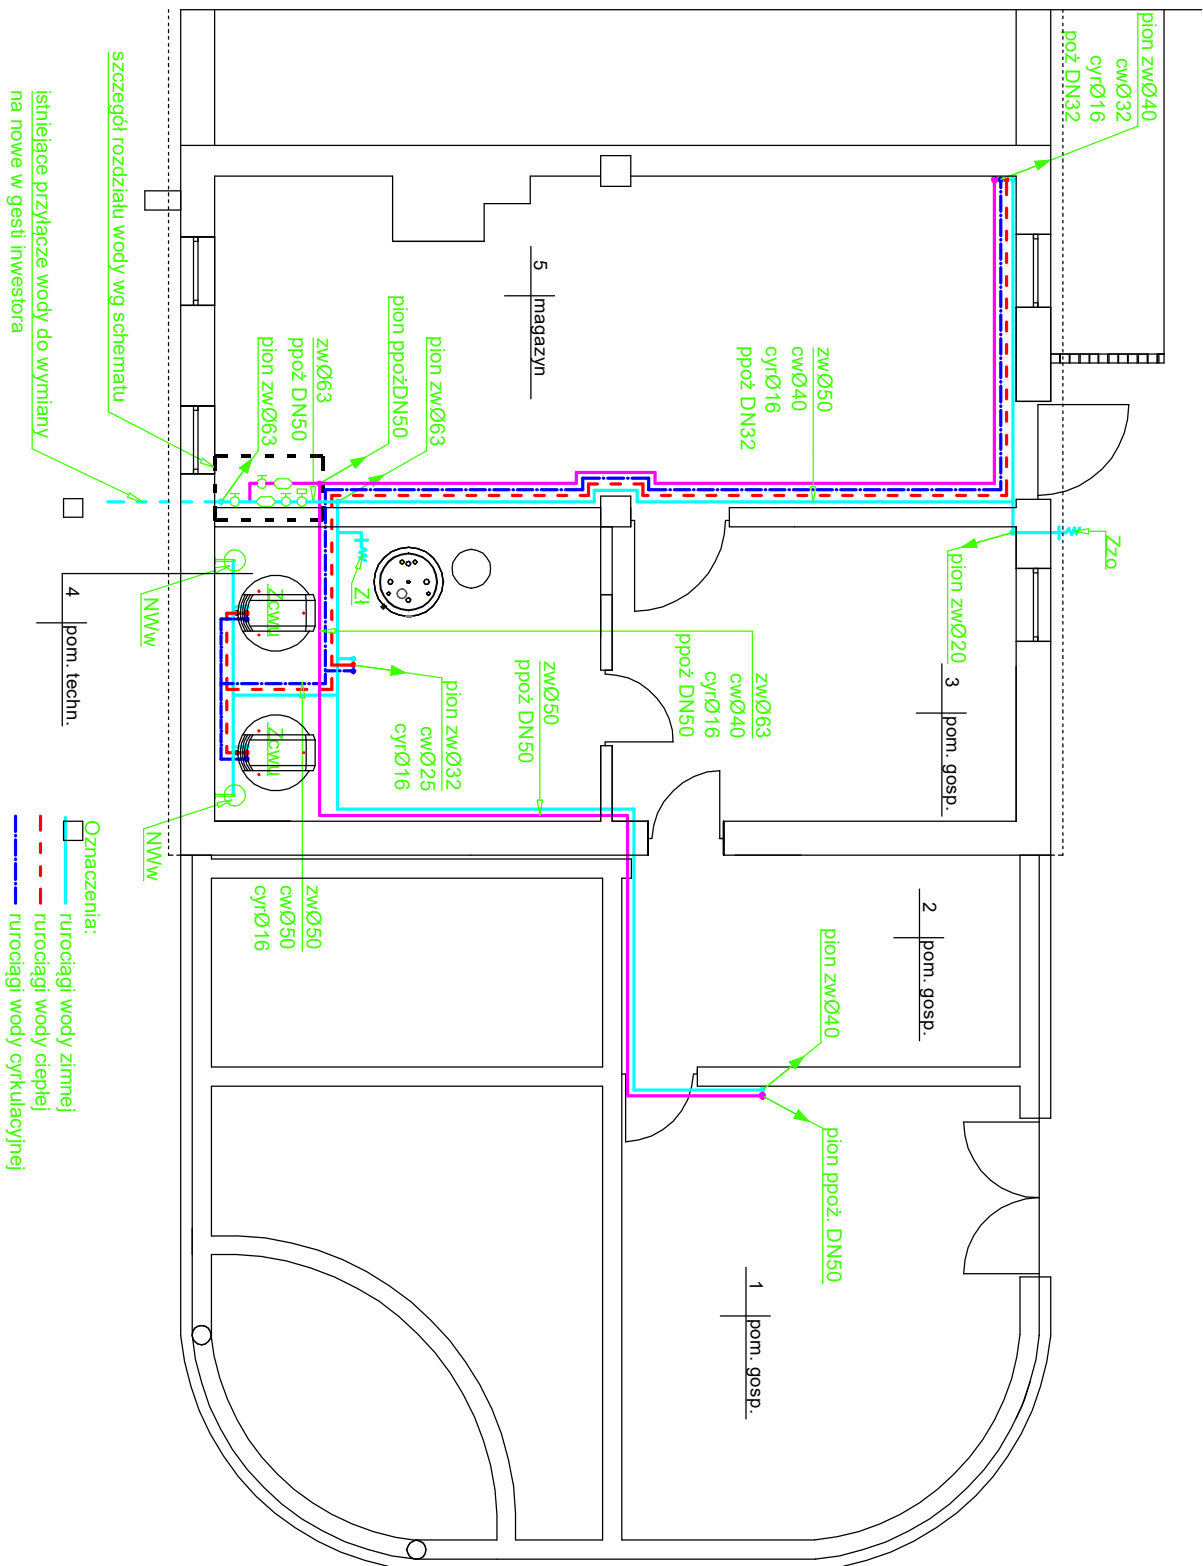


RYSUNEK ZAMIENNY W ZAKRESIE ZMIAN W ZAPLECZU OSP.

SKALA 1:100

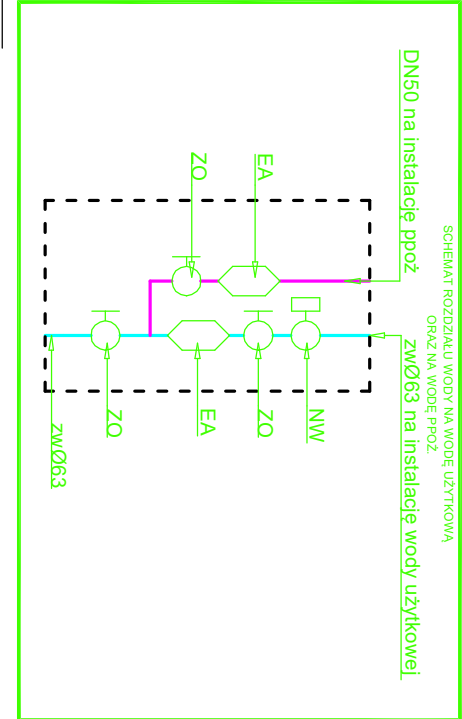

Nazwa obiektu	Rozbudowa z przebudową i termomodernizacją budynku OSP z instalacjami i urządzeniami - wewnętrzne instalacje sanitarne		
Przedmiot oprac.	Wewnętrzna instalacja wodociągowa - rzut piwnic - rys. zamienny		
Miejscowość	Żelechlinek ul. Rawska 4, dz. nr 372/24, 372/25, 372/26 - obr. Żelechlinek		
Skala	1:100	Data opracow.	maj 2026 r.
Nr rysunku	S1	Nr strony	
Projektant: mgr inż. Paweł Pająk	mgr inż. Paweł Pająk upr. Nr GP.IV.7342/42/94 z § 4 ust. 2 i § 13 ust. 1 pkt 4 lit. a) ustawy	Sprawdzający: mgr inż. Mariola Pająk	mgr inż. Mariola Pająk upr. Nr LOD/0721/POOS/07 do projektowania bez ograniczeń w spec. instalacyjnej w zakresie sieci, instalacji

mgr inż. Paweł Pająk
upr. Nr GP.IV.7342/42/94
z § 4 ust. 2 i § 13 ust. 1
pkt. 4 lit. a i b spec.
instalacyjno - inżynieryjna

Sprawdzający: **mgr inż. Mariola Pająk**
upr. Nr LOD/0721/POOS/07
mgr inż. Mariola Pająk do projektowania bez ograniczeń
w spec. instalacyjnej w zakresie sieci, instalacji i urządzeń cieplnych, wentylacyjnych, gazowych, wodociągowych i kanalizacyjnych