


RZUT PARTERU
SKALA 1:100

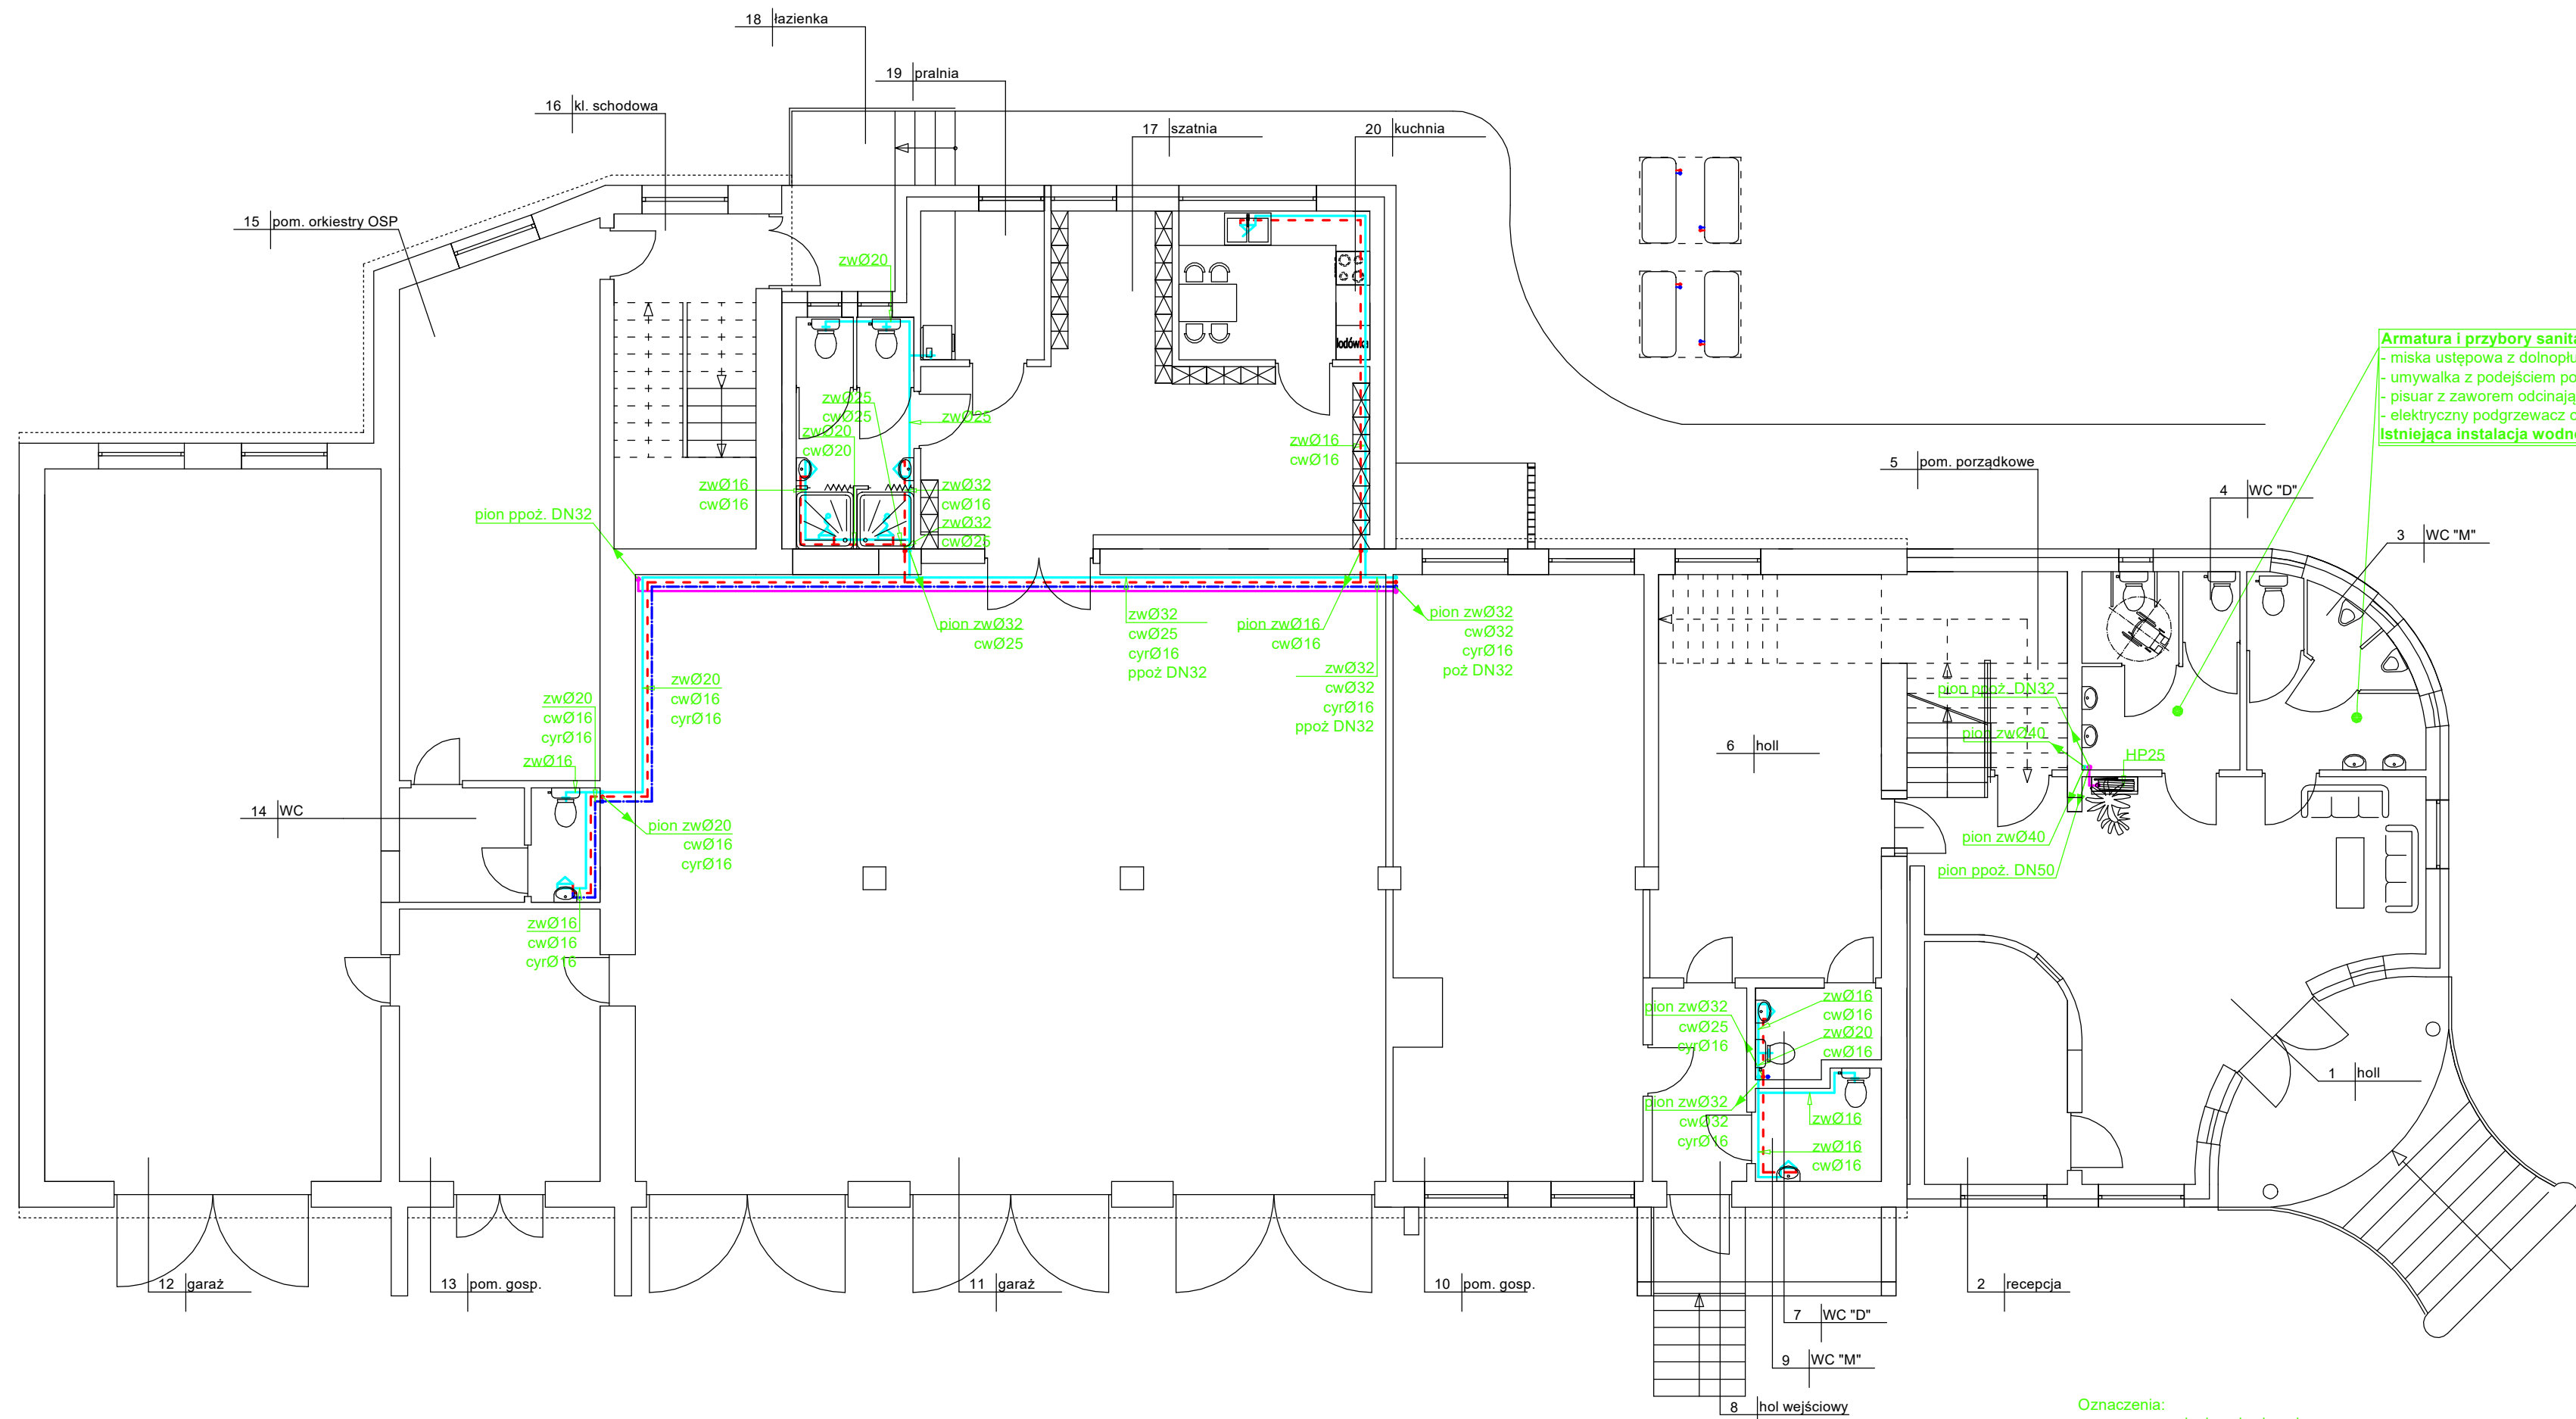

Armatura i przybory sanitarne do wymiany na nowe:

- miska ustępowa z dolnopłukiem wraz z zaworem 1/2" oraz wężykiem zasilającym - szt. 3
- umywalka z podejściem pod baterię stojącą wraz z zaworami odcinającymi - szt. 4
- pisuar z zaworem odcinającym - szt. 2
- elektryczny podgrzewacz c.w.u. wraz z zaworami 1/2" - szt. 1

Istniejąca instalacja wodno - kanalizacyjna - bez zmian

Nazwa obiektu	Rozbudowa z przebudową i termomodernizacją budynku OSP z instalacjami i urządzeniami - wewnętrzne instalacje sanitarne Wewnętrzna instalacja wodociągowa - rzut parteru		
Przedmiot oprac.	Żelechlinek ul. Rawska 4, dz. nr 372/24, 372/25, 372/26 - obr. Żelechlinek		
Miejscowość	1:100	Data opracow.	wrzesień 2025 r.
Skala	S2	Nr strony	
Nr rysunku	mgr inż. Paweł Pająk		
Projektant:	mgr inż. Mariola Pająk		
mgr inż. Paweł Pająk	upr. Nr GP.IV.7342/42/94 z § 4 ust. 2 i § 13 ust. 1 pkt. 4 lit. a i b spec. instalacyjno - inżynierska	Sprawdzający:	mgr inż. Mariola Pająk upr. Nr LOD/0721/POOS/07
		mgr inż. Mariola Pająk	projektowanie bez ograniczeń w spec. instalacyjnej w zakresie sieci, instalacji i urządzeń cieplnych, wentylacyjnych, gazowych, wodociągowych i kanalizacyjnych