


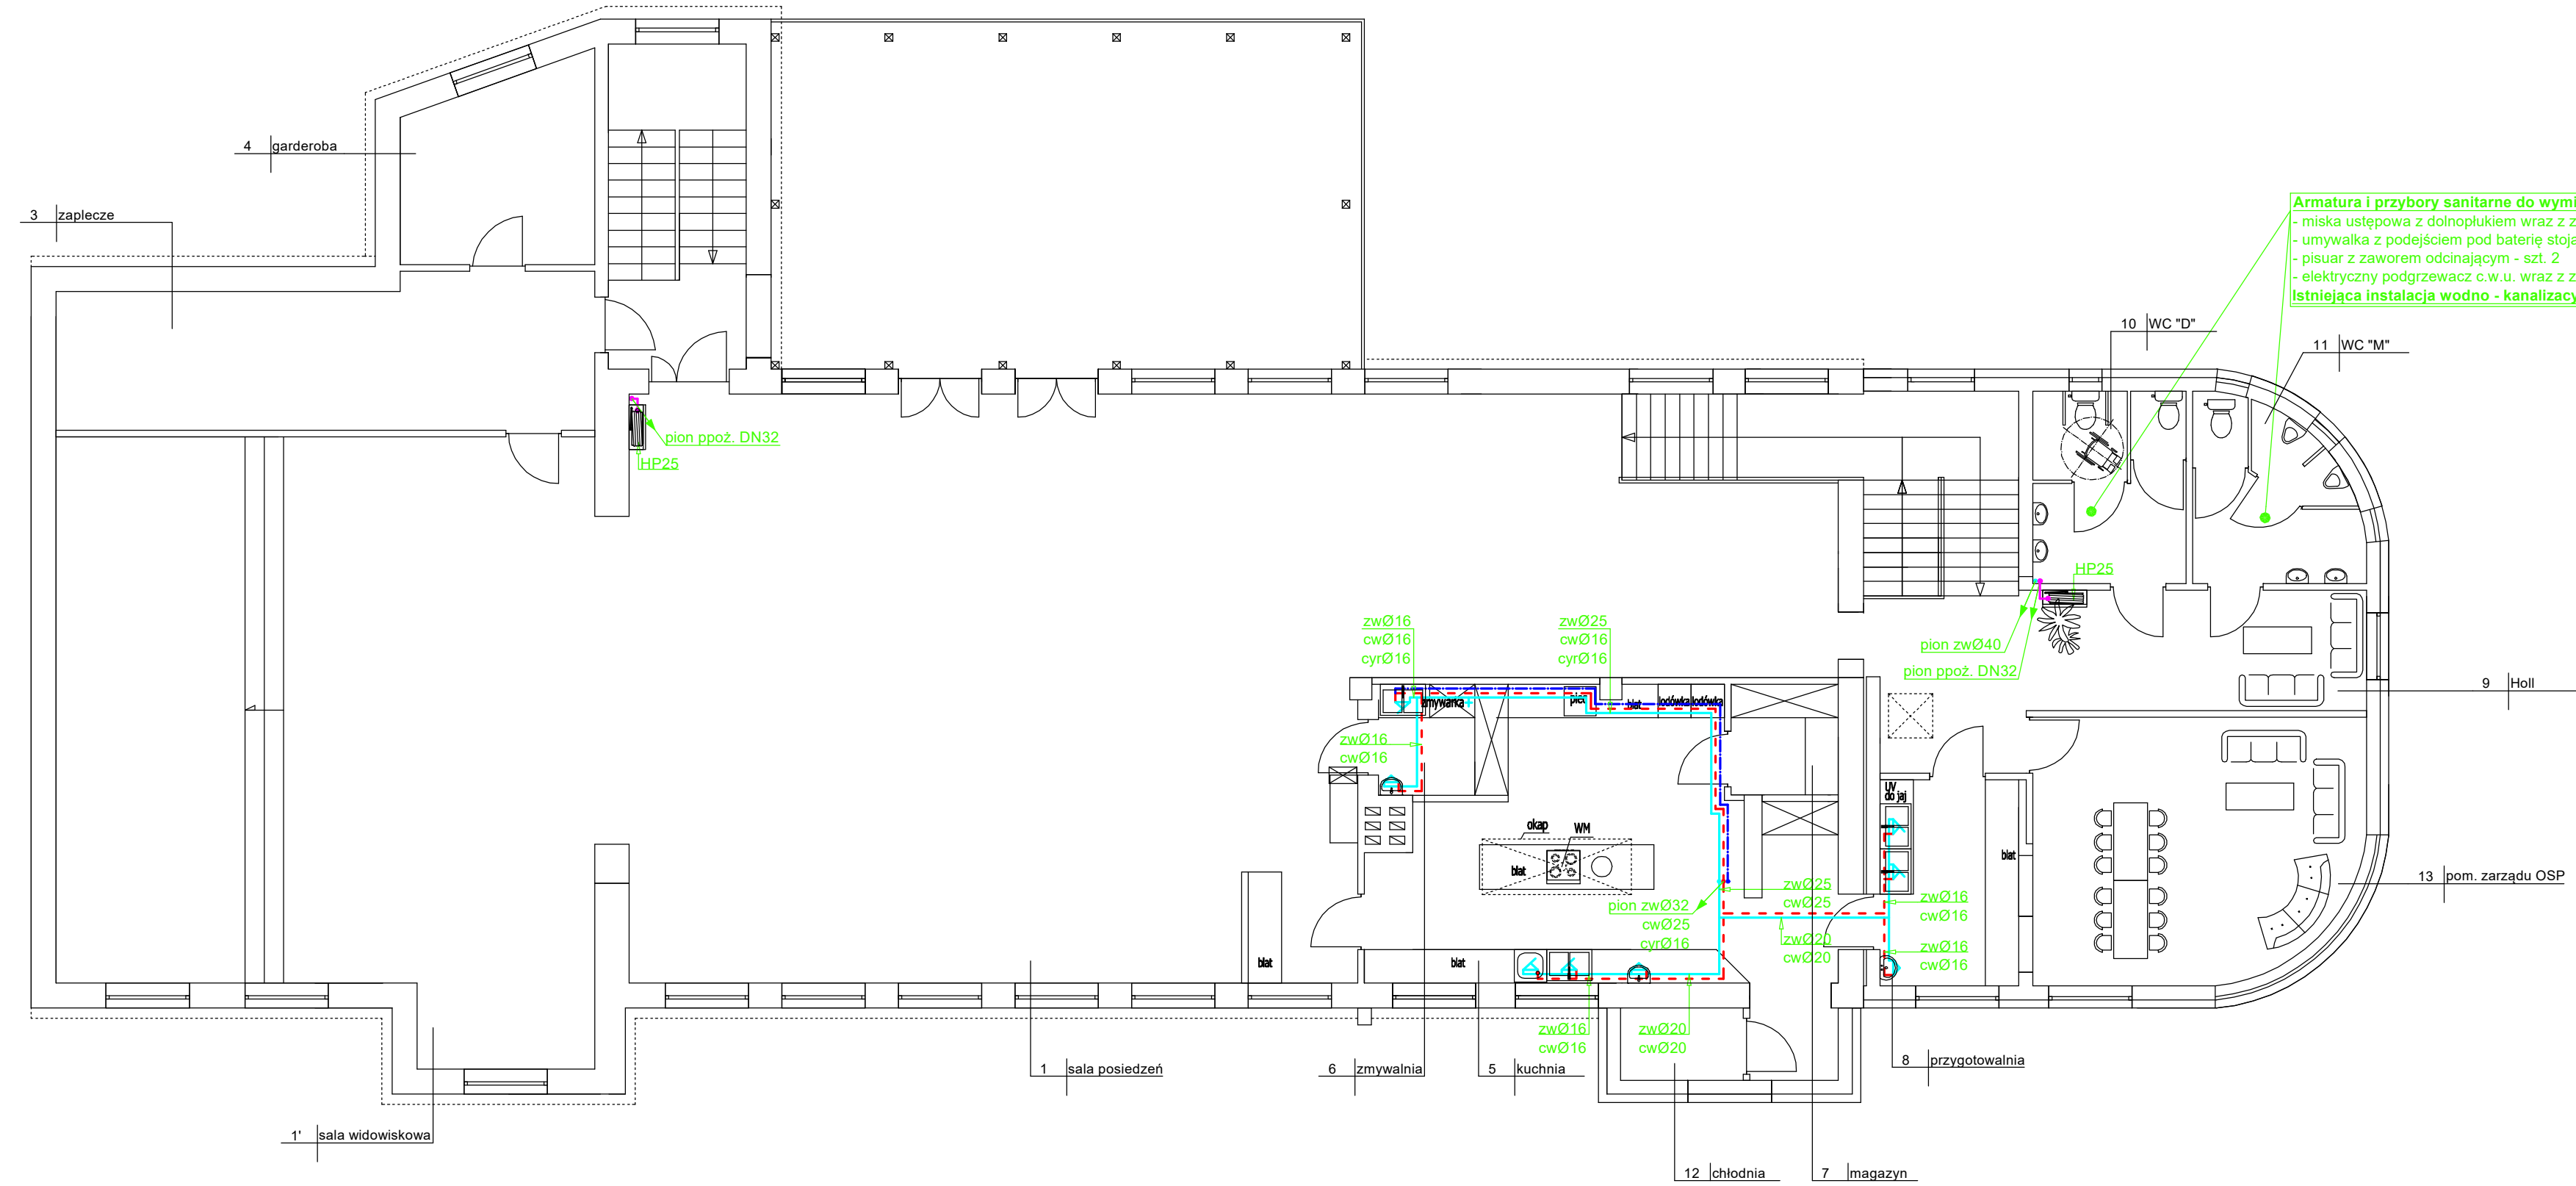

RZUT PIĘTRA
SKALA 1:100

Armatura i przybory sanitarne do wymiany na nowe:
- miska ustępowa z dolnoplukiem wraz z zaworem 1/2" oraz wężykiem zasilającym - szt. 3
- umywalka z podejściem pod baterię stojącą wraz z zaworami odcinającymi - szt. 4
- pisuar z zaworem odcinającym - szt. 2
- elektryczny podgrzewacz c.w.u. wraz z zaworami 1/2" - szt.1
Istniejąca instalacja wodno - kanalizacyjna - bez zmian

Oznaczenia:
- rurociągi wody zimnej
- rurociągi wody ciepłej
- rurociągi wody cyrkulacyjnej
- rurociągi wody ppoż.
Ø16 - średnica rurociągów wodociągowych (PE-RT/AL/PE-RT)
DN25 - średnica rurociągów wodociągowych (Stal)
HP25 - hydrant ppoż. HP25

Nazwa obiektu	Rozbudowa z przebudową i termomodernizacją budynku OSP z instalacjami i urządzeniami - wewnętrzne instalacje sanitarne		
Przedmiot oprac.	Wewnętrzna instalacja wodociągowa - rzut piętra		
Miejscowość	Żelechlinek ul. Rawska 4, dz. nr 372/24, 372/25, 372/26 - obr. Żelechlinek		
Skala	1:100	Data opracow.	wrzesień 2025 r.
Nr rysunku	S3	Nr strony	
Projektant:	mgr inż. Mariola Pająk		
mgr inż. Paweł Pająk	mgr inż. Mariola Pająk		
	Sprawdzający: mgr inż. Mariola Pająk		
	upr. Nr GP IV.7342/42/94		
	z § 4 ust. 2 i § 13 ust. 1		
	pkt. 4 lit. a i b spec.		
	instalacyjno - inżynierska		