


RZUT PARTERU
SKALA 1:100

RYSUNEK ZAMIENNY W ZAKRESIE
ZMIAN W ZAPLECZU OSP.

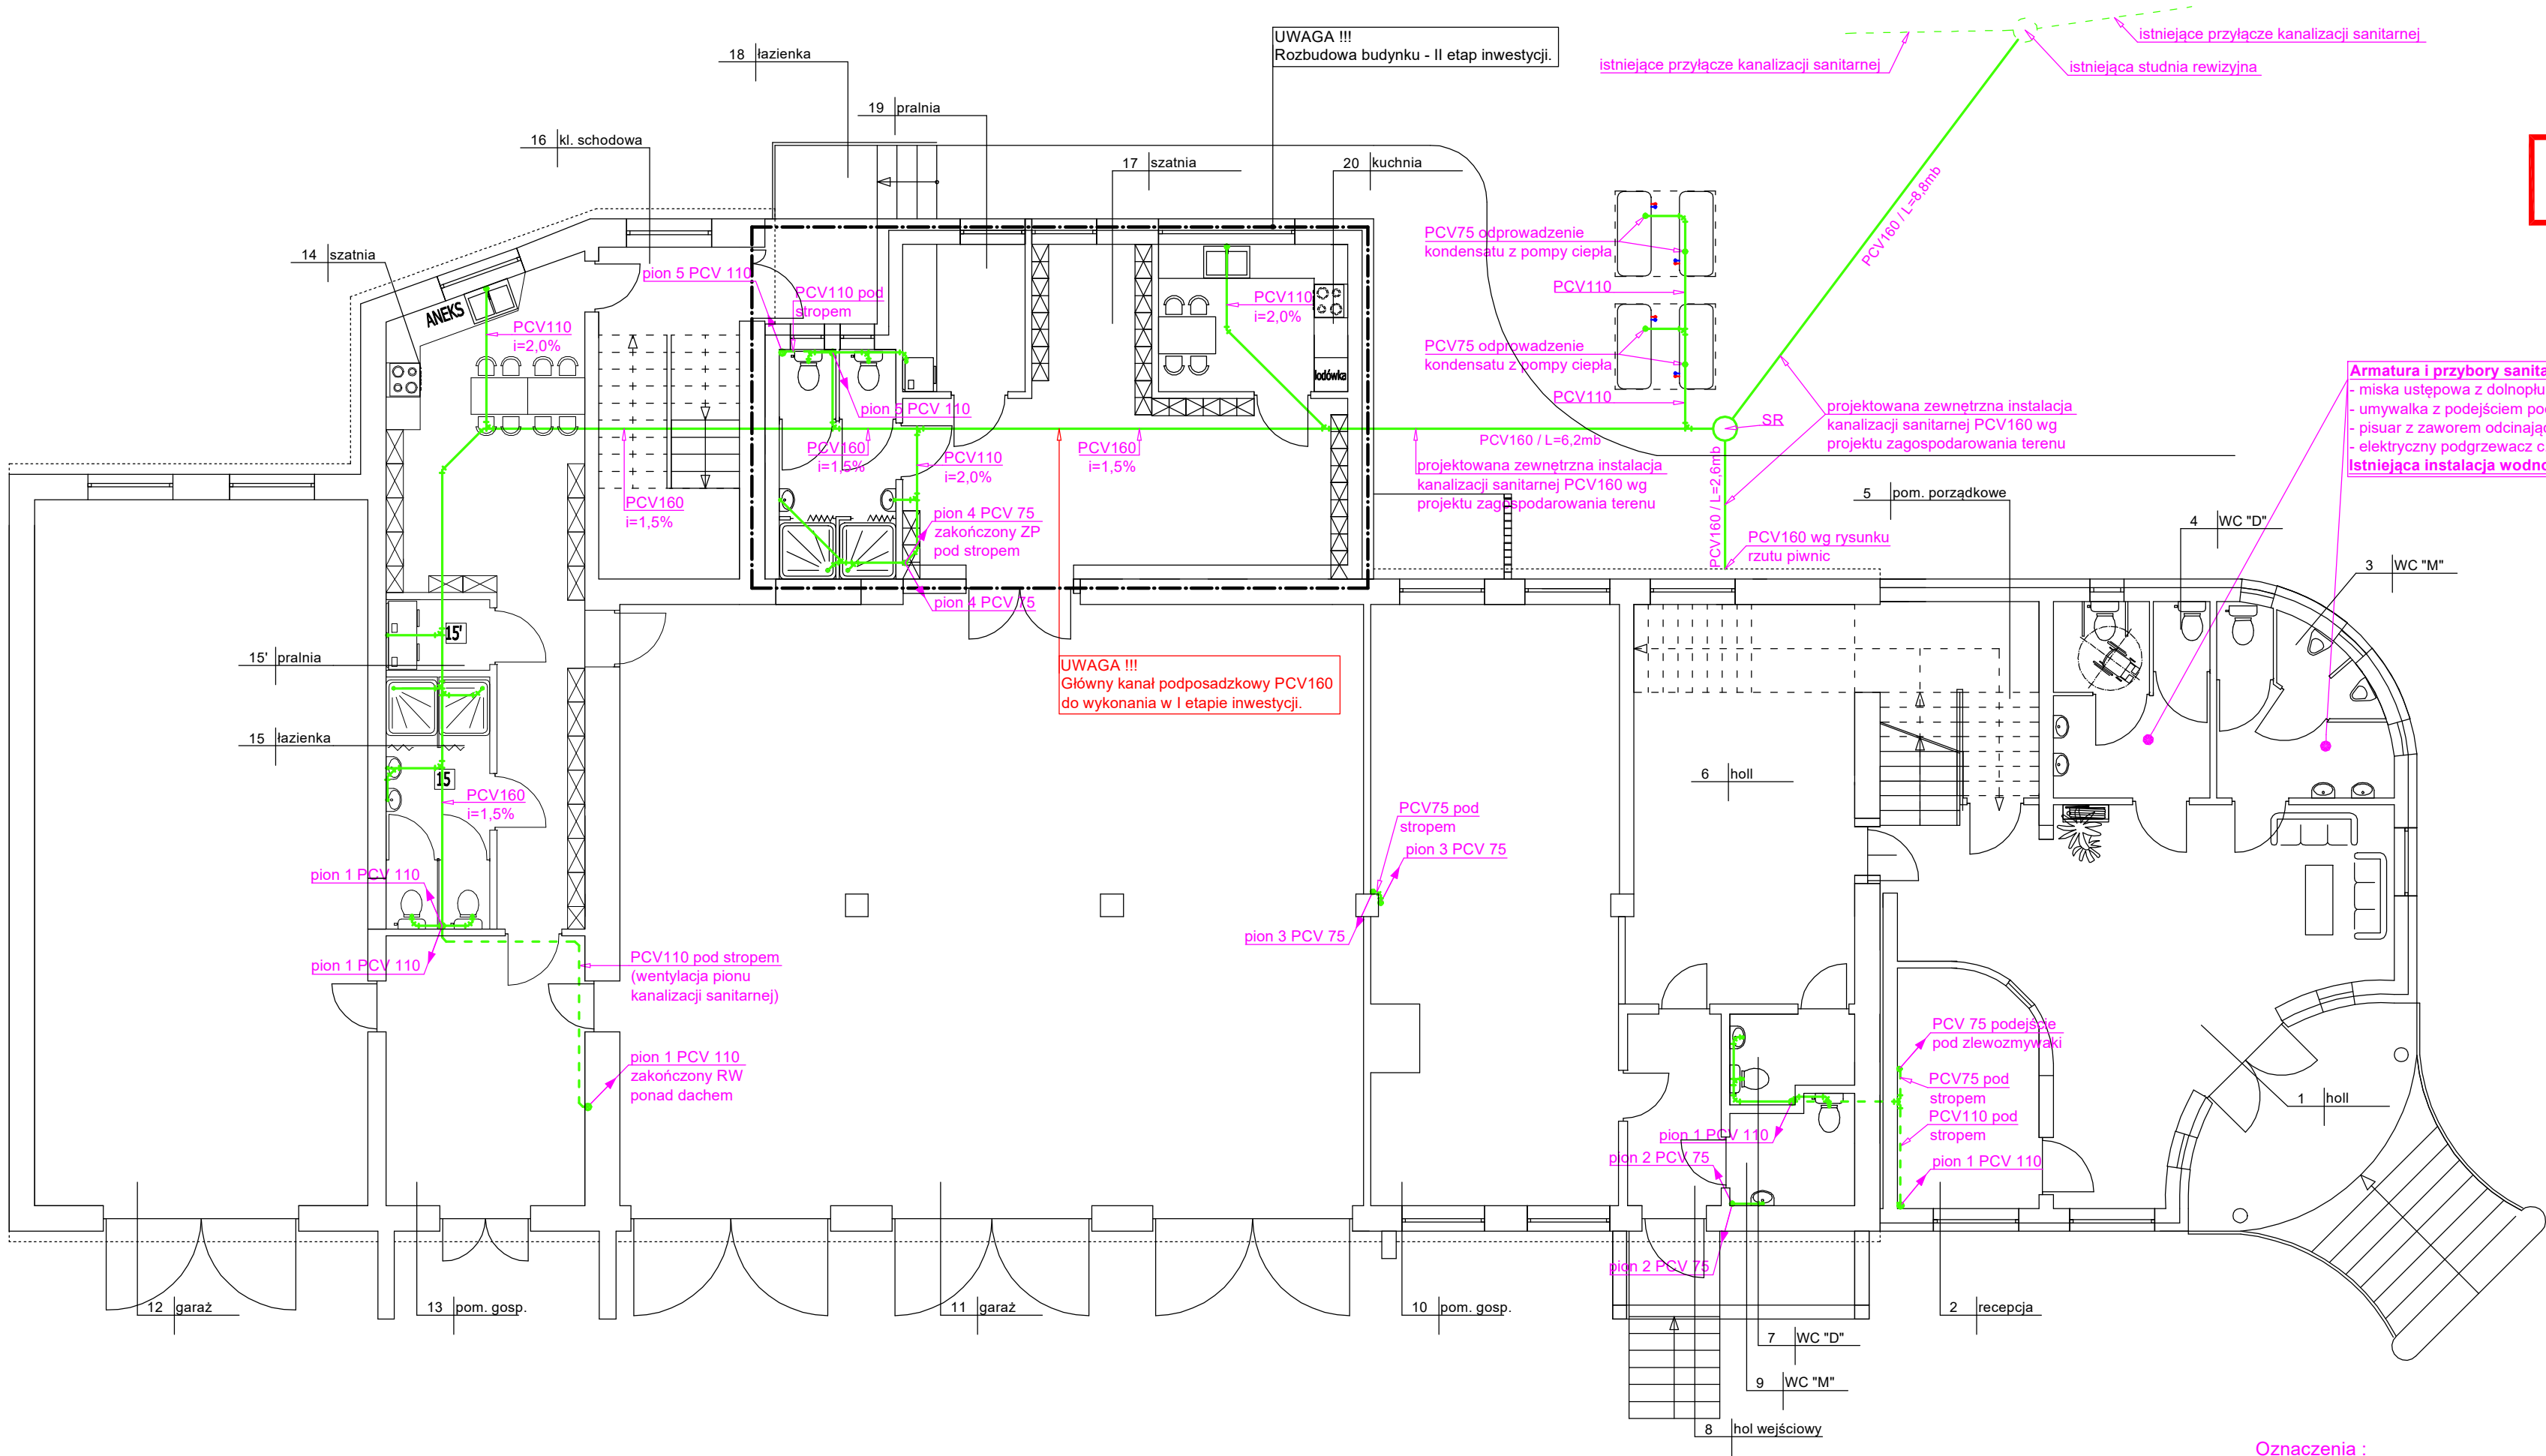

Oznaczenia :
PCV 110 - średnica kanałów PCV
ZP - zawór napowietrzający
RW - rura wywiewna

Armatura i przybory sanitarne do wymiany na nowe:
- miska ustępowa z dolnopłukiem wraz z zaworem 1/2" oraz wężykiem zasilającym - szt. 3
- umywalka z podejściem pod baterię stojącą wraz z zaworami odcinającymi - szt. 4
- pisuar z zaworem odcinającym - szt. 2
- elektryczny podgrzewacz c.w.u. wraz z zaworami 1/2" - szt. 1
Istniejąca instalacja wodno - kanalizacyjna - bez zmian

Nazwa obiektu	Rozbudowa z przebudową i termomodernizacją budynku OSP z instalacjami i urządzeniami - wewnętrzne instalacje sanitarne			Wewnętrzna instalacja kanalizacji sanitarnej - rzut parteru	
Przedmiot oprac.					
Miejscowość	Żelechinek ul. Rawska 4, dz. nr 372/24, 372/25, 372/26 - obr. Żelechlinek				
Skala	1:100			Data opracow. maj 2026 r.	
Nr rysunku	S5			Nr strony	
Projektant:	mgr inż. Paweł Pająk upr. Nr GP IV.7342/42/94 z § 4 ust. 2 i § 13 ust. 1 pkt. 4 lit. a i b spec. instalacyjno - inżynierska			mgr inż. Mariola Pająk upr. Nr LOD/0721/POOS/07 mgr inż. Mariola Pająk upr. Nr GP IV.7342/42/94 z § 4 ust. 2 i § 13 ust. 1 pkt. 4 lit. a i b spec. instalacyjno - inżynierska	