


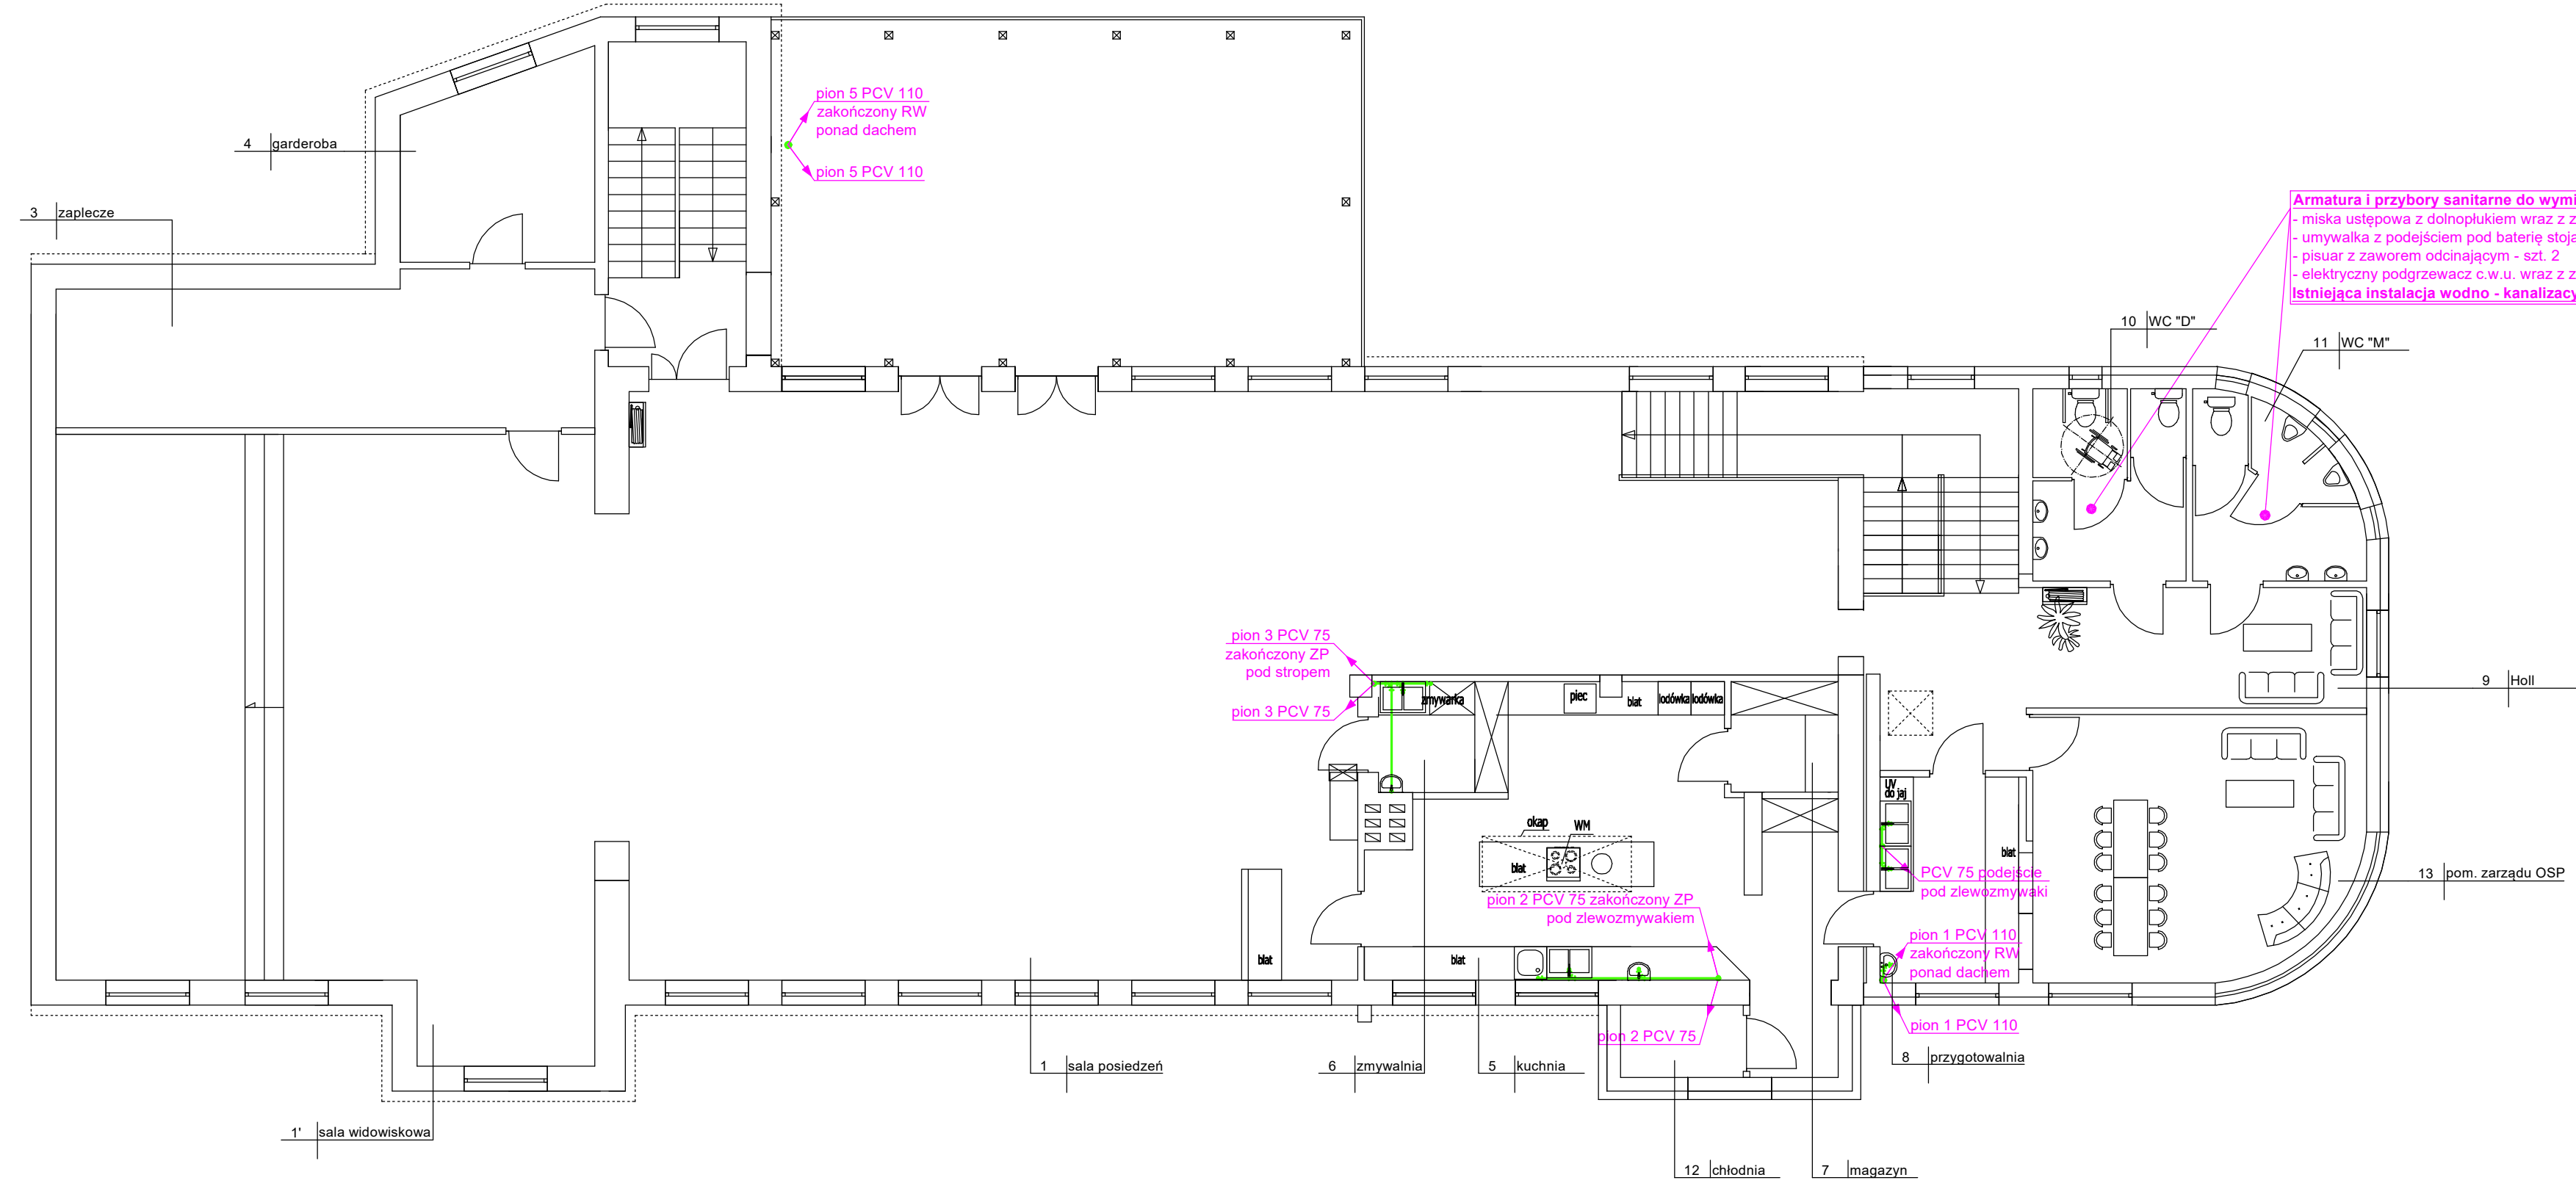

RZUT PIĘTRA
SKALA 1:100

Oznaczenia :
PCV 110 - średnica kanałów PCV
ZP - zawór napowietrzający
RW - rura wywiewna

Nazwa obiektu	Rozbudowa z przebudową i termomodernizacją budynku OSP z instalacjami i urządzeniami - wewnętrzne instalacje sanitarne		
Przedmiot oprac.	Wewnętrzna instalacja kanalizacji sanitarnej - rzut piętra		
Miejscowość	Żelechlinek ul. Rawska 4, dz. nr 372/24, 372/25, 372/26 - obr. Żelechlinek		
Skala	1:100	Data opracow.	wrzesień 2025 r.
Nr rysunku	S6	Nr strony	
Projektant: mgr inż. Paweł Pająk	mgr inż. Paweł Pająk upr. Nr GP.IV.7342/42/94 z § 4 ust. 2 i § 13 ust. 1 pkt. 4 lit. a i b spec. instalacyjno - inżynieryjna		
	mgr inż. Mariola Pająk upr. Nr LOD/0721/POOS/07 mgr inż. Mariola Pająk projektowania bez ograniczeń w spec. instalacyjnej w zakresie sieci, instalacji i urządzeń ciepłych, wentylacyjnych, gazowych, wodociągowych i kanalizacyjnych		