


RZUT PARTERU
SKALA 1:100

RYSUNEK ZAMIENNY W ZAKRESIE
ZMIAN W ZAPLECZU OSP.

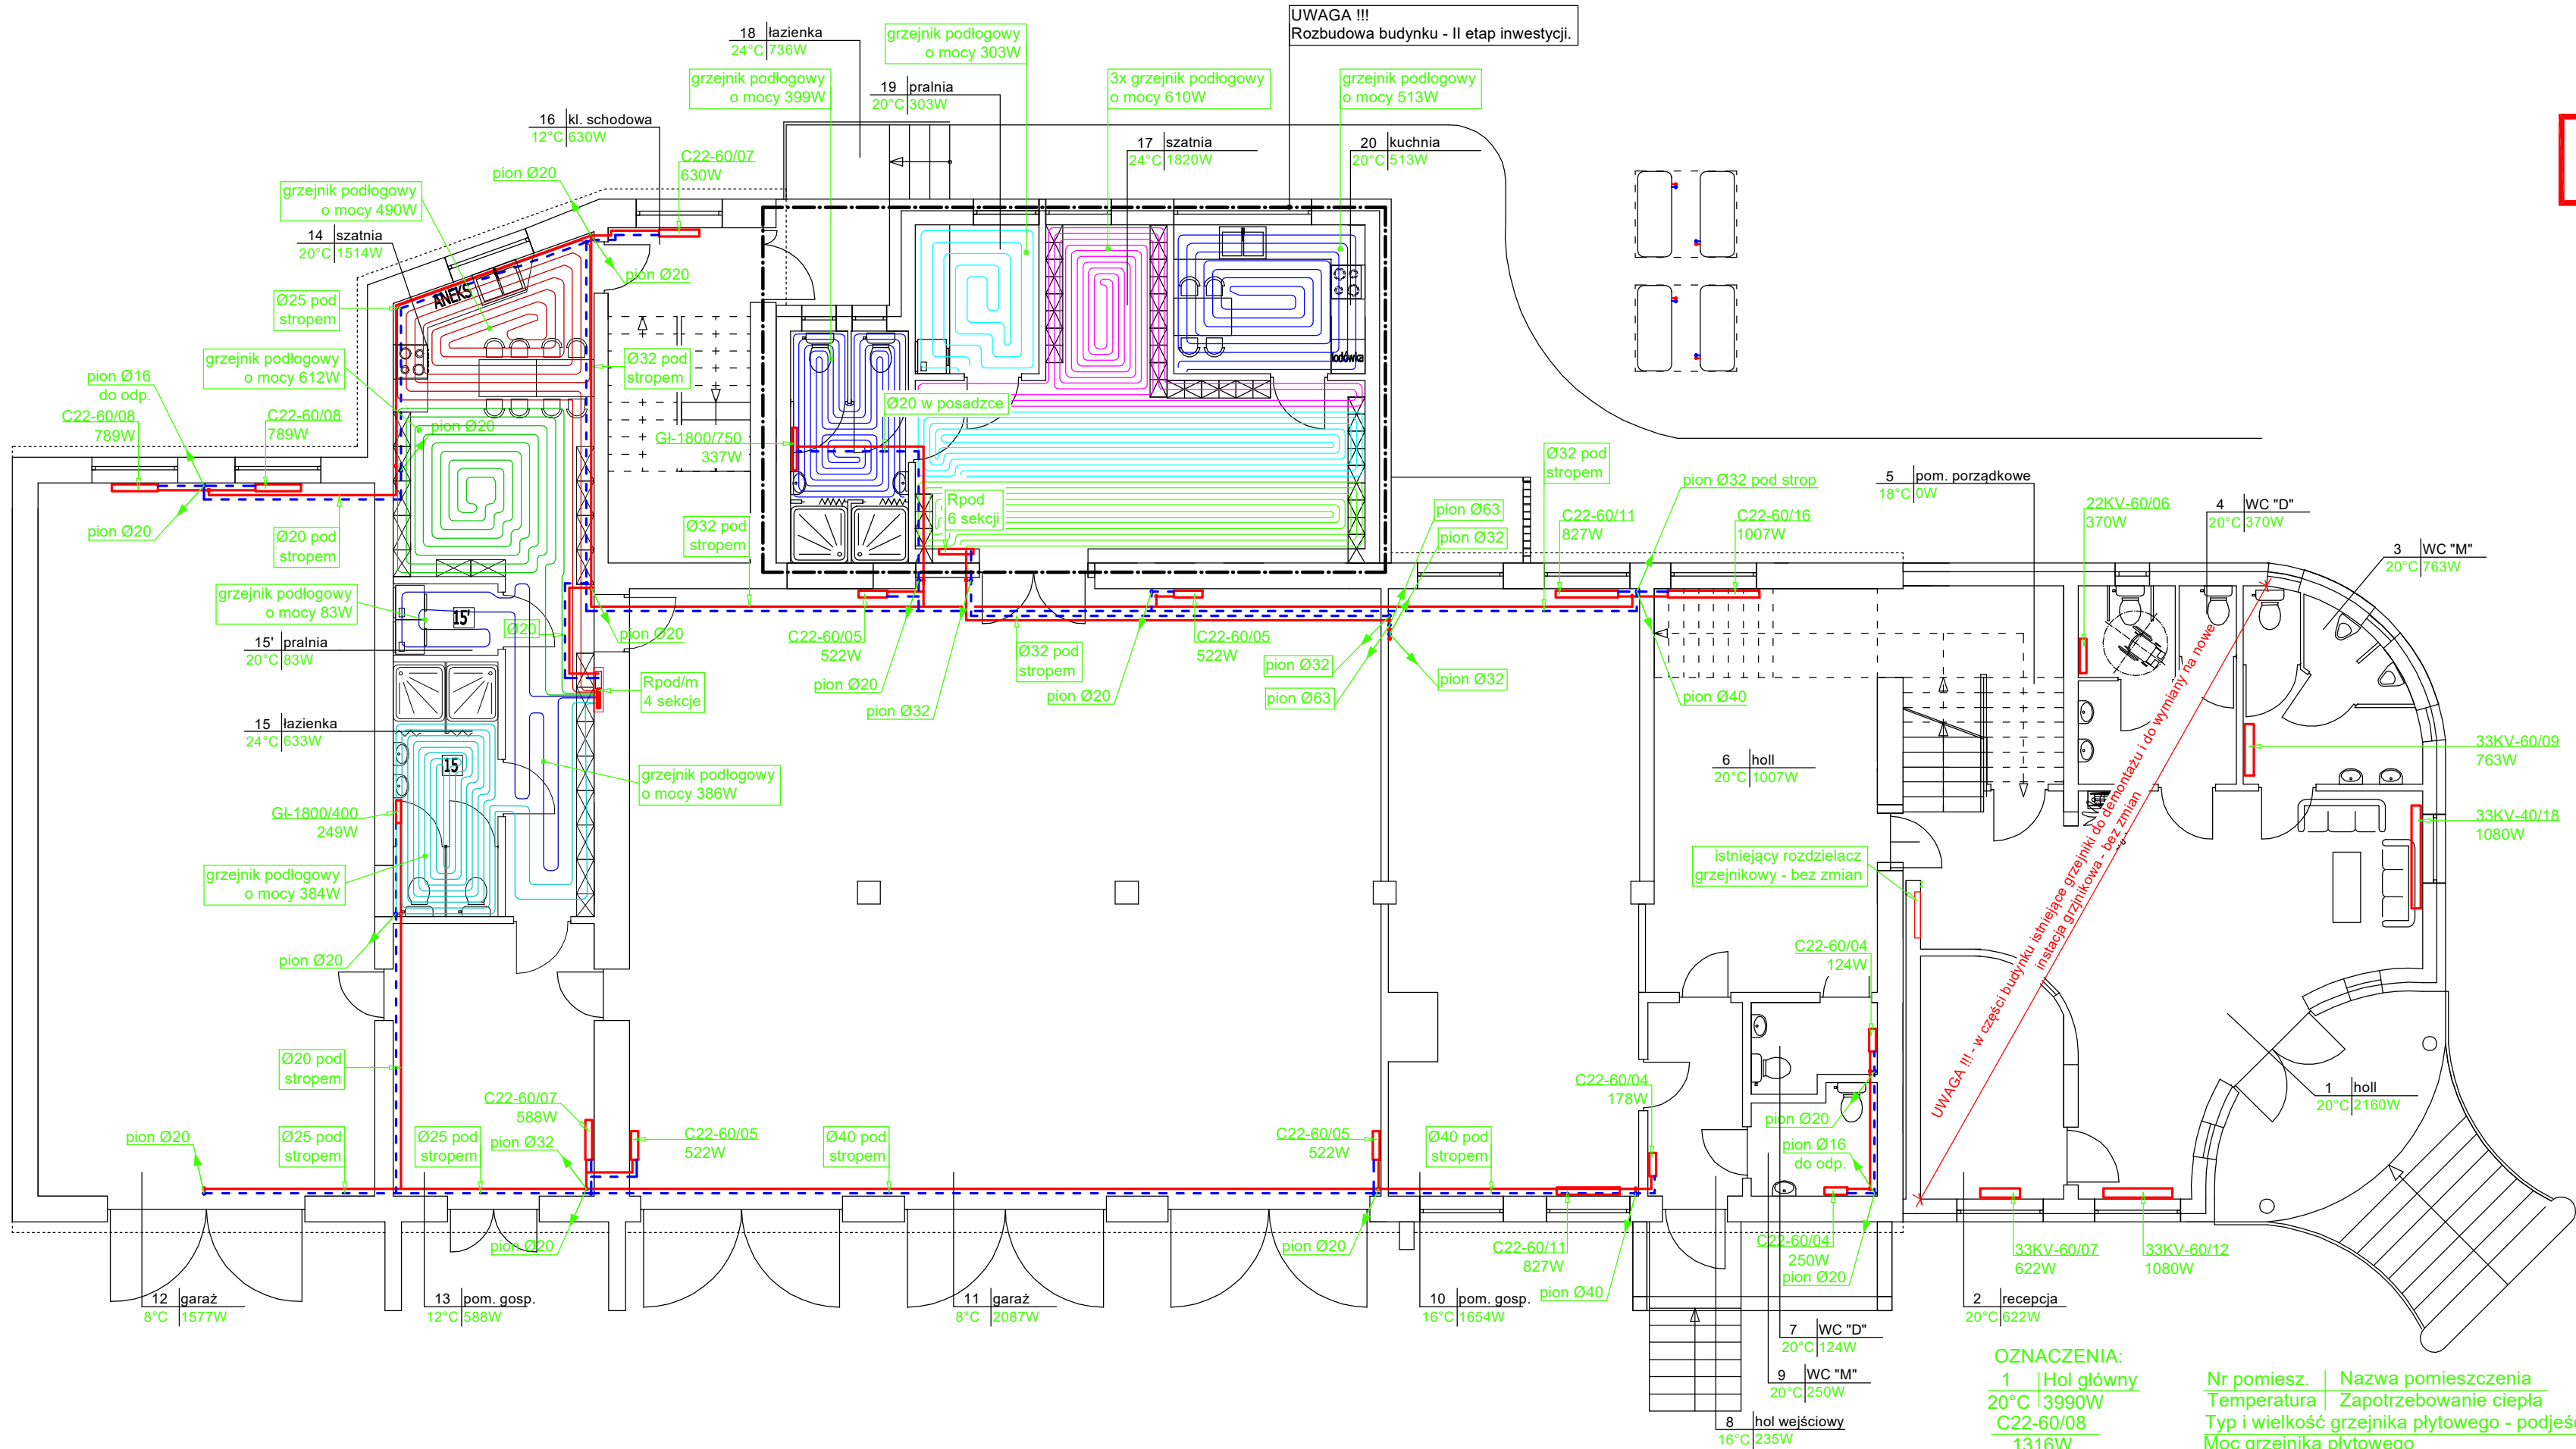

OZNACZENIA:

1 | Hol główny
20°C | 3990W
C22-60/08
1316W
22KV-60/08
1316W
GI-400/700
200W

Ø32 - średnica rurociągów grzewczych (Press)
Rpod - rozdzielacz ogrzewania podłogowego
Rpod/m - rozdzielacz ogrzewania podłogowego z mieszaczem pompowym

Nr pomiesz. | Nazwa pomieszczenia
Temperatura | Zapotrzebowanie ciepła
Typ i wielkość grzejnika płytowego - podjeście boczne
Moc grzejnika płytowego
Typ i wielkość grzejnika płytowego - podjeście dolne
Moc grzejnika płytowego
Typ i wielkość grzejnika łazienkowego
Moc grzejnika łazienkowego

Nazwa obiektu	Rozbudowa z przebudową i termomodernizacją budynku OSP z instalacjami i urządzeniami - wewnętrzne instalacje sanitarne		
Przedmiot oprac.	Wewnętrzna instalacja grzewcza - rzut parteru		
Miejscowość	Żelechinek ul. Rawska 4, dz. nr 372/24, 372/25, 372/26 - obr. Żelechlinek		
Skala	1:100	Data opracow.	maj 2026 r.
Nr rysunku	S8	Nr strony	
Projektant:	mgr inż. Mariola Pająk		
mgr inż. Paweł Pająk	mgr inż. Mariola Pająk		
	Sprawdzający: mgr inż. Mariola Pająk		
	upr. Nr GP IV.7342/42/94		
	z § 4 ust. 2 i § 13 ust. 1		
	pkt. 4 lit. a i b spec.		
	instalacyjno - inżynierska		
	w spec. instalacyjnej w zakresie sieci, instalacji i urządzeń cieplnych, wentylacyjnych, gazowych, wodociągowych i kanalizacyjnych		