


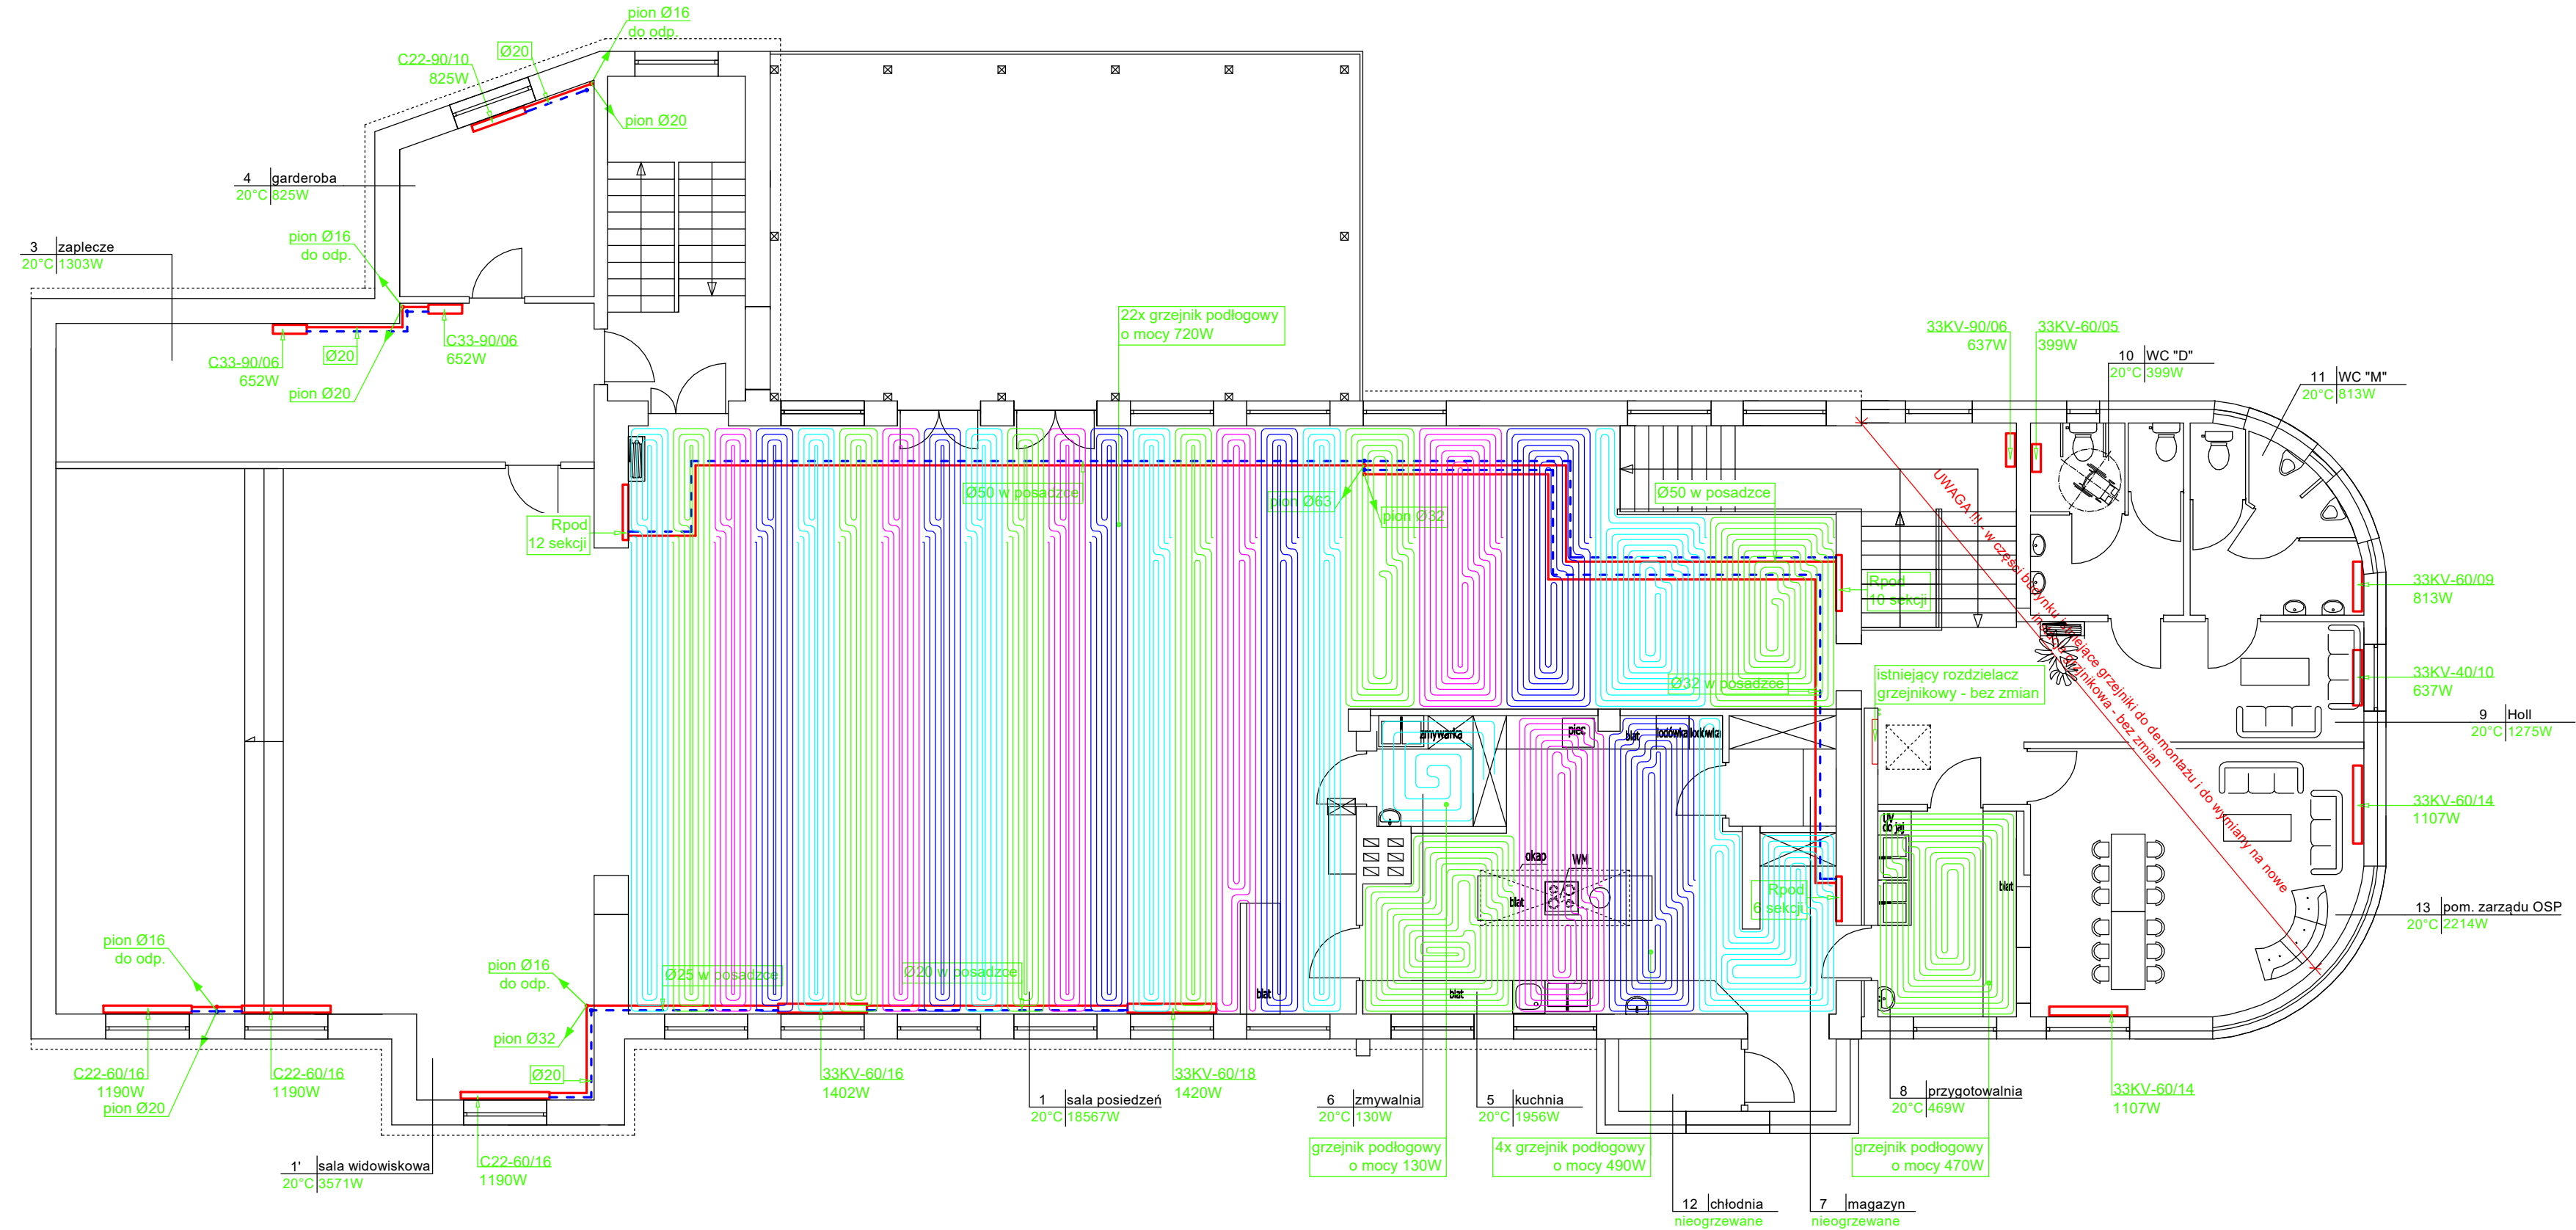

RZUT PIĘTRA
SKALA 1:100

- OZNACZENIA:
- | | |
|---|---|
| 1 Hol główny
20°C 3990W
C22-60/08
1316W
22KV-60/08
1316W
GI-400/700
200W | Nr pomiesz. Nazwa pomieszczenia
Temperatura Zapotrzebowanie ciepła
Typ i wielkość grzejnika płytowego - podjeście boczne
Moc grzejnika płytowego
Typ i wielkość grzejnika płytowego - podjeście dolne
Moc grzejnika płytowego
Typ i wielkość grzejnika łazienkowego
Moc grzejnika łazienkowego |
| Ø32 - średnica rurociągów grzewczych (Press)
Rpod - rozdzielacz ogrzewania podłogowego | |

Nazwa obiektu	Rozbudowa z przebudową i termomodernizacją budynku OSP z instalacjami i urządzeniami - wewnętrzne instalacje sanitarne		
Przedmiot oprac.	Wewnętrzna instalacja grzewcza - rzut piętra		
Miejscowość	Żelechlinek ul. Rawska 4, dz. nr 372/24, 372/25, 372/26 - obr. Żelechlinek		
Skala	1:100	Data opracow.	wrzesień 2025 r.
Nr rysunku	S9	Nr strony	
Projektant:	mgr inż. Mariola Pająk		
mgr inż. Paweł Pająk	mgr inż. Mariola Pająk		
	Sprawdzający: upr. Nr LOD/0721/POOS/07		
	mgr inż. Mariola Pająk		
	upr. Nr GP.IV.7342/42/94		
	z § 4 ust. 2 i § 13 ust. 1		
	pkt. 4 lit. a i b spec.		
	instalacyjno - inżynierska		
	w spec. instalacyjnej w zakresie sieci, instalacji i urządzeń cieplnych, wentylacyjnych, gazowych, wodociagowych i kanalizacyjnych		